

ТИПОВЫЕ СТРОИТЕЛЬНЫЕ КОНСТРУКЦИИ, ИЗДЕЛИЯ И УЗЛЫ

СЕРИЯ 3.501.1-155

МАЧТЫ ОСВЕТИТЕЛЬНЫЕ
С ЖЕЛЕЗОБЕТОННЫМИ ЦЕНТРИФУГИРОВАННЫМИ
СТОЙКАМИ ЗАВОДСКОГО ИЗГОТОВЛЕНИЯ

ВЫПУСК 4

ЭЛЕКТРОТЕХНИЧЕСКАЯ ЧАСТЬ МАЧТ, РАСПОЛОЖЕННЫХ
НА РАССТОЯНИИ МЕНЕЕ 5 м ОТ ЧАСТЕЙ КОНТАКТНОЙ СЕТИ
РАБОЧИЕ ЧЕРТЕЖИ

РАЗРАБОТАНЫ ИНСТИТУТОМ МОСГИПРОТРАНС

УТВЕРЖДЕНЫ МИНИСТЕРСТВОМ ПУТЕЙ СООБЩЕНИЯ

ГЛАВНЫЙ ИНЖЕНЕР ИНСТИТУТА: *В.Б. Скорняков*

ВВЕДЕНЫ В ДЕЙСТВИЕ МОСГИПРОТРАНСОМ

ГЛАВНЫЙ ИНЖЕНЕР ПРОЕКТА: *В.В. Иванов*

УИВ. №1330/5

Обозначение	Наименование	Стр.
3.501.1-155.4-03	Пояснительная записка	3
3.501.1-155.4-01	Спецификация	4...8
3.501.1-155.4-02	Общий вид	9
3.501.1-155.4-03	Расчетная таблица	10
3.501.1-155.4-04	Схемы электрические принципиальные	11
3.501.1-155.4-05	Электрооборудование прожекторной площадки. Вариант 1	12
3.501.1-155.4-06	Электрооборудование прожекторной площадки. Вариант 2	13
3.501.1-155.4-07	Электрооборудование прожекторной площадки. Вариант 3	14
3.501.1-155.4-08	Электрооборудование прожекторной площадки. Вариант 4	15
3.501.1-155.4-09	Электрооборудование прожекторной площадки. Вариант 5,6	16
3.501.1-155.4-10	Электрооборудование прожекторной площадки. Вариант 7	17
3.501.1-155.4-11	Электрооборудование прожекторной площадки. Вариант 8,9	18
3.501.1-155.4-12	Электрооборудование прожекторной площадки. Вариант 10,11	19
3.501.1-155.4-13	Электрооборудование прожекторной площадки. Вариант 12	20
3.501.1-155.4-14	Электрооборудование прожекторной площадки. Вариант 13	21

Обозначение	Наименование	Стр.
3.501.1-155.4-15	Узел I	22
3.501.1-155.4-16	Узел II	23
3.501.1-155.4-17	Узел III	24
3.501.1-155.4-18	Узел IV	25
3.501.1-155.4-19	Узел V	26
3.501.1-155.4-20	Жомут в сборе	27
3.501.1-155.4-21	Жомут	
3.501.1-155.4-22	Жомутик	28
3.501.1-155.4-23	Планка П-1	
3.501.1-155.4-24	Планка П-2	29
3.501.1-155.4-25	Планка П-3	
3.501.1-155.4-26	Планка П-4	30
3.501.1-155.4-27	Доска Д-1	31
3.501.1-155.4-28	Доска Д-2	
3.501.1-155.4-29	Доска Д-3	32
3.501.1-155.4-30	Доска Д-4	
3.501.1-155.4-31	Молниезащита	33
3.501.1-155.4-32	Полужомут	34
3.501.1-155.4-33	Кронштейн	

Шифр лев. Подпись и дата. Взам. инв.

1330/5 2

3.501.1-155.4				Содержание		Стадия	Лист	Листов
Нач. отд.	Иванов	И.И.	28.09.88	Содержание	Масгилпротранс	Р		1
Гл. спец.	Клигман	И.И.	28.09.88					
Н. конт.	Немова	И.И.	28.09.88					
Г.И.П.	Иванов	И.И.	28.09.88					
Рук. гр.	Гусева	И.И.	28.09.88					
Вед. инж.	Оберг	И.И.	28.09.88					

Копировал: И.И.И.

Формат А3

1. Электрооборудование

Подвод питания к мачтам осуществляется кабелем. Предусмотрено три случая:

- а) радиальное питание одной мачты (подвод одного кабеля);
- б) питание шлейфом (подвод двух кабелей);
- в) подвод питания и ответвление двух кабелей (подвод трех кабелей).

Для вариантов с 1 по 12 на мачте на высоте 2,8 м от уровня земли устанавливается ящик протяжной типа К654У2, в котором выполняется сухая разделка кабелей и ответвление к вводному ящику типа ЯАЕ25-10, который устанавливается на высоте 3,42 м от уровня земли. Проводка в пределах мачт выполняется кабелем марки АВВГ.

Для варианта 13 на мачте на высоте 1,00 м от уровня земли устанавливается ящик протяжной типа К654У2, в котором выполняется разделка кабелей и ответвление к вводному ящику типа ЯВЗ-31-У2, который устанавливается на высоте 2,55 м от уровня земли. От вводного ящика подводится питание к шкафу управления, который устанавливается на высоте 1,55 м от уровня земли. Проводка в пределах мачт выполняется кабелем марки КГ.

Все электрооборудование и проводка кабеля изолированы от металлоконструкций и железобетонной стойки с помощью деревянных, пропитанных антисептиком досок, на участках переменного тока - для повышения уровня изоляции, а на участках постоянного тока - для исключения попадания тока промышленной частоты в рельсовые цепи.

2. Заземление и молниезащита

Электрооборудование осветительных мачт (корпуса прожекторов, светильников, вводных ящиков и т.п.) заземляется путем присоединения к нулевому проводу. Все электрооборудование должно быть изолировано от металлоконструкций и железобетонной стойки, что учтено конструкцией мачты. Нулевой провод осветительных мачт изолируется от конструкций мачт наравне с фазными проводами.

Величина импульсного сопротивления заземлителей осветительных мачт должна соответствовать п.2.32 "Инструкции по проектированию и устройству молниезащиты зданий и сооружений" СН 305-77 (молниезащита III категории) и быть не более 50 Ом. Тип заземлителя выбирается исходя из удельного сопротивления грунта и требуемой величины импульсного сопротивления п.3.11 СН 305-77.

Молниеприемником служит металлическое ограждение площадки. Металлоконструкции мачт (лестница, ограждение, площадка) на электрифицированных линиях постоянного и переменного тока заземляются на тяговый рельс в соответствии с "Инструкцией по заземлению устройств электро-снабжения на электрифицированных железных дорогах", утвержденной МПС 16.12.83 ЦЭ/4173.

Мачты, расположенные в общедоступных местах, заземляются на тяговый рельс двойным заземлением без искрового промежутка в соответствии с "Правилами технического обслуживания и ремонта контактной сети электрифицированных железных дорог", утвержденными МПС 21.11.80 ЦЭ-3937.

3. Дополнительные указания по технике безопасности при эксплуатации

При эксплуатации и испытании осветительных приборов и электрооборудования, установленных на мачтах, следует соблюдать требования "Правил технической эксплуатации электроустановок потребителей", "Правил техники безопасности при эксплуатации электроустановок потребителей", "Правил безопасности для работников железнодорожного транспорта на электрифицированных линиях", утвержденных МПС 11.09.75 ЦЭ/3288, "Правил техники безопасности и производственной санитарии при эксплуатации контактной сети электрифицированных железных дорог и устройств электроснабжения автоблокировки", утвержденных МПС в 1974 году ЦЭ/3066.

Шифр подл. Подпись и дата. Взам. инв.

		1330/5		3	
3. 501. 1-155 4-ПЗ					
Нач. отд.	Иванов	11.09.75	15.09.75	Стадия	Лист
Гл. спец.	Клигман	11.09.75	15.09.75	Р	1
Н. контр.	Немова	11.09.75	15.09.75	Масштаб	
Г. и. п.	Иванов	11.09.75	15.09.75	Масштаб	
Рук. гр.	Гусева	11.09.75	15.09.75	Масштаб	
Ст. инж.	Щеголева	11.09.75	15.09.75	Масштаб	

Марка, поз.	Обозначение	Наименование	Количество на вариант															Масса, кг	Примечание
			01	02	03	04	05	06	07	08	09	10	11	12	13				
		Электрооборудование																	
1		Ящик распределительный ЯАЕ25-10 Iрасч. = 40 А				1	1	1	1	1	1							8,0	
2		Ящик распределительный ЯАЕ 25-10 Iрасч. = 50 А	1	1	1							1	1					8,0	
3		Ящик распределительный ЯАЕ 25-10 Iрасч. = 63 А												1				8,0	
4		Ящик распределительный ЯР1-63 Iпв = 25 А										1			1			7,0	
5		Ящик распределительный ЯР1-63 Iпв = 32 А	1	1														7,0	
6		Ящик распределительный ЯР1-63 Iпв = 40 А			1								1					7,0	
7		Ящик распределительный ЯР1-63 Iпв = 63 А												1				7,0	
8		Ящик вводной ЯВЗ-31-У2 Iн = 100 А													1			15,7	
9		Прожектор ЛЗР-400У1	16															10,0	
10		Прожектор ПСМ-50А-1У1		16														3,3	
11		Прожектор ПКН-1500А-У1			16													9,0	
12		Прожектор ПГЦ-М-1000-1КЗУ1				4												32,0	
13		Прожектор ПГЦ-М-2000-1КЗУ1					4											32,0	
14		Прожектор ПГЦ-М-3500-1КЗУ1						4										32,0	
15		Прожектор ПГП-М-1000-КЗ-У1							4									30,0	
16		Прожектор ПГП-М-2000-КЗ-У1								4								40,0	

Спецификация дана на осветительную мачту высотой 28 м.

1330/5 4

				3.501.1-155. 4-01			
Нач. отд.	Иванов	Э.И.	20.08.77	Мачта осветительная высотой 28м Спецификация	Стадия	Лист	Листов
Гл. спец.	Клигман	С.И.	20.08.77		Р	1	5
Н.контр.	Немова	И.С.	20.08.77		Мосгипротранс		
Г.И.П.	Иванов	Э.И.	20.08.77				
Рук. гр.	Зусева	О.С.	20.08.77				
Вед. инж.	Обере	К.С.	21.9.77				

Копировал: Жуков

Формат А3

Инд. и подл. Подпись и дата. Взам. инв. №

Марка, поз.	Обозначение	Наименование	Количество на вариант																Масса, ед, кг	Приме- чание
			01	02	03	04	05	06	07	08	09	10	11	12	13					
17		Пржектор ППМ-3500-КЗУГ									4							40,0		
18		Пржектор Ж001-250-02УХЛ1										16						7,0		
19		Пржектор Ж001-400-02УХЛ1											16					7,0		
20		Устройство осветительное УОЖУ-10000-002У1												2				43,0		
21		Устройство осветительное ОУЖКс-20													1			120,0		
22		ПРА 1U400H37-001УХЛ1	16															6,2	Комплект- но с ОП	
23		ПРА 1U250 ПЗБ-006УХЛ1										16						7,0	Комплект- но с ОП	
24		ПРА 1U400 ПЗБ-006УХЛ1											16					7,0	Комплект- но с ОП	
25		Блок управления				4	4	4	4	4	4							40+55	Комплект- но с ОП	
26		Шкаф управления													1			39,0	Комплект- но с УО	
27		Лампа ртутная ДРА-400	16																	
28		Лампа накаливания Г 215-225-1000		16																
29		Лампа кварцевая галогенная КГ220-1500			16															
30		Лампа металлогалоген- ная ДРУ-1000-6				4			4											
31		Лампа металлогалоген- ная ДРУ-2000-6					4			4										
32		Лампа металлогалоген- ная ДРУ-3500-6						4			4									
33		Лампа натриевая ДНТ250-5										16								
34		Лампа натриевая ДНТ400-5											16							
35		Лампа кварцевая галогенная КГ220-10000-1												2						
36		Лампа ксеноновая ДКсТ20000													2					

1330/5

5

3.501.1-155.4-01

Лист

2

Копировал: Шкоин

Формат А3

Шк Н подл Подпись и дата Взам ШНБ.Н

Марка, поз.	Обозначение	Наименование	Количество на вариант																Масса ед, кг	Приме- чание
			01	02	03	04	05	06	07	08	09	10	11	12	13					
37		Искровой промежуток																		
		ИПМ-62-2У1	1	1	1	1	1	1	1	1	1	1	1	1	1					
		Изделия заводов ГЭМ, ГМА																		
38		Протяжной ящик К654 У2	1	1	1	1	1	1	1	1	1	1	1	1	1			10,5		
39		Коробка соединительная																		
		У614 АУ2	1	1	1	1	1	1	1	1	1	1	1	1				2,0		
40		Коробка У409У1	8	8	8							8	8							
41		Сальник привертной У263У2	1	1	1	1	1	1	1	1	1	1	1	1	3					
42		Шпилька УСЭК80-1У1	38	38	38	38	38	38	38	38	38	38	38	38	48					
43		Шпилька УСЭК81-1У1													8					
44		Шпилька УСЭК81-2У1	1	1	1	1	1	1	1	1	1	1	1	1	1					
45		Скоба К142 У2	19	19	19	19	19	19	19	19	19	19	19	19	21					
46		Скоба СО-16	6	30	14	24	24	24	24	24	24	6	6	10						
46 ^а		Скоба СД-60													2					
47		Полоса К200 У2, В=72	32																	
48		Швеллер К240 У2, В=370													4					
49		Анкер УСЭКБ4У1													4					
		<u>Детали</u>																		
50	3.501.1-155. 4-21	Хомут №1	2	2	2	2	2	2	2	2	2	2	2	2	2					
51	3.501.1-155. 4-21	Хомут №2	2	2	2	2	2	2	2	2	2	2	2	2	2					
52	3.501.1-155. 4-21	Хомут №3	2	2	2	2	2	2	2	2	2	2	2	2	2					
53	3.501.1-155. 4-21	Хомут №4	2	2	2	2	2	2	2	2	2	2	2	2	2					
54	3.501.1-155. 4-21	Хомут №5	2	2	2	2	2	2	2	2	2	2	2	2	2					
55	3.501.1-155. 4-21	Хомут №6	1	1	1	1	1	1	1	1	1	1	1	1	1					
56	3.501.1-155. 4-21	Хомут №7	1	1	1	1	1	1	1	1	1	1	1	1	1					
57	3.501.1-155. 4-21	Хомут №8	5	5	5	5	5	5	5	5	5	5	5	5	9					
58	3.501.1-155. 4-22	Хомутик	10	10	10	22	22	22	22	22	22	10	10	10	4					
59	3.501.1-155. 4-23	Планка П-1	18	18	18	18	18	18	18	18	18	18	18	18	22					
60	3.501.1-155. 4-24	Планка П-2	3	3	3	1	1	1	1	1	1	3	3	3						

1330/5

6

3.501.1-155. 4-01

Лист

3

Копировал: Шкарько

Формат А3

Инв. № подл. Подпись и дата. Взам. инв. №

Марка, поз.	Обозначение	Наименование	Количество на вариант																Масса, ед, кг	Приме- чание
			01	02	03	04	05	06	07	08	09	10	11	12	13					
61	3.501.1-155. 4-25	Планка П-3	1	1	1	1	1	1	1	1	1	1	1	1	1					
62	3.501.1-155. 4-26	Планка П-4				8	8	8	8	8	8									
63	3.501.1-155. 4-27	Доска Д-1	4	4	4	2	2	2	2	2	2	4	4	2						
64	3.501.1-155. 4-28	Доска Д-2												1						
65	3.501.1-155. 4-29	Доска Д-3	2	2	2	2	2	2	2	2	2	2	2		2					
66	3.501.1-155. 4-30	Доска Д-4	1	1	1	1	1	1	1	1	1	1	1	1	2					
67	3.501.1-155. 4-32	Полужамут	4	4	4	4	4	4	4	4	4	4	4	4	4					
68	3.501.1-155. 4-33	Кранштейн	2	2	2	2	2	2	2	2	2	2	2	2	2					
69		Стандартные изделия																		
		Контргайка 50 ГОСТ 8969-75													4					
70		Болт М10×50 ГОСТ 7798-70	2	2	2	2	2	2	2	2	2	18	18	18	2					
71		Болт М8×50 ГОСТ 7798-70	120	120	120	120	120	120	120	120	52	56	56	40	42					
72		Болт М8×25 ГОСТ 7798-70				16	16	16	16	16	16									
73		Гайка М12 ГОСТ 5915-70*	1	1	1	1	1	1	1	1	1	1	1	1	17					
74		Гайка М10 ГОСТ 5915-70*	78	78	78	78	78	78	78	78	78	94	94	84	94					
75		Гайка М8 ГОСТ 5915-70*	140	140	140	112	112	112	112	112	112	76	76	60	42					
76		Шайба 12 ГОСТ 11371-78	1	1	1	1	1	1	1	1	1	1	1	1	17					
77		Шайба 10 ГОСТ 11371-78	80	80	80	80	80	80	80	80	80	96	96	86	96					
78		Шайба 8 ГОСТ 11371-78	185	185	185	113	113	113	113	113	113	77	77	61	43					
79		Шуруп 1-6×25,2 ГОСТ 1144-80	38	38	38	38	38	38	38	38	38	102	102	38	46					
80		Шуруп 1-4×20,2 ГОСТ 1144-80	86	30	30	24	24	24	24	24	24	22	22	10						
81		Зажим плашечный																		
		ПС-2-І, ГОСТ 4261-82	3	3	3	3	3	3	3	3	3	3	3	3						
		Материалы																		
82		Кабель АВВГ-2×6, 660 В																		
		ГОСТ 16442-80*												5						
83		Кабель АВВГ-3×6, 660 В																		
		ГОСТ 16442-80*				8	8	8	8	8	8									

ИЗБ.Н. Подл. Подпись и дата. 8301. ИБ.Н.


ДЛЯ ЗА-
РЯДКИ ОП

ИНВ. № подл. Подпись и дата
Взам. инв. №


1998

Формат АБ


Вариант 1-12

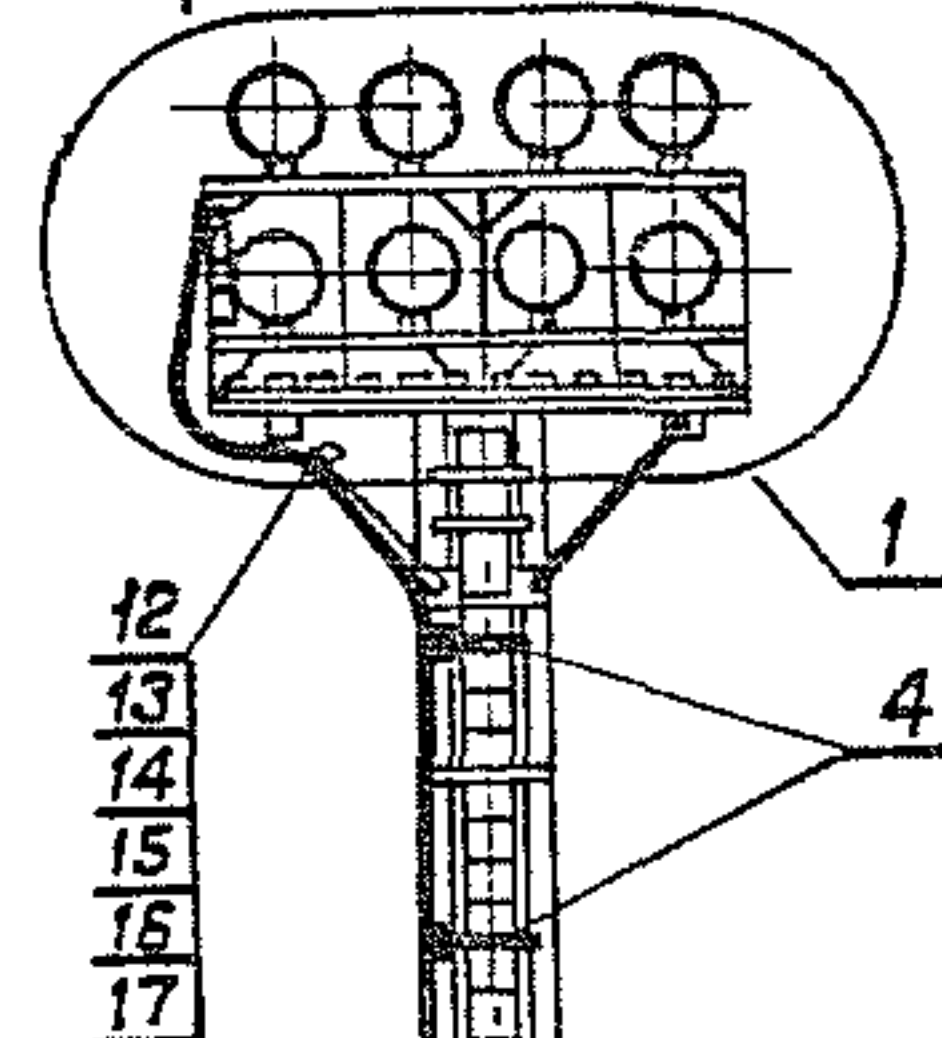


Вариант 1-12

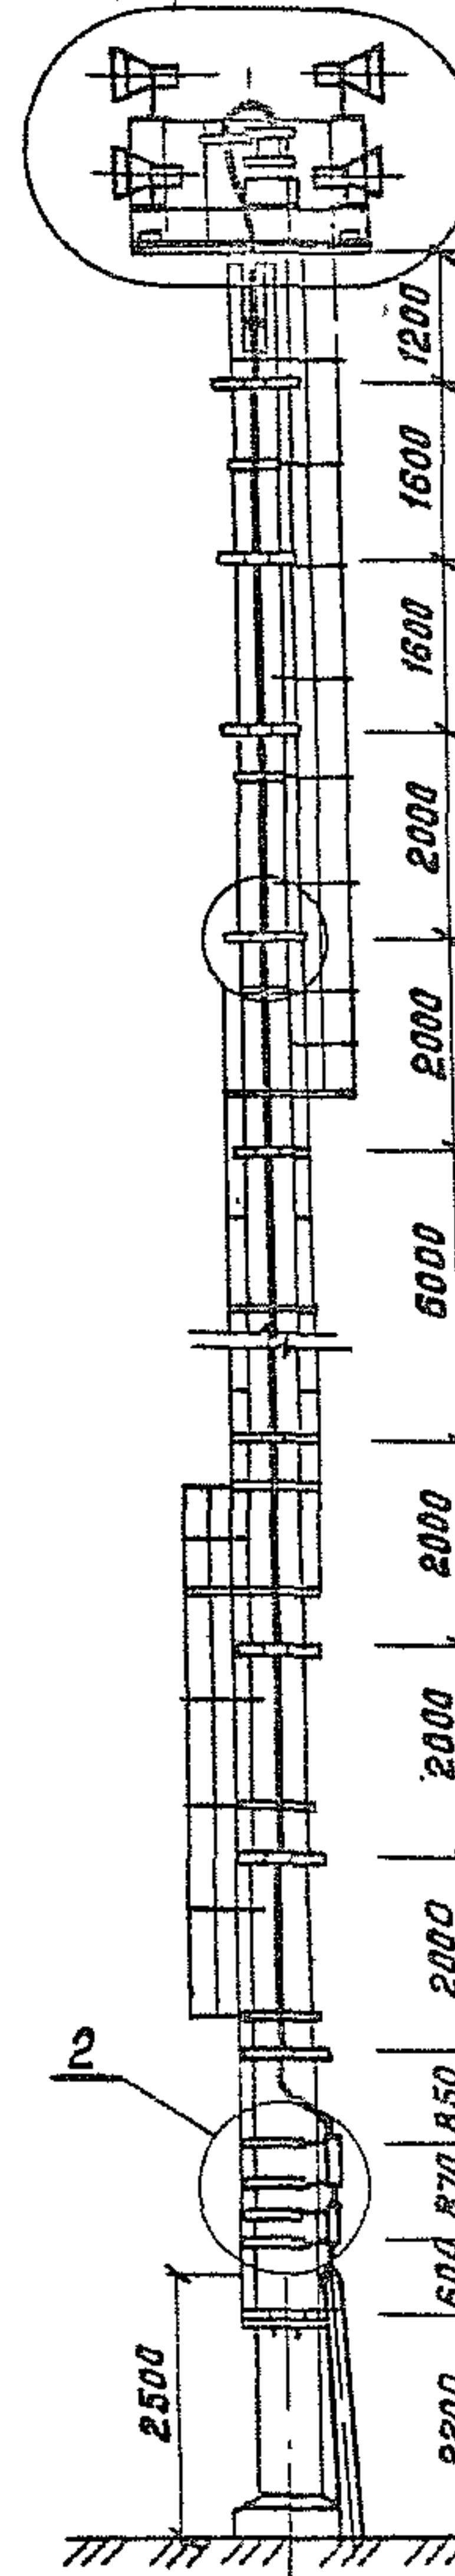

Вариант 13

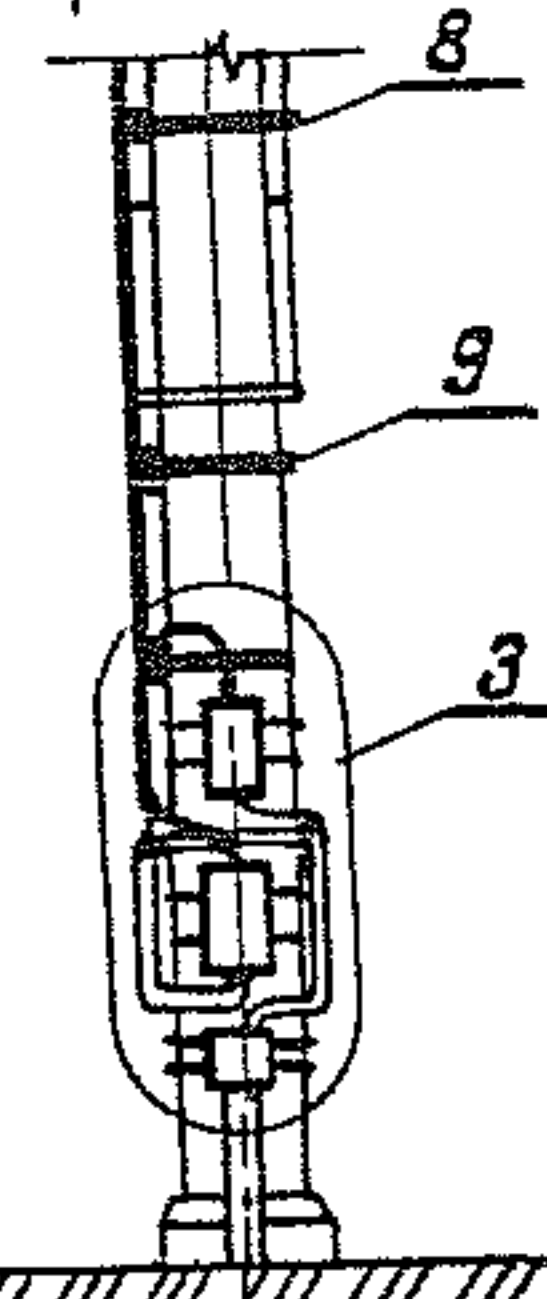

Вариант 13

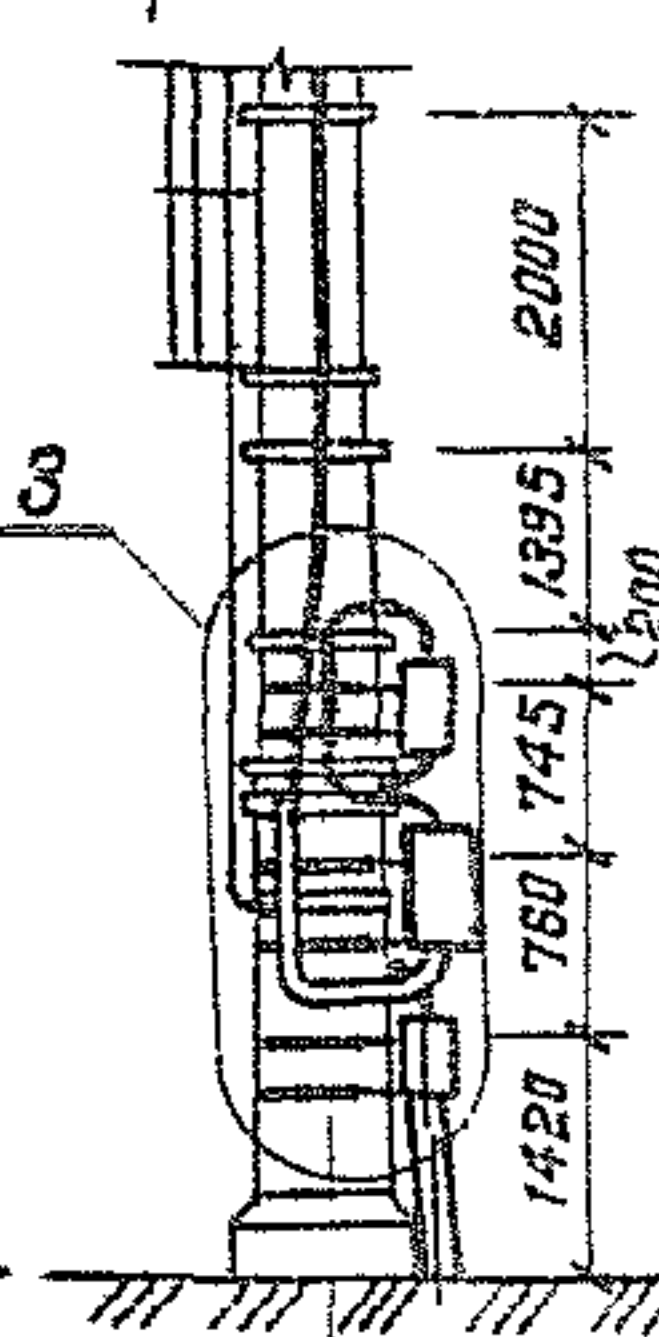

Марка поз.	Обозначение	Наименование	Кол. на мачту			Масса ед., кг	Приме- чание
			23м	25м	28м		
1		Электрооборудование					
		площадки	1	1	1		
2	3.501.1-155. 4-15	Узел I	1	1	1		
3	3.501.1-155. 4-19	Узел II	1	1	1		
4	3.501.1-155. 4-20	Хомут №1 в сборе	2	2	2		
5	3.501.1-155. 4-20	Хомут №2 в сборе	2	2	2		
6	3.501.1-155. 4-20	Хомут №3 в сборе	2	2	2		
7	3.501.1-155. 4-20	Хомут №4 в сборе	2	2	2		
8	3.501.1-155. 4-20	Хомут №5 в сборе	2	2	2		
9	3.501.1-155. 4-20	Хомут №6 в сборе	1	1	1		
10	3.501.1-155. 4-20	Хомут №7 в сборе	—	1	1		
11	3.501.1-155. 4-20	Хомут №8 в сборе	—	—	1		
12	3.501.1-155. 4-23	Планка П-1	1	1	1		
13		Болт М10х50 ГОСТ 7798-70	2	2	2		
14		Гайка М10 ГОСТ 5915-70*	2	2	2		
15		Шайба 10 ГОСТ 1371-78	4	4	4		
16		Шуруп 1-6х25.2 ГОСТ 144-80	2	2	2		
17		Скоба К142 42	1	1	1		Цед. ГЭМ

На данном листе показана осветительная мачта высотой 25 м и электрооборудование площадки по варианту 1.

1330/5

9

3.501.1-155. 4-02

Нач. отд.	Иванов	28.09.99
Гл. спец.	Клигман	24.09.99
Н. контр.	Немова	21.09.99
Гл. п.	Иванов	23.09.99
Рук. ар.	Гусева	21.09.99
Ст. инж.	Щеглова	21.09.99

Мачта осветительная
Высотой 28 м
Общий вид

Стадия Лист Листов
Р 1

Мосгипротранс

Копировал: И. Кошеч

Формат А3

Вариант	Осветительный прибор, прожектор		ΣP_p кВт	U_n В	I_p А	$\cos \varphi$	ЯР1-БЗ нпн2- -60 I пв А	Кабель АВВГ-0,66				ΔU %	Схема расположения осветительных приборов (вид сверху)	Обозначение чертежа электрооборудования прожекторной площадки
								по стволу		по площадке				
	Тип	Кол., шт.						сечение мм ²	длина м	сечение мм ²	длина м			
1	ПЗР-400У1	16	7,04	220	22,6	0,53	32	4×16	25	4×6	2	0,27		3.501.1-155. 4-06
2	ПСМ-50А-У1	16	16	220	27,3	1	32	4×16	25	4×6	2	0,61		3.501.1-155. 4-06
3	ПКН-1500А-У1	16	24	220	40	1	40	4×25	25	4×6	2	0,61		3.501.1-155. 4-07
4	ПГЦ-М-1000-1К3-У1	4	4,28	380	8,7	0,85	—	4×16	25	3×6	3	0,17		3.501.1-155. 4-08
5	ПГЦ-М-2000-1К3-У1	4	8,4	380	17,3	0,85	—	4×16	25	3×6	3	0,33		3.501.1-155. 4-09
6	ПГЦ-М-3500-1К3-У1	4	14,6	380	31	0,85	—	4×16	25	3×6	3	0,58		3.501.1-155. 4-09
7	ПГП-М-1000-К3-У1	4	4,28	380	8,7	0,85	—	4×16	25	3×6	3	0,17		3.501.1-155. 4-10
8	ПГП-М-2000-К3-У1	4	8,4	380	17,3	0,85	—	4×16	25	3×6	3	0,33		3.501.1-155. 4-11
9	ПГП-М-3500-К3-У1	4	14,6	380	31	0,85	—	4×16	25	3×6	3	0,58		3.501.1-155. 4-11
10	ЖО01-250-02УХЛ1	16	4,4	220	18,8	0,4	25	4×16	25	4×6	2	0,17		3.501.1-155. 4-12
11	ЖО01-400-02УХЛ1	16	7,04	220	30	0,4	40	4×16	25	4×6	2	0,27		3.501.1-155. 4-12
12	УОЖСУ-10000-002У1	2	20	220	45,5	1	63	4×25	25	2×16	3	0,68		3.501.1-155. 4-13
13	ОУЖСКс-20	1	20	380	55	0,94	—	кабель КР 3×25+1×10	28	—	—	0,52		3.501.1-155. 4-14

1. Все параметры рассчитаны для максимального количества осветительных приборов.
2. Потеря напряжения ΔU определена на протяженность линии от ввода до осветительного прибора.
3. Ток определен с учетом неравномерности загрузки фаз.

Итого по табл. Подпись и дата

1330/510

3.501.1-155. 4-03

Расчетная
таблица


Мосгипротранс

Копировал: *И. Понкин*


Формат А3

Нач. отд.	Иванов	20.09.97
Гл. спец.	Клигман	21.09.97
Н. контр.	Немова	22.09.97
Г. и П.	Иванов	23.09.97
рук. гр.	Еусева	24.09.97
вед. инж.	Оберг	25.09.97


Варианты 1÷3,10,11

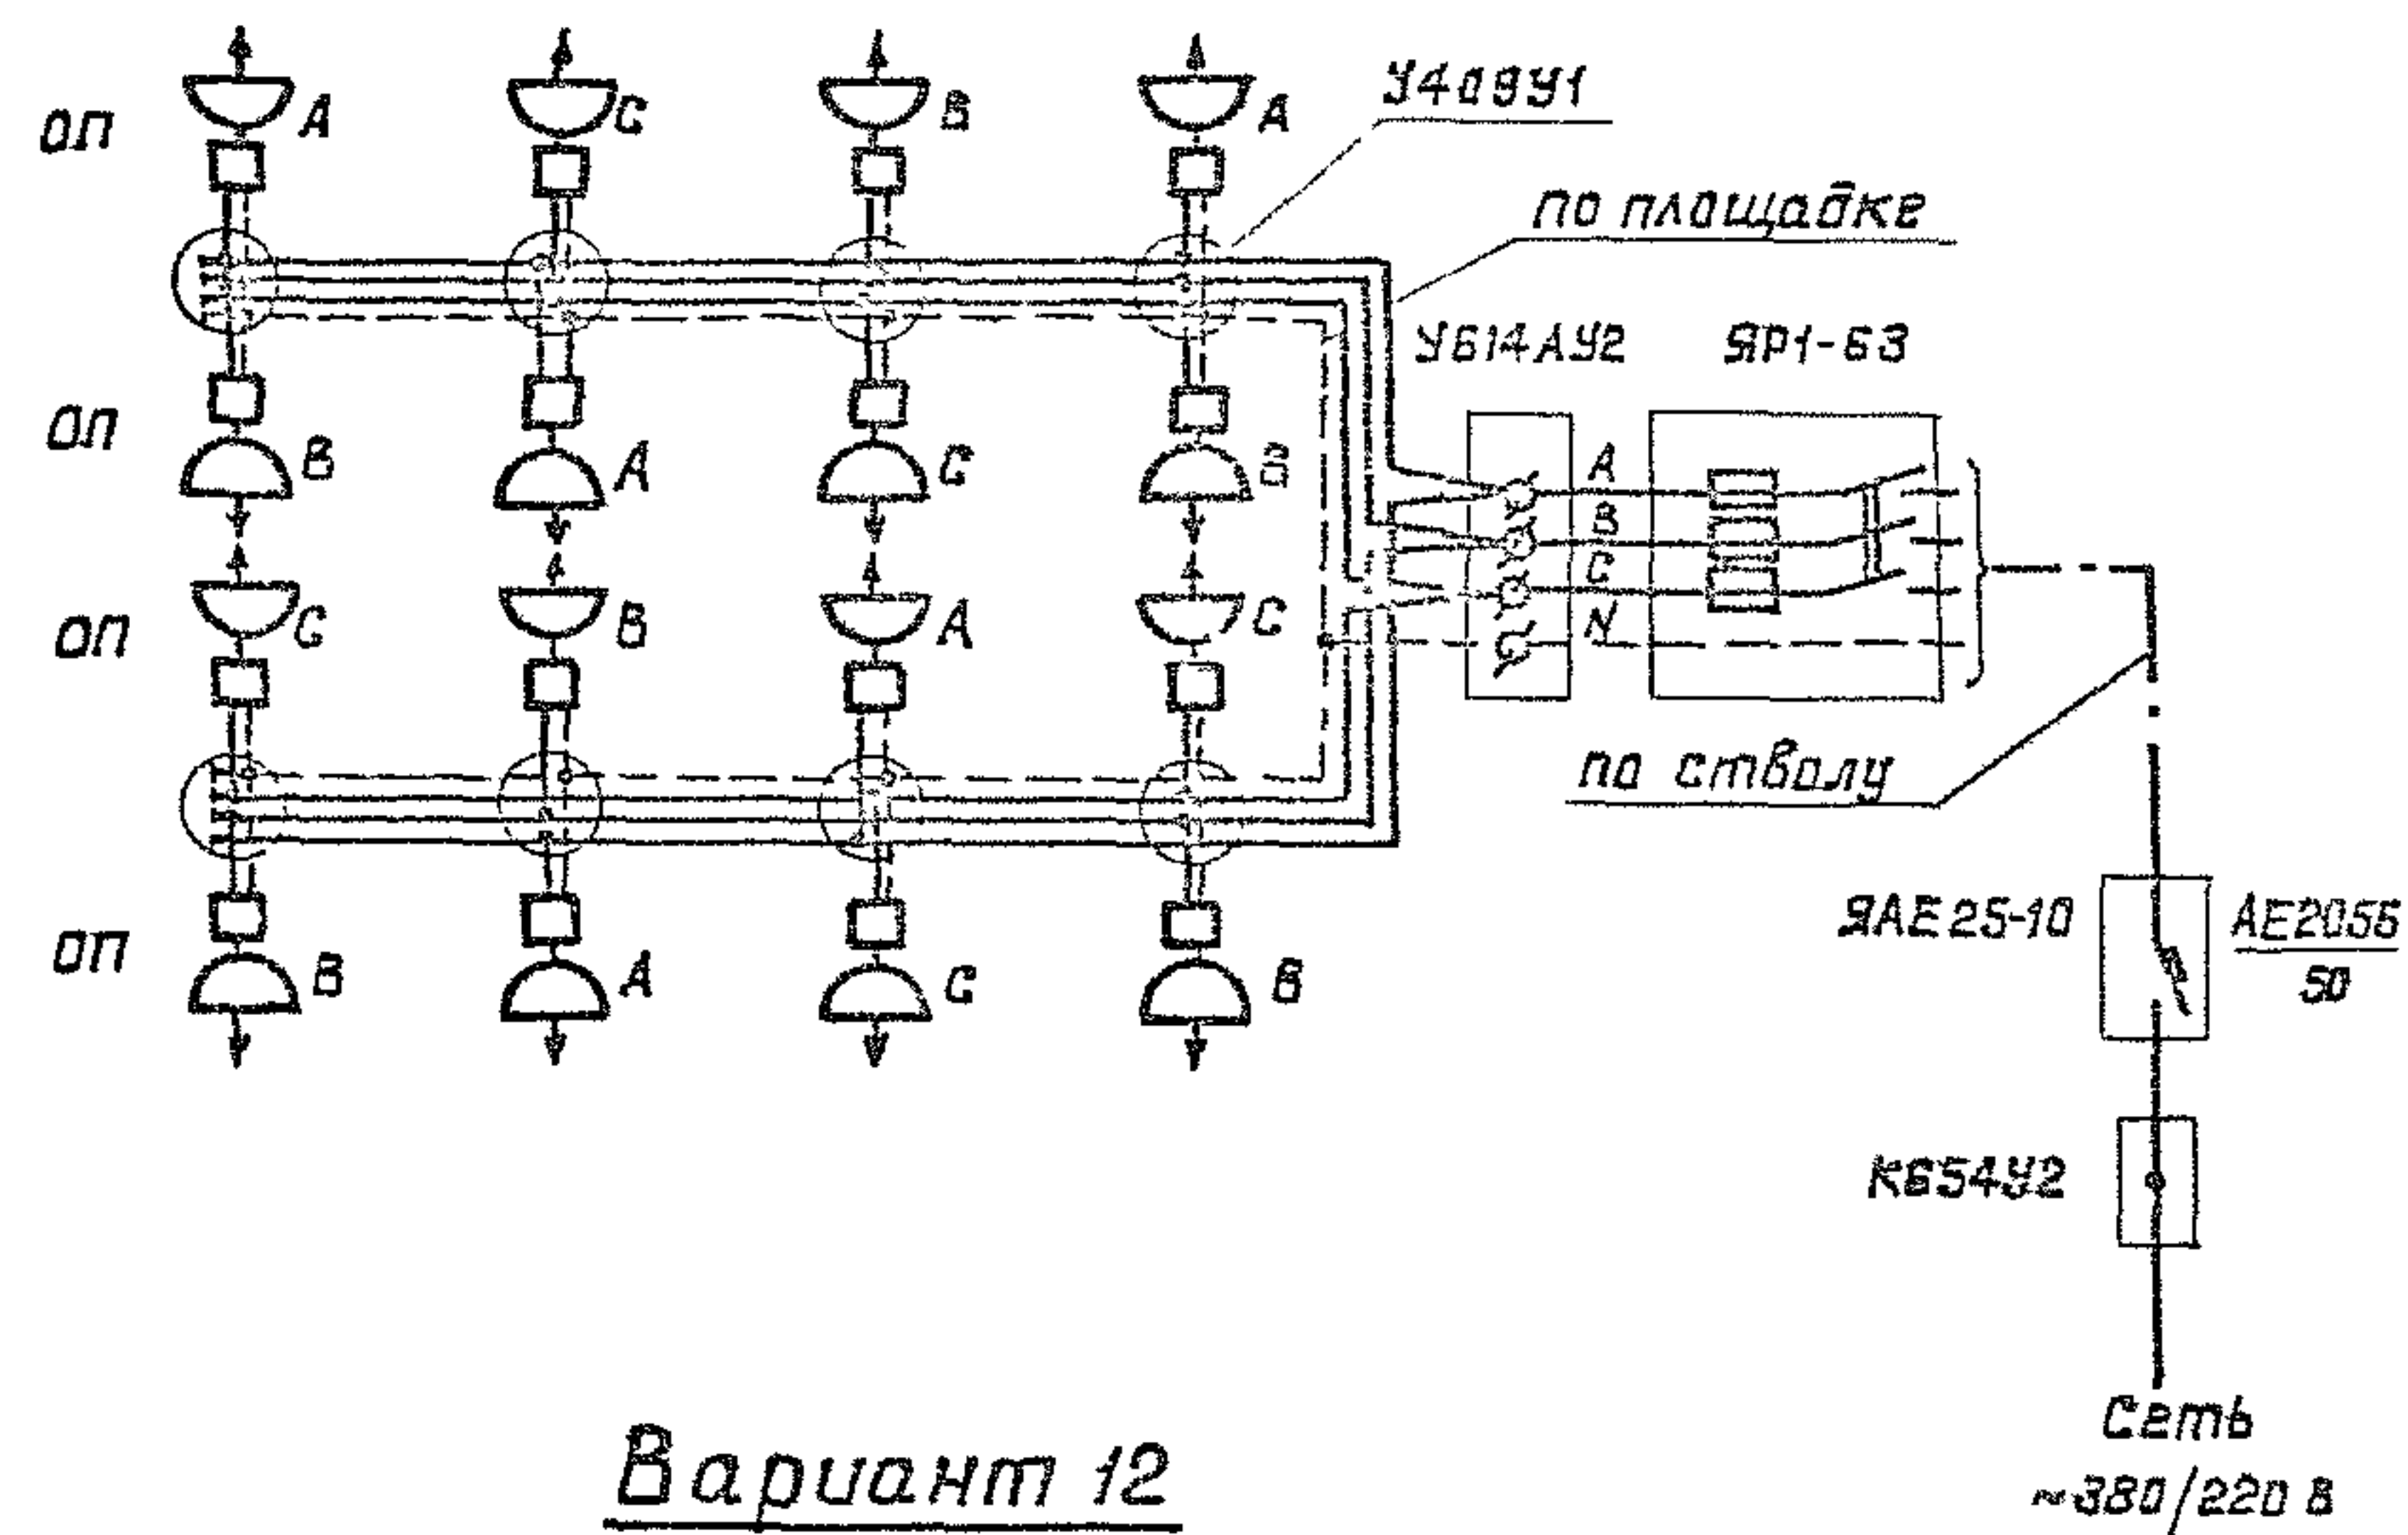


Вариант 12

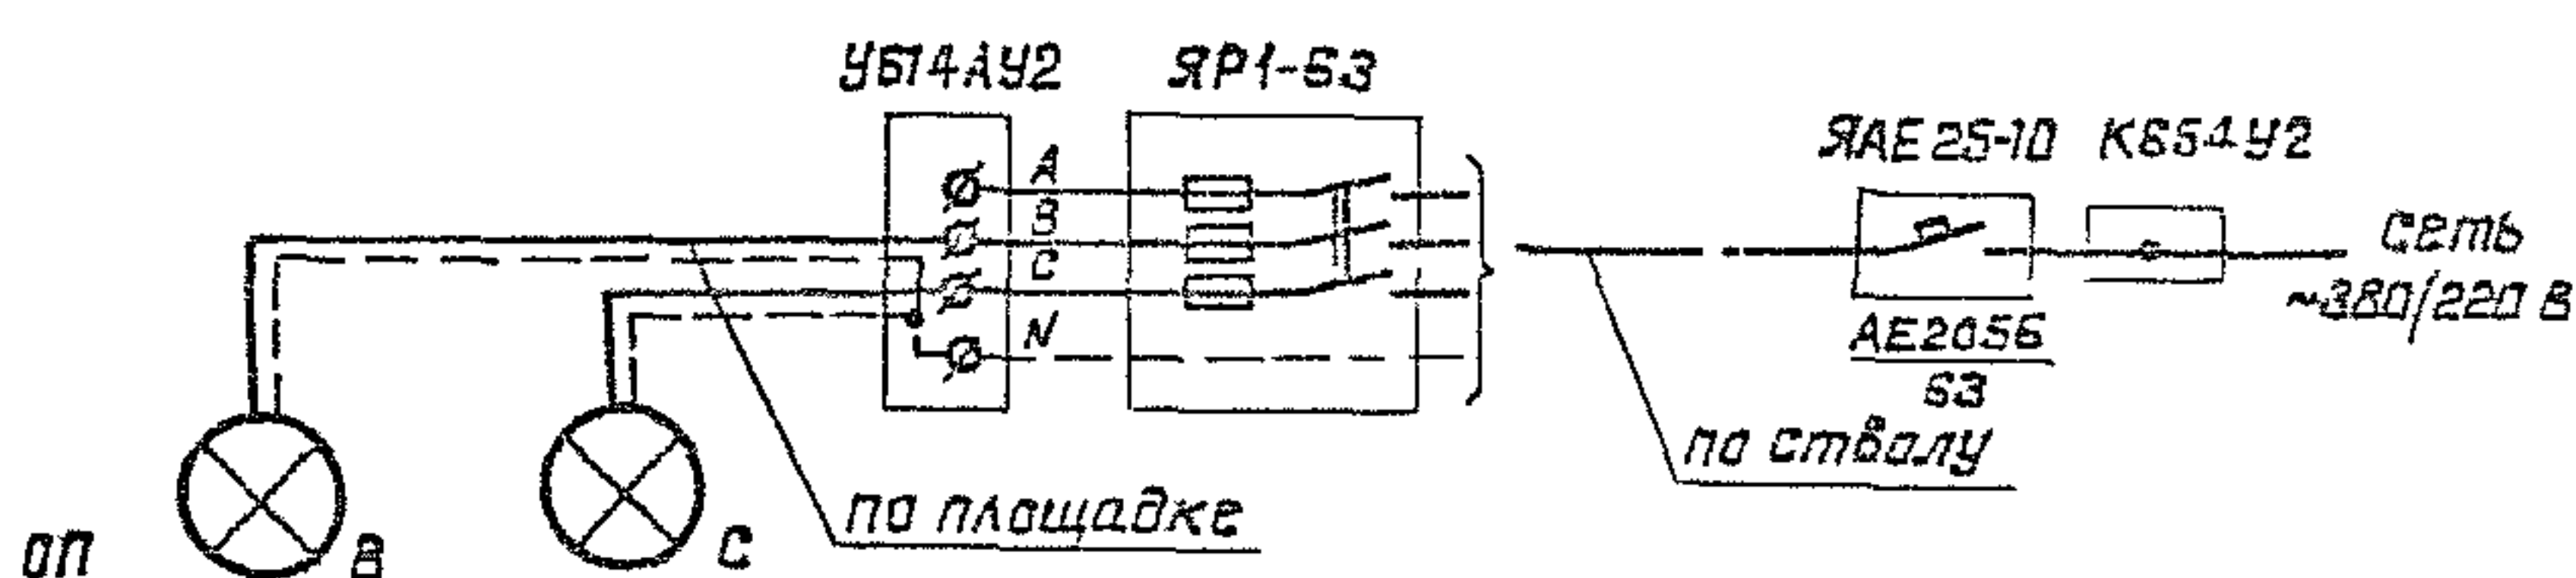

Варианты 4+9

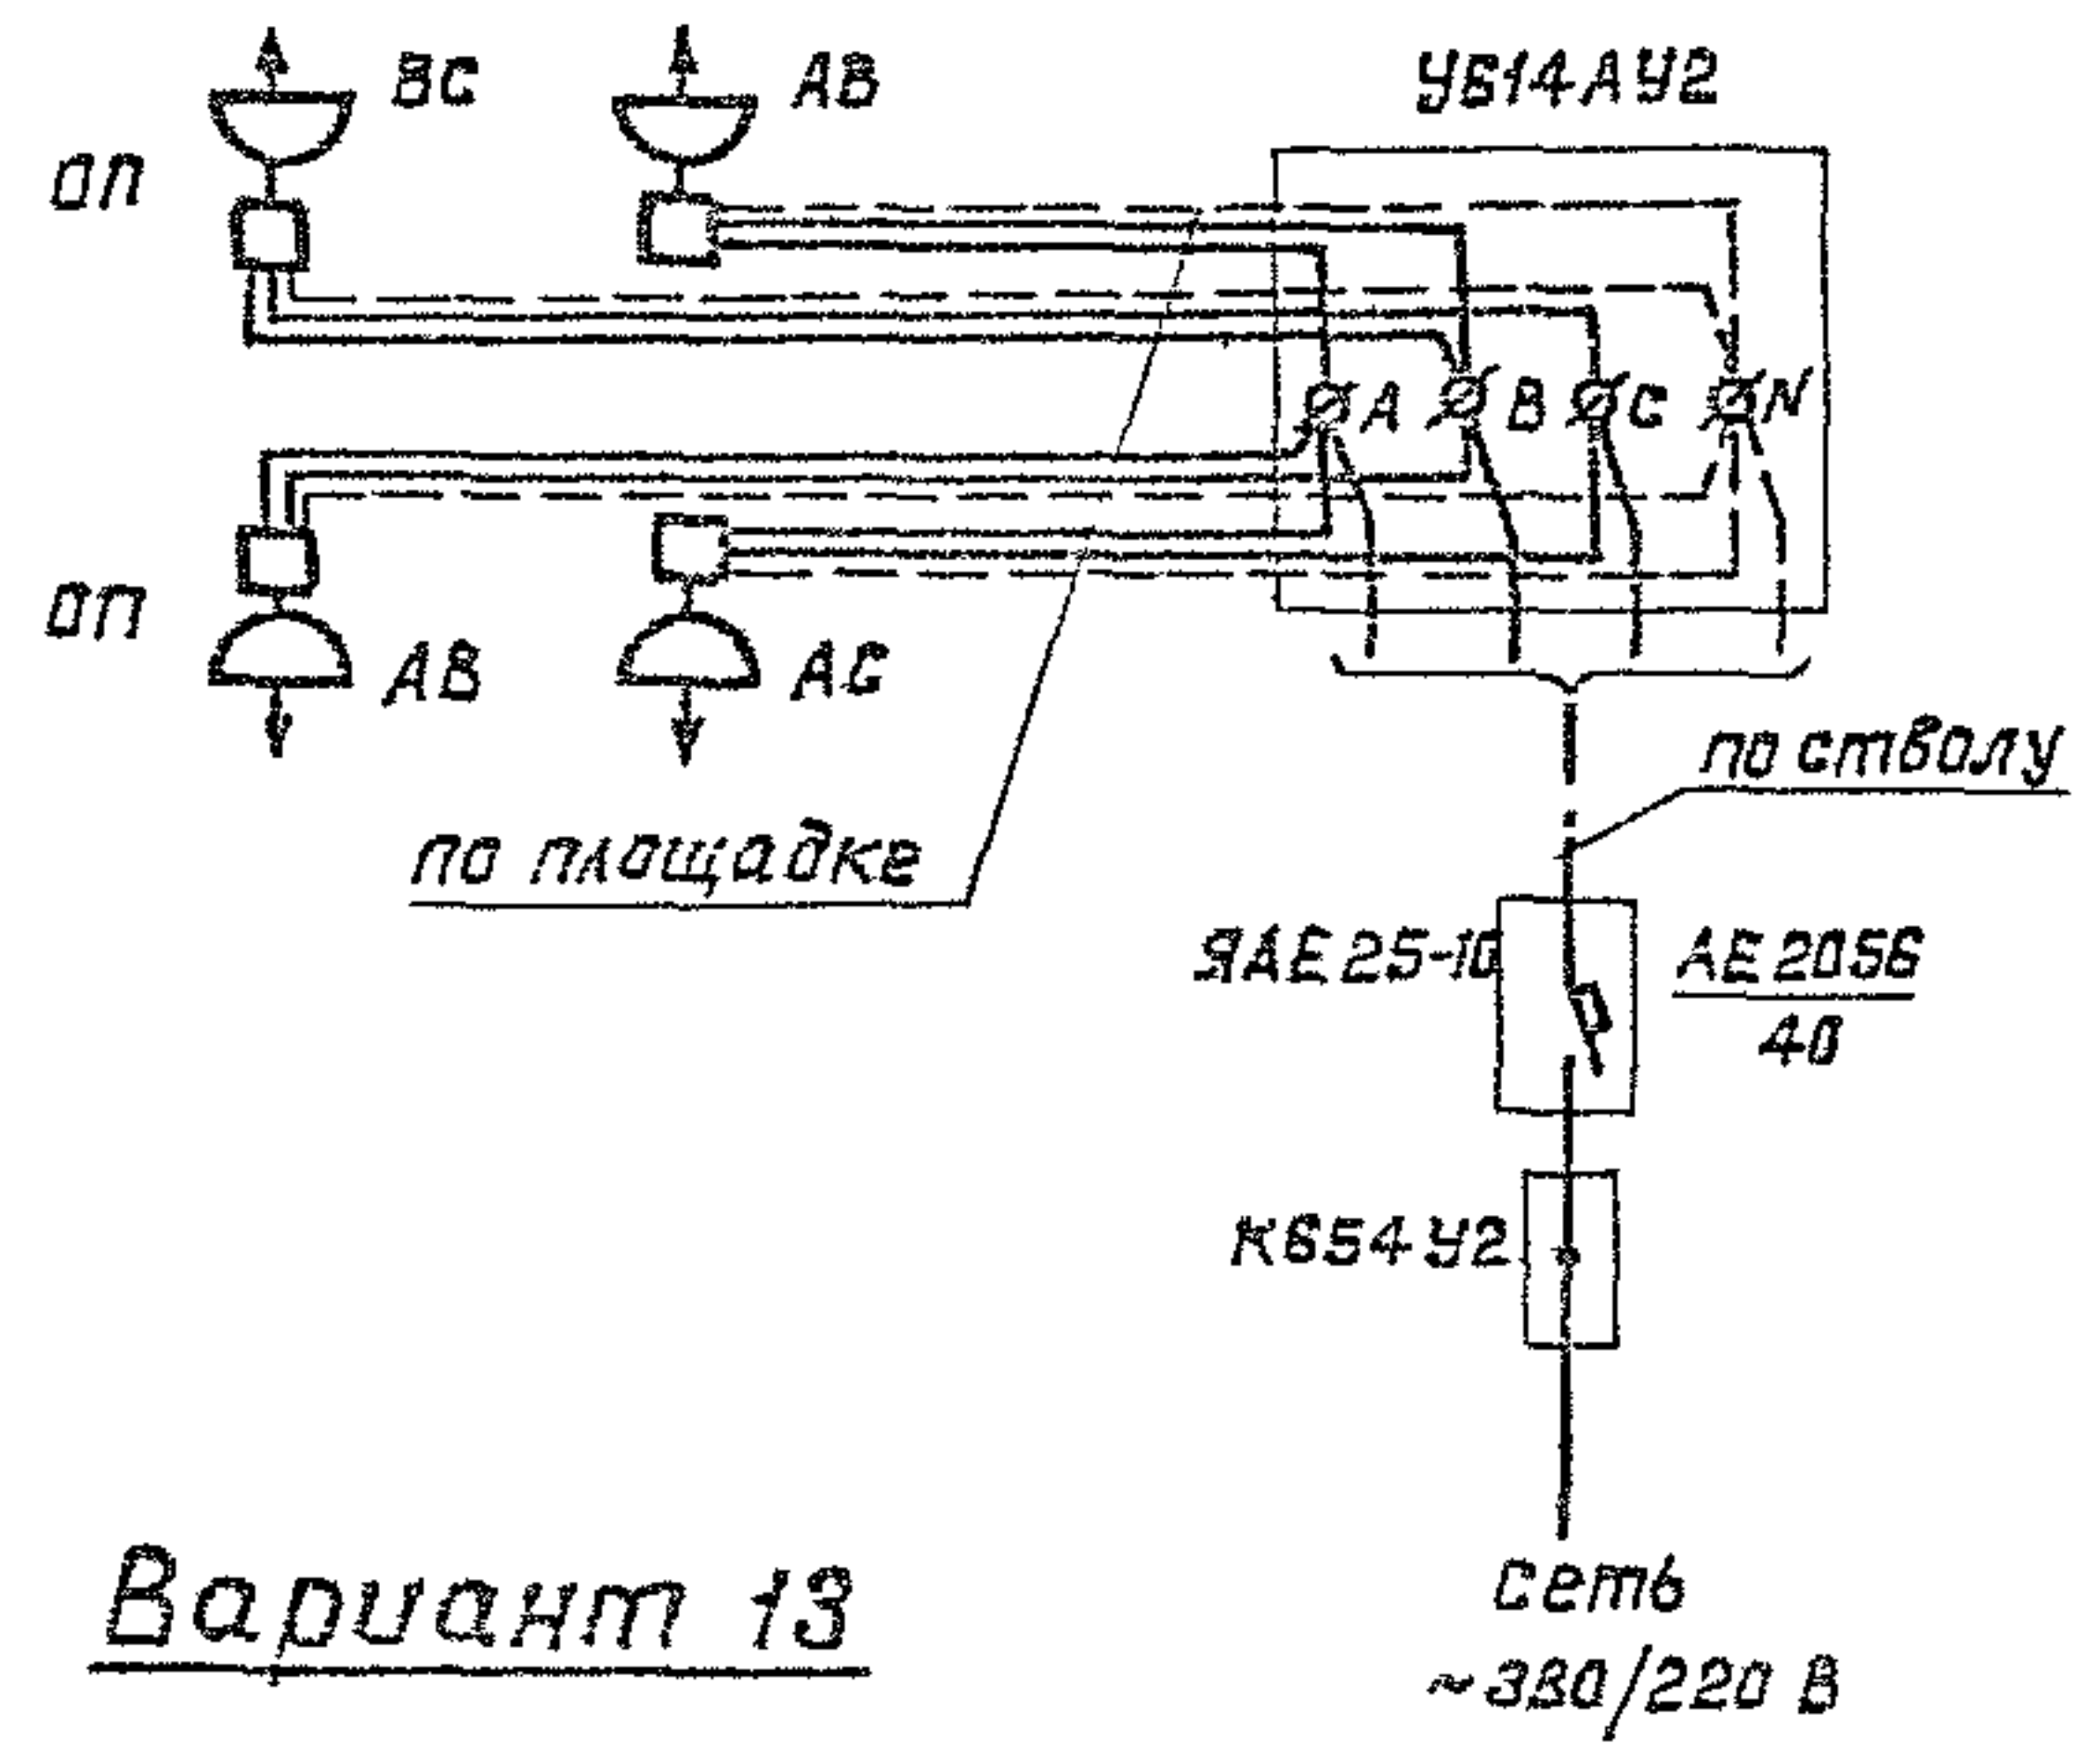

Вариант 13

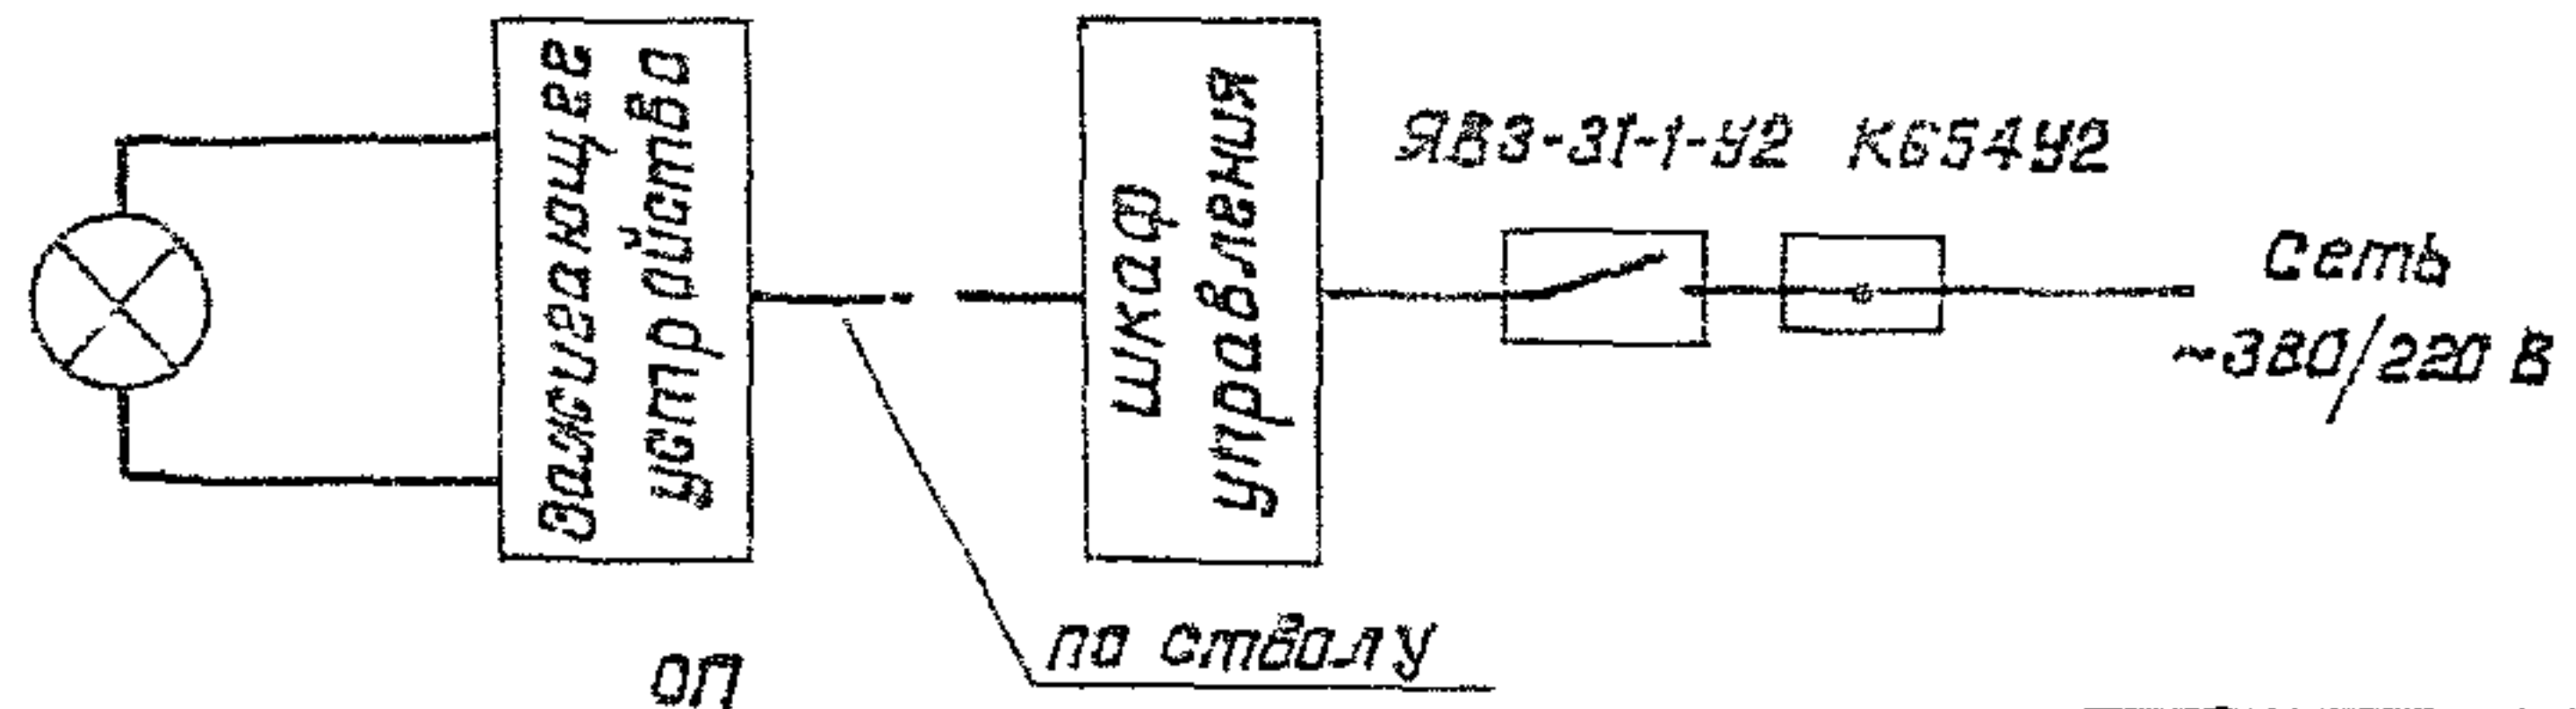

1330/5 11

3.501.1-155. 4-04

Нач. отд.	Иванов	С.И.И.	23.03.99
Гл. спец.	Климан	И.И.И.	24.03.99
Н. контр.	Немова	И.И.И.	25.03.99
Гип.	Иванов	С.И.И.	26.03.99
Рук. гр.	Сусова	И.И.И.	27.03.99
Ст. инж.	Щеглова	И.И.И.	28.03.99

Схемы
электрические
принципальные


Стадия	Лист	Листов
Р		1

Мосгипротранс


Копировал: Э.П.Колыба

Формат А3


Инв. № подл. Подпись и дата. Взам инв. №

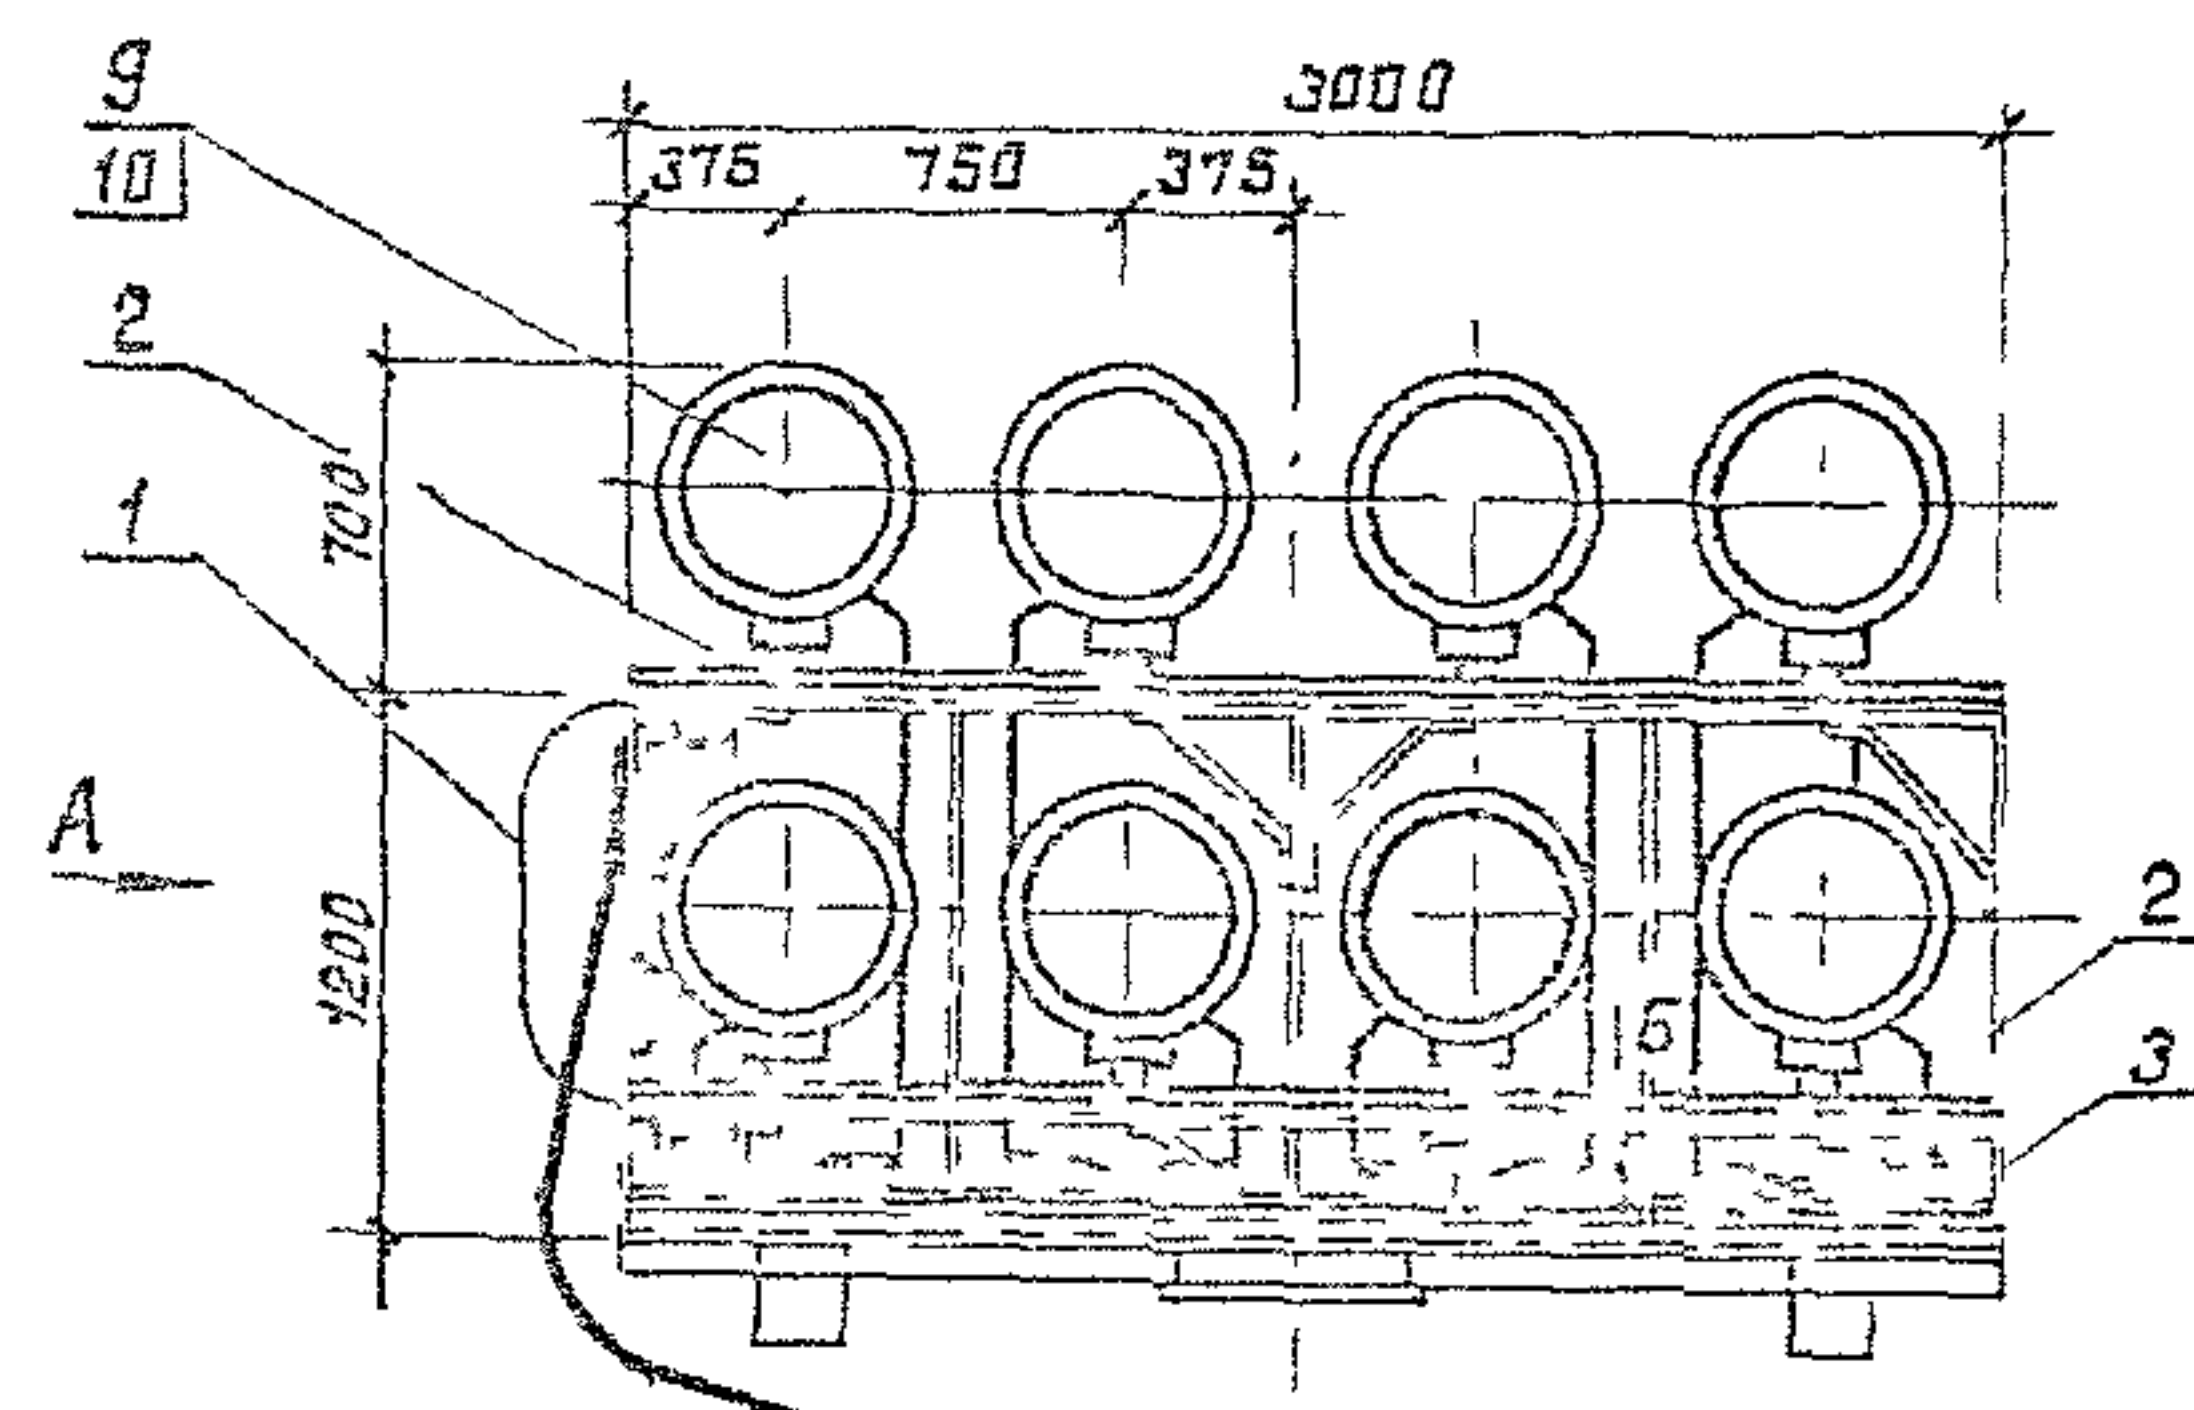

Вид А

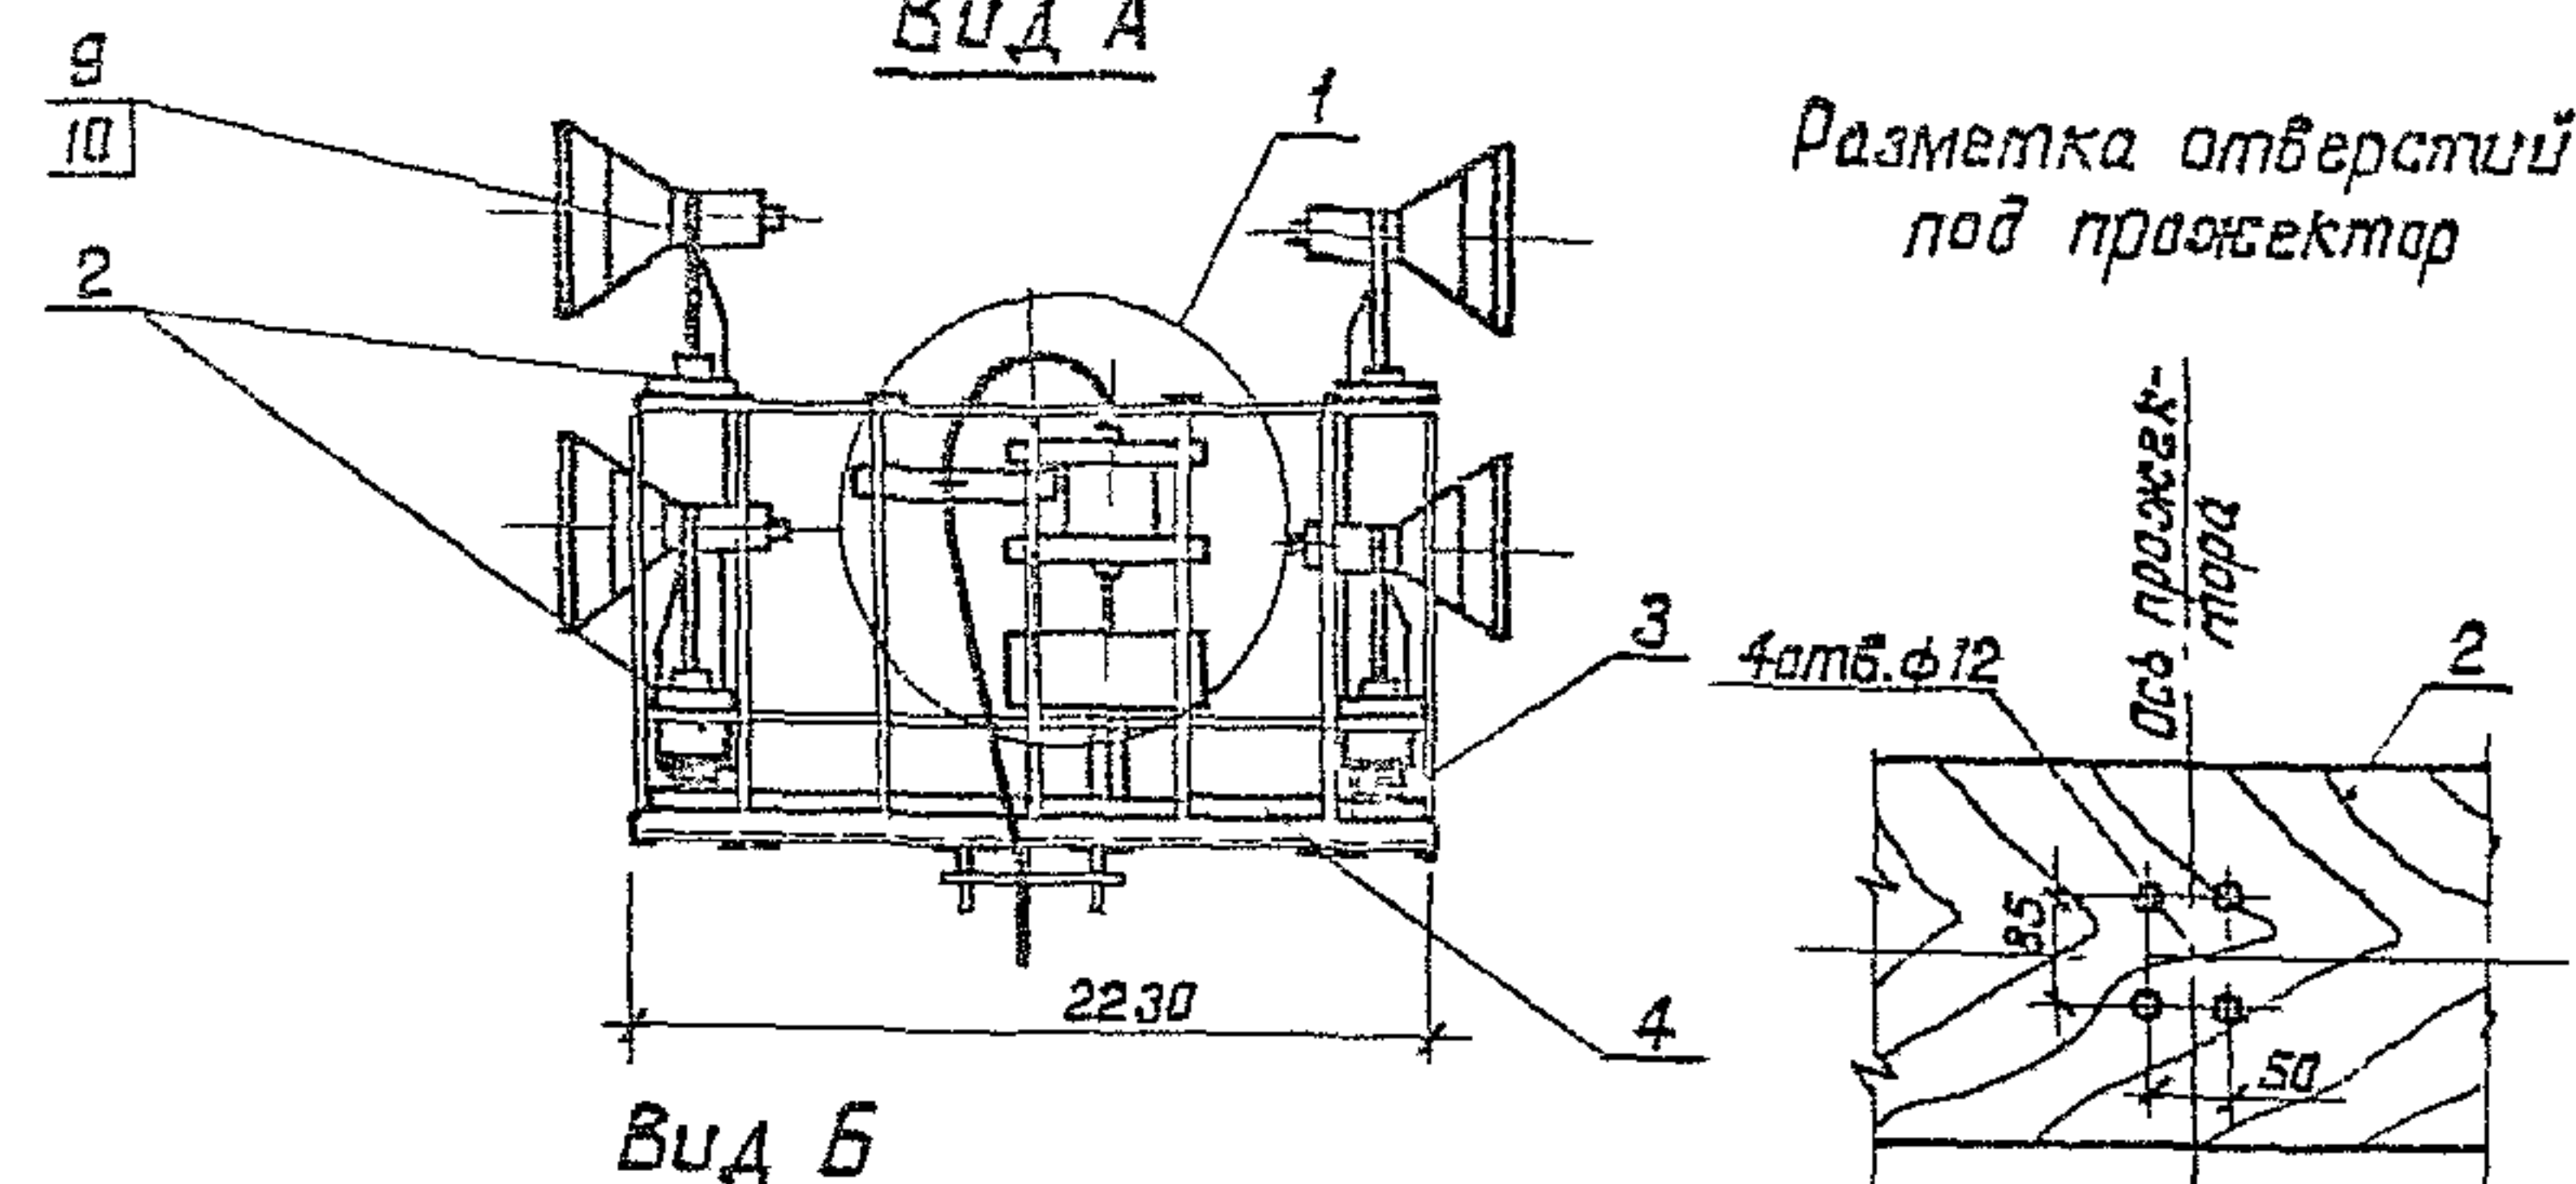

Вид Б

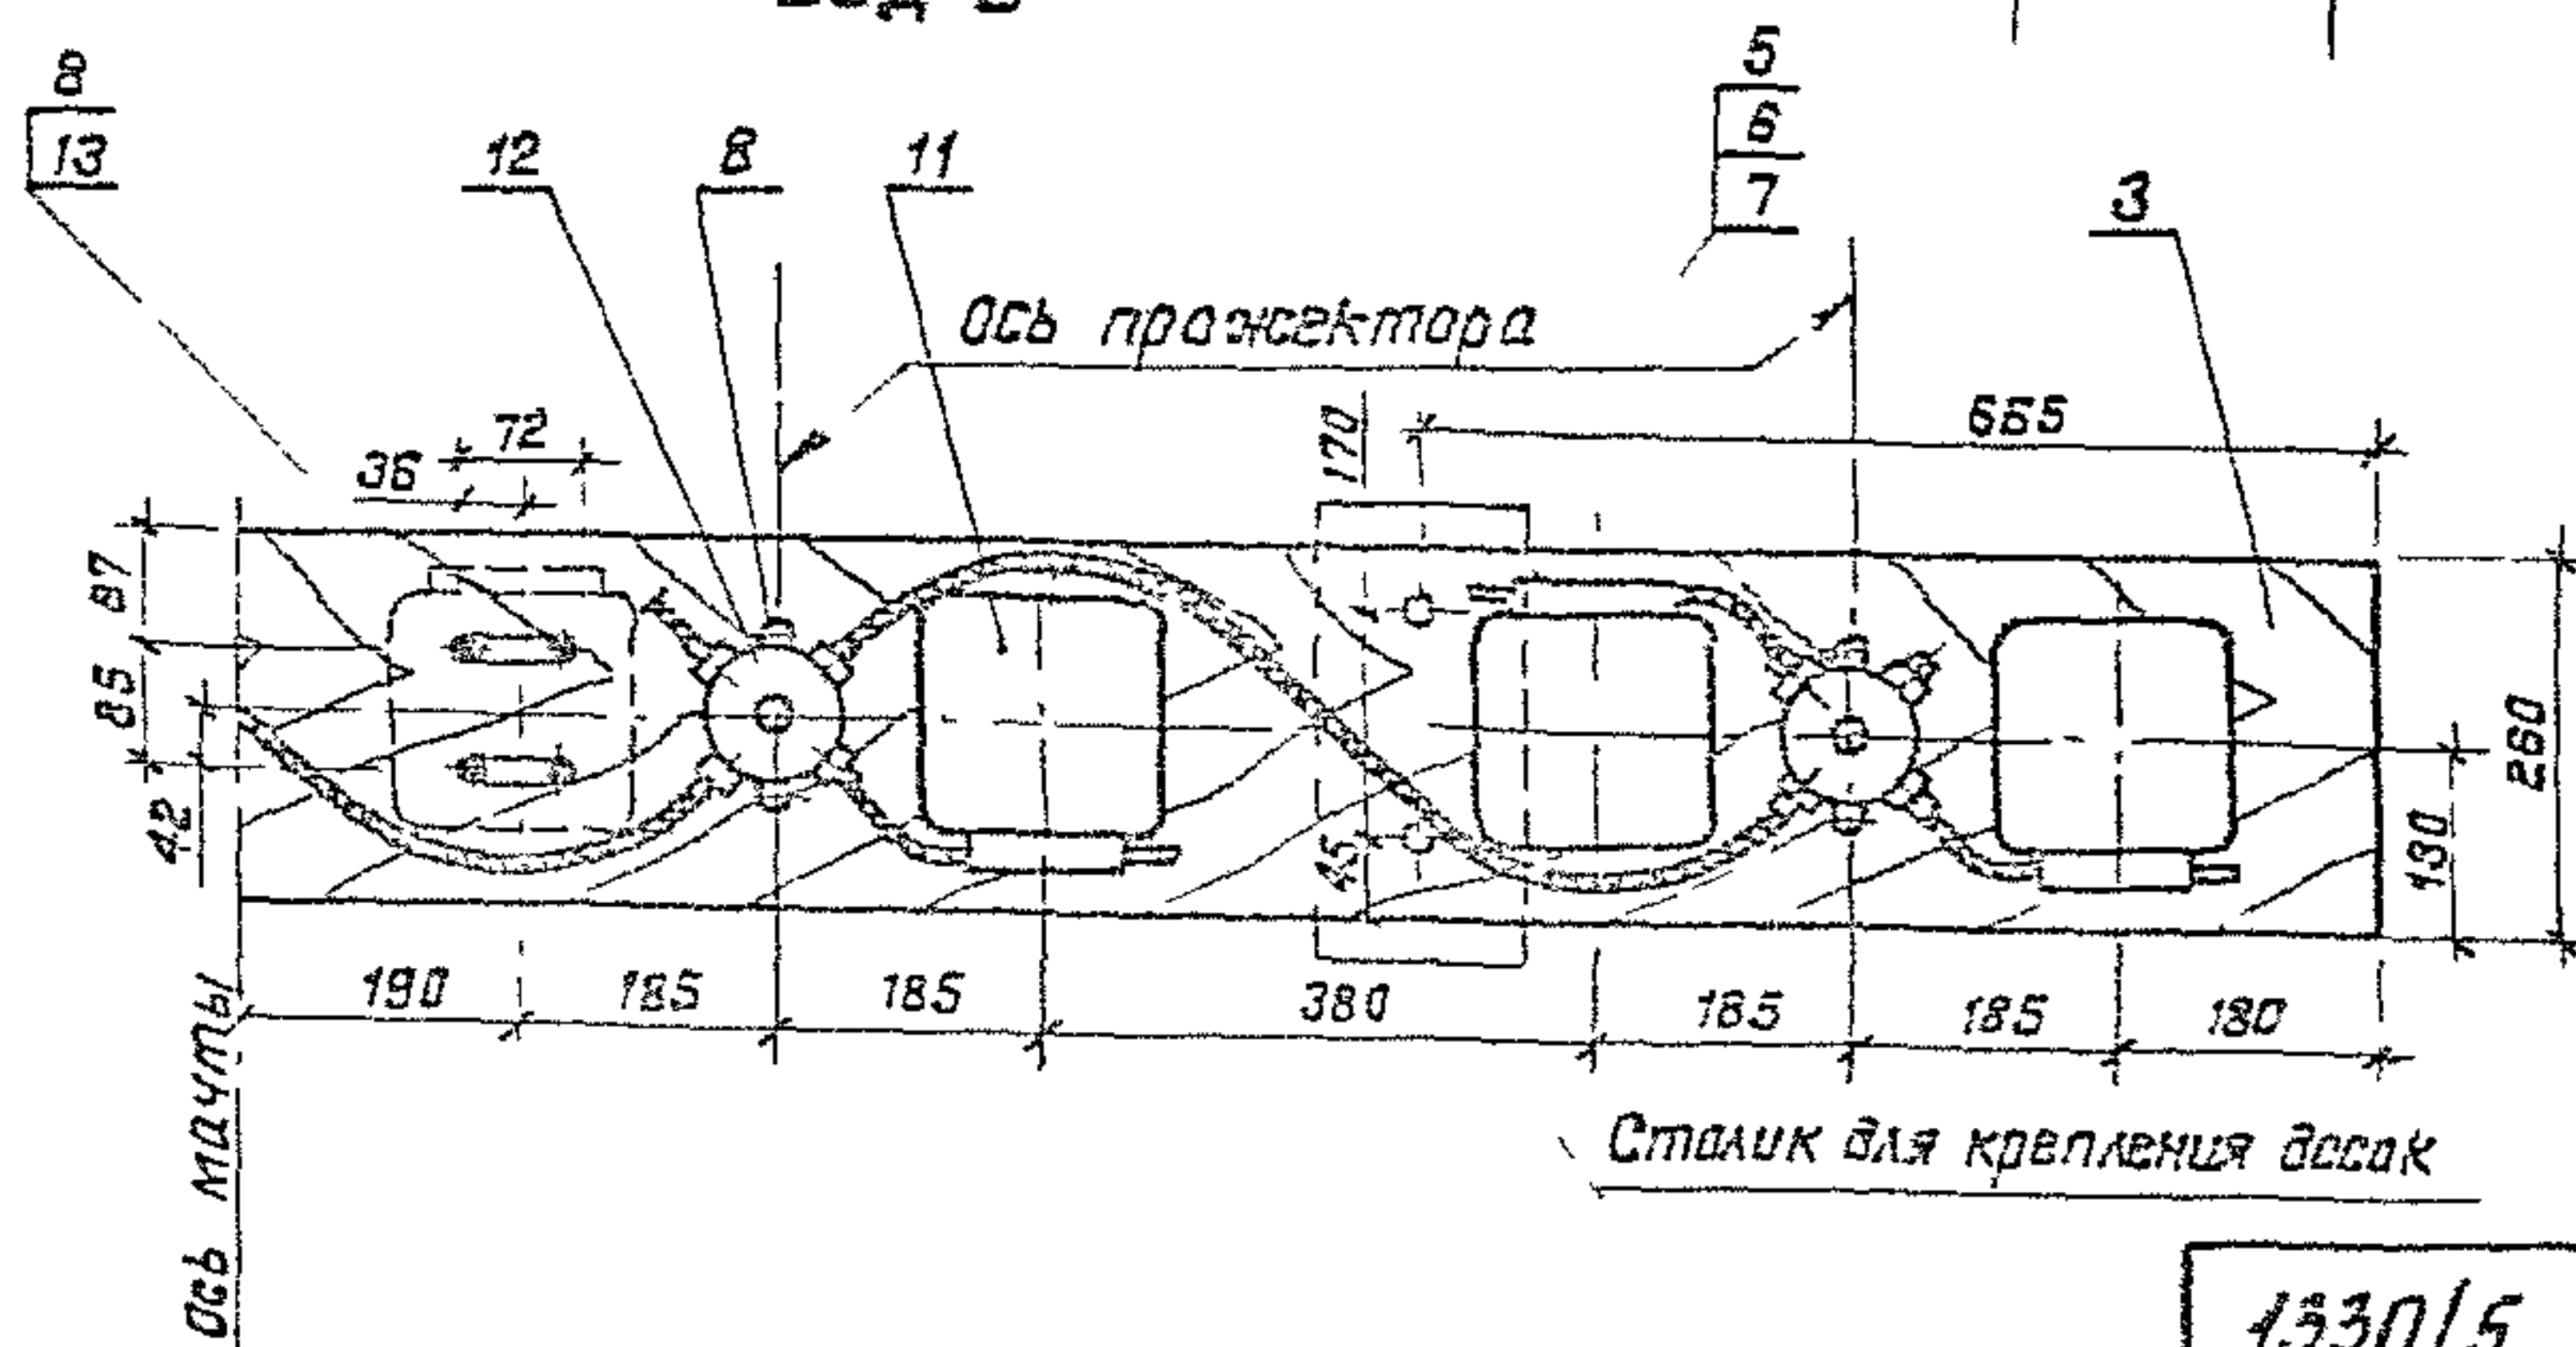

Формат	Зона	Поз.	Обозначение	Наименование	Кол.	Примечание
Сборочные единицы						
A3	1		3.501.1-155.4-16	Узел II	1	
Детали						
A4	2		3.501.1-155.4-27	Доска Д-1	4	
A4	3		3.501.1-155.4-29	Доска Д-3	2	
A4	4		3.501.1-155.4-30	Доска Д-4	1	
Стандартные изделия						
	5			Болт М8х50 ГОСТ 7798-70	108	
	6			Гайка М8 ГОСТ 5915-70*	108	
	7			Шайба 8 ГОСТ 11371-78	152	
	8			Шуруп 1-4х20.2 ГОСТ 1144-80	86	
Прочие изделия						
	9			Пржектор ПЗР-400У1	16	10 кг
	10			Лампа ртутная ДРЛ 400 (10)	16	
	11			ПРА 1U400H37-001-УХЛ1	16	Комплектный, 5,2 кг
	12			Коробка У400У1	8	Узд. ГЭМ
	13			Полоса К200У2, 2=72	32	Узд. ГЭМ
	14			Скоба СО-15	5	Узд. ГЭМ

1. Поз. 14 служит для крепления кабеля на доске Д-4
2. Отверстия в досках Д-1 для прохода кабелей к прожекторам сверлятся по месту.
3. Кабели учтены в спецификации на листе 3.501.1-155.4-01.


3.501.1-155.4-05						
Электрооборудование				Стандарт	Лист	Масштаб
пржекторной площадки				Р		1:40
Вариант 1				Лист	Листов 1	1:10
Масштаб				Масштаб		
Нач. отд.	Иванов	Инж.	Иванов			
Гл. спец.	Климан	Инж.	Климан			
Н. контр.	Нек. да	Инж.	Нек. да			
ГНП	Иванов	Инж.	Иванов			
Рук. гр.	Гусева	Инж.	Гусева			
Вед. инж.	Одере	Инж.	Одере			

Копировал. Илья

Формат А3


ШНБ и подл. Подпись и дата (виза) ШНБ

1330/5 12


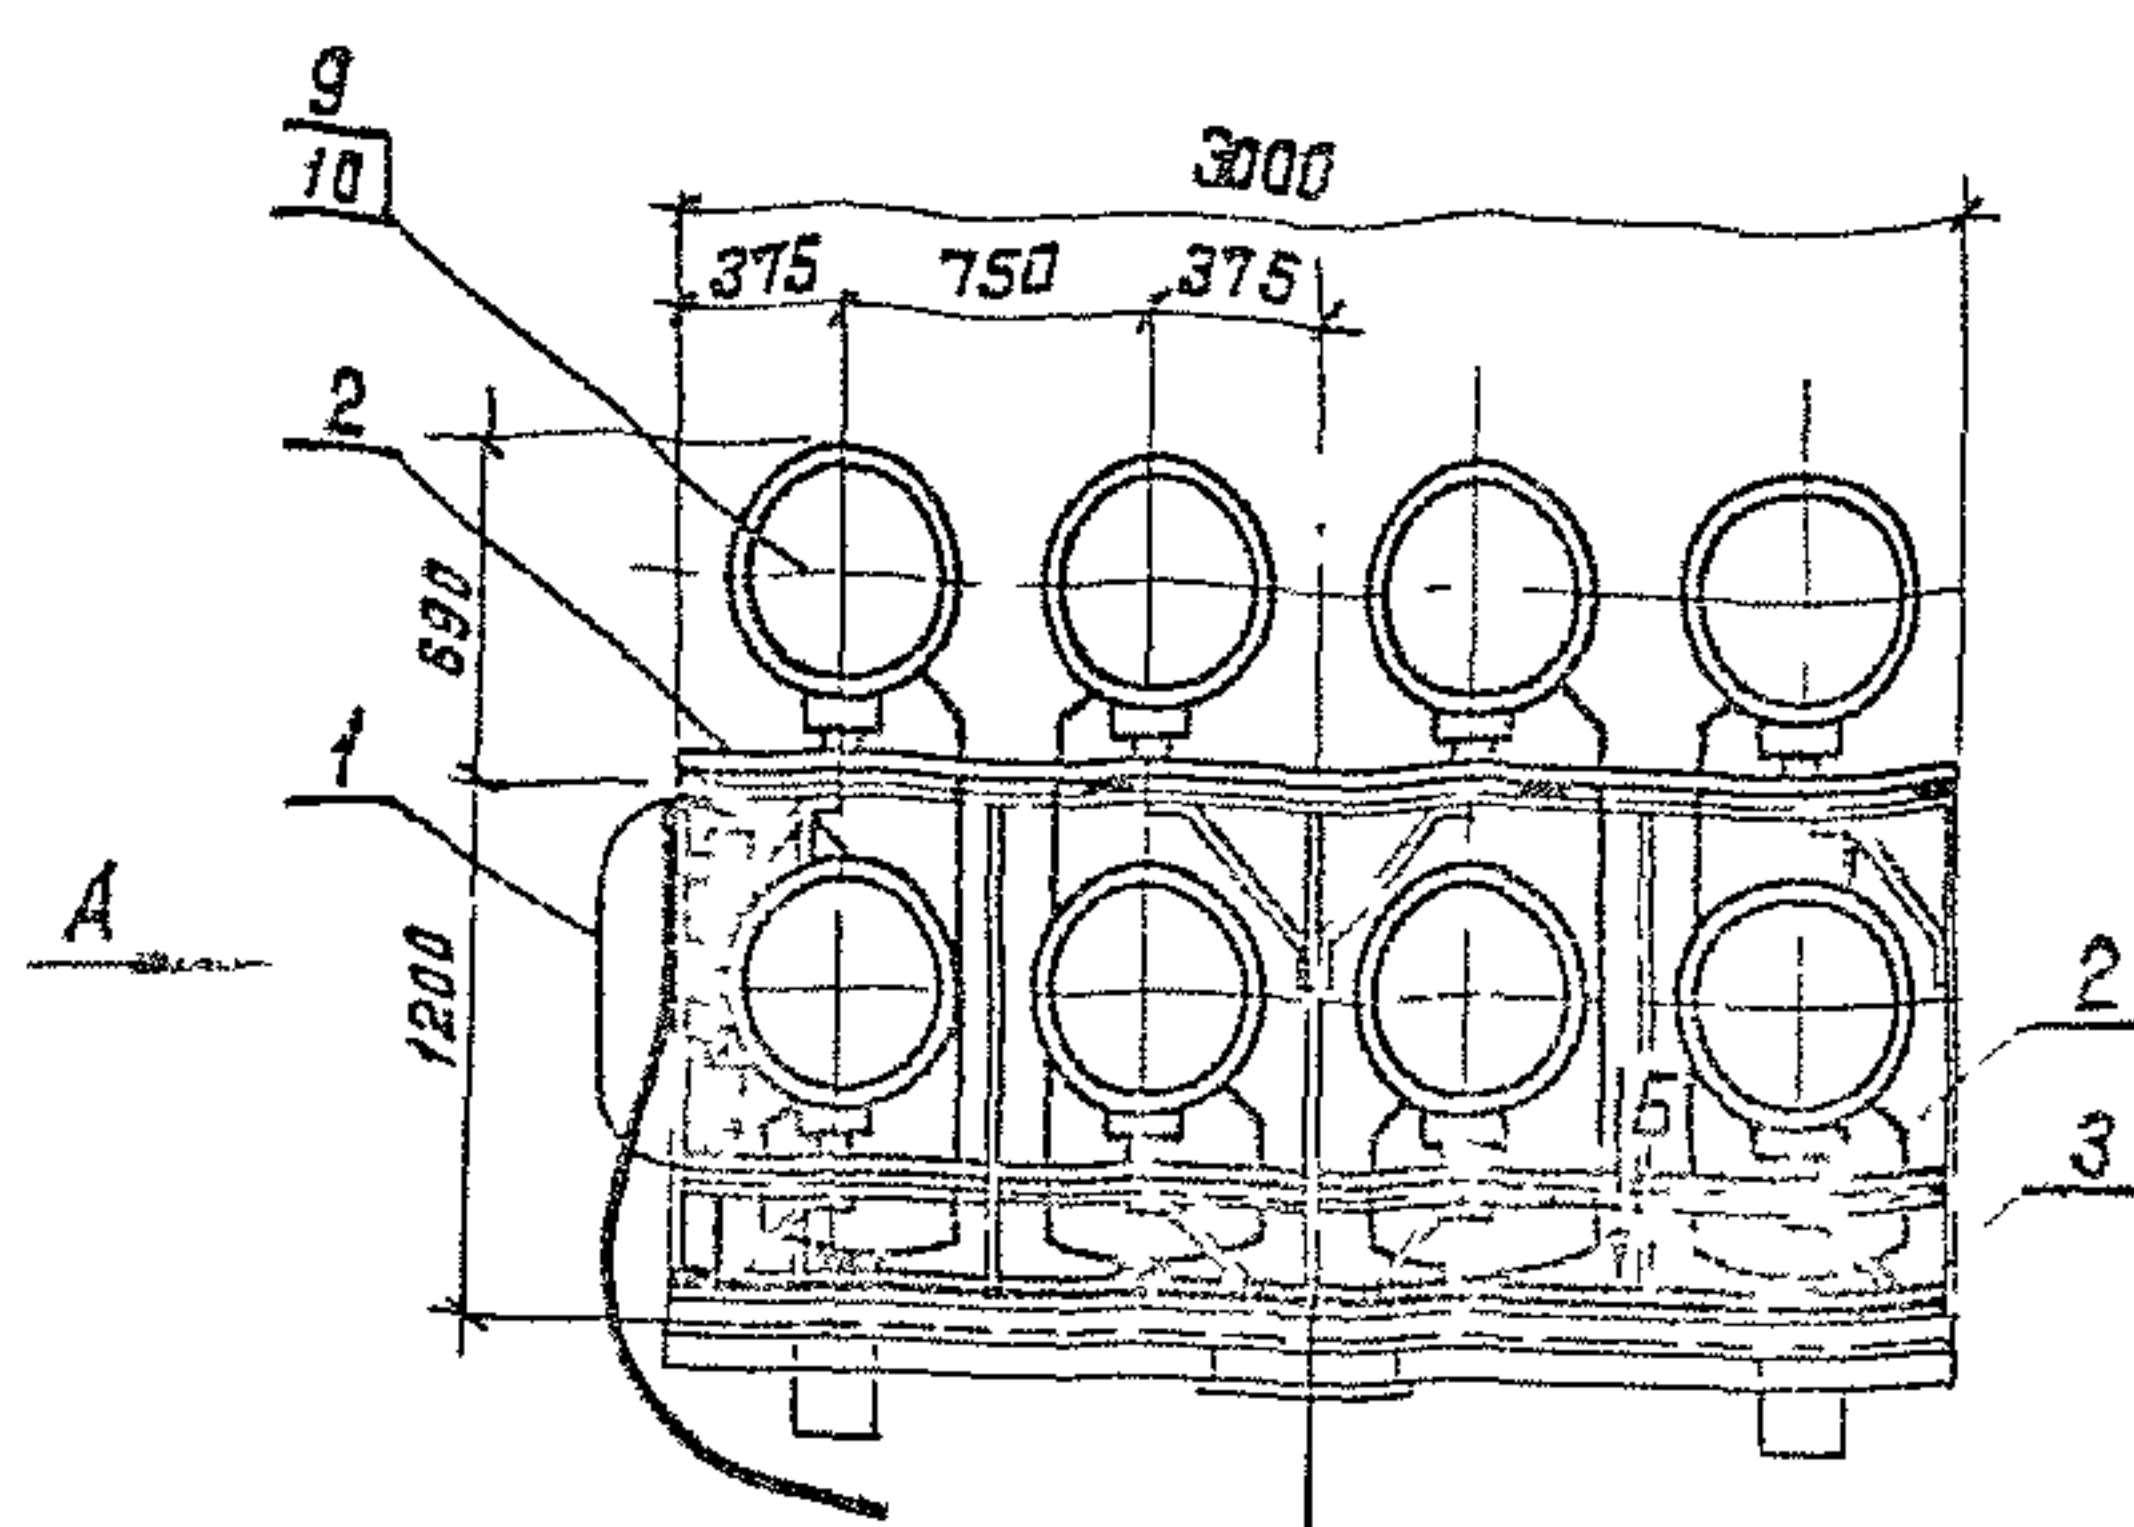


Вид А

Разметка отверстий под прожектор

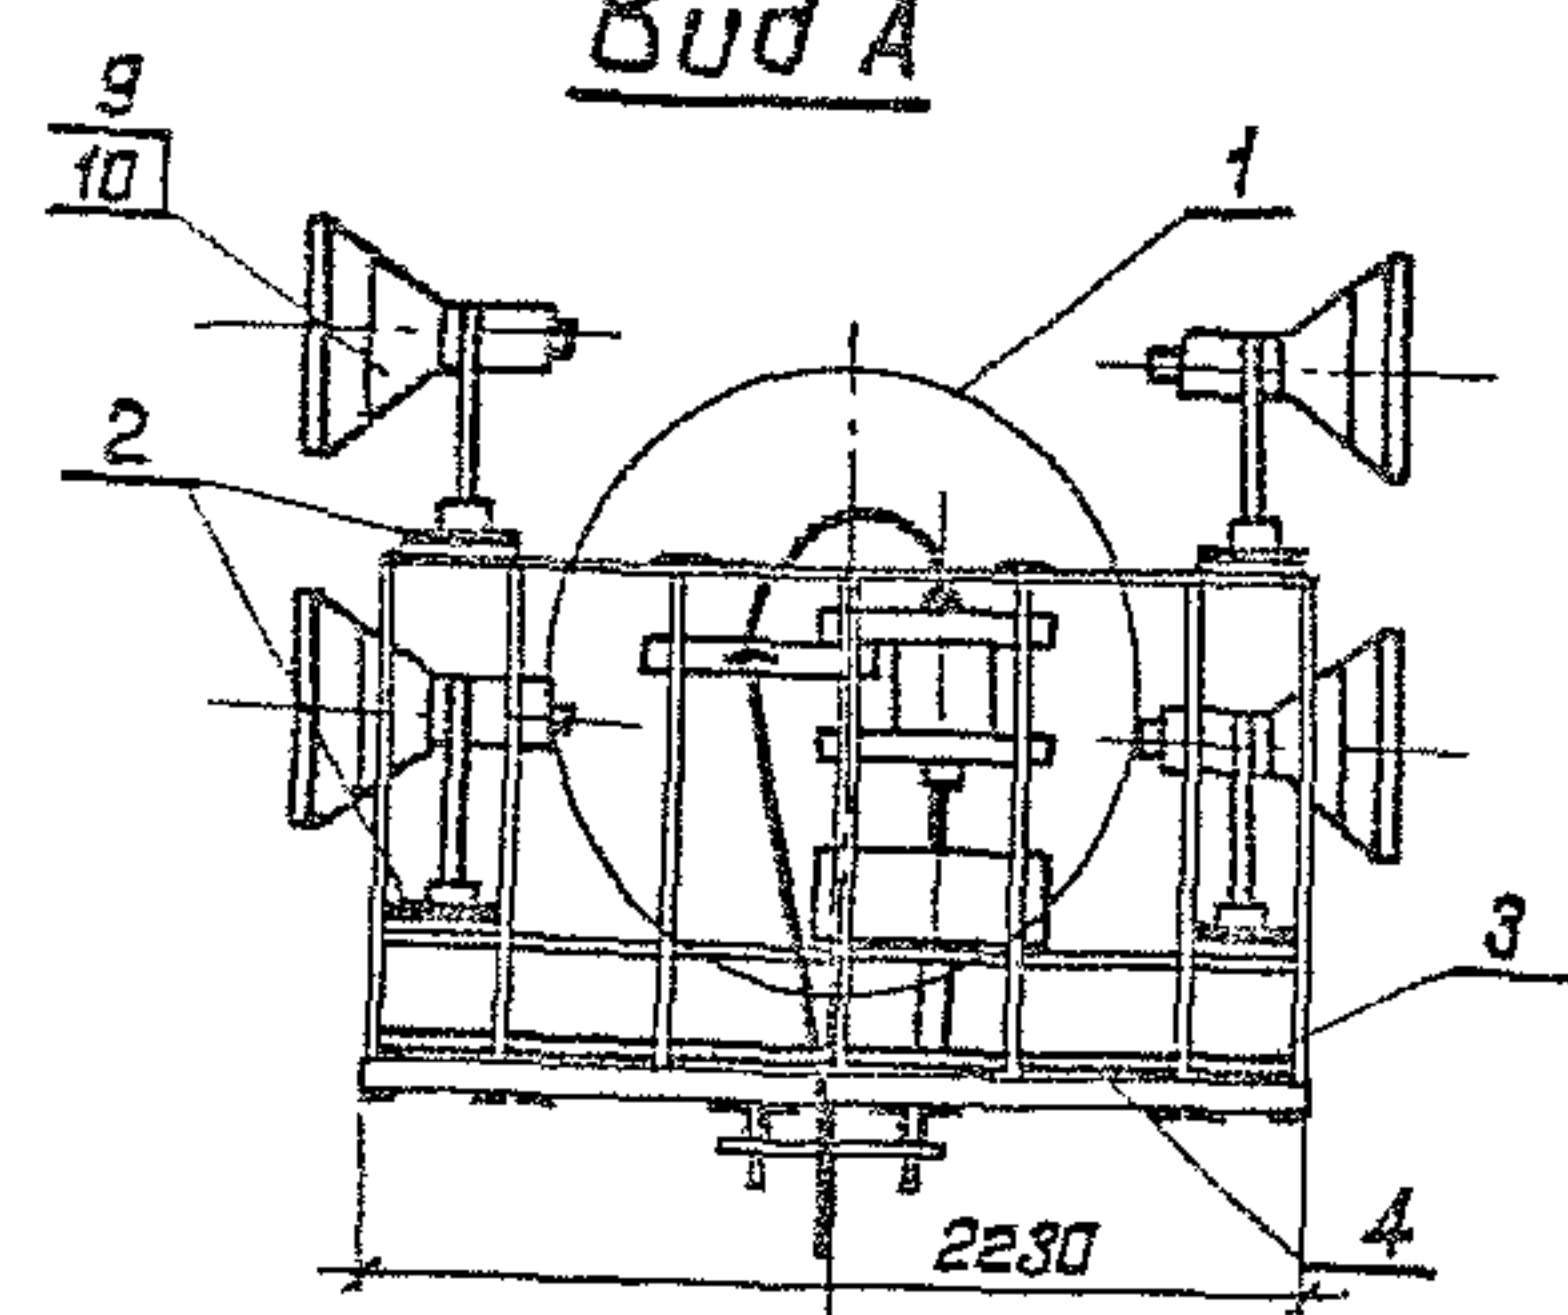

Вид Б

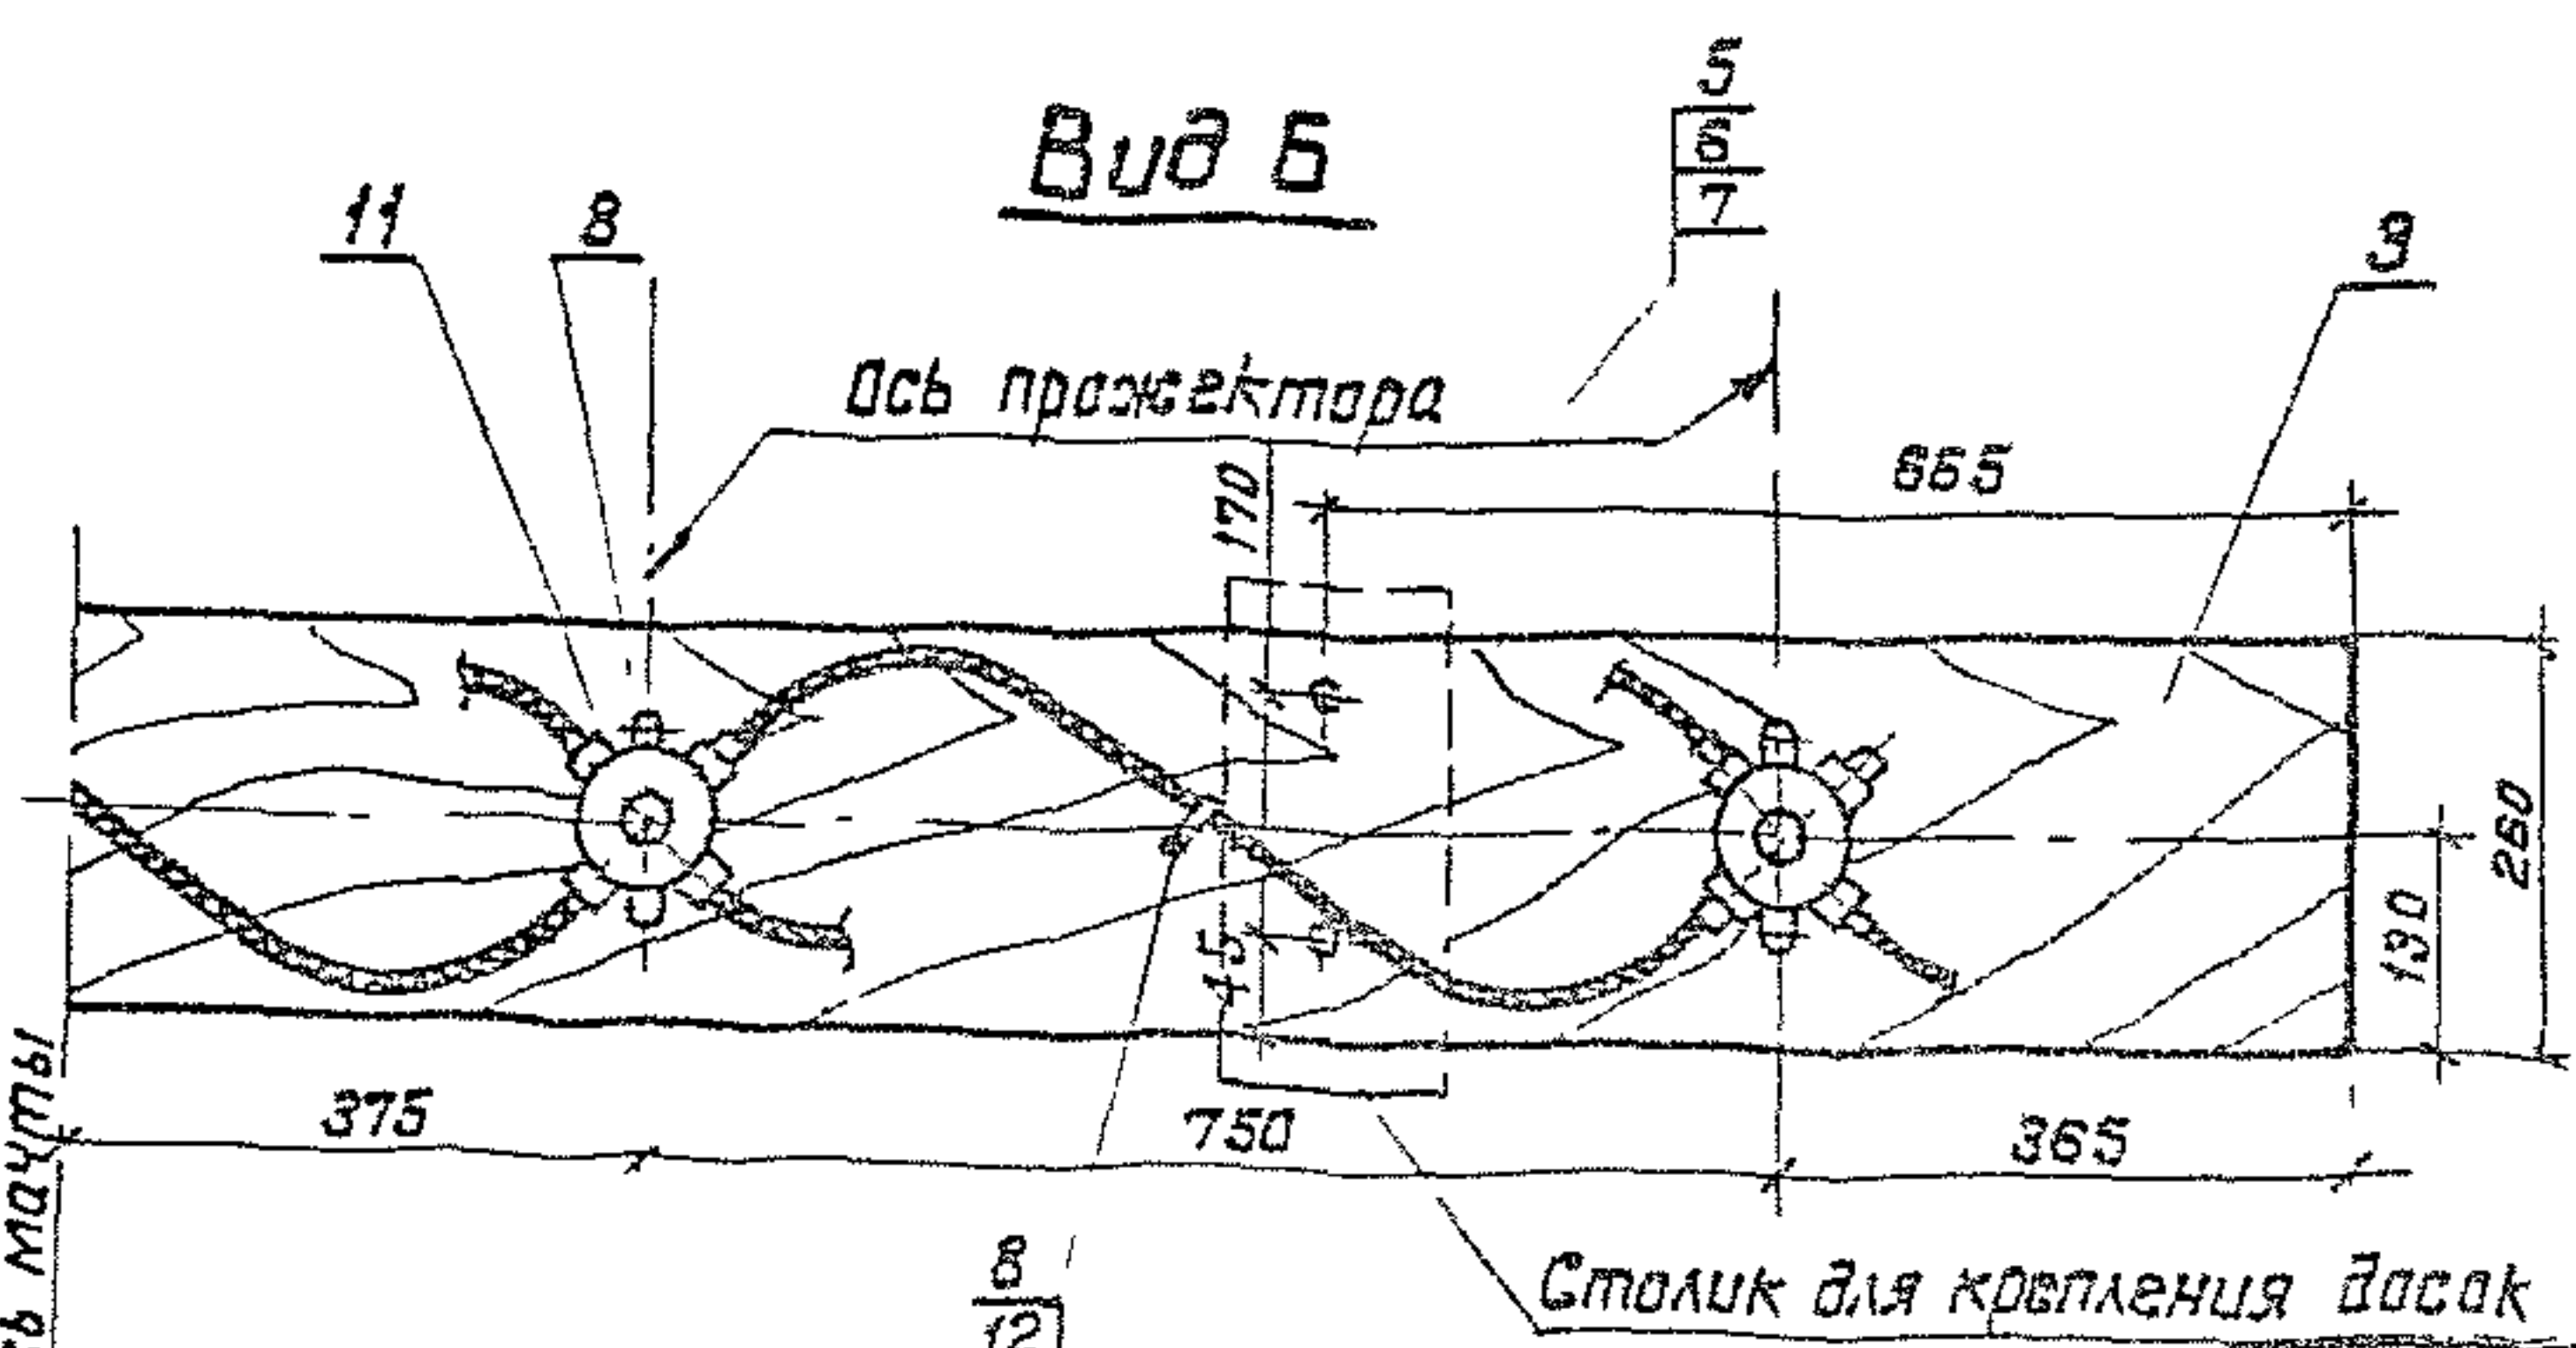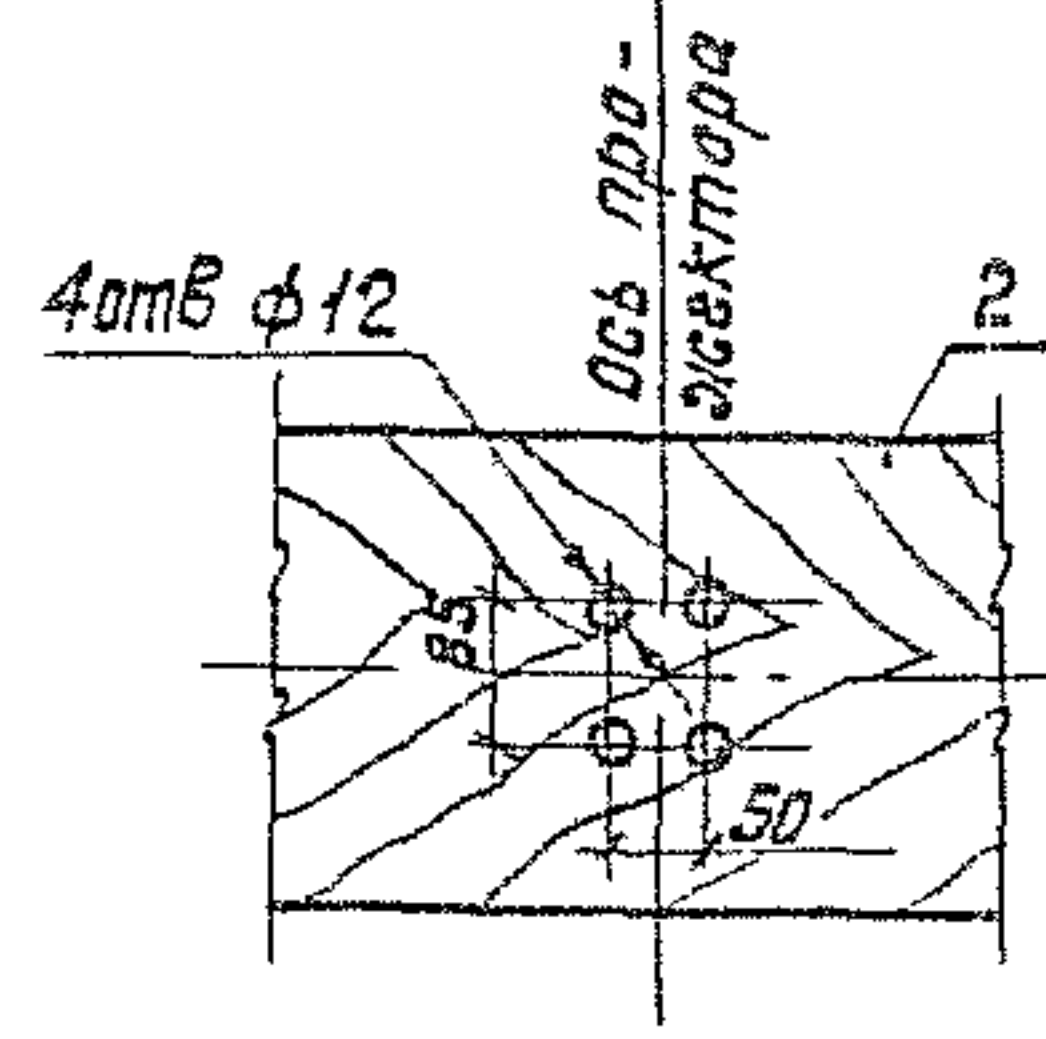

Формат	Зона	Поз.	Обозначение	Наименование	Кол.	Примечание
				<u>Сборочные единицы</u>		
A3		1	3.501.1-155.4-16	Узел II	1	
				<u>Детали</u>		
A4	2		3.501.1-155.4-27	Доска Д-1	4	
A4	3		3.501.1-155.4-29	Доска Д-3	2	
A4	4		3.501.1-155.4-30	Доска Д-4	1	
				<u>Стандартные изделия</u>		
		5		Болт М8х50 ГОСТ 7798-70	108	
		6		Гайка М8 ГОСТ 5915-70 *	108	
		7		Шайба 8 ГОСТ 11371-78	152	
		8		Шуруп 1-4х20,2 ГОСТ 1144-80	30	
				<u>Прочие изделия</u>		
		9		Пржектор ПСМ-50А-1У1	16	8,8 кг
		10		Лампа накаливания		
				Г215-225-1000	16	
		11		Коробка У409У1	8	Изд. ГЭМ
		12		Скоба СО-16	30	Изд. ГМА

1. Отверстия в досках Д-1 для прохода кабелей к прожекторам сверлятся по месту.
2. Кабели учтены в спецификации на листе 3.501.1-155.4-01.


3.501.1-155.4-06					
Электрооборудование прожекторной площадки				Стадия	Масштаб
Вариант 2				Р	1:40
				Лист	Листов 1
				Мосгипротранс	
Нач. отд.	И.В.А.Чай	23.09.78			
Гл. спец.	Клигман	11.11.78			
Н.контр.	Немова	25.02.79			
Р.и.п.	И.В.А.Чай	23.09.78			
Рук. эк.	Гусева	21.02.79			
Вед. инж.	Оберг	21.02.79			

Копировал: Н. Кошкин

Формат А3


Инд. и подл. Подпись и дата Взам. инв. №

1330/5 13


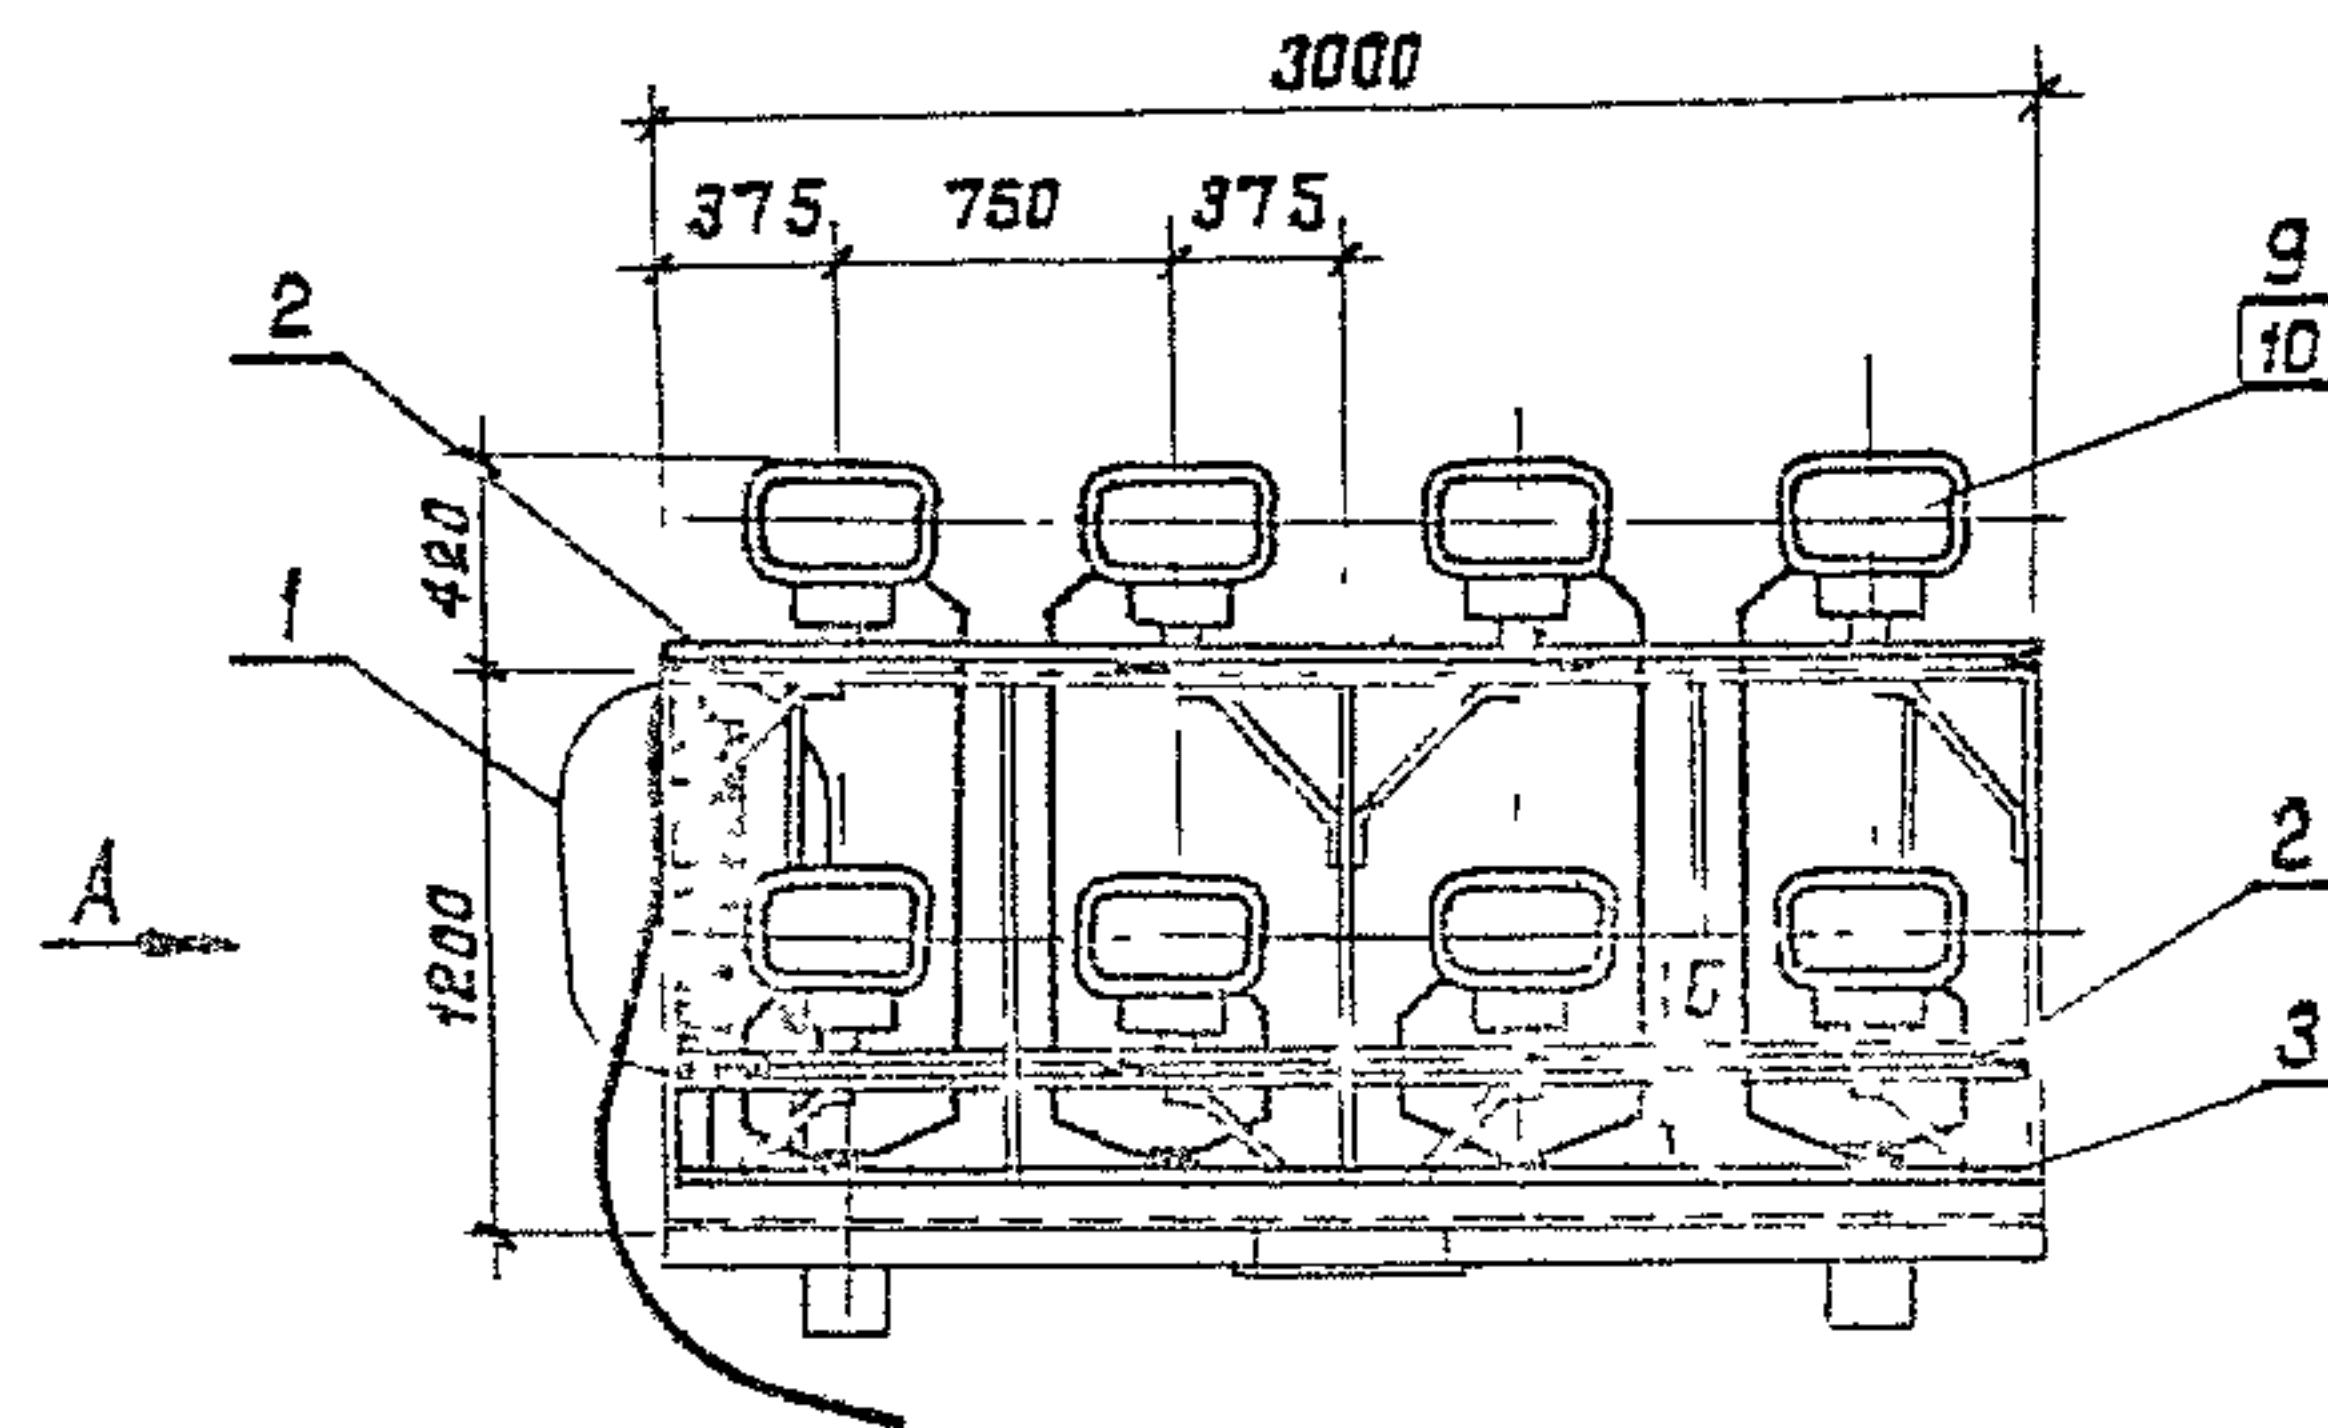


Вид А

Разметка отверстий под прожектор

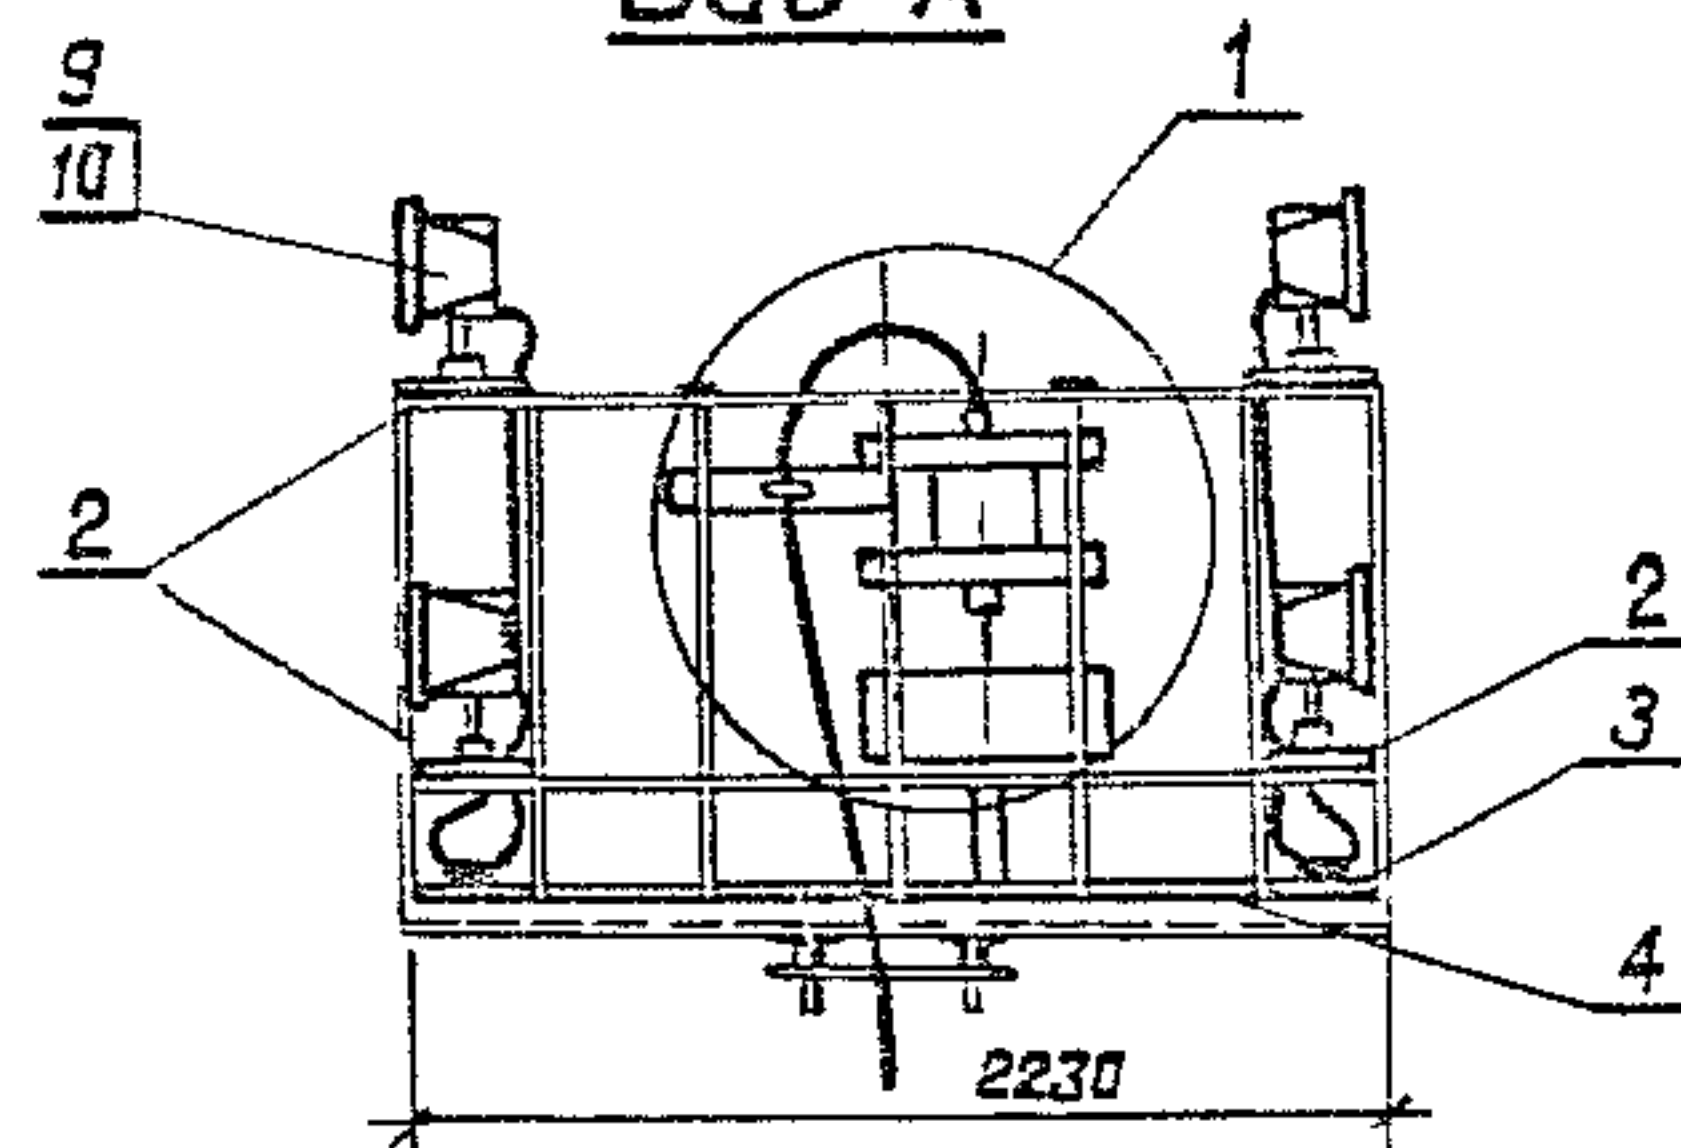

Вид Б

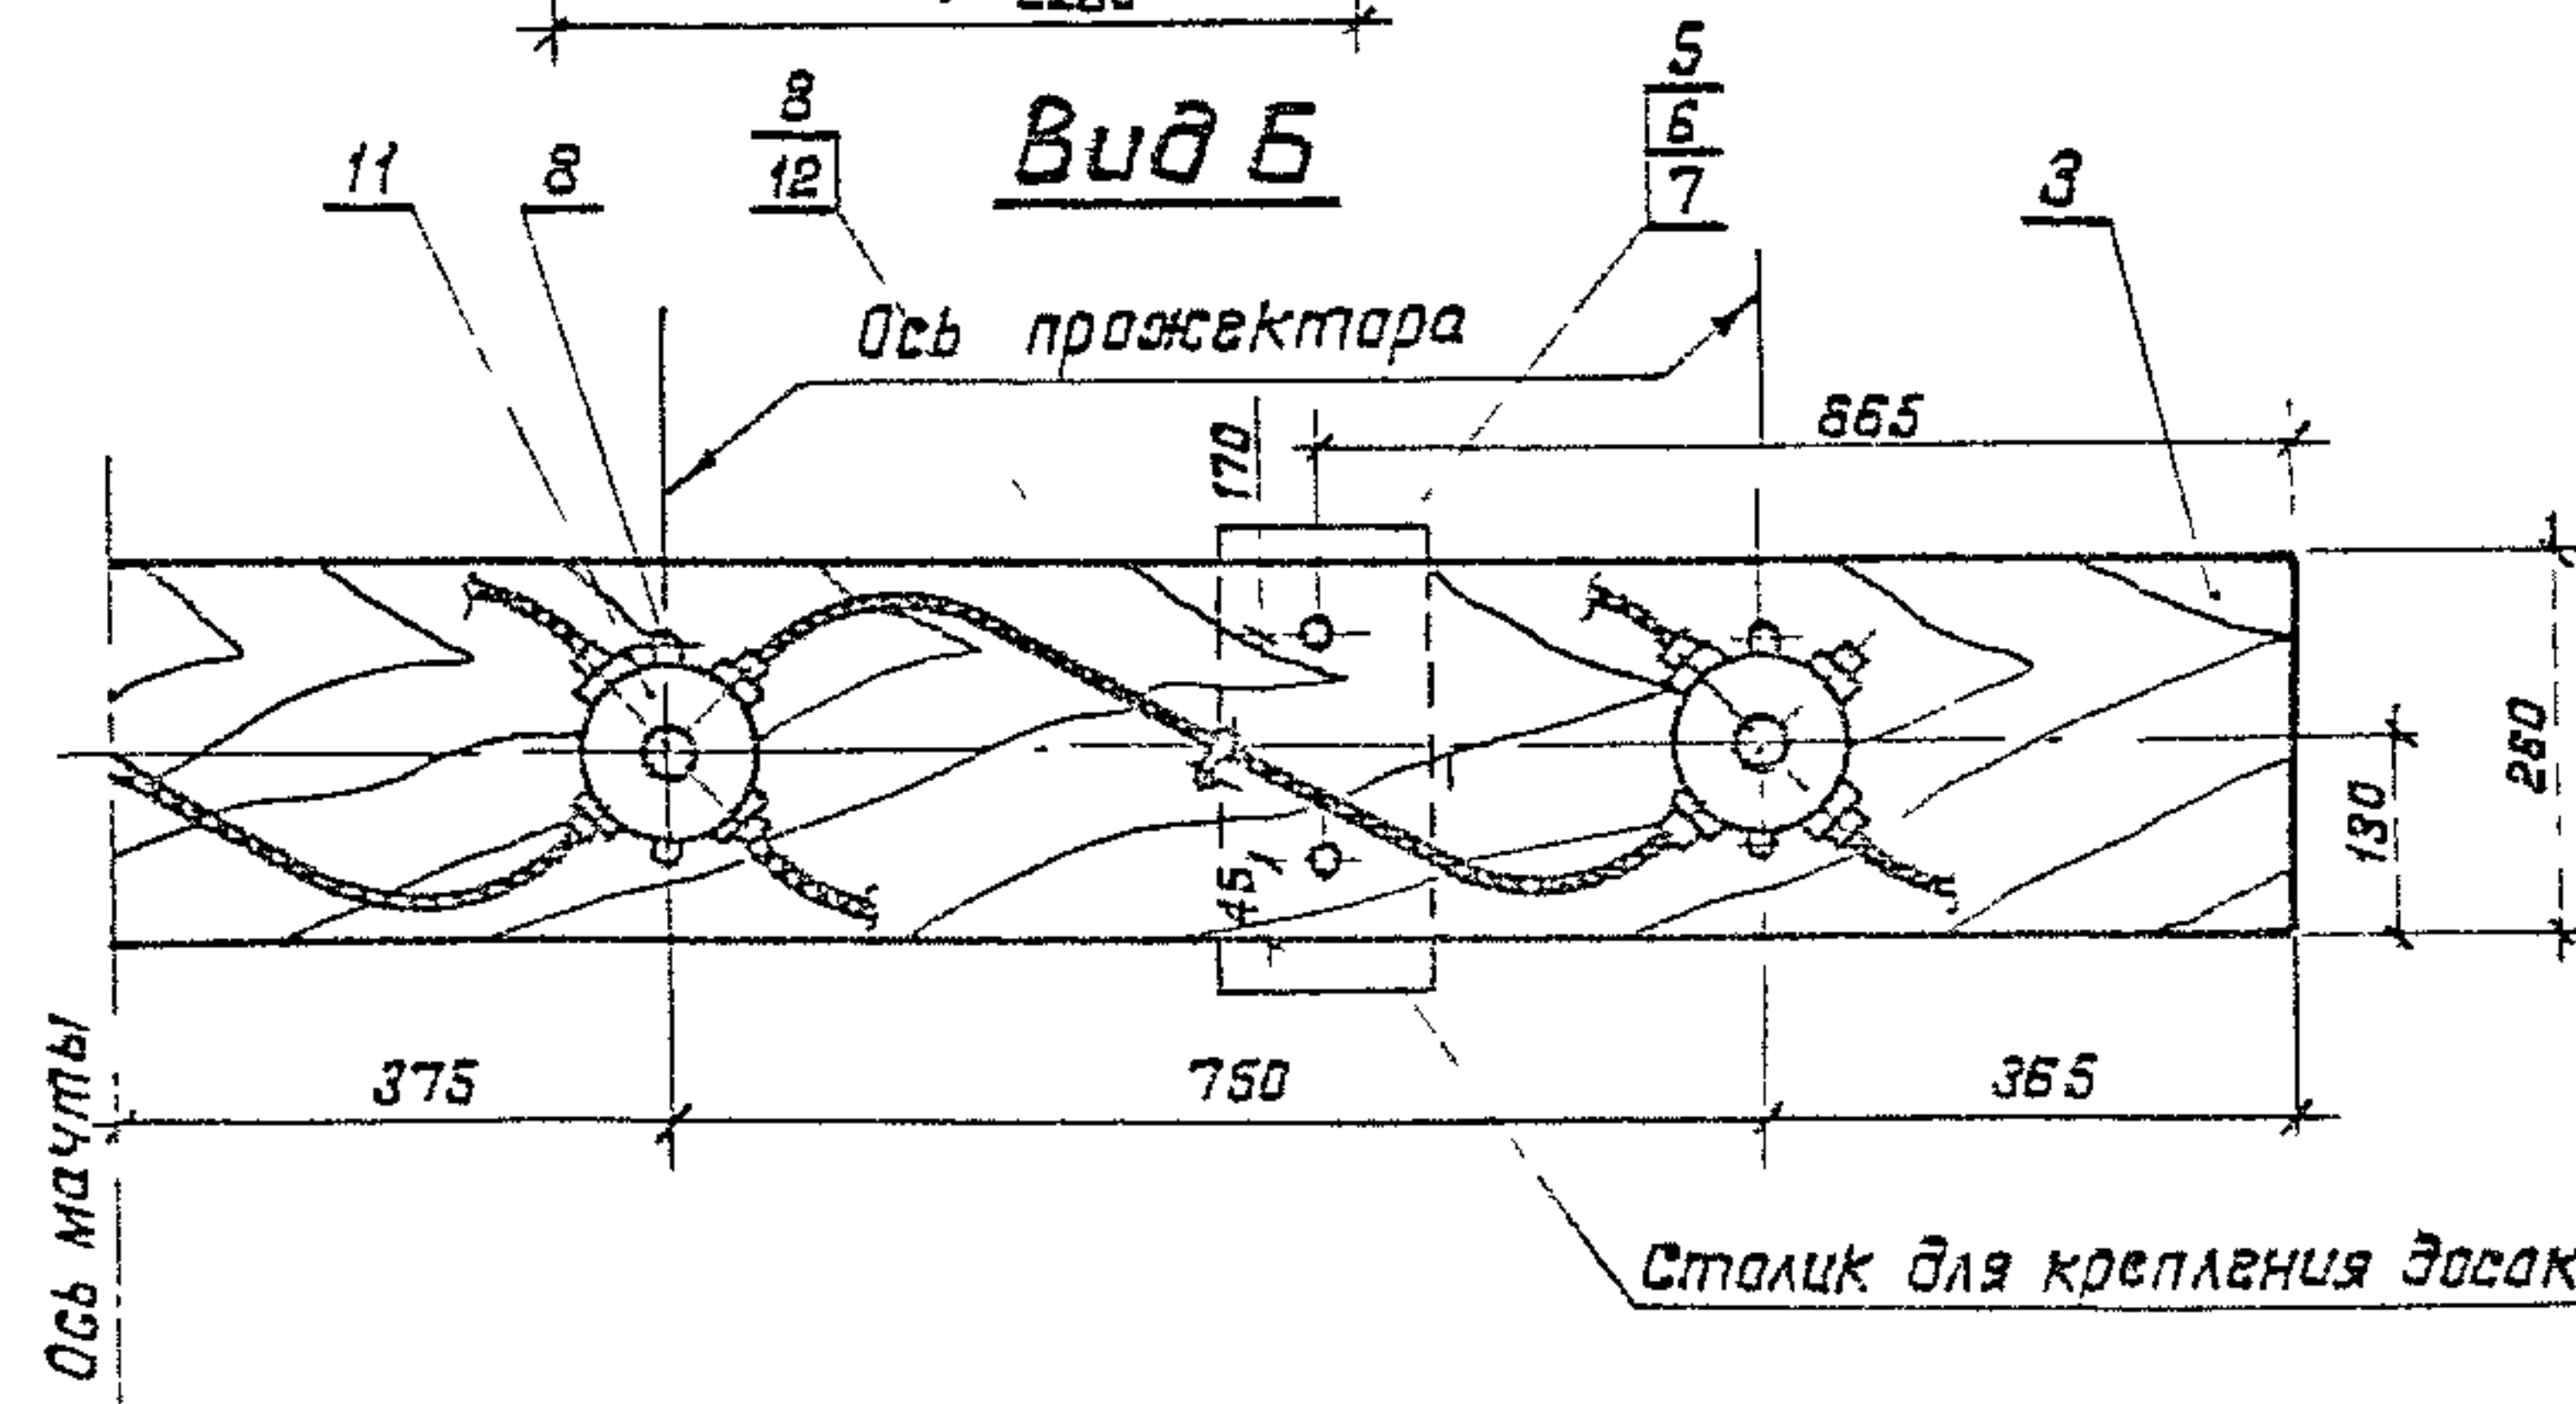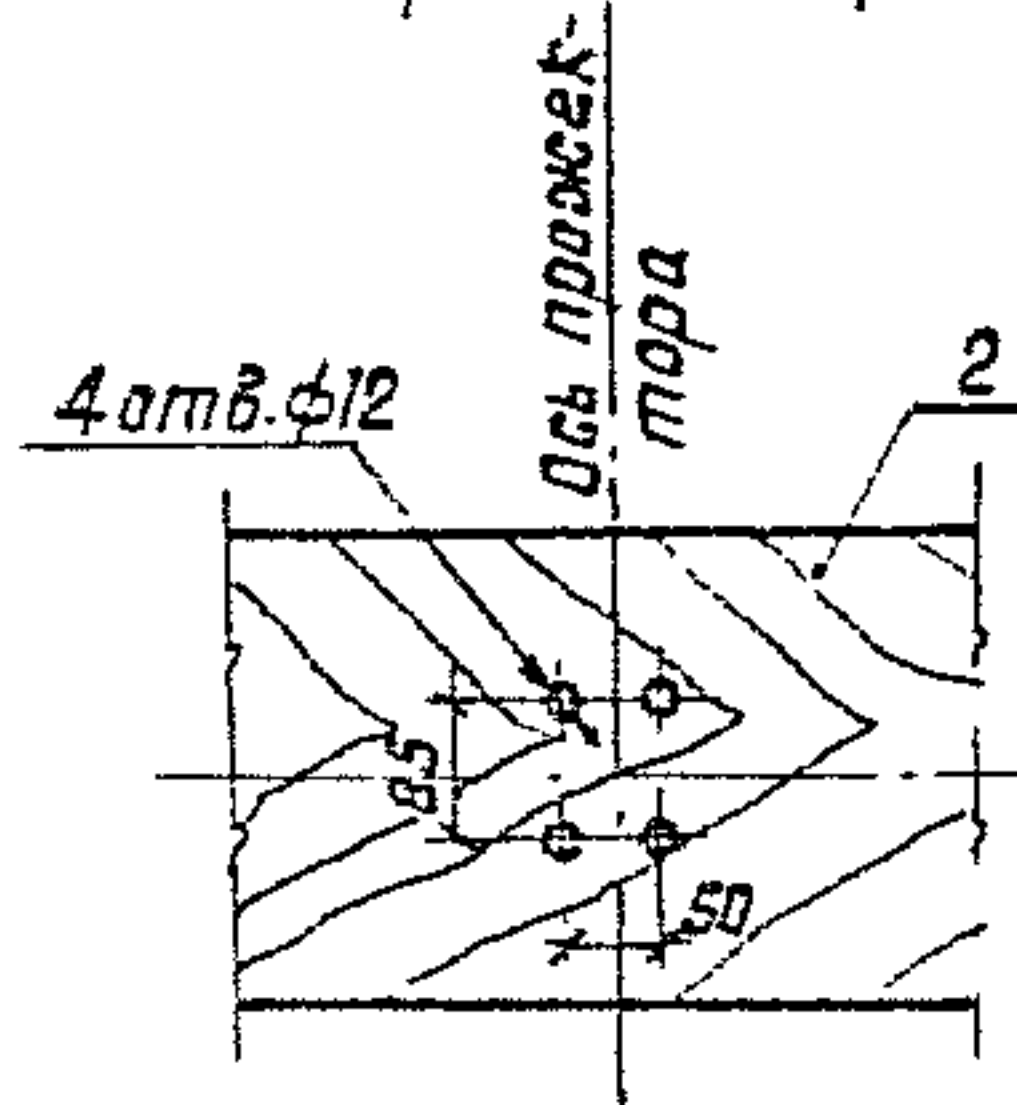

Формат	Зона	Поз.	Обозначение	Наименование	Кол	Примечание
<u>Сборочные единицы</u>						
A3	1		3.501.1-155. 4-16	Узел II	1	
<u>Детали</u>						
A4	2		3.501.1-155. 4-27	Доска Д-1	4	
A4	3		3.501.1-155. 4-29	Доска Д-3	2	
A4	4		3.501.1-155. 4-30	Доска Д-4	1	
<u>Стандартные изделия</u>						
	5			Болт М8х50 ГОСТ 7798-70	108	
	6			Гайка М8 ГОСТ 5915-70*	108	
	7			Шайба 8 ГОСТ 11371-78	152	
	8			Шуруп 1-4х20 2 ГОСТ 1144-80	30	
<u>Прочие изделия</u>						
	9			Пржектор ПКН-1500А-У1	16	3,0 кг
	10			Лампа кварцевая галогенная КГ 220-1500	16	
	11			Коробка У409У1	8	Шд ГЭМ
	12			Скоба СО-16	14	Шд ГМ4

1. Отверстия в досках Д-1 для прохода кабелей к прожекторам сверлятся по месту.
2. Кабели учтены в спецификации на листе 3.501.1-155. 4-31



1330/5 14

3.501.1-155. 4-07			
Электрооборудование прожекторной площадки			
Вариант 3			
Нач. отд.	Иванов	21.11.78	28.01.79
Гл. спец.	Клигман	21.11.78	28.01.79
Н. контр.	Немова	21.11.78	28.01.79
Г. и П.	Иванов	21.11.78	28.01.79
Рук. ар.	Гусева	21.11.78	28.01.79
Вед. инж.	Доберг	21.11.78	28.01.79
Мосгипротранс			


Капирава Л. П. 10.01.79

Формат А3

Шдв и подл. Подпись и дата. Взам инд. и

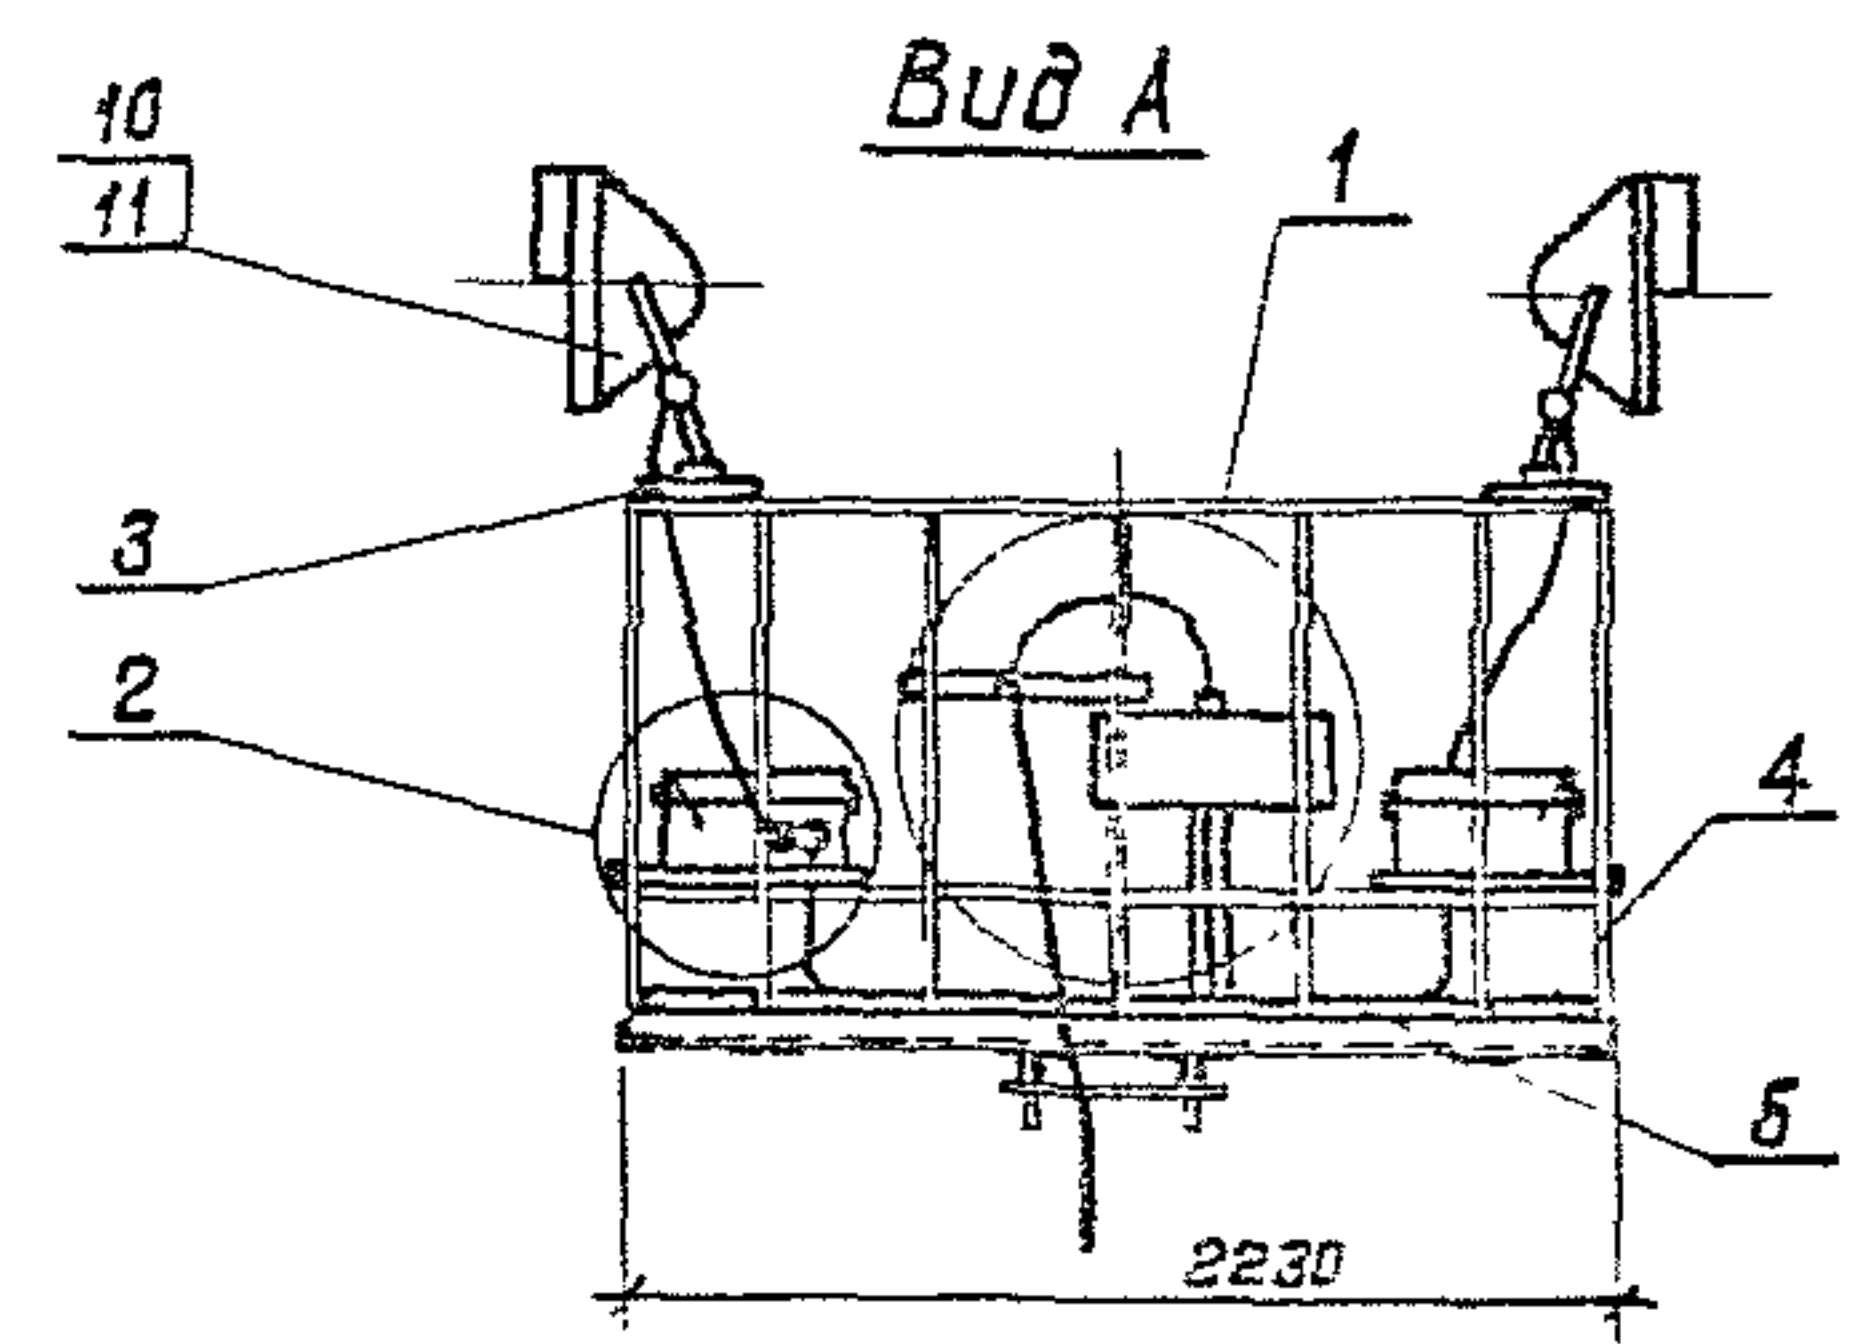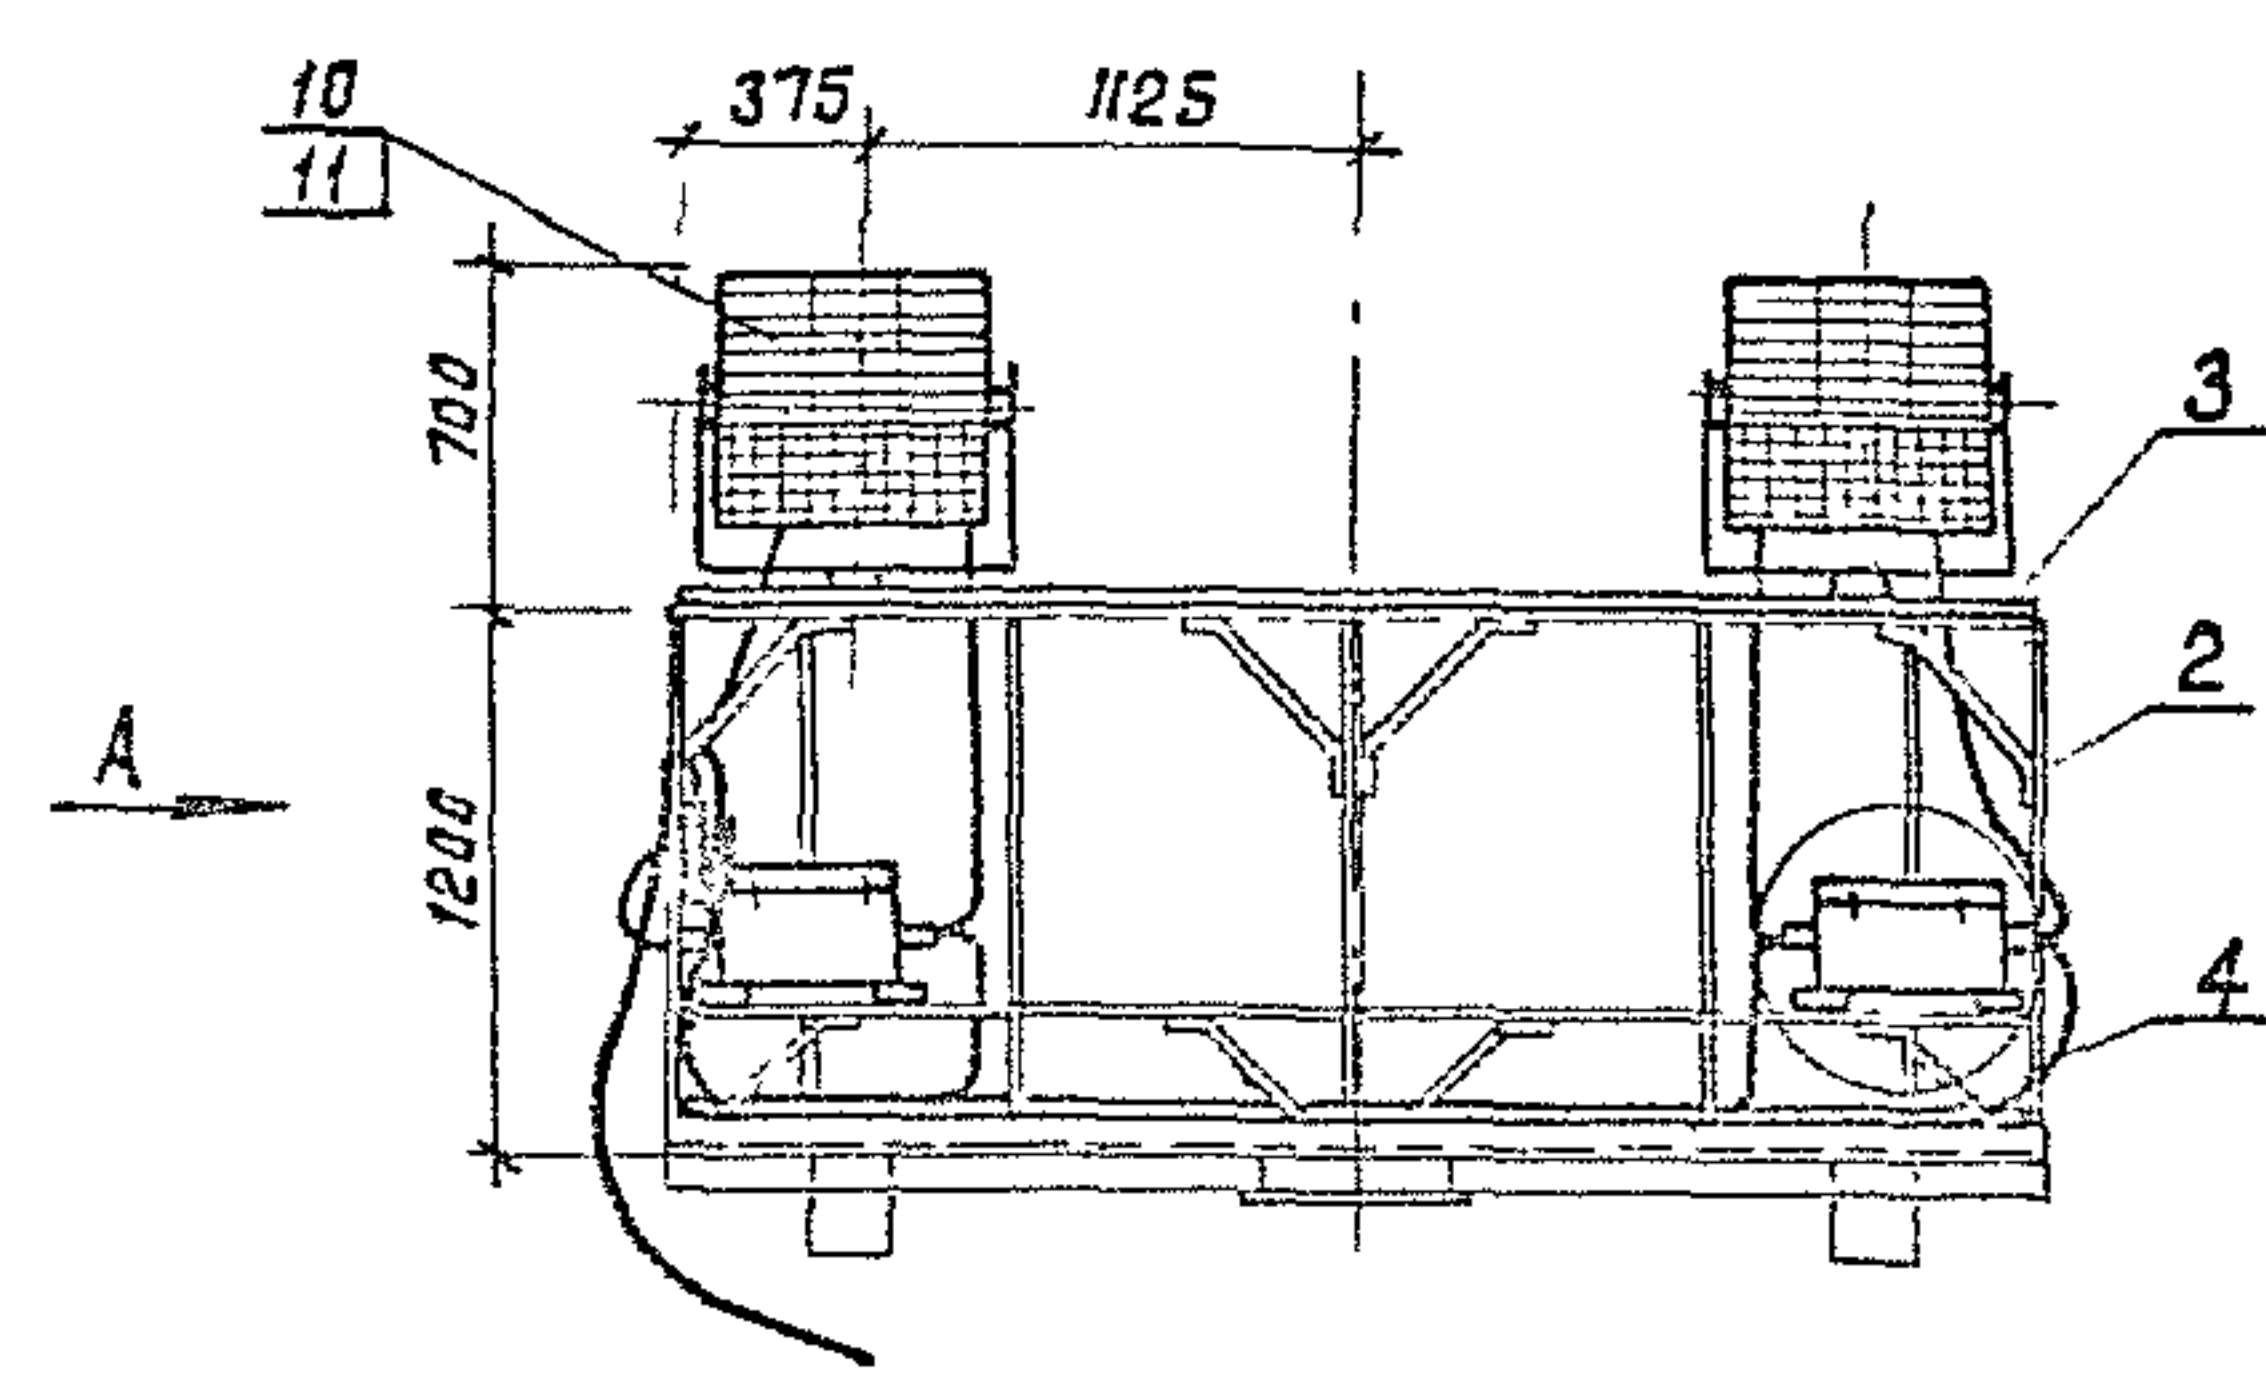

Разметка отверстий под прожектор

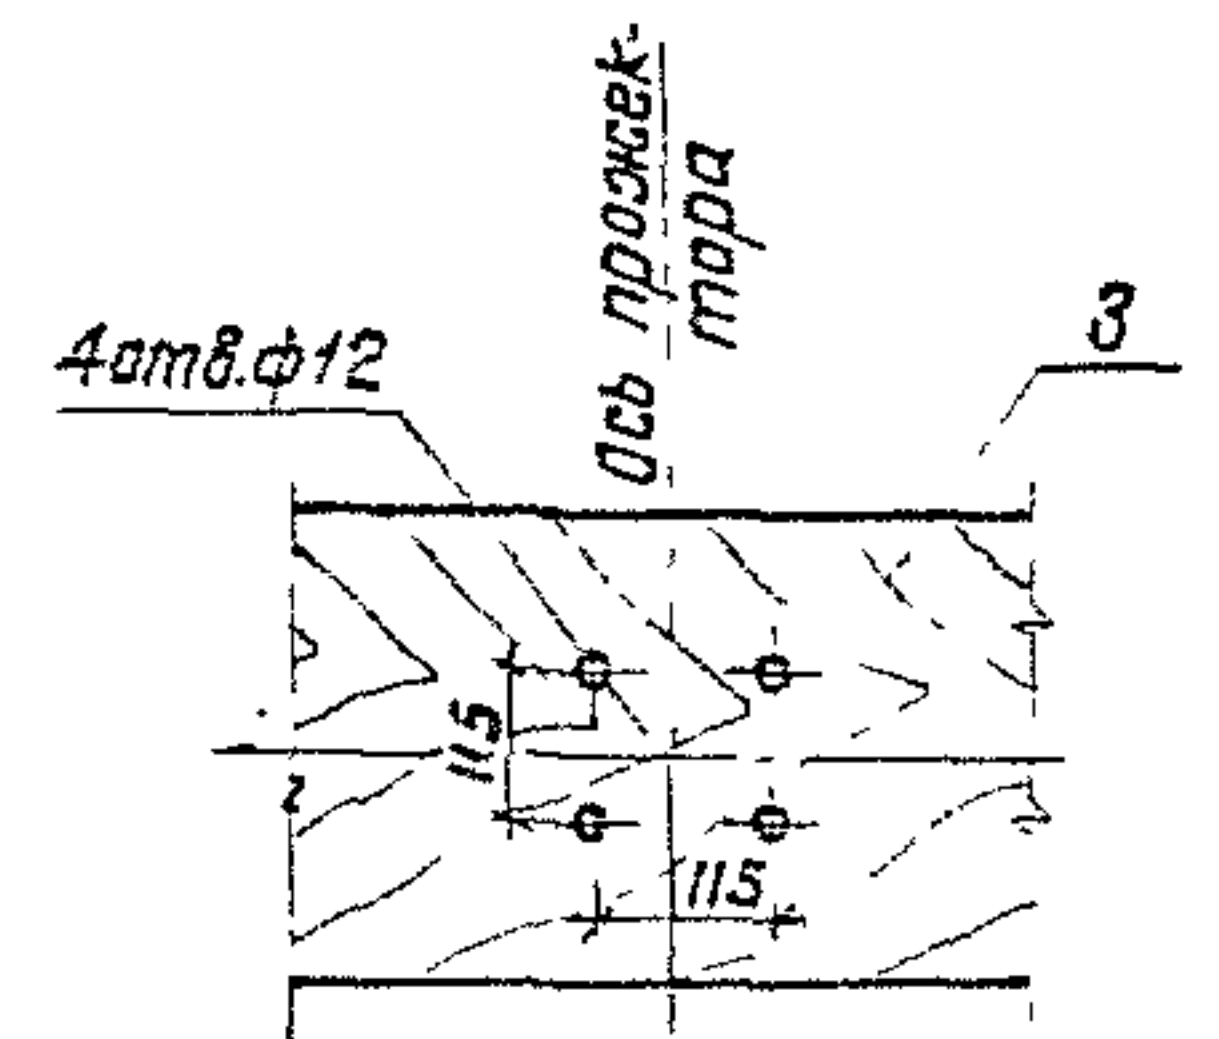

Формат	Зона	Поз.	Обозначение	Наименование	Кол.	Примечание
<u>Сборочные единицы</u>						
A3	1		3.501.1-155. 4-17	Узел III	1	
A3	2		3.501.1-155. 4-18	Узел IV	4	
<u>Детали</u>						
A4	3		3.501.1-155. 4-27	Доска Д-1	2	
A4	4		3.501.1-155. 4-29	Доска Д-3	2	
A4	5		3.501.1-155. 4-30	Доска Д-4	1	
<u>Стандартные изделия</u>						
	6			Болт М8х50 ГОСТ 7798-70	44	
	7			Гайка М8 ГОСТ 5915-70*	44	
	8			Шайба 8 ГОСТ 11371-78	44	
	9			Шуруп 1-4х20 2 ГОСТ 1144-80	24	
<u>Прочие изделия</u>						
	10			Пржектор ПГЦ-М-1000-1КЗУГ	4	20 кг
	11			Лампа металлогалогенная ДРУ-1000-Б	4	
	12			Скоба СО-16	24	Изд. ГМА



- 1. Поз. 9, 12 служат для крепления кабеля на досках Д-3, Д-4.
- 2. Отверстия в досках Д-1 для прохода кабелей к прожекторам сверлятся по месту.
- 3. Кабели учтены в спецификации на листе 3.501.1-155. 4-01.

3.501.1-155. 4-08					
Электрооборудование прожекторной площадки				Стабильность	Масштаб
Вариант 4				Р	1:40
				Лист	Листов 1
				Мосгипротранс	


Нач.пр.	Иванов	20.01.80
Гл.спец.	Климан	17.01.80
Н.контр.	Немова	15.01.80
ГНП	Иванов	14.01.80
Рук.гр.	Гусева	13.01.80
Вед.инж.	Оберг	12.01.80

1330/5 15

Инв. № подл. Подпись и дата Взам инв. №

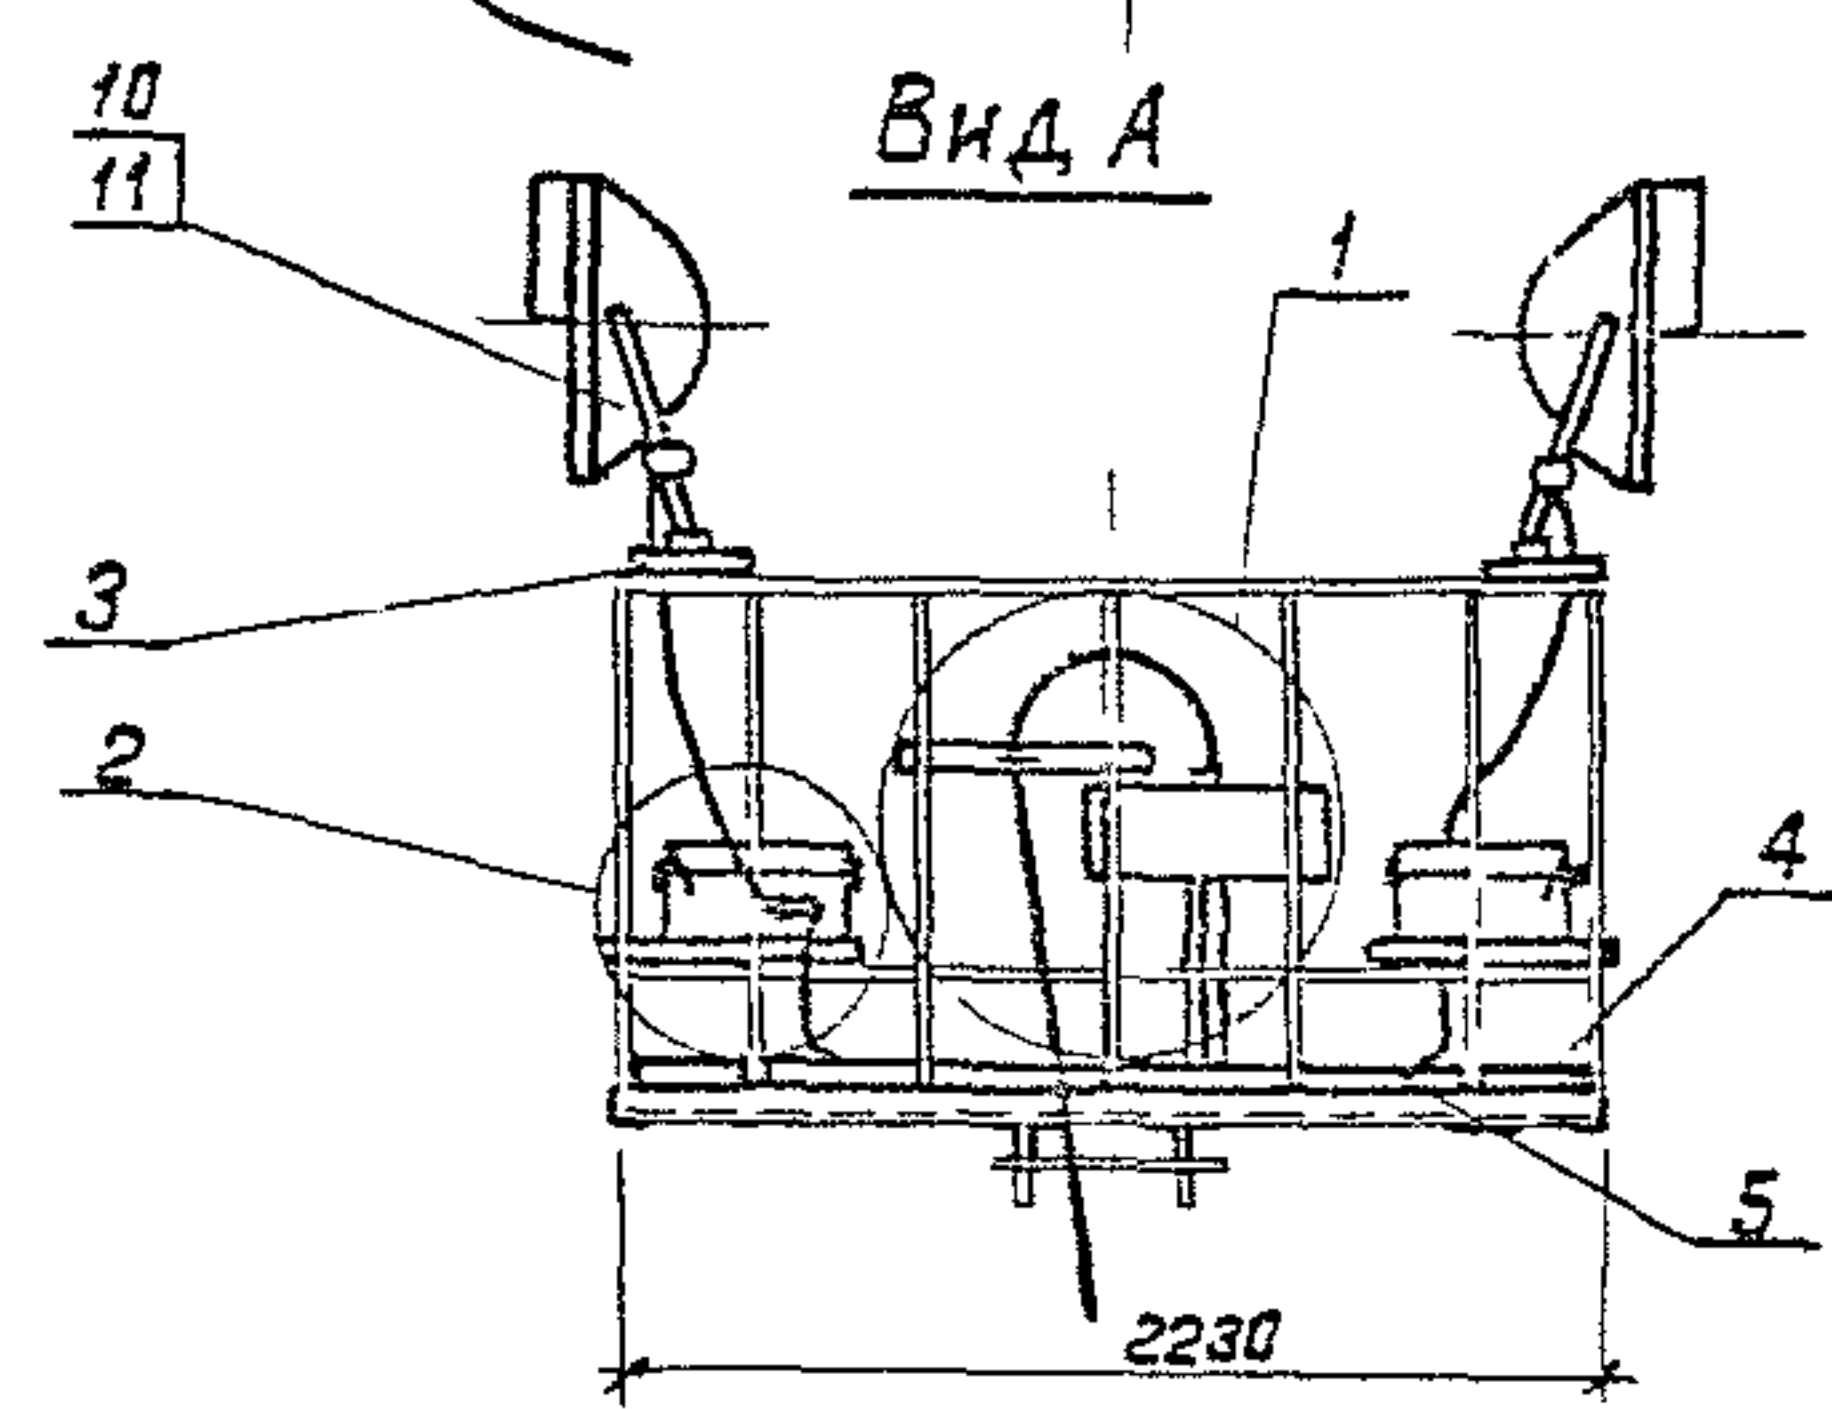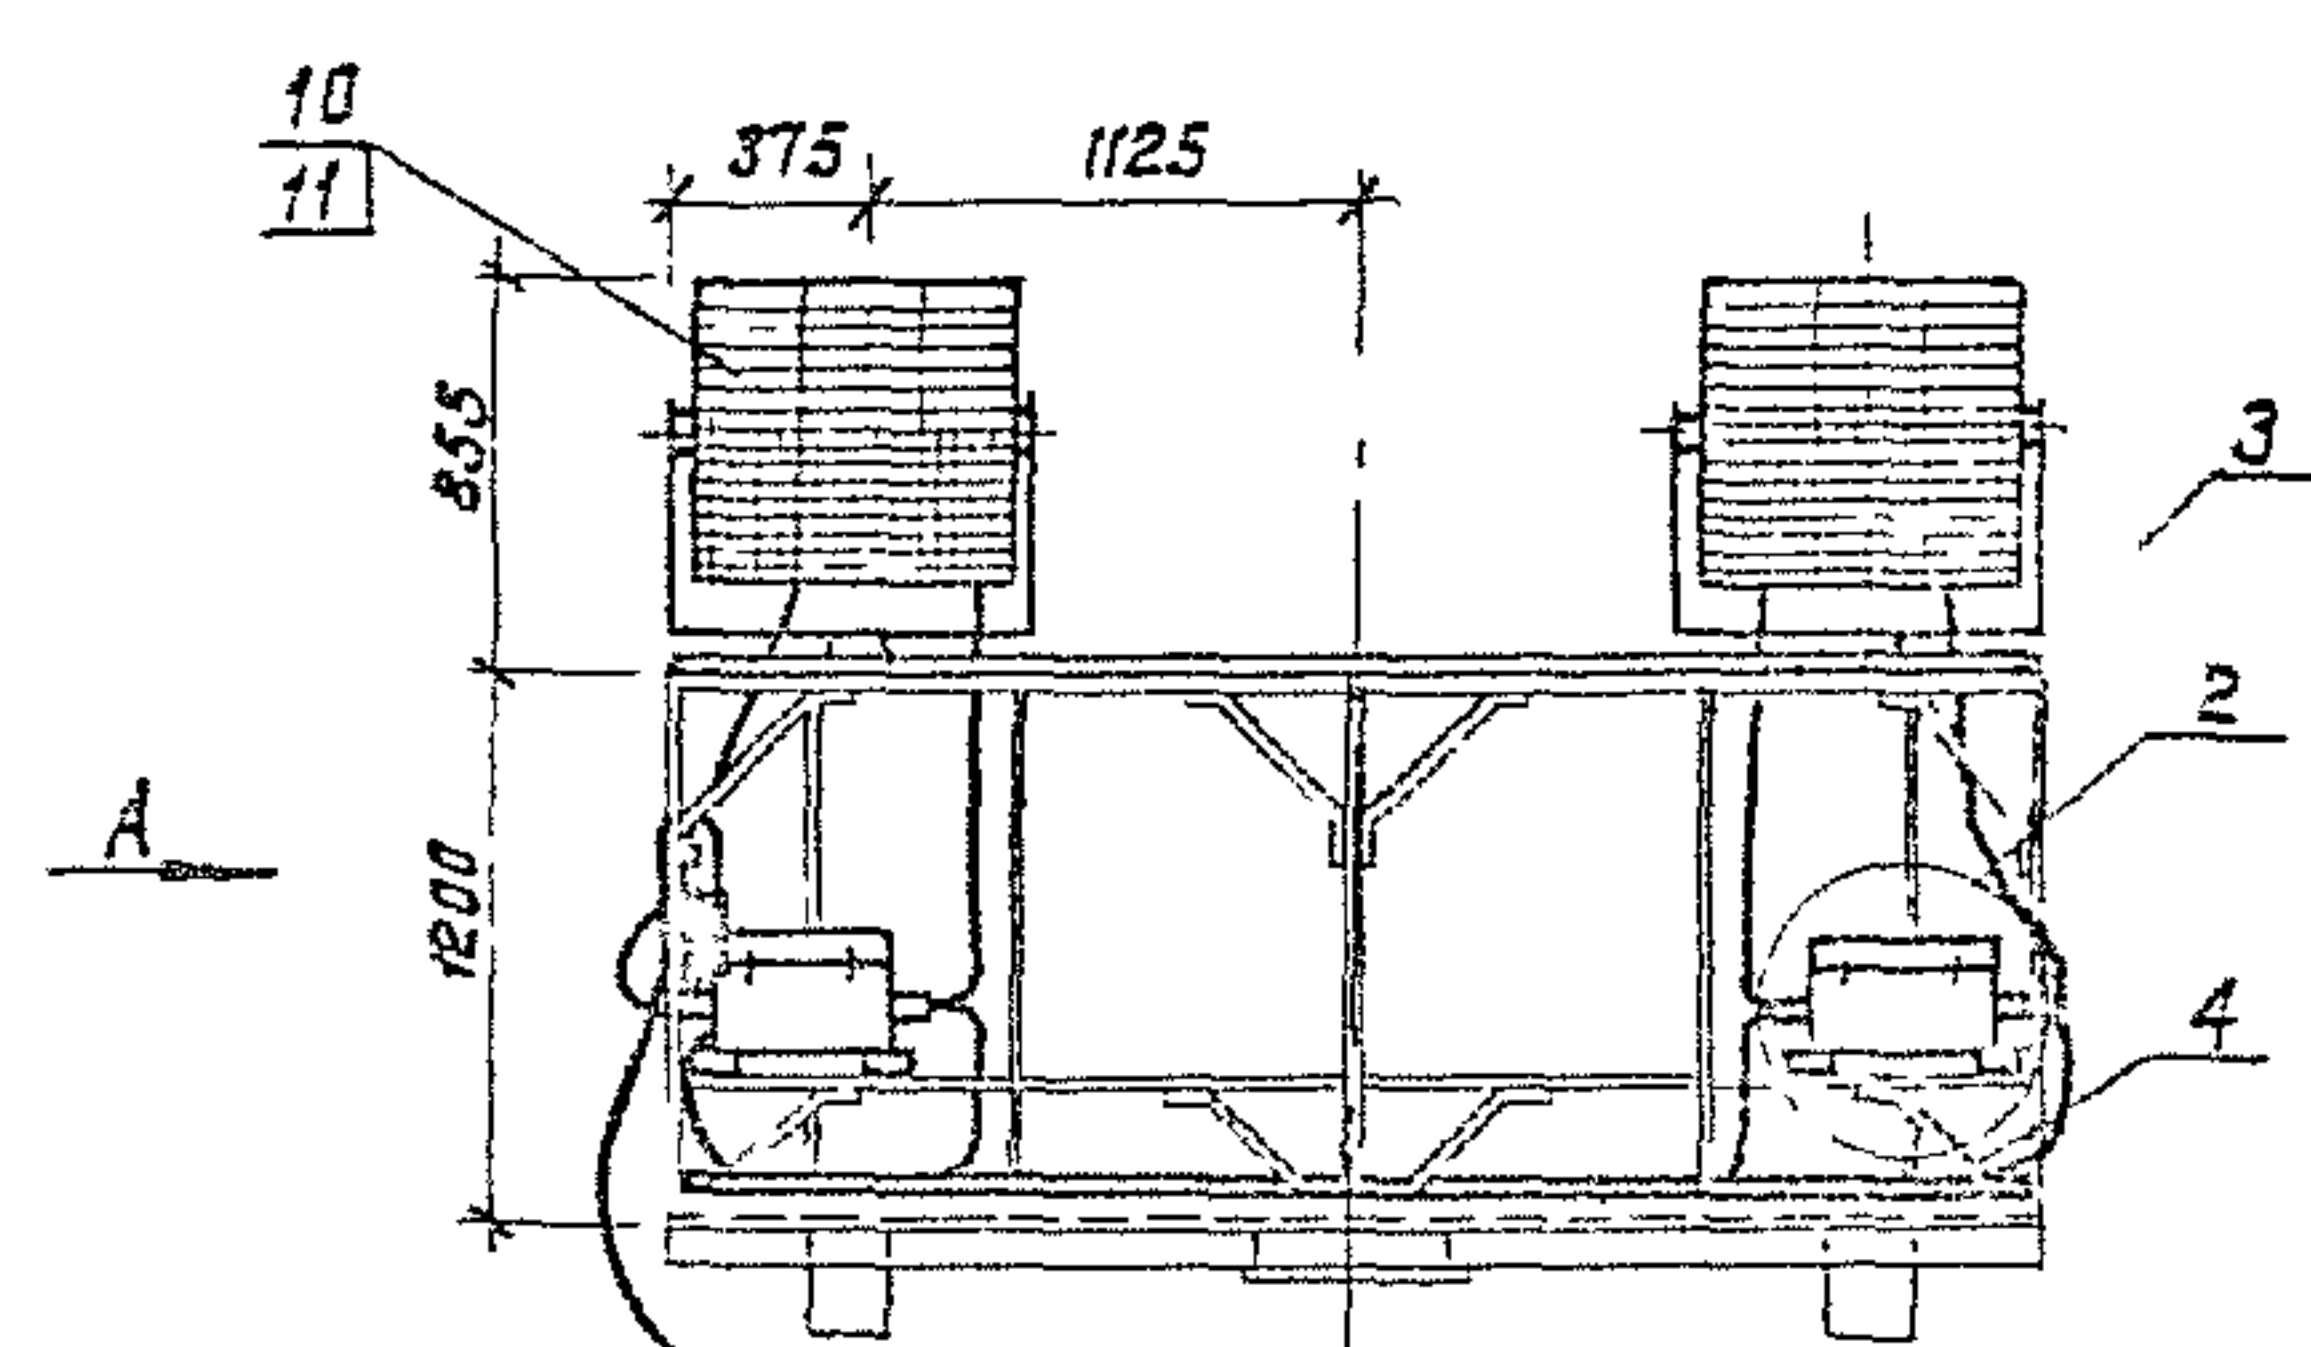

Разметка отверстий под прожектор

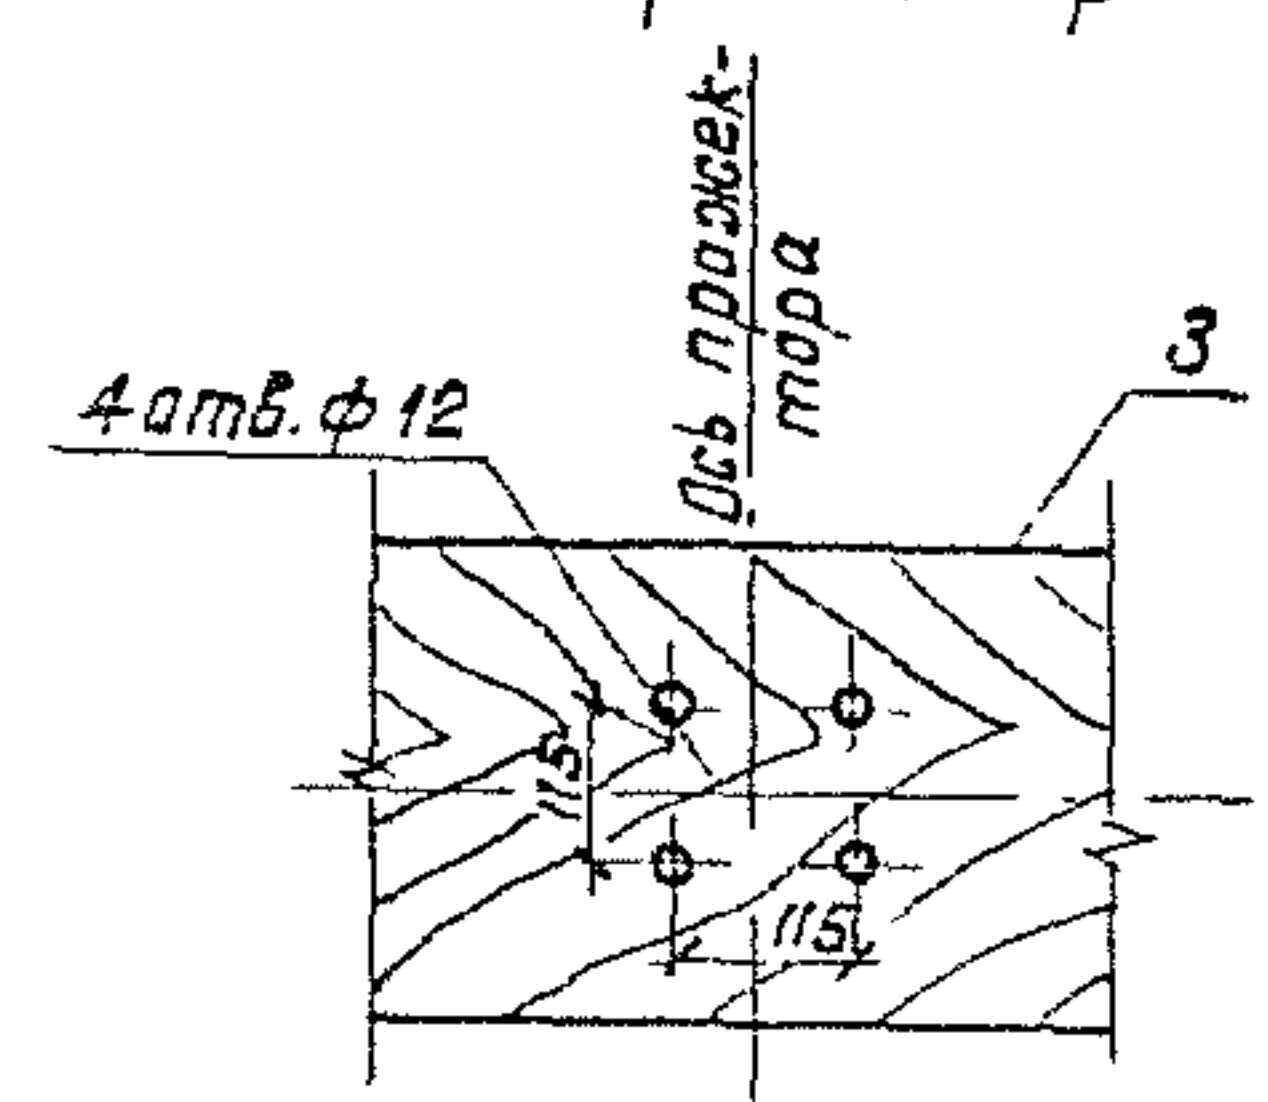

Формат	Зона	Поз.	Обозначение	Наименование	Кол.	Примечание
Сборочные единицы						
A3	1		3 501.1-155. 4-17	Узел III	1	
A3	2		3 501.1-155. 4-18	Узел IV	4	
Детали						
A4	3		3 501.1-155. 4-27	Доска Д-1	2	
A4	4		3 501.1-155. 4-29	Доска Д-3	2	
A4	5		3 501.1-155. 4-30	Доска Д-4	1	
Стандартные изделия						
	6			Болт М8х50 ГОСТ 7798-70	44	
	7			Гайка М8 ГОСТ 5915-70*	44	
	8			Шайба 8 ГОСТ 11371-78	44	
	9			Шуруп 1-4х20,2 ГОСТ 1144-80	24	
Прочие изделия						
	10			Пржектор ПГЦ-М-2000 -		
				-1КЗ-У1 (ПГЦ-М-3500-1КЗ-У1)	4	32 кг
	11			Лампа металлогалогенная		
				ДРИ-2000-6 (ДРИ-3500-6)	4	
	12			Скоба СО-15	24	Изв ГМА

- 1. Поз 9,12 служат для крепления кабеля на досках Д-3,Д-4
- 2. Отверстия в досках Д-1 для прохода кабелей к прожекторам сверлятся по месту
- 3. Кабели учтены в спецификации на листе 3 501.1-155. 4-01

3. 501.1-155. 4-09					
Электрооборудование прожекторной площадки				Стандарт	Масса
Варианты 5,5				Р	1:40
Нач.отд	Иванов	В.И.	28.12.77	Лист 1 из 1	
Гл. спец	Климан	А.И.	11.1.78		
Н.контр.	Немова	Н.С.	25.2.78	Лист 1 из 1	
Г.И.П.	Иванов	В.И.	28.12.77		
Рук.гр	Гусева	С.В.	21.3.78	Масштаб	
Вед.инж	Оберг	В.В.	28.12.77		


1330/5 16

Копировал: А.Иванов


Формат А3

Иванов В.И. 28.12.77
Климан А.И. 11.1.78
Немова Н.С. 25.2.78
Иванов В.И. 28.12.77
Гусева С.В. 21.3.78
Оберг В.В. 28.12.77

Bud A

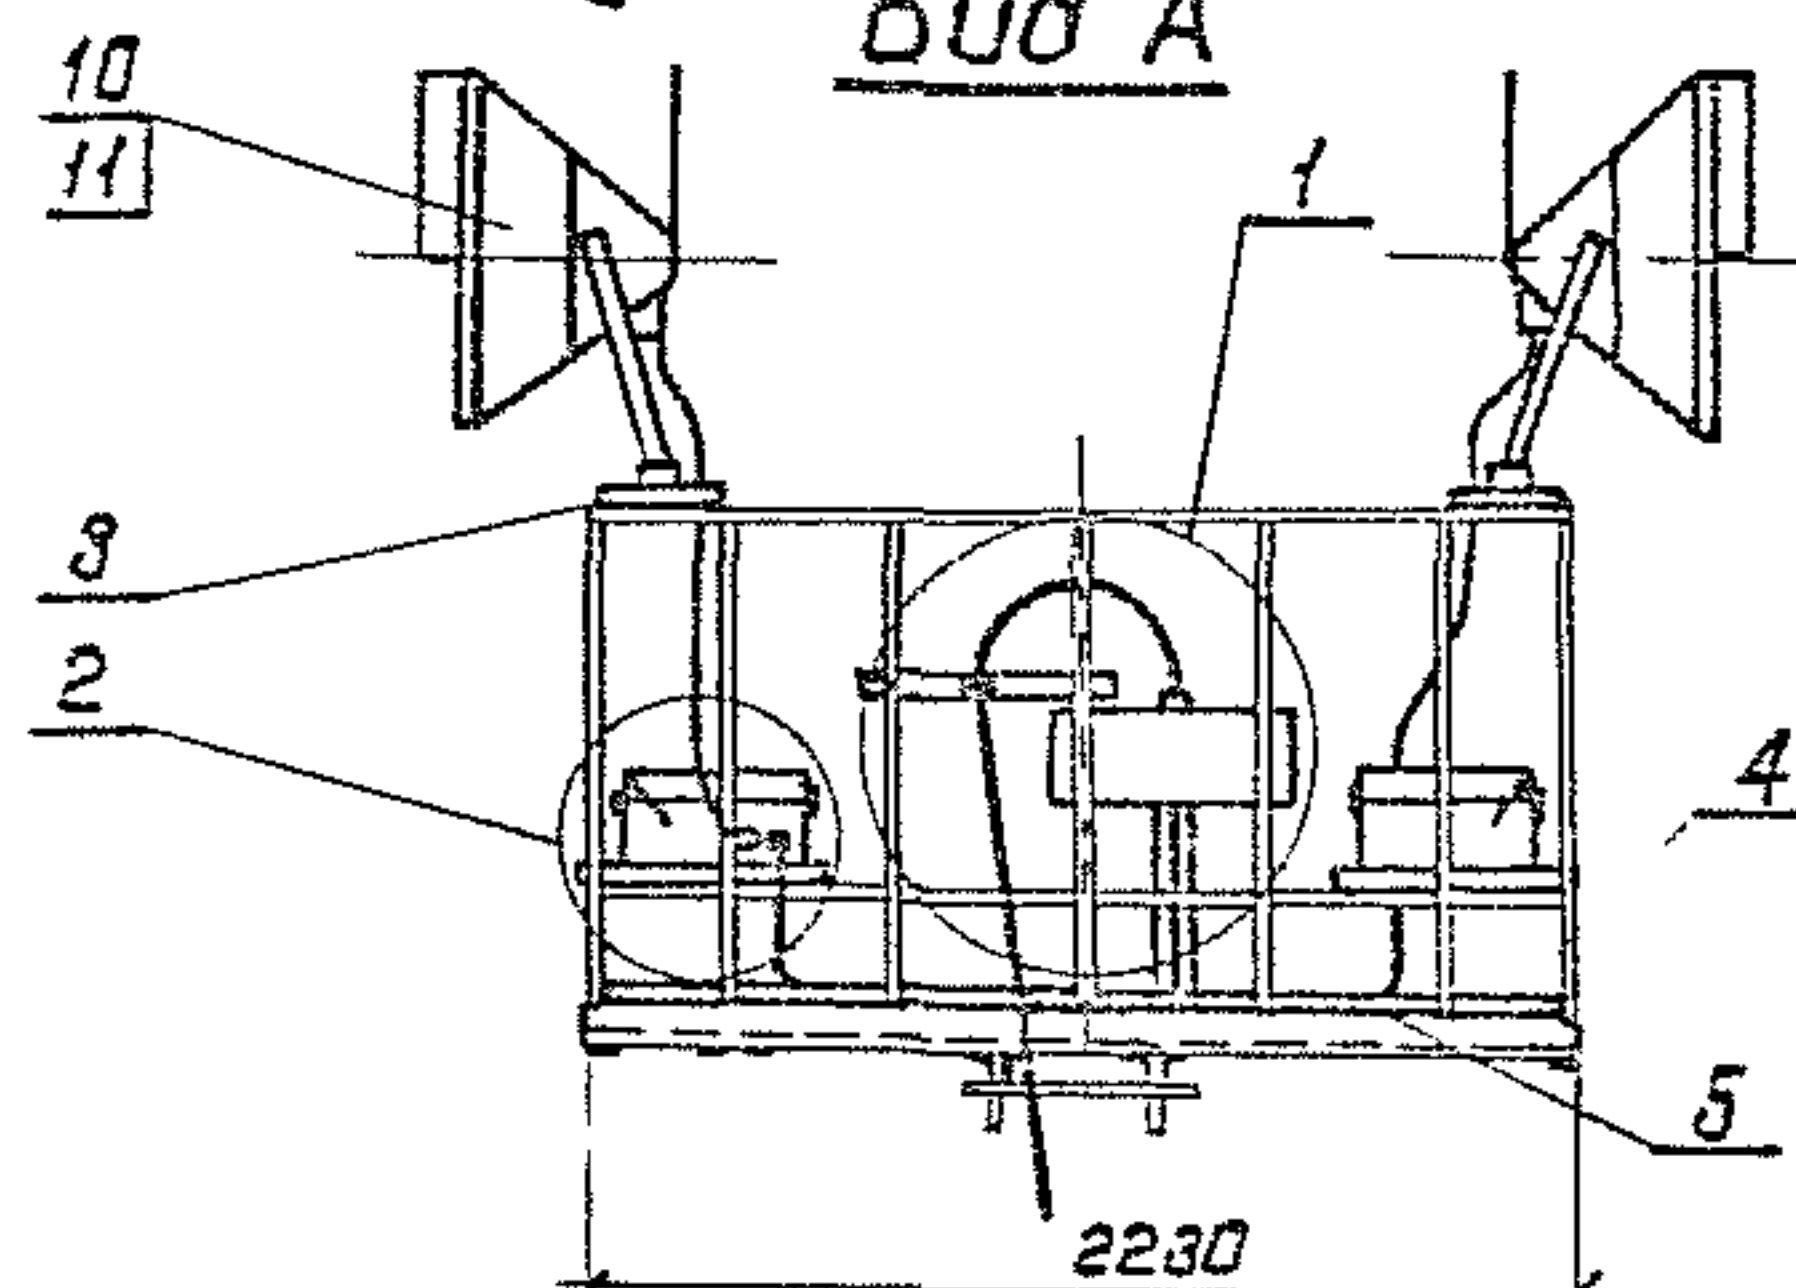

Разметка отверстий под проектор

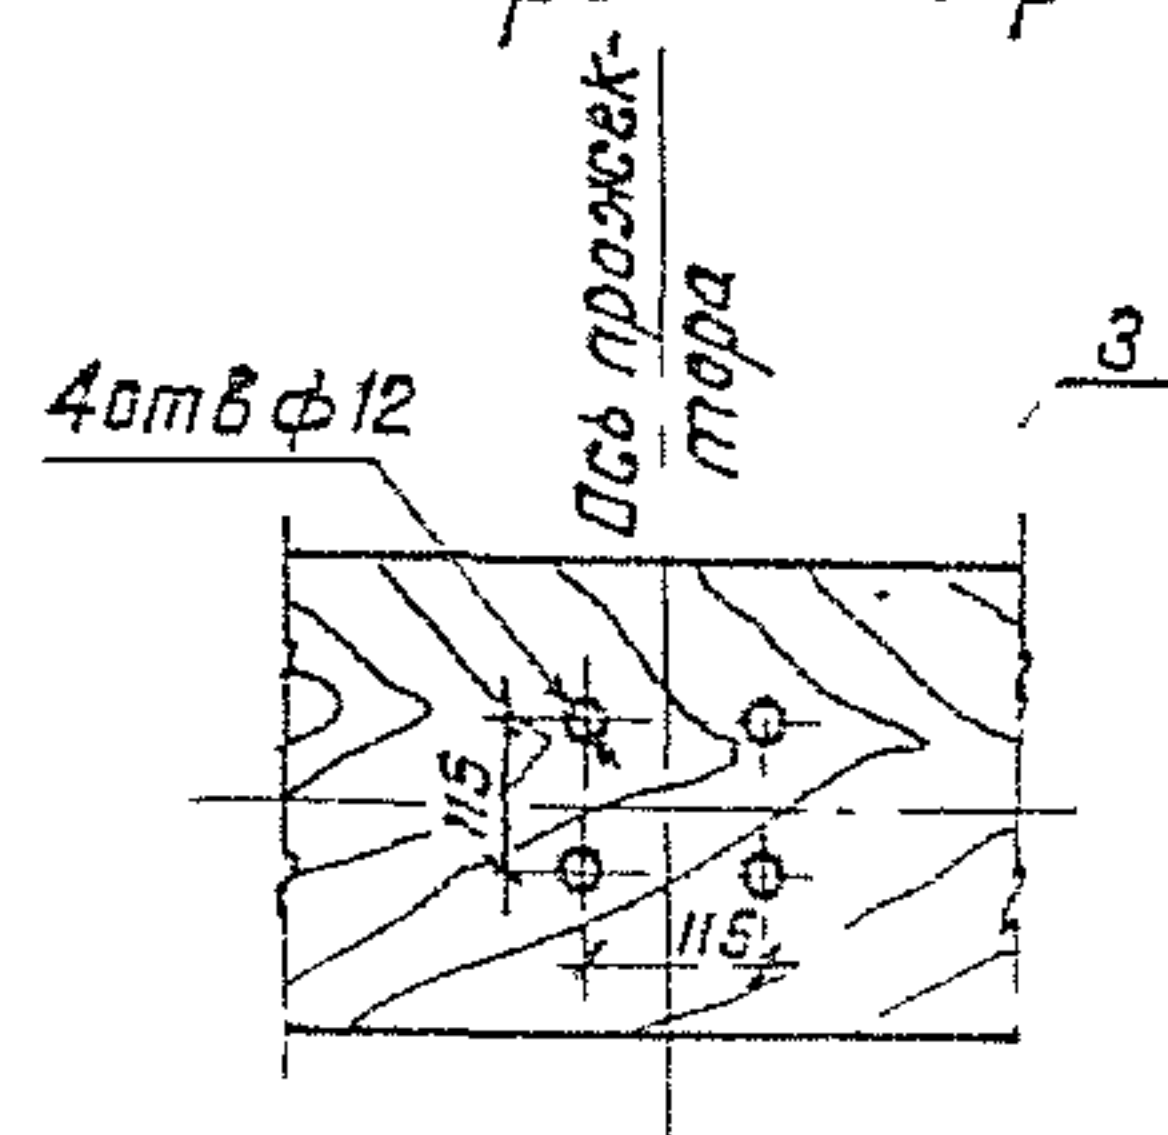

Формат	Зона	Поз.	Обозначение	Наименование	Кол.	Примечание
				<u>Сборочные единицы</u>		
A3		1	3 501.1-155. 4-17	Узел III	1	
A3		2	3 501.1-155. 4-18	Узел IV	4	
				<u>Детали</u>		
A4		3	3 501.1-155. 4-27	Доска Д-1	2	
A4		4	3 501.1-155. 4-28	Доска Д-3	2	
A4		5	3 501.1-155. 4-30	Доска Д-4	1	
				<u>Стандартные изделия</u>		
		6		Болт М8х50 ГОСТ 7798-70	44	
		7		Гайка М8 ГОСТ 5915-70*	44	
		8		Шайба 8 ГОСТ 11371-78	44	
		9		Шуруп 1-4х25,2 ГОСТ 1144-80	24	
				<u>Прочие изделия</u>		
		10		Проектор ТПМ-1000-КЗ-У1	4	30 кг
		11		Лампа металлогалогенная ДРЦ-1000-6	4	
		12		Скоба СО-16	24	Изд. ГМЛ

1. Лаз 9/12 служит для крепления кабеля на досках Д-3, Д-4
2. Отверстия в досках Д-1 для прохода кабелей к прожекторам сверлятся по месту
3. Кабели учтены в спецификации на листе 3 501'-1-155. 4-01

				3.501.1-155. 4-10		
				Электроборудование		
				прожекторной площадки		
				Вариант 7		
Нач.отд	Иванов	5/11/88	3.501.1-155. 4-10	Стадия	Масштаб	Масштаб
Гл.спец	Кругман	12.1.88		Р		1:40 1:10
Инж.отд	Немцова	12.1.88		Лист	Листов 1	
Г.И.П.	Иванов	12.1.88		Мосгипротранс		
Руч.гр	Гусева	12.1.88				
Вед.уч.	Добров	12.1.88				


Копировал. Н. Пониз

Формат А3


ШНБ № подл	Подпись и дата	Взаминдн
------------	----------------	----------

1330/5


17

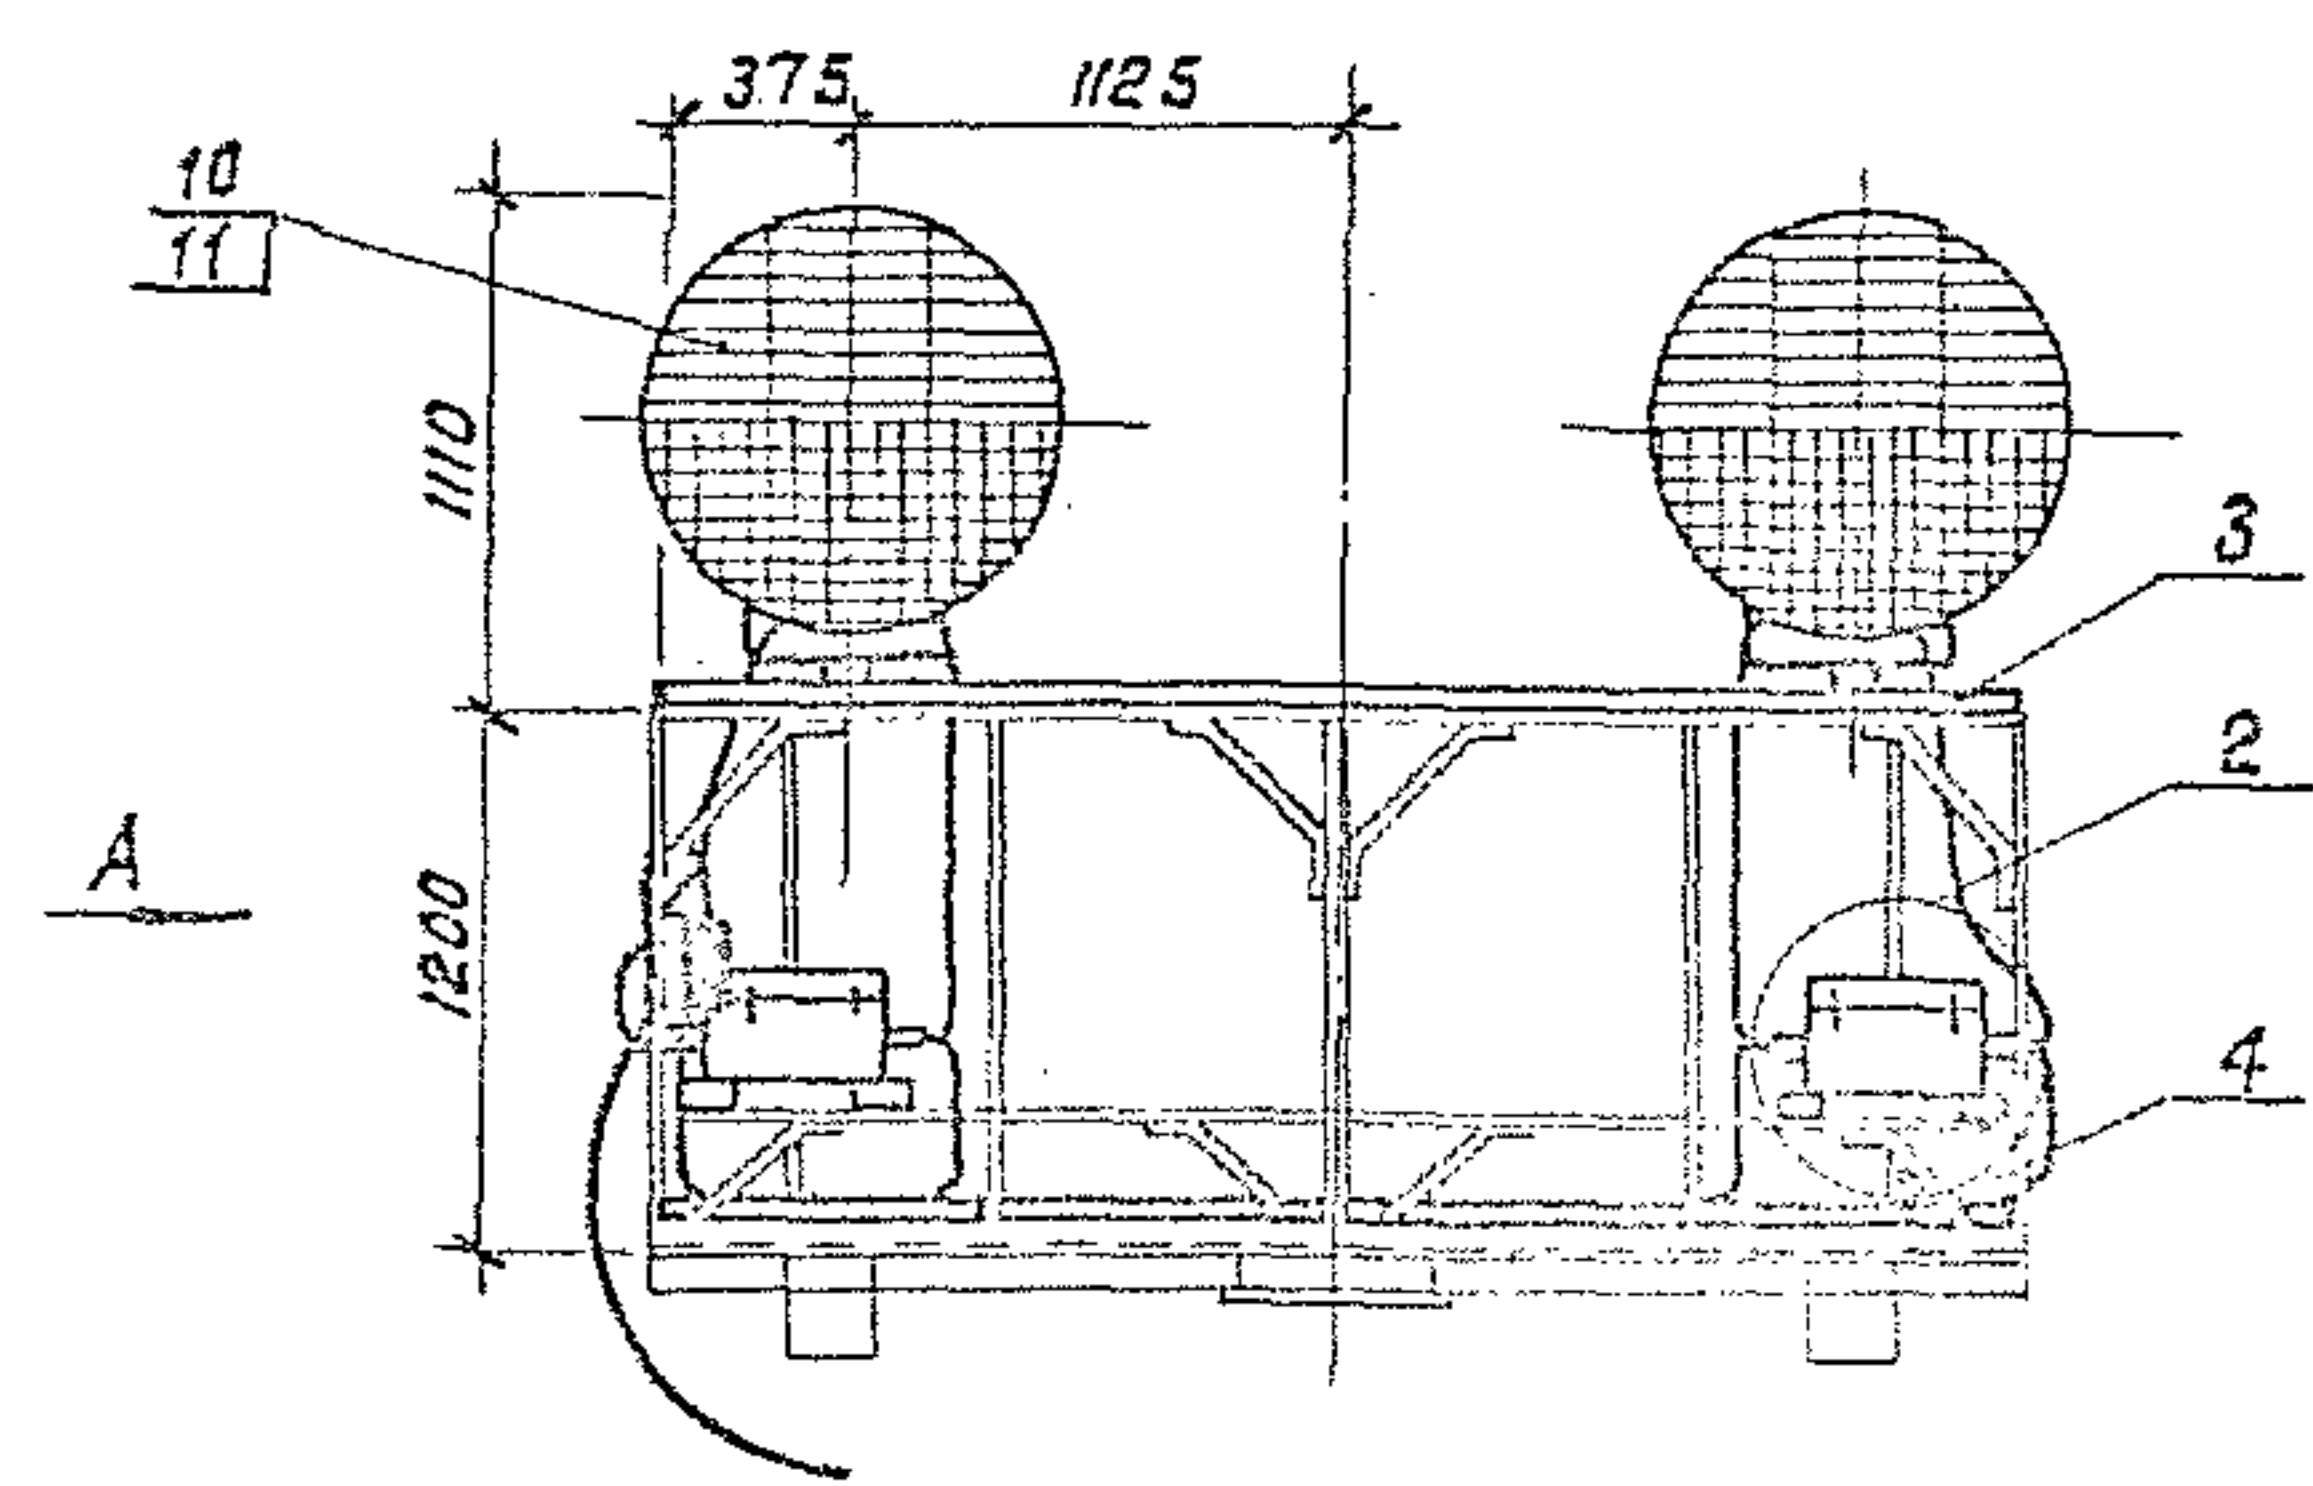

Вид А

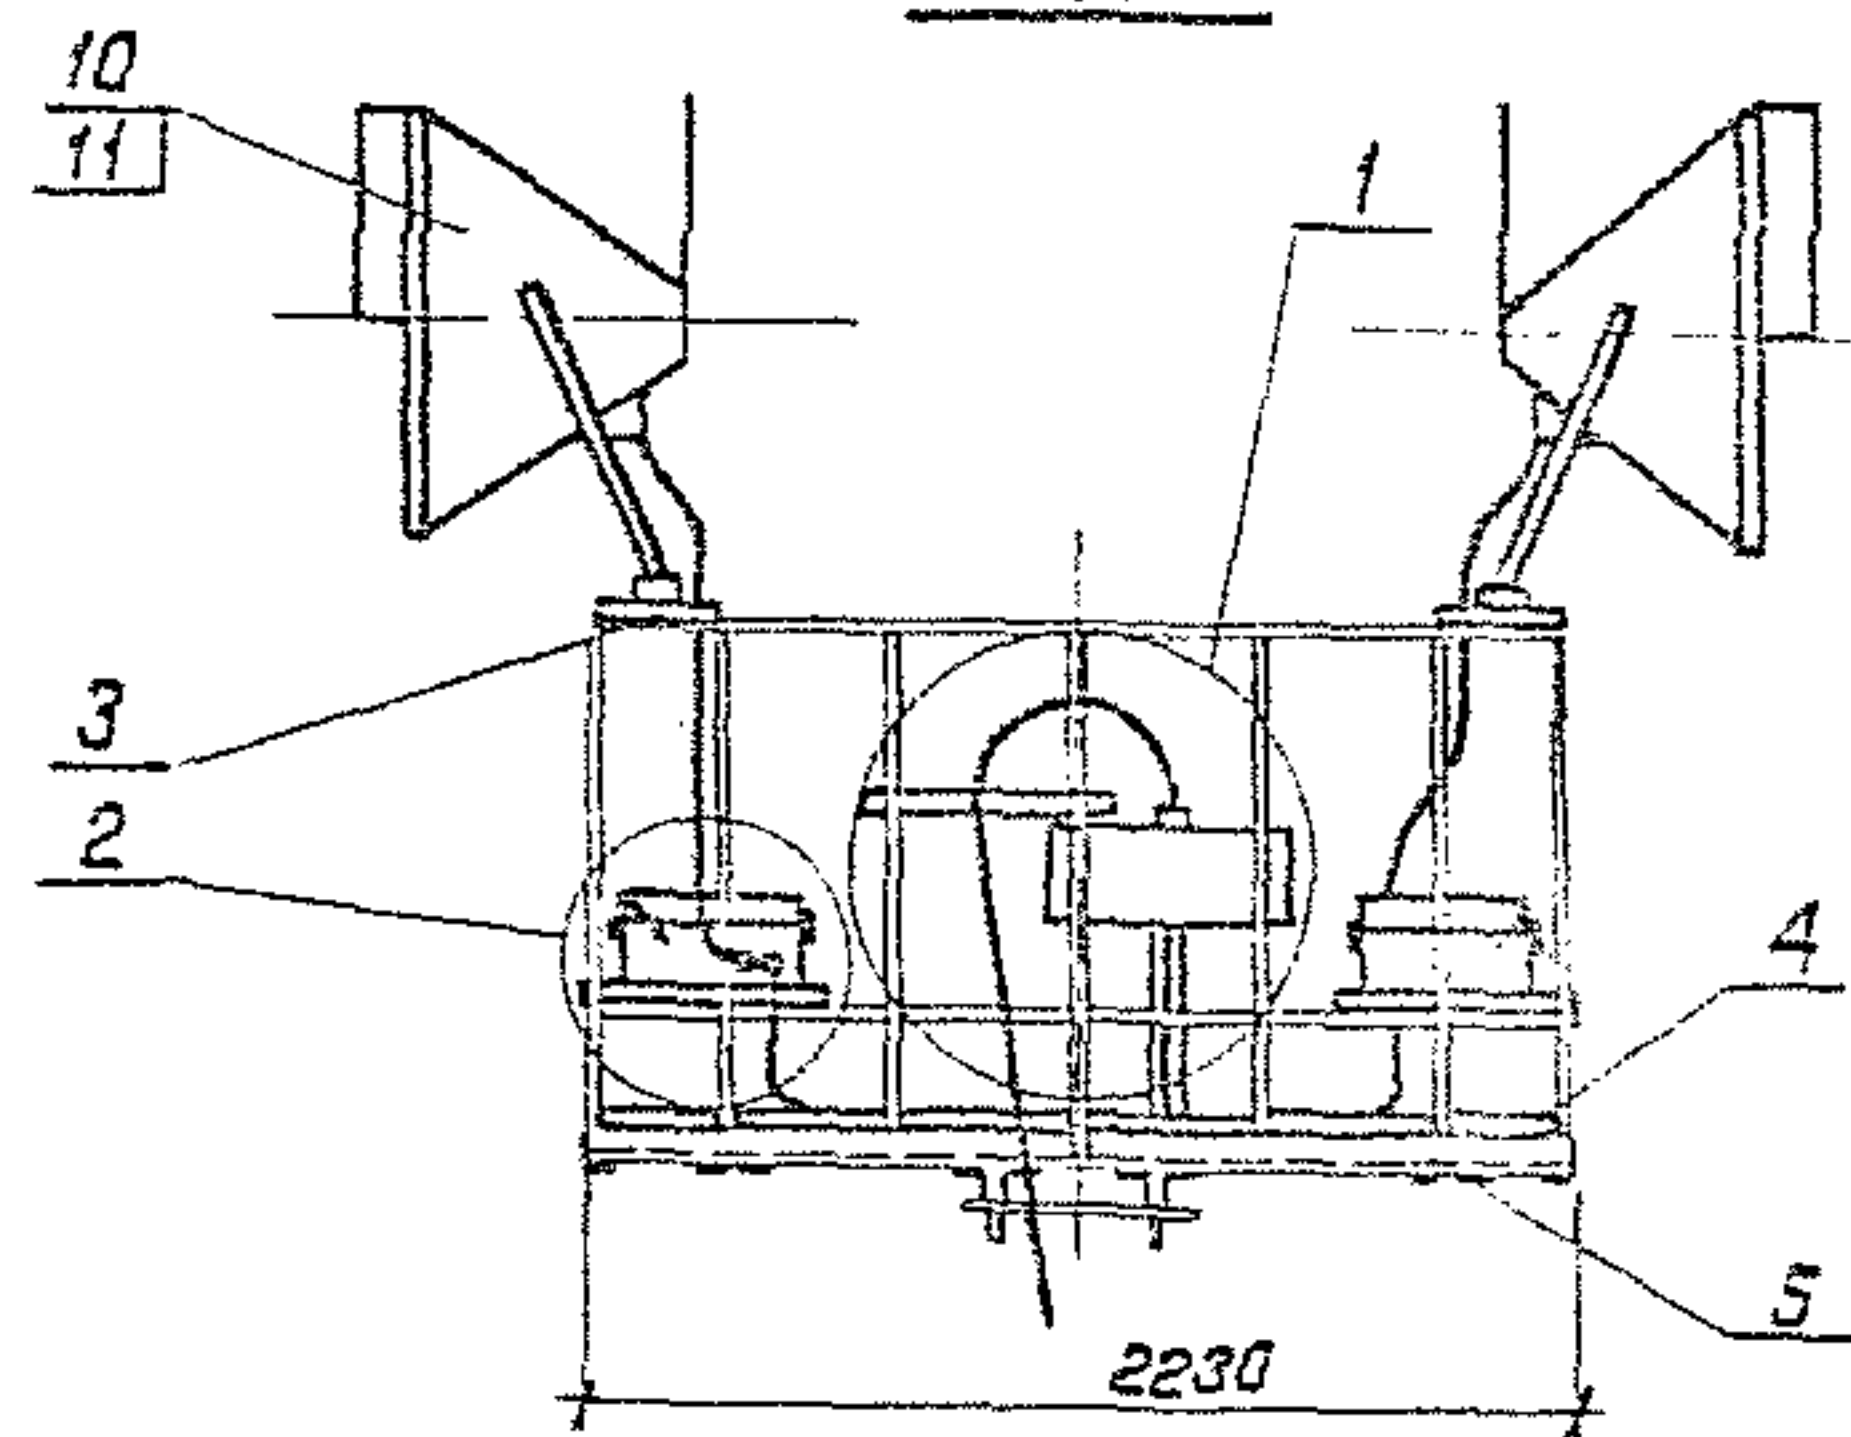

Разметка отверстий под прожектор

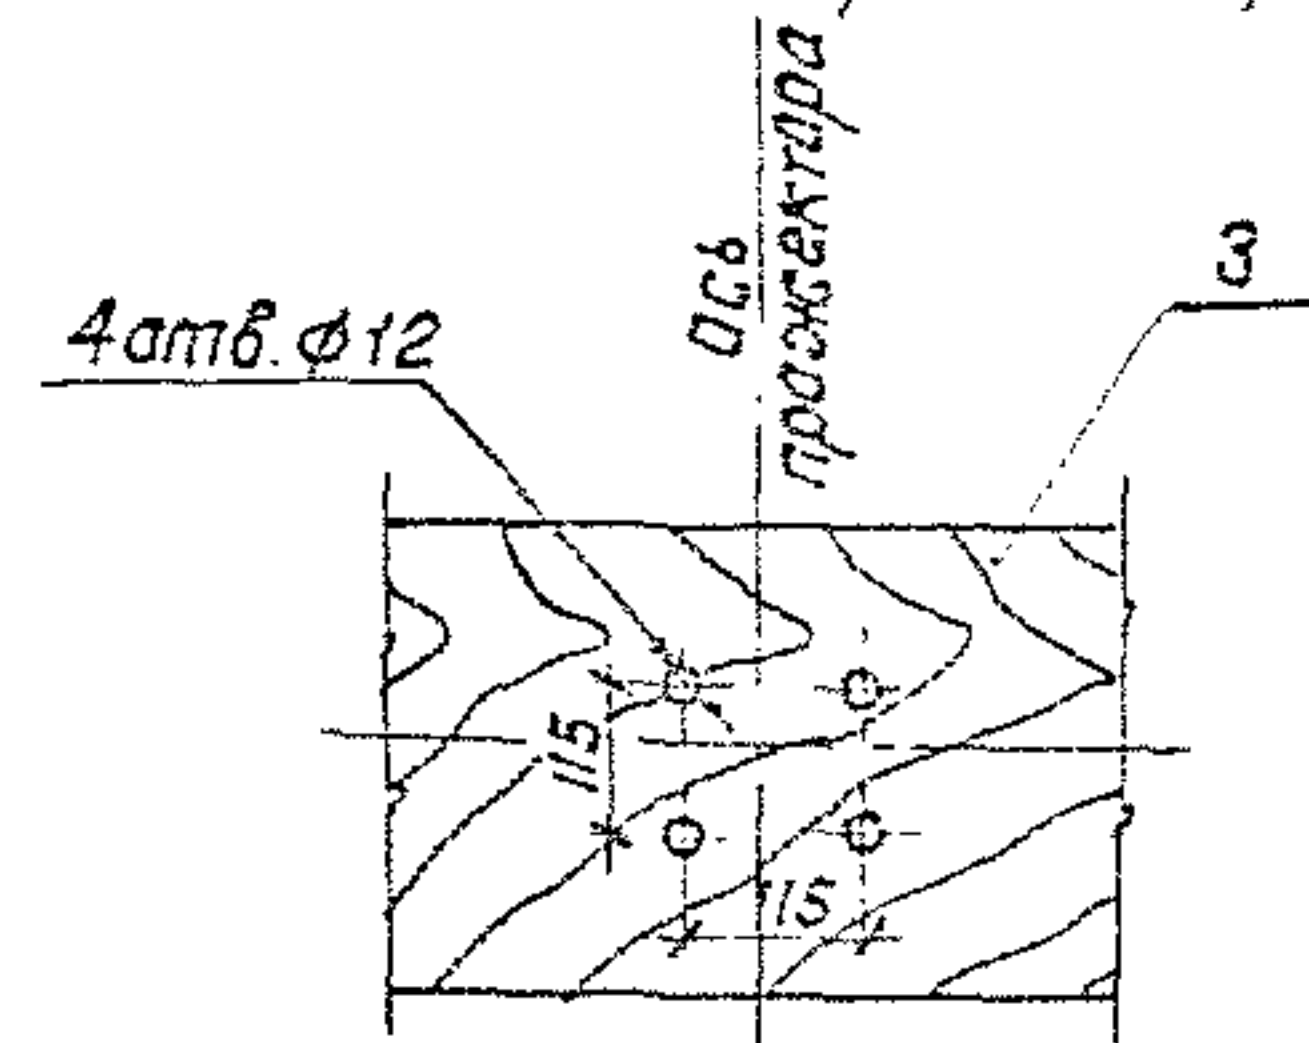

Формат	Зона	Поз.	Обозначение	Наименование	Кол.	Примечание
<u>Сборочные единицы</u>						
A3		1	3.501.1-155. 4-17	Узел III	1	
A3		2	3.501.1-155. 4-18	Узел IV	4	
<u>Детали</u>						
A4		3	3.501.1-155. 4-27	Доска Д-1	2	
A4		4	3.501.1-155. 4-29	Доска Д-3	2	
A4		5	3.501.1-155. 4-30	Доска Д-4	1	
<u>Стандартные изделия</u>						
		6		Болт М3х50 ГОСТ 7798-70	44	
		7		Гайка М8 ГОСТ 5915-70*	44	
		8		Шайба 8 ГОСТ 11371-78	44	
		9		Шуруп 1-4х20,2 ГОСТ 1144-30	24	
<u>Прочие изделия</u>						
		10		Пржектор ПП-М-2000-КЗ-У1 (ПП-М-3500-КЗ-У1)	4	40 кг
		11		Лампа металлогалогенная ДРИ-2000-Б (ДРИ-3500-Б)	4	
		12		Скоба 10-16	24	Изд. ГМА

- 1. Поз. 9, 12 служат для крепления кабеля на досках Д-3, Д-4.
- 2. Стыкующая в досках Д-1 для прохода кабелей к прожекторам собирается по месту.
- 3. Кабели учтены в спецификации на листе 3.501.1-155. 4-01.




3.501.1-155. 4-11					
Электрооборудование прожекторной площадки					
Варианты 8, 9					
Нач. отд.	Иванов	Инж. И. И.	Инж. И. И.	Инж. И. И.	Инж. И. И.
Гл. спец.	Клигман	Инж. И. И.	Инж. И. И.	Инж. И. И.	Инж. И. И.
Н.контр.	Немова	Инж. И. И.	Инж. И. И.	Инж. И. И.	Инж. И. И.
Г.И.П.	Иванов	Инж. И. И.	Инж. И. И.	Инж. И. И.	Инж. И. И.
Рук. гр.	Гусева	Инж. И. И.	Инж. И. И.	Инж. И. И.	Инж. И. И.
Вед. инж.	Оберг	Инж. И. И.	Инж. И. И.	Инж. И. И.	Инж. И. И.
				Лист	Листов 1
				Мосгаипротранс	

Копировал: И.И.И.

Формат А3

И.И.И. подл. Подпись и дата

1330/5 18

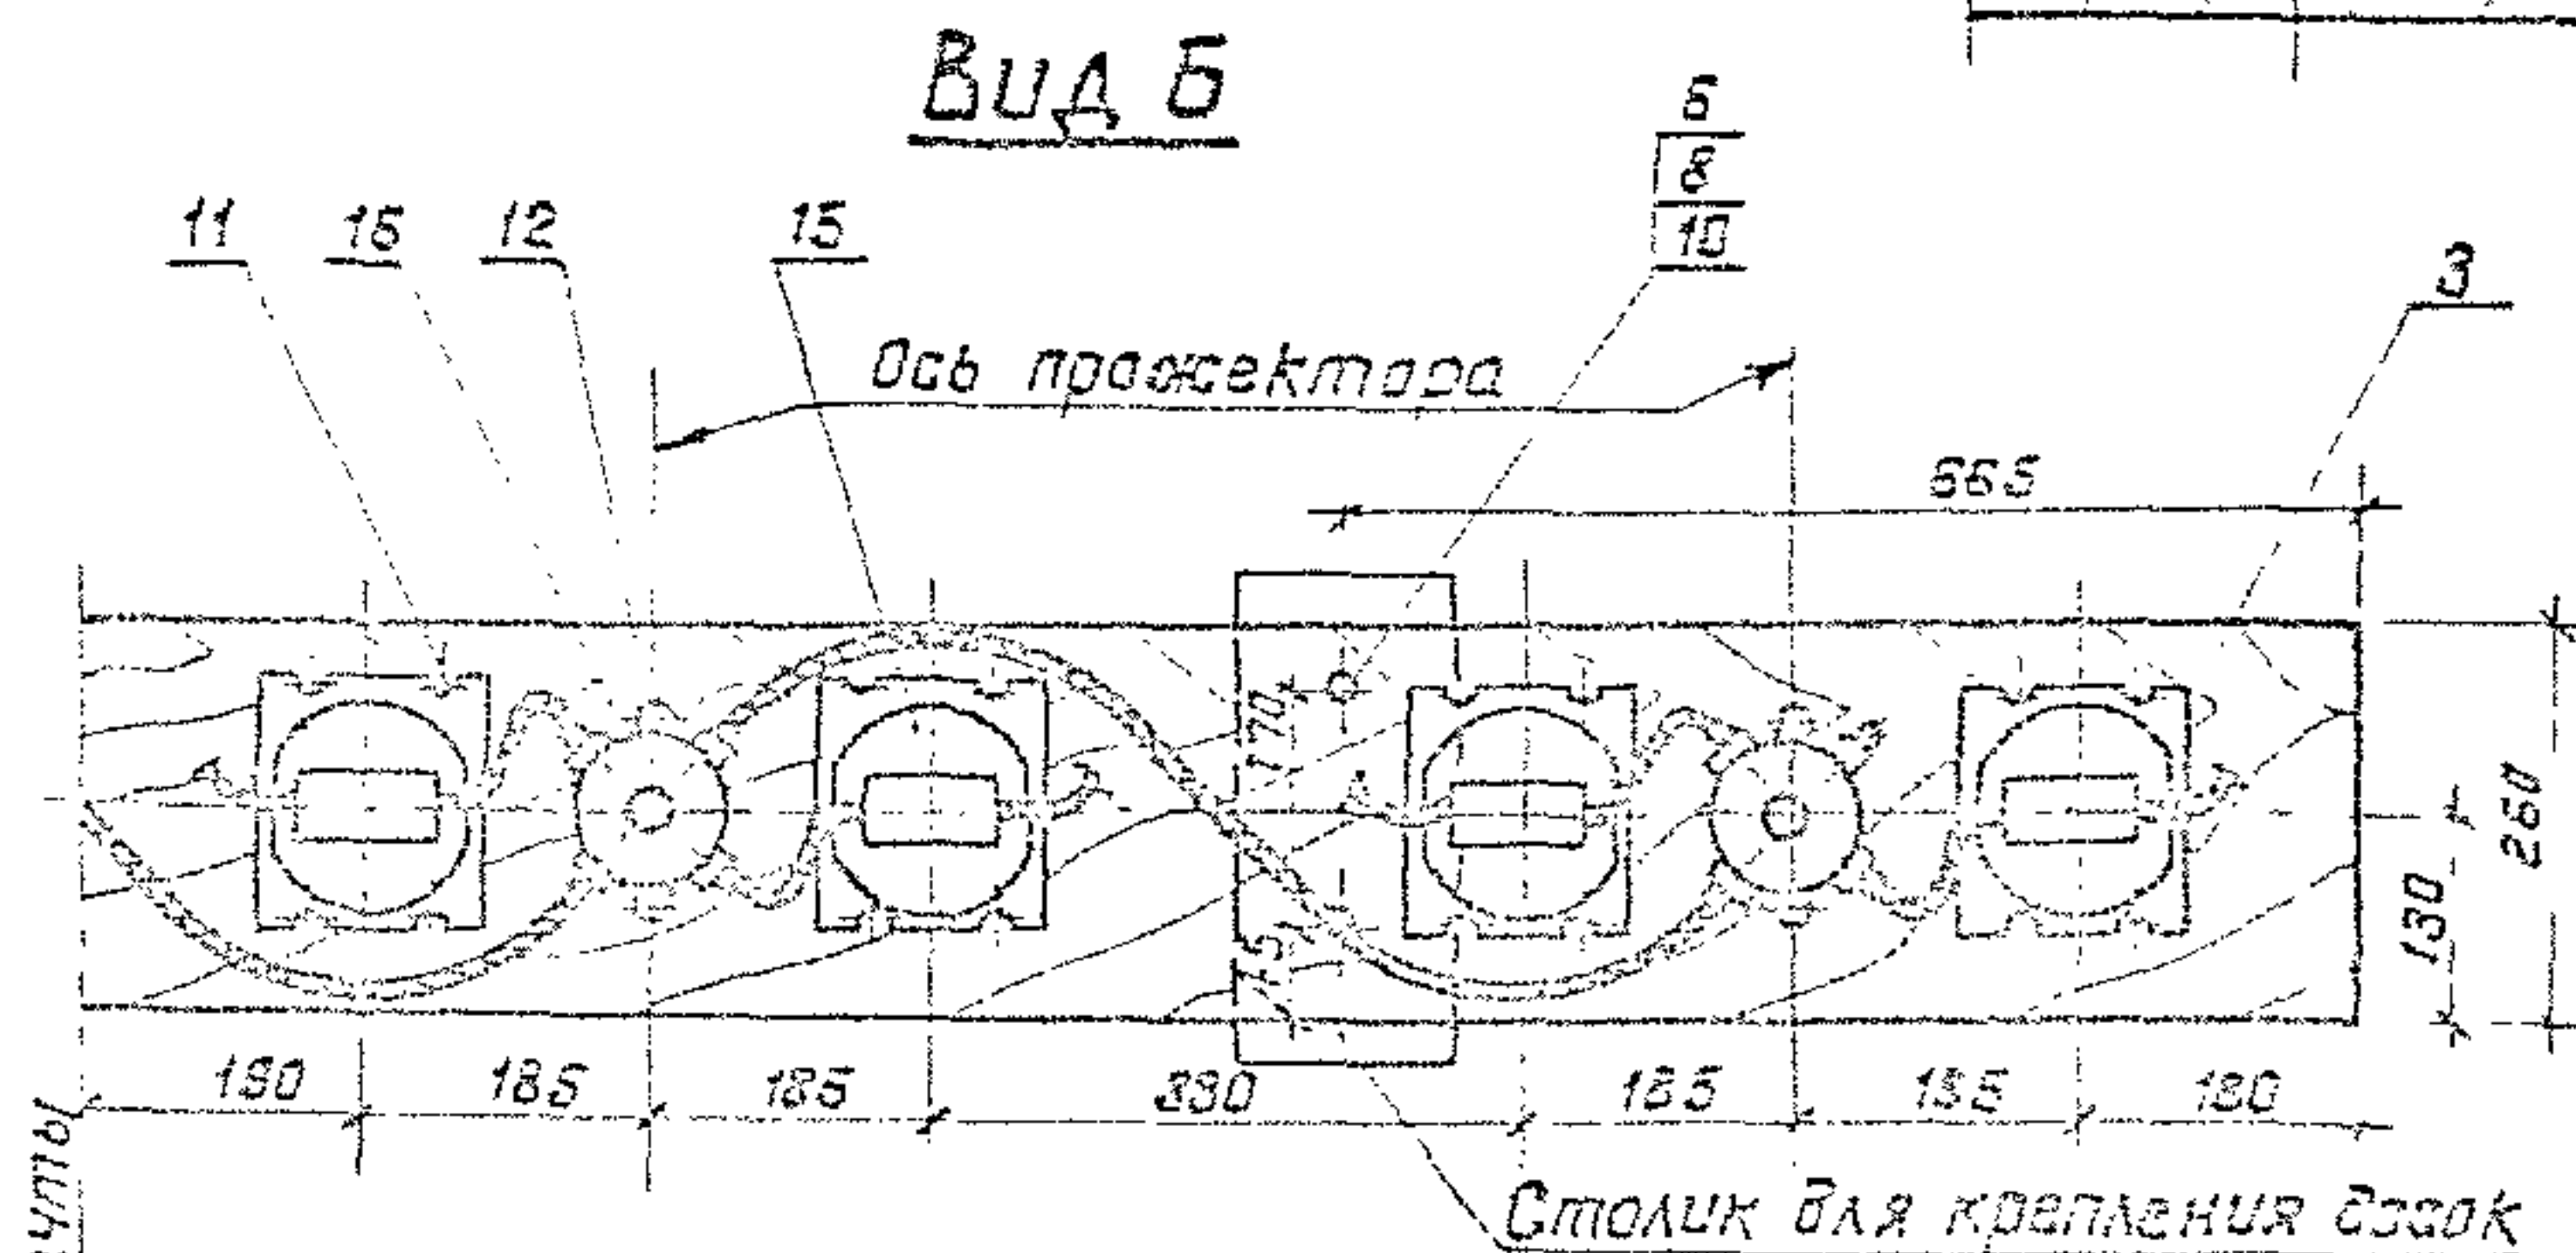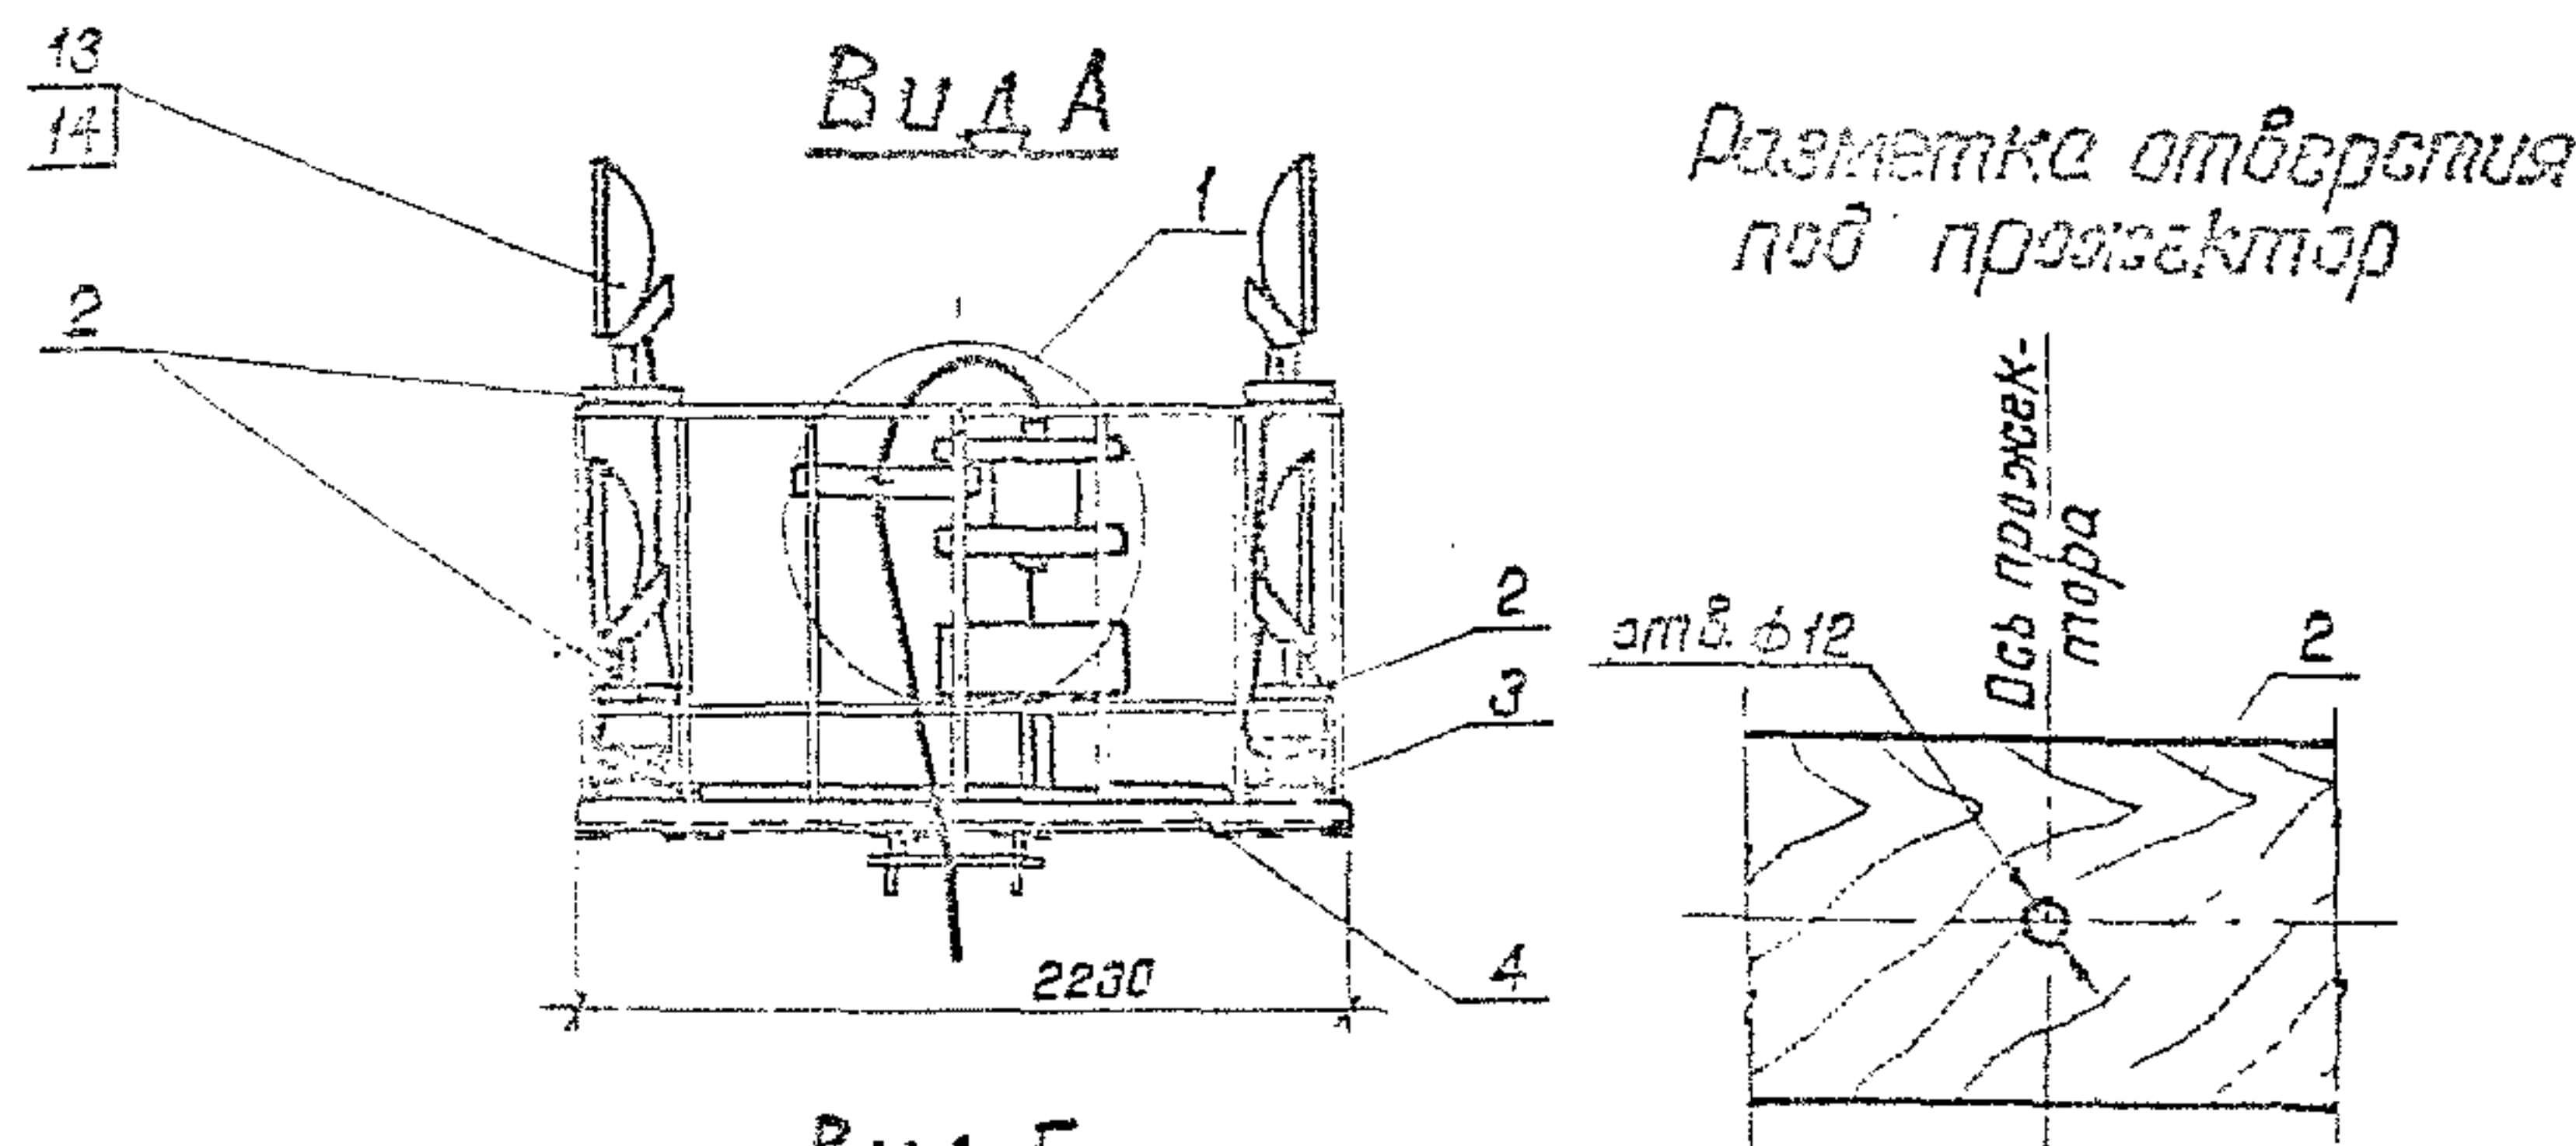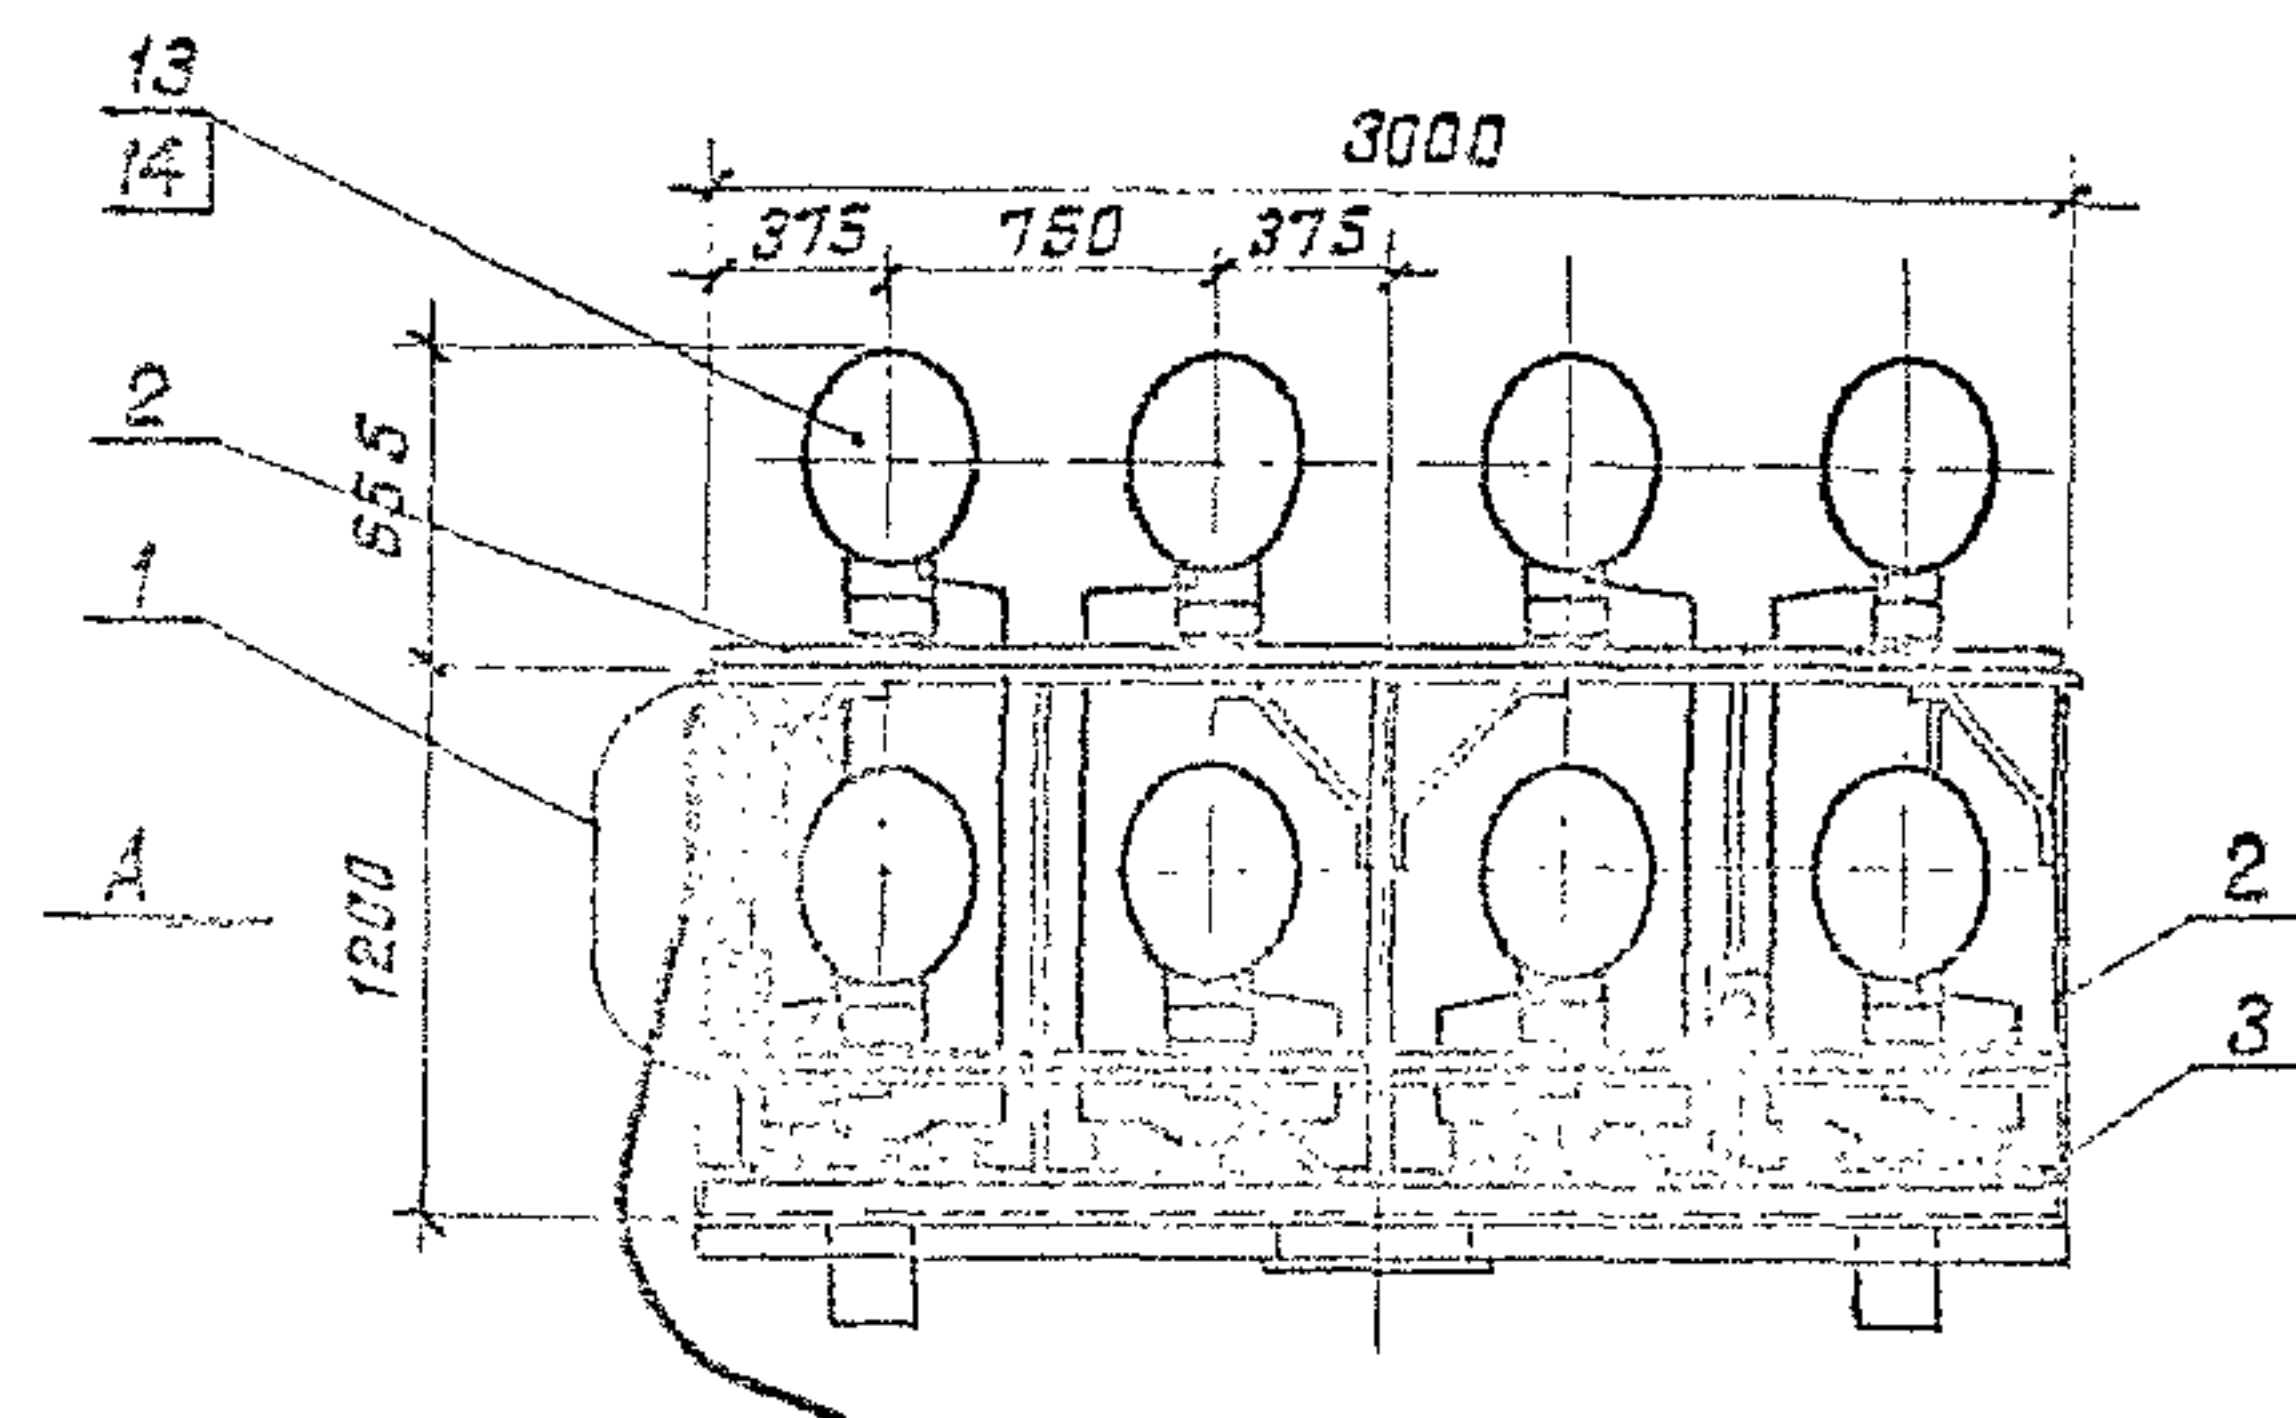

1. Поз.17 служит для крепления кабеля на доске Д-4.
2. Отверстия в досках Д-1 для прохода кабелей к прожекторам сверлятся по месту.
3. Кабели учтены в спецификации на листе 3.501.1-155.4-01.

Поз.	Обозначение	Наименование	Кол.	Примечание
Сборочные единицы				
А3	1	3.501.1-155.4-18	Узел II	1
Детали				
А4	2	3.501.1-155.4-27	Доска Д-1	4
А4	3	3.501.1-155.4-29	Доска Д-3	2
А4	4	3.501.1-155.4-30	Доска Д-4	1
Стандартные изделия				
5		Болт М10х50 ГОСТ 7793-70	16	
6		Болт М8х50 ГОСТ 7798-70	44	
7		Гайка М10 ГОСТ 6315-70*	16	
8		Гайка М8 ГОСТ 5315-70*	44	
9		Шайба 10 ГОСТ 11371-78	16	
10		Шайба 8 ГОСТ 11371-78	44	
11		Шуруп 1-8х25 ГОСТ 1147-80	64	
12		Шуруп 1-4х20 ГОСТ 1147-80	22	
Прочие изделия				
13		Проектор ЖСД-1-250-		
		02УХЛ1 (ЖСД-1-40-02УХЛ1)	16	7,0 кг
14		Лампа накаливая		
		ДНТ250-5 (ДНТ400-5)	16	
15		ПРА 1У250ПЗБ-005УХЛ1		
		(1У400ПЗБ-005УХЛ1)	16	комплект на 5 шт. 7,0 кг
16		Коробка 5-СВУ1	8	УЗР ГМ
17		Сквозь 60-15	8	УЗР ГМ


1330/5 15

3.501.1-155.4-12

Электроснабжение				Вход	Выход	Всего
Нагрузка	Установ	Эксплуат	Всего	Р		1:40
Гл. электр.	Клиент	Эксплуат	Всего			1:10
Н.к. электр.	Неисп.	Эксплуат	Всего	Вход	Выход	1
Г.н.п.	Установ	Эксплуат	Всего			
Р.к. электр.	Установ	Эксплуат	Всего			
Всего электр.	Общая	Эксплуат	Всего			

Копировал: А.И.Сидоров

Формат А3

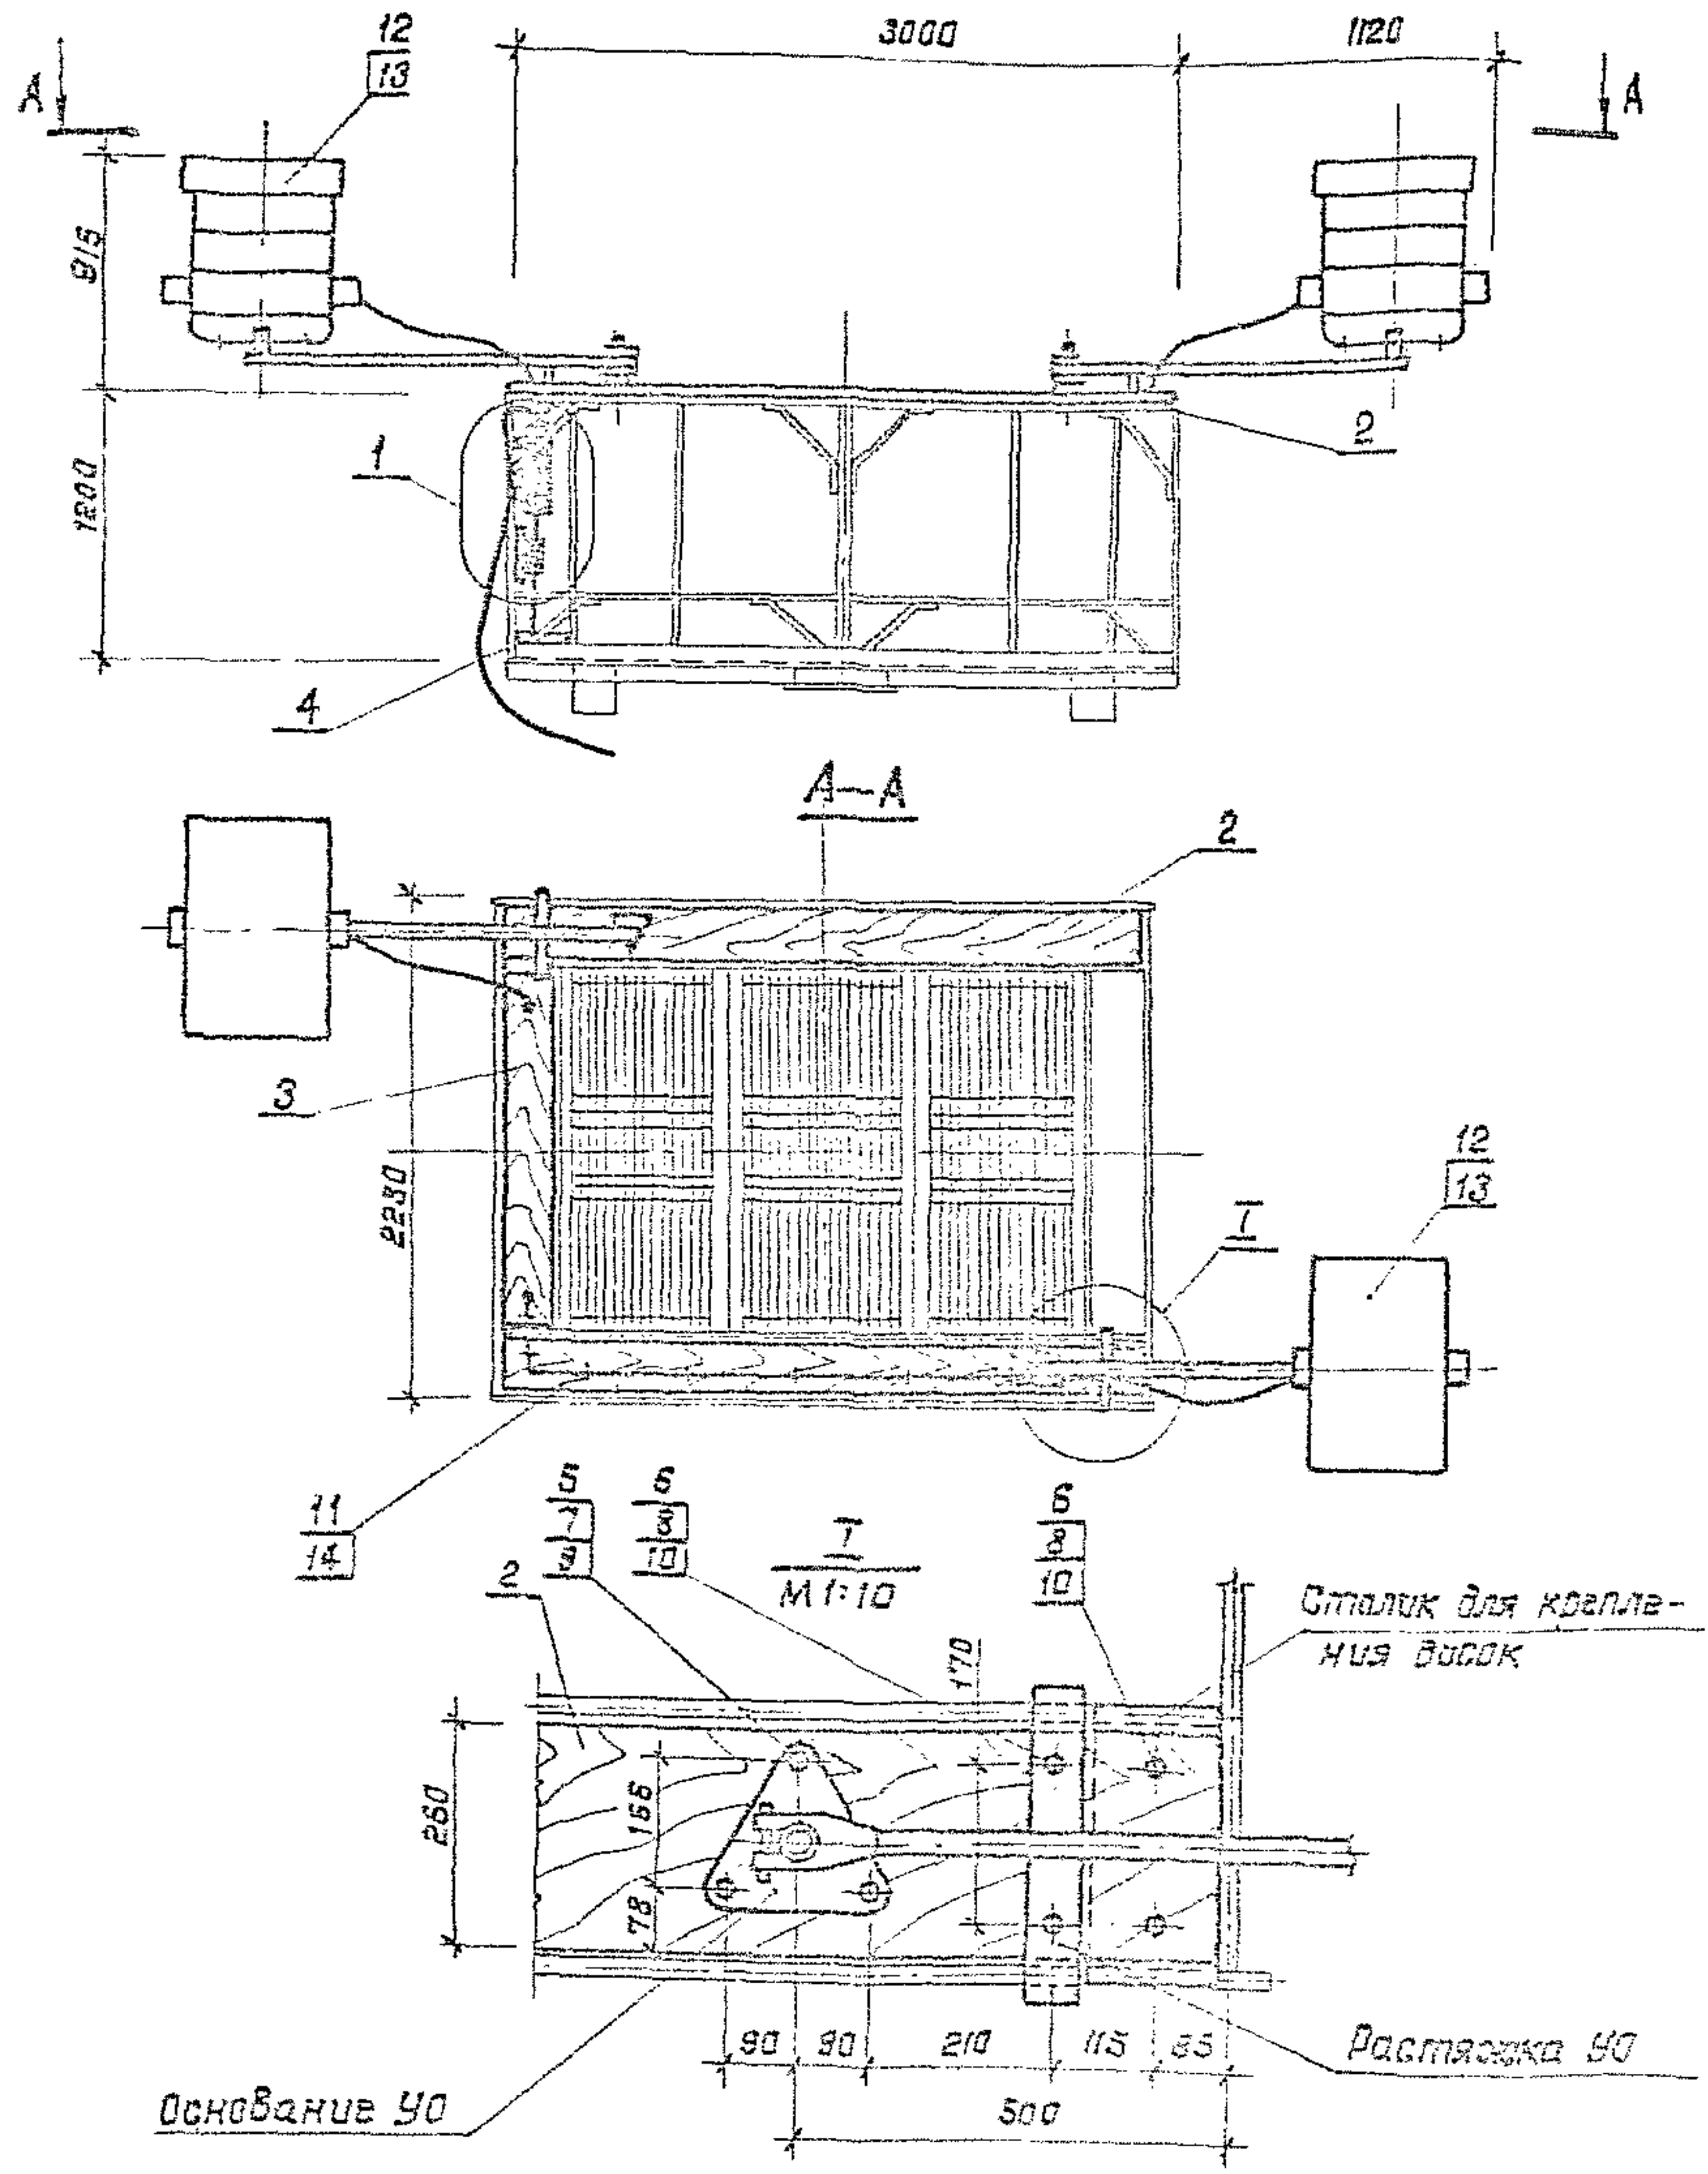


Рисунки	Зона	Поз.	Обозначение	Наименование	Кол.	Примечания
Сборочные единицы						
A3	1		3.501.1-155.4-16	Узел II	1	
Детали						
A4	2		3.501.1-155.4-27	Доска Д-1	2	
A4	3		3.501.1-155.4-28	Доска Д-2	1	
A4	4		3.501.1-155.4-30	Доска Д-4	1	
Стандартные изделия						
	5			Болт М10х50 ГОСТ 7798-70	6	
	6			Болт М8х50 ГОСТ 7798-70	28	
	7			Гайка М10 ГОСТ 5915-70*	6	
	8			Гайка М8 ГОСТ 5915-70*	28	
	9			Шайба 10 ГОСТ 11371-78	6	
	10			Шайба 8 ГОСТ 11371-78	28	
	11			Шуруп 4х20,2 ГОСТ 1144-80	10	
Прочие изделия						
	12			Устройство осветительное		
				нов УОСН-10000-002У1	2	43 кг
	13			Лампа КГ 220-10000-1	2	Комплект на 2 УО
	14			Скоба СО-15	10	Изб. ГМА

1. Отверстия в досках Д-1, Д-2 для установки УО и прохода кабелей сверлятся по месту при монтаже УО.
2. Кабели учтены в спецификации на листе 3.501.1-155.4-01.

3.501.1-155.4-13				Электроборудование прожекторной площадки		Лист 1	
Нач. отд.	Иванов	Инж.	Сидоров	Вариант 12		Лист 1	
Глав. инж.	Климан	Инж.	Михайлов			Лист 1	
Н. констр.	Немова	Инж.	Сидоров	Вариант 12		Лист 1	
Р. инж.	Иванов	Инж.	Сидоров			Лист 1	
Р. инж.	Сидорова	Инж.	Сидоров	Вариант 12		Лист 1	
Вед. инж.	Оберг	Инж.	Сидоров			Лист 1	

Инд. и подл. подписи и даты в бланке

1330/5 20

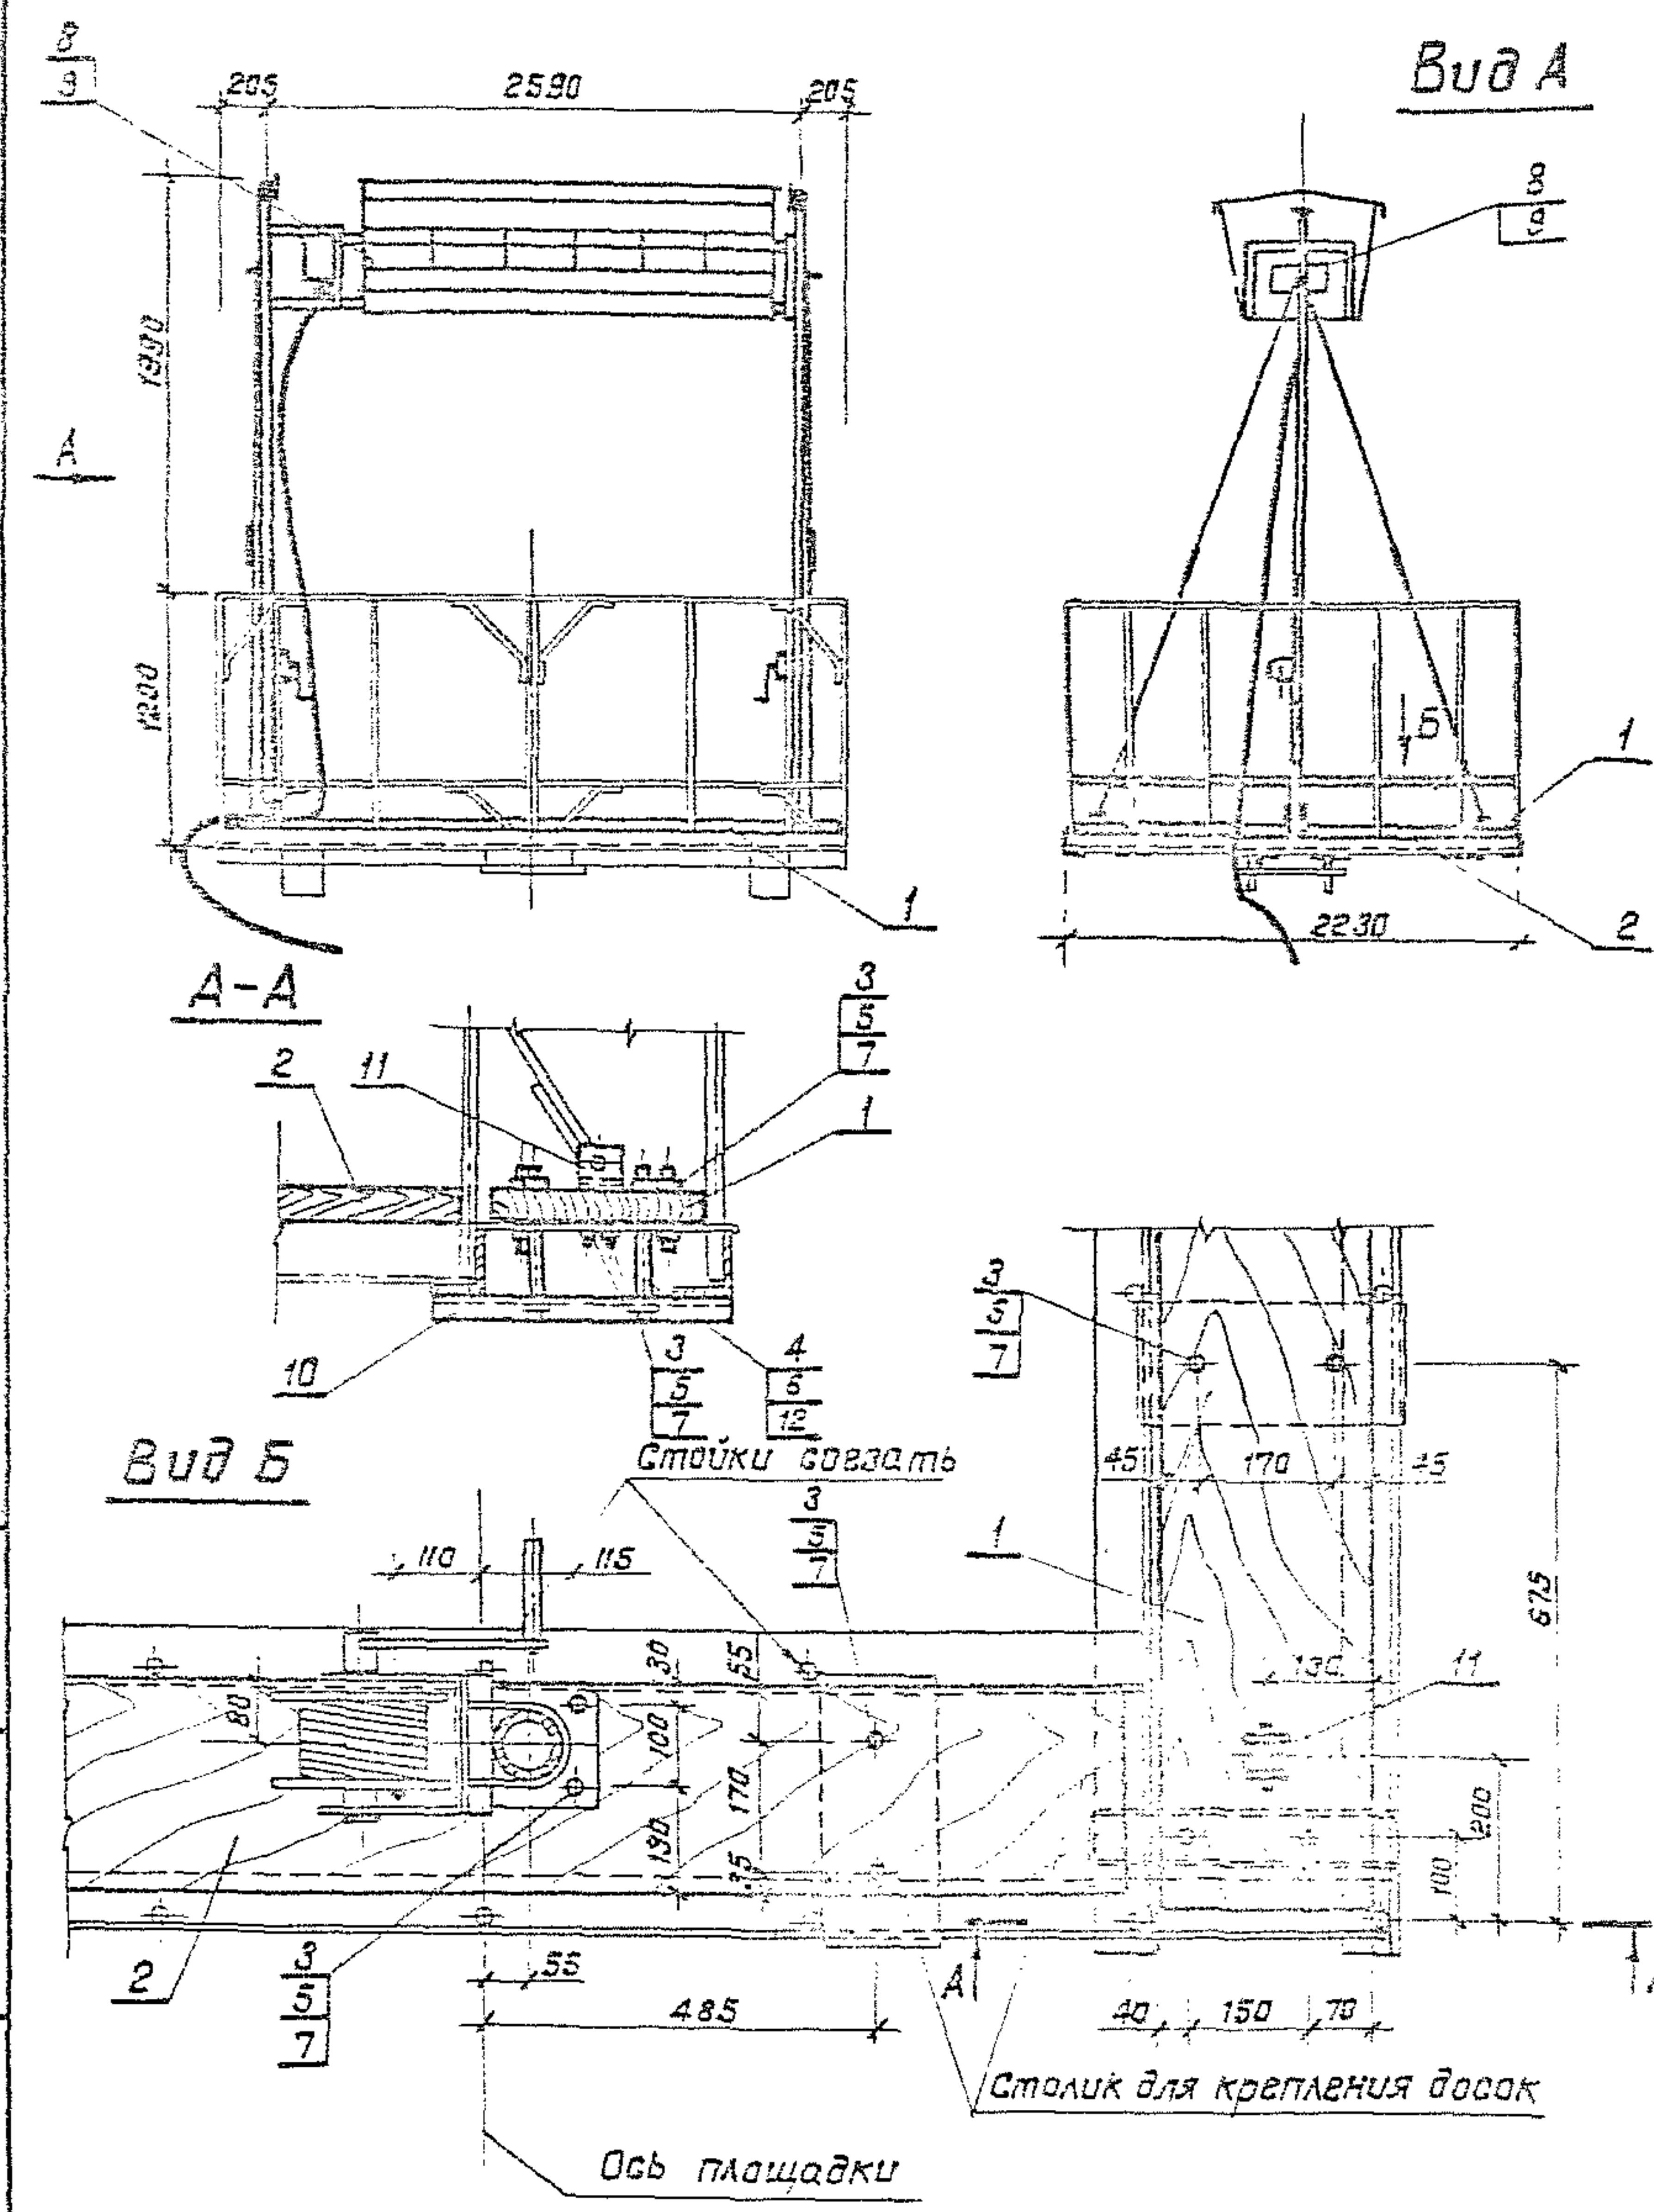



Формат	Зона	Паз.	Обозначение	Наименование	Кол.	Примечание
				Детали		
A4	1		3.501.1-155. 4-29	Доска д-3	2	
A4	2		3.501.1-155. 4-30	Доска д-4	2	
				Стандартные изделия		
	3			Болт М8х50 ГОСТ 7798-70	32	
	4			Гайка М12 ГОСТ 5915-70	16	
	5			Гайка М8 ГОСТ 5915-70	32	
	6			Шайба 12 ГОСТ 11371-78	16	
	7			Шайба 8 ГОСТ 11371-78	32	
				Прочие изделия		
	8			Обвешивательное устройство ОУЖС-20	1	120 кг
	9			Лампы ксеноновая ДКСТ 20000	2	
	10			Швеллер СК240У2, д-370	4	Изб.гэм
	11			Анкер УСЗК 84У1	4	Изб.гэм
	12			Шпилька УСЗК 81-191	8	Изб.гэм

1. Кабели учтены в спецификации на листе 3.501.1-155. 4-01

1330/5 21

				3.501.1-155. 4-11			
				Электрооборудование	Станд. Масса	Масштаб	
				проектной площадки	Р		1:40
				Вариант 13			
Нач. отд.	Иванов	В.И.	13.03.80		Лист	Листов	1
Гл. спец.	Климан	Л.А.	13.03.80				
Н. контр.	Немова	Н.И.	13.03.80				
Г.И.П.	Иванов	В.И.	13.03.80				
Рук. эк.	Гусева	О.А.	13.03.80				
Вед. инж.	Зверев	В.А.	13.03.80				
							Мосгипротранс

ИНВ. И подл. Подпись и дата Взам. инв. И

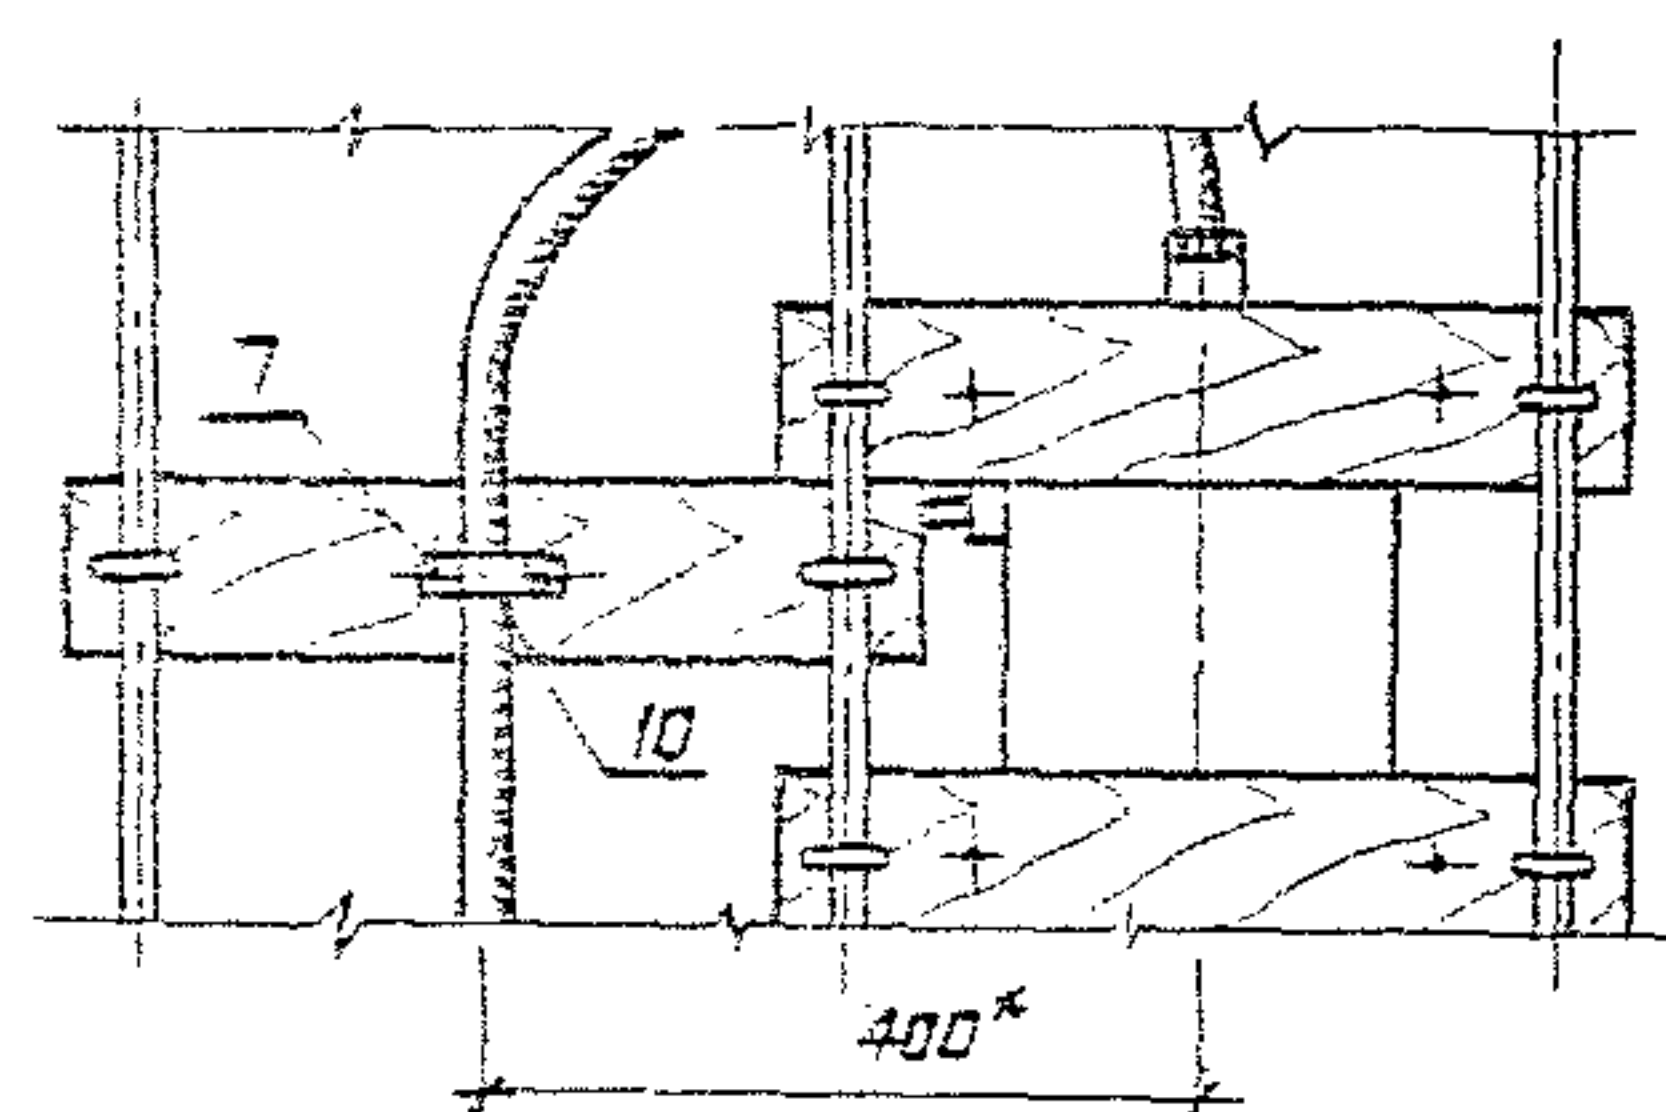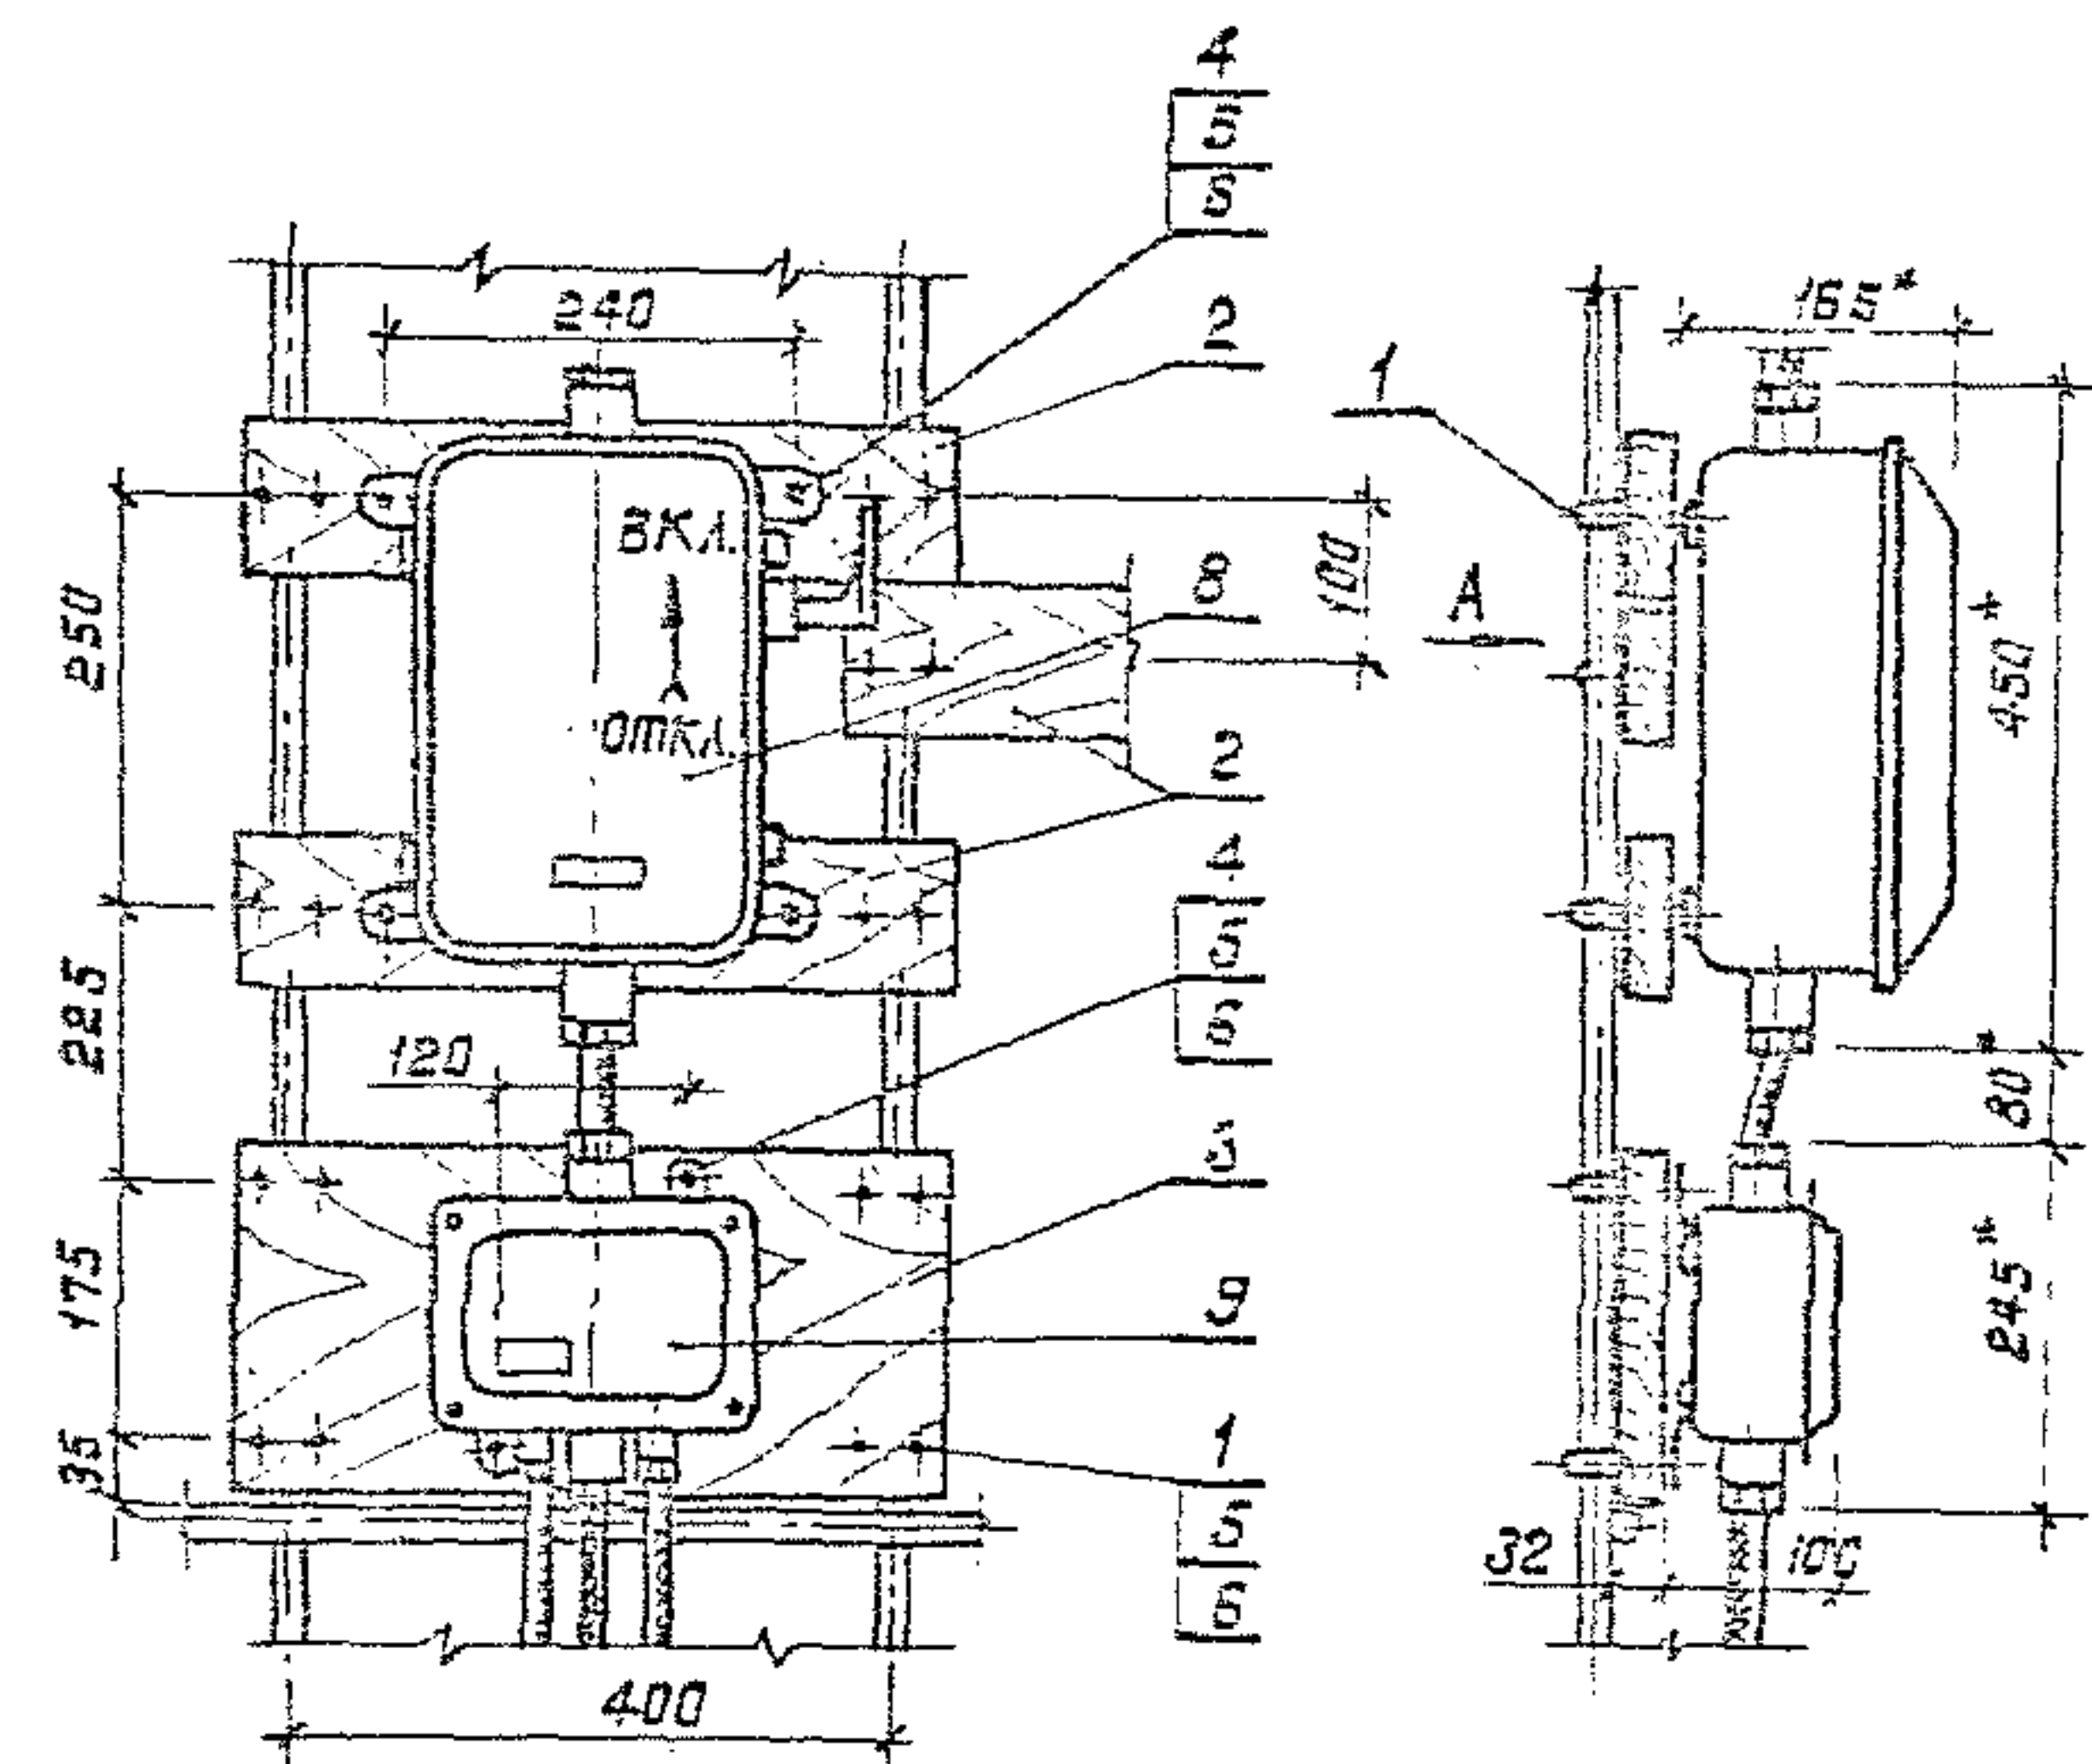

* Размеры для справок

Формат	Знак	Поз.	Обозначение	Наименование	Кол.	Примечание
				<u>Детали</u>		
A4	1		3.501.1-155. 4-22	Зомутук	10	
A4	2		3.501.1-155. 4-24	Планка П-2	3	
A4	3		3.501.1-155. 4-25	Планка П-3	1	
				<u>Стандартные изделия</u>		
	4			Болт М8х50 ГОСТ 7798-70	8	
	5			Гайка М8 ГОСТ 5915-70	25	
	6			Шайба 8 ГОСТ 11371-78	25	
	7			Шуруп 1-6х252 ГОСТ 1144-80	2	
				<u>Прочие изделия</u>		
	8			Ящик распределительный		
				ЯР1-63	1	7,0 кг
	9			Коробка соединительная		
				УБ14АУ2	1	2,0 кг Изд. ГЭМ
	10			Скоба К142У2	1	Изд. ГЭМ


Инв. № подл. Подпись и дата. Взам. инв. №

1330/5 23

				3.501.1-155. 4-16		
				Узел II	Стадия	Масштаб
Нач. ств.	Иванов	Инж.	21.09.78		Р	1:10
Гл. спец.	Клигман	Инж.	18.09.78		Лист	Листов ?
Н. контр.	Чумаков	Инж.	22.09.78		Мосгипространс	
Г.И.П.	Иванов	Инж.	21.09.78			
Рук. экз.	Зуссба	Инж.	21.09.78			
Вед. инж.	Оберг	Инж.	21.09.78			

Копировал: Ж. Кошкин

Формат А3

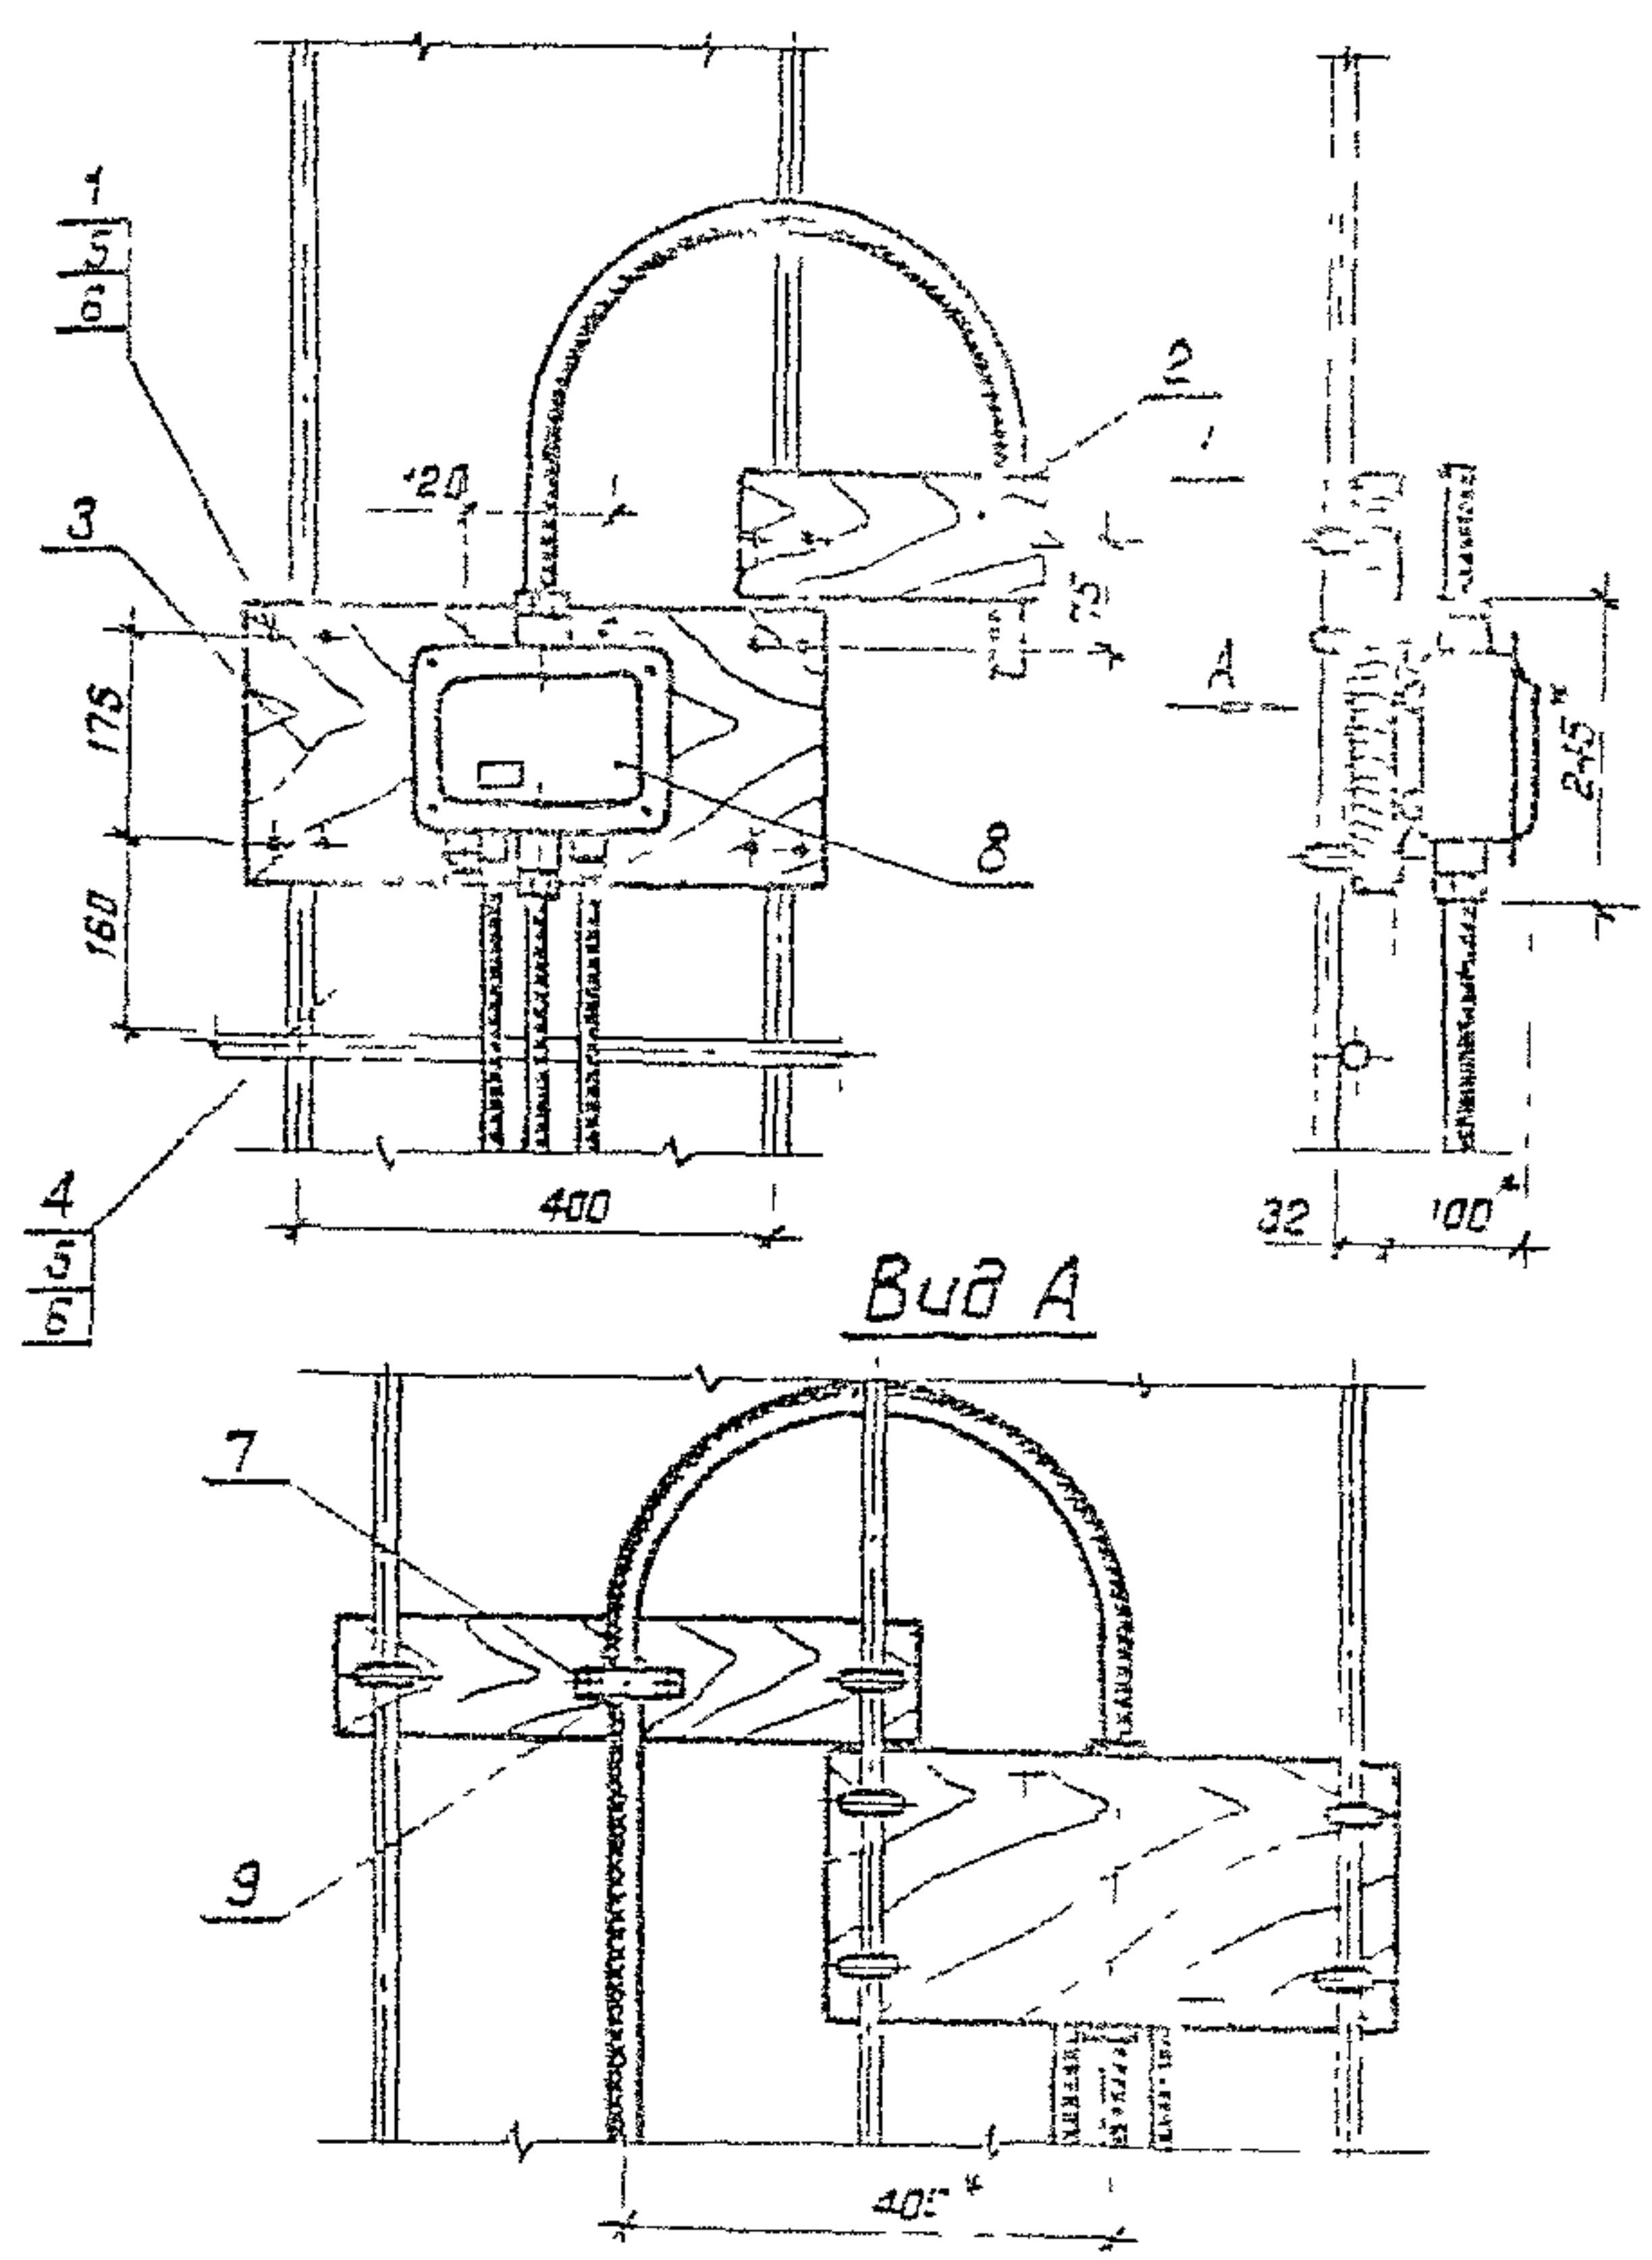

* Размеры для справок

Формат	Вид	Поз	Обозначение	Наименование	Кол	Примечание
				<u>Детали</u>		
A4		1	З 5011-155. 4-22	Жошутук	6	
A4		2	З 5011-155. 4-24	Планка П-2	1	
A4		3	З 5011-155. 4-25	Планка П-2	1	
				<u>Стандартные изделия</u>		
		4		Болт М8х50 ГОСТ 7798-70	2	
		5		Гайка М8 ГОСТ 5915-70*	14	
		6		Шайба 8 ГОСТ 11371-78	14	
		7		Шуруп 1-6х25 ГОСТ 141-80	2	
				<u>Прочие изделия</u>		
		8		Коробка соединительная		
				УБ14АУЭ	1	2 шт. Изд ГЭМ
		9		Скелет К142УЭ	1	Изд ГЭМ


Шифр и подл. Подпись и дата Взам шифр

1330/5 24



				3.501.1-155. 4-17		
				Узел II	0	1:10
Начальник	Иванов	Инженер	Иванов			
Главный	Климан	Инженер	Иванов			
Начальник	Чемсва	Инженер	Иванов			
Главный	Иванов	Инженер	Иванов			
Руководитель	Гусева	Инженер	Иванов			
Ведущий инженер	Оберг	Инженер	Иванов			
				Масштаб		

Копировал А.И.Иванов

Дополнит АЗ

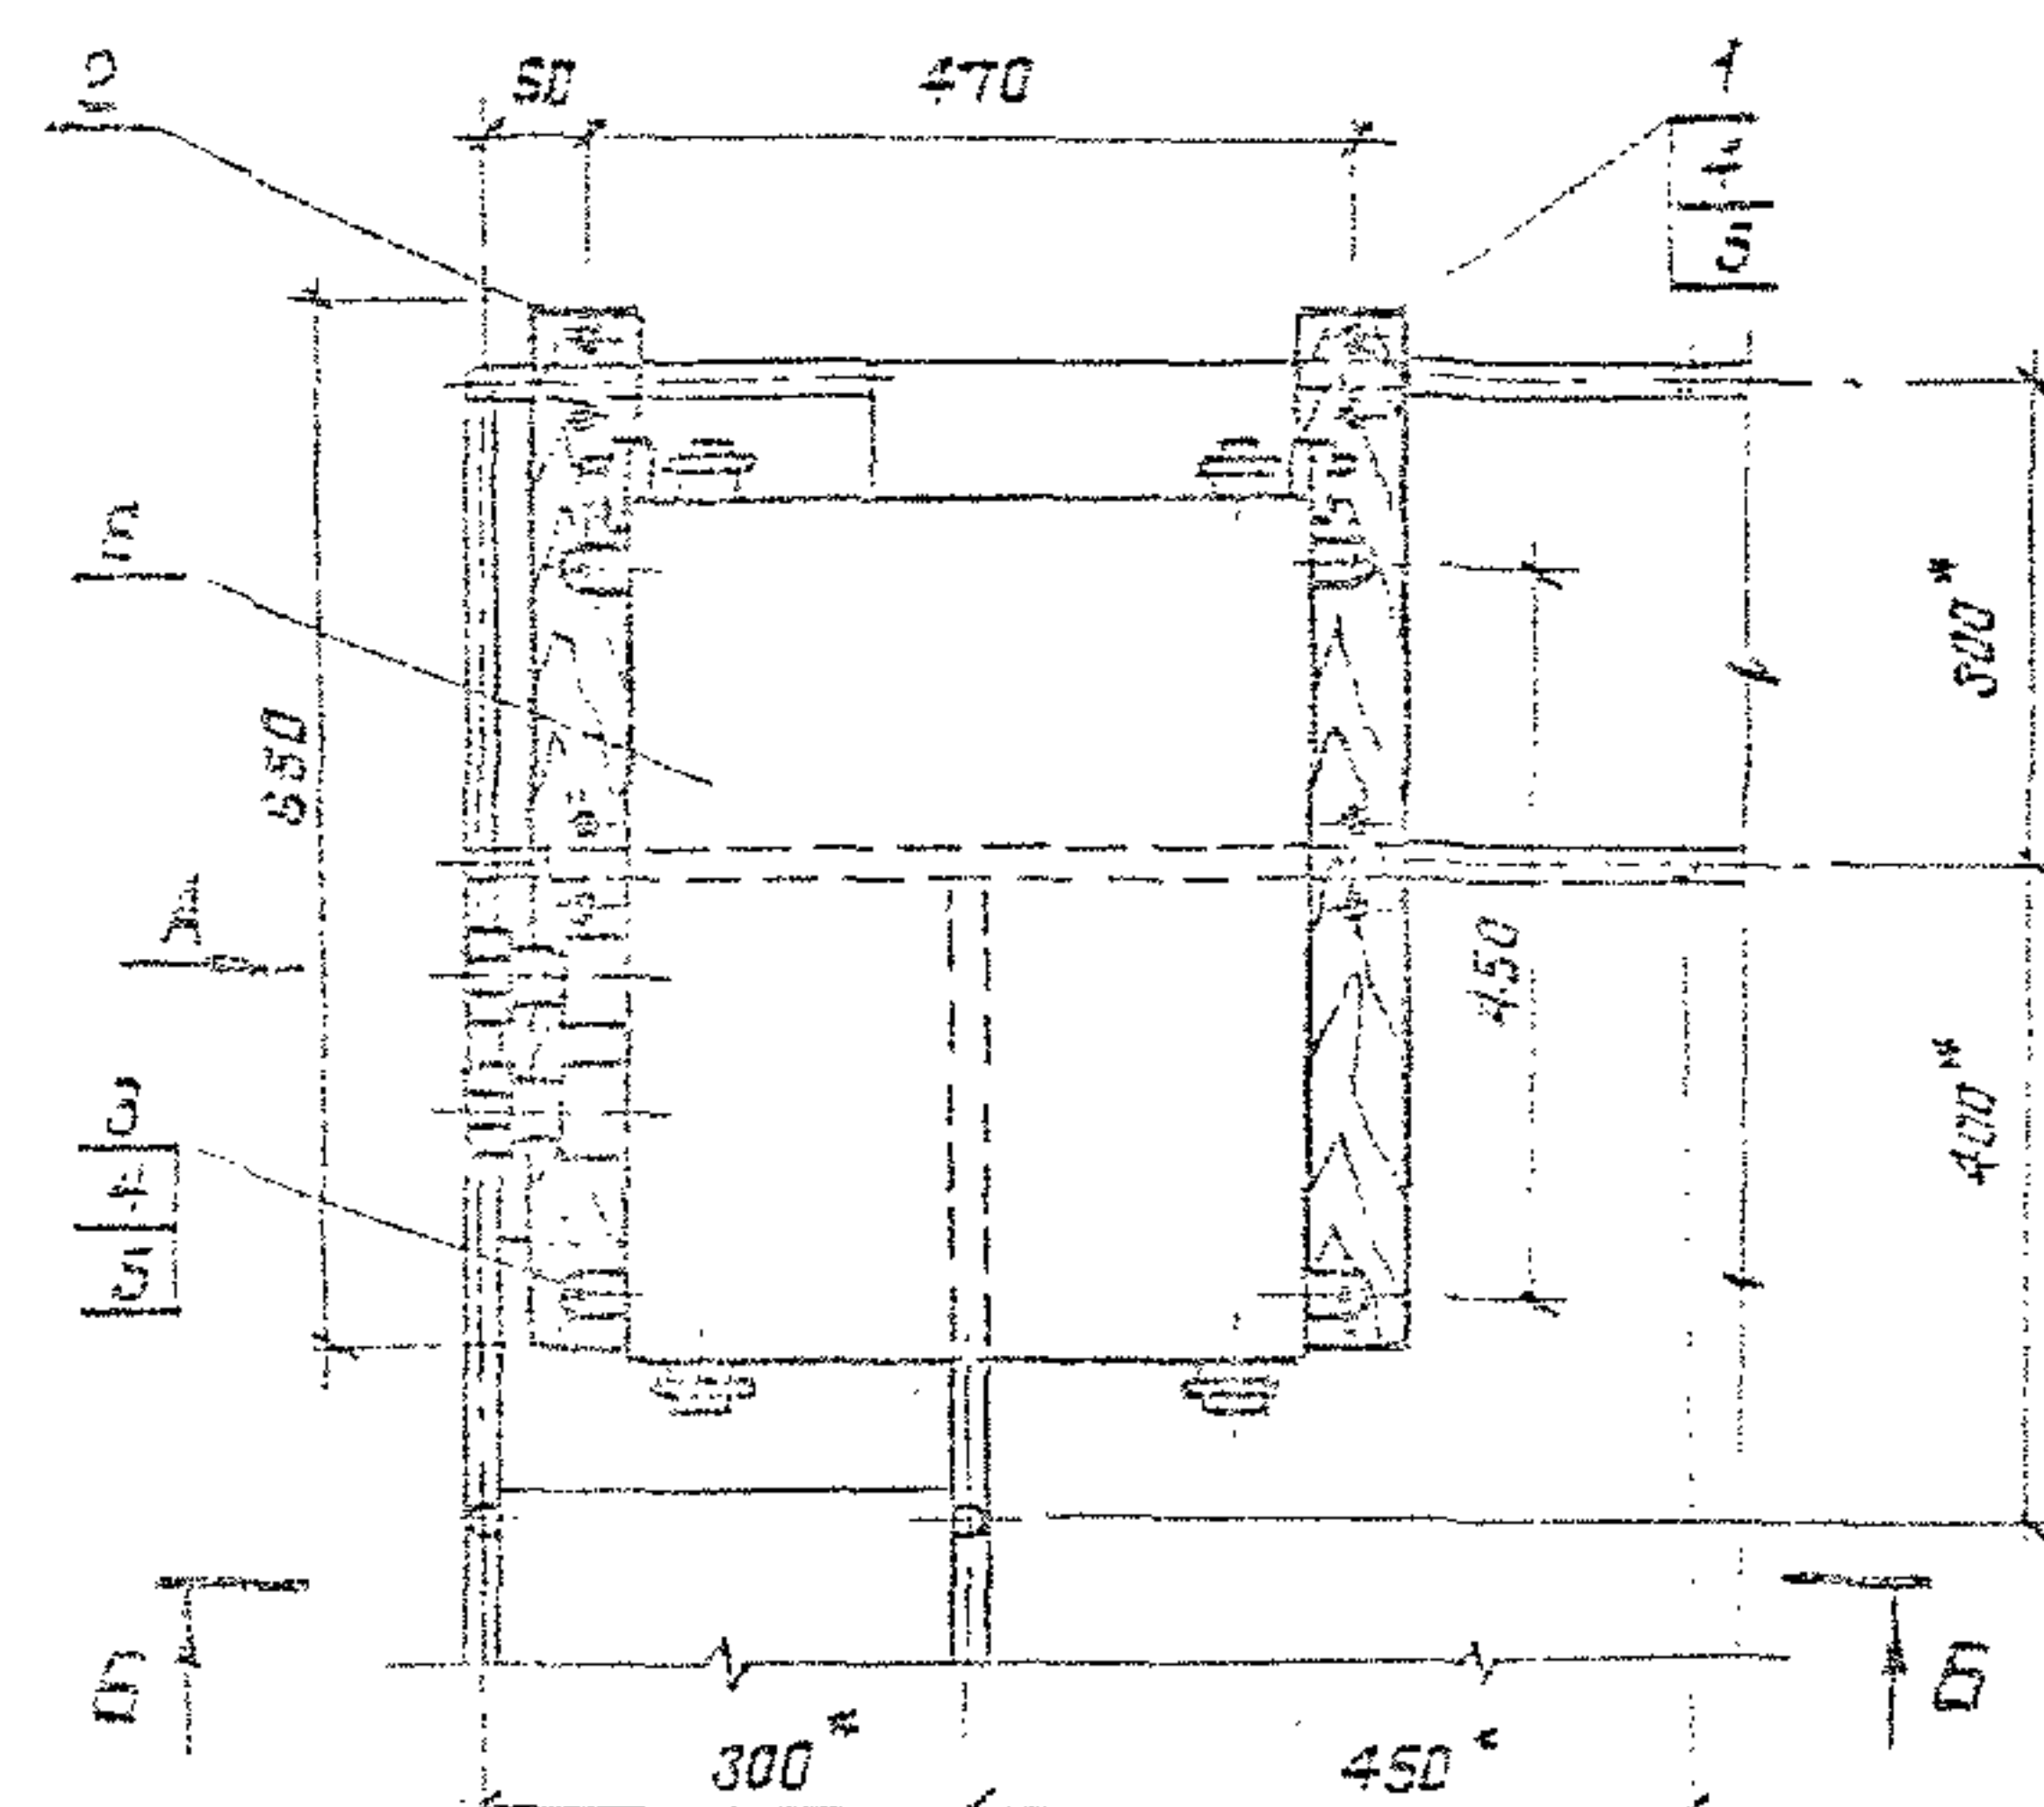

Bud A

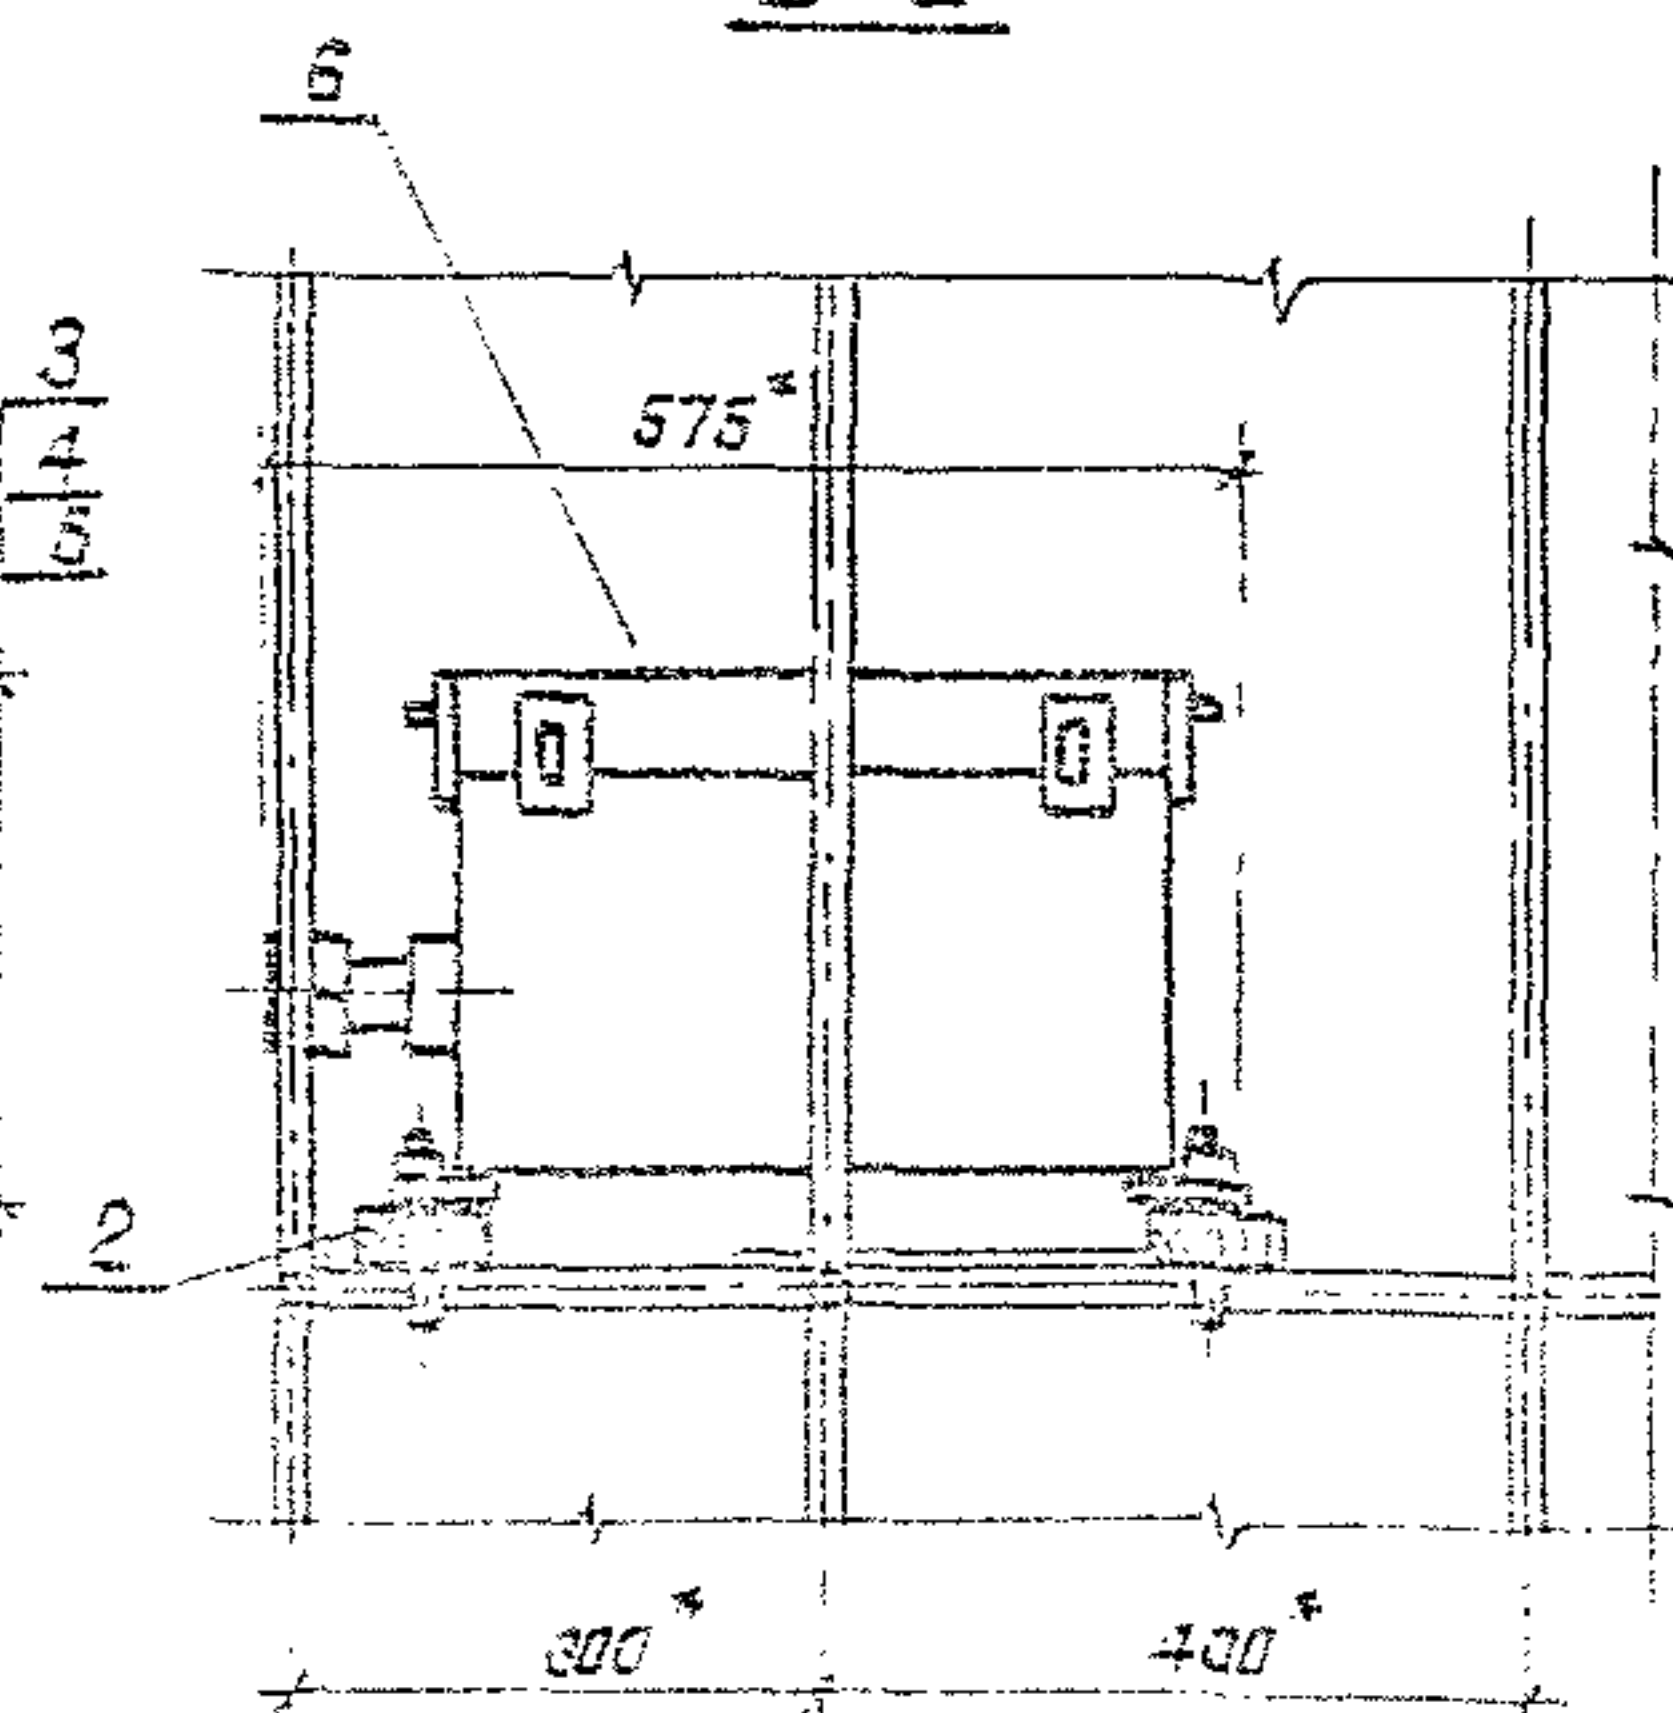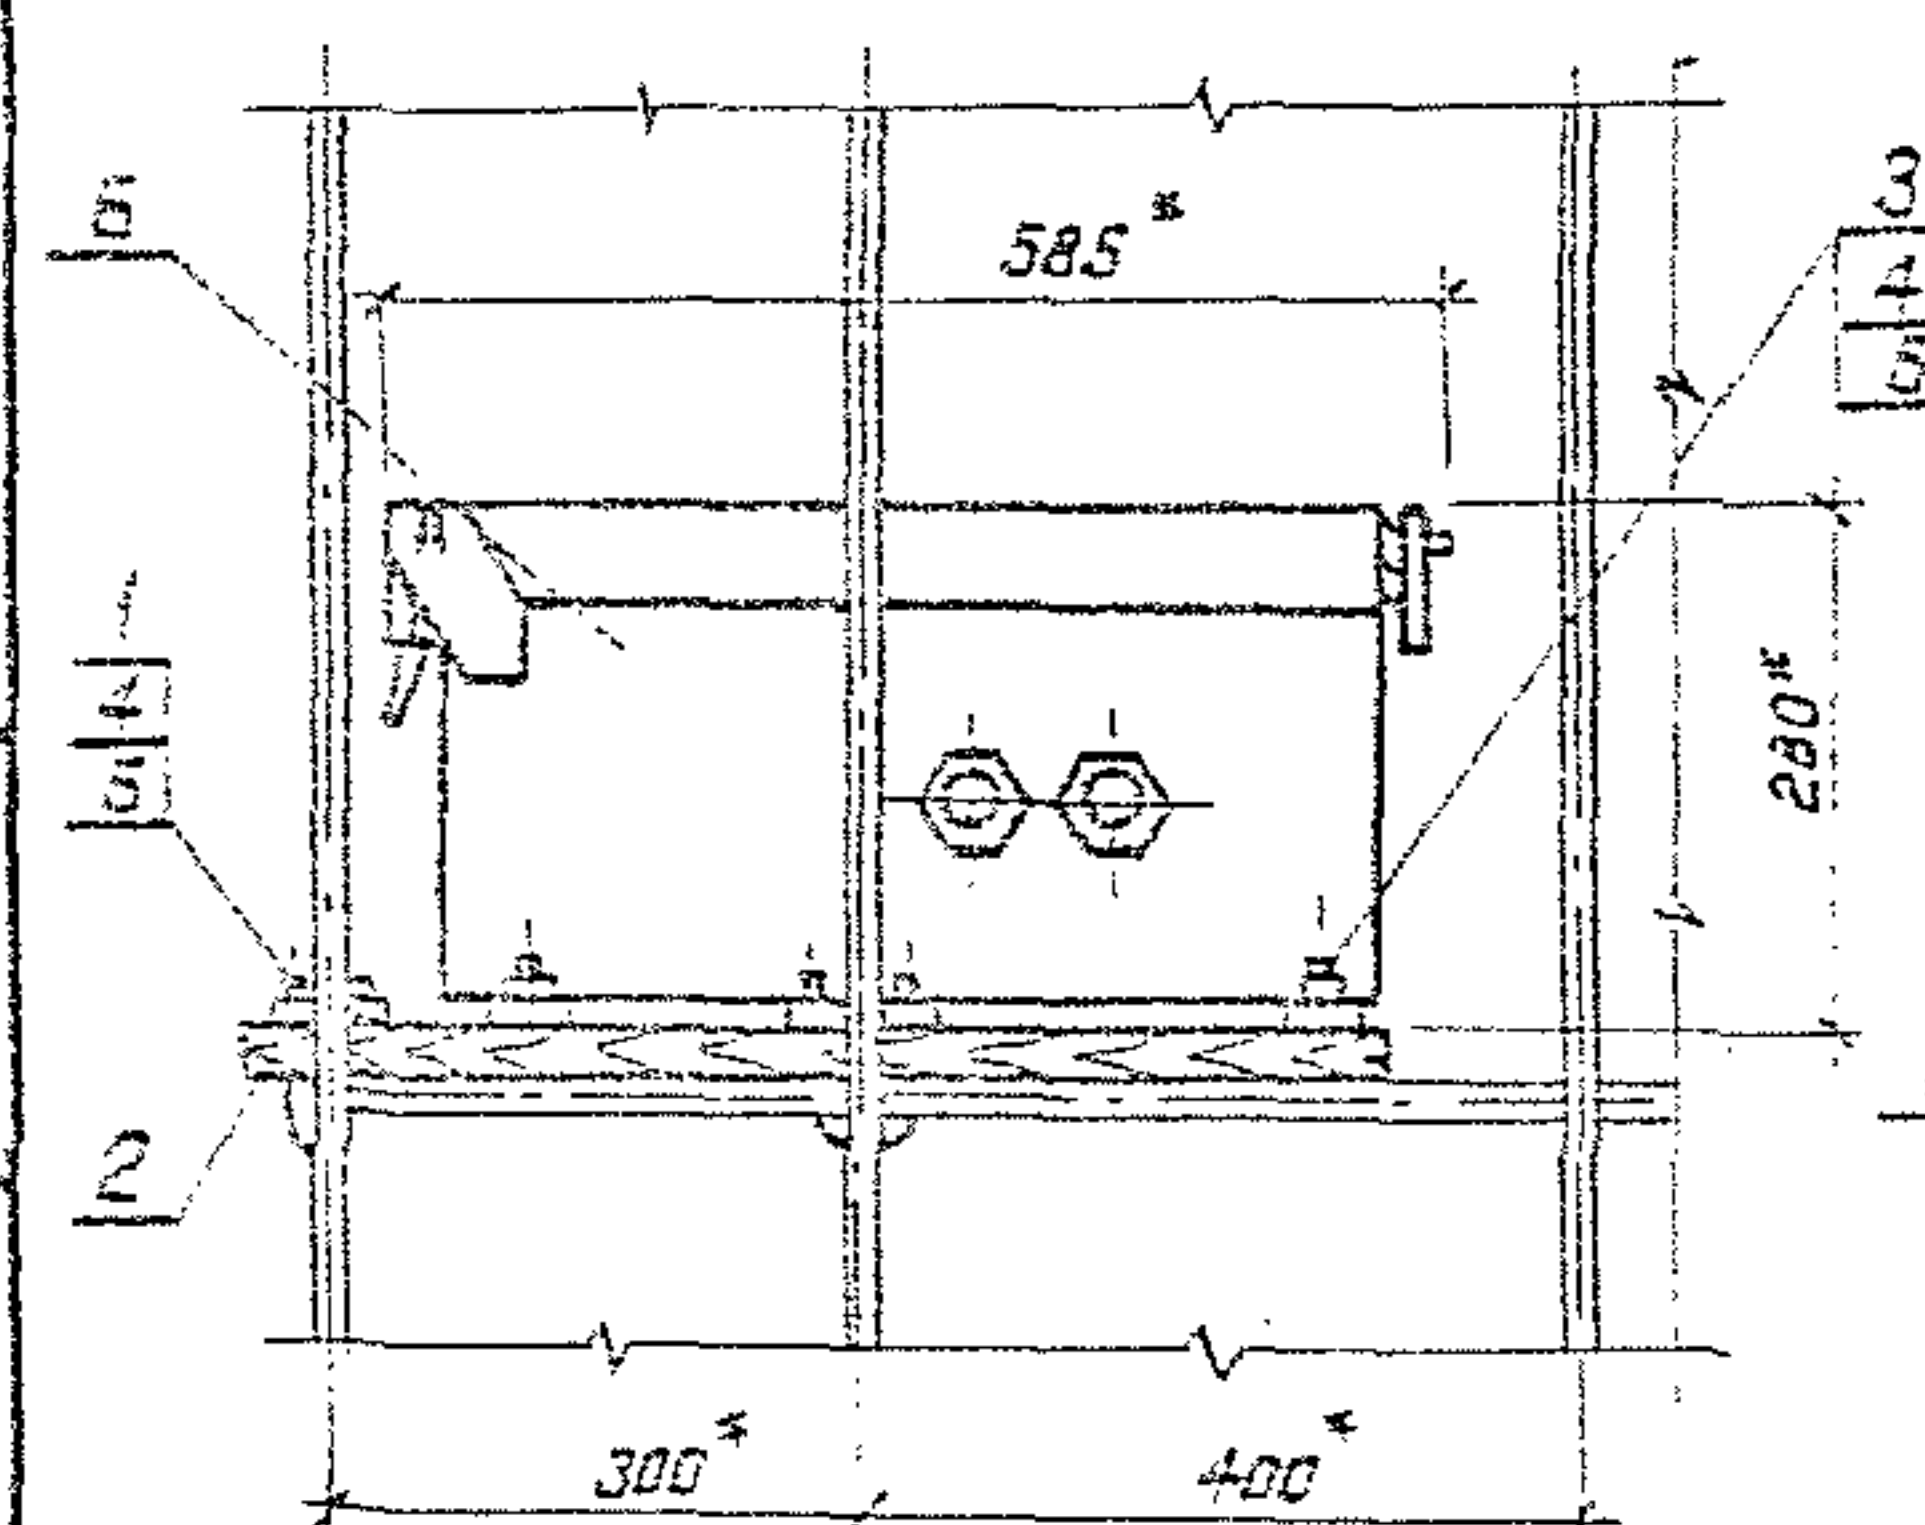


Формат	Зона	Пор.	Обозначение	Наименование	Кол.	Примечание
				<u>Запчасти</u>		
А4		1	3.501.1-155. 4-22	Жгут	4	
А4		2	3.501.1-155. 4-26	Панель П-4	2	
				<u>Стандартные изделия</u>		
		3		Болт М3х25 ГОСТ 7793-70	4	
		4		Гайка М3 ГОСТ 5815-70 ²	12	
		5		Шайба 3 ГОСТ 1271-75	12	
				<u>Прочие изделия</u>		
		6		Блок управления	1	Конт. 3-м-40-55 кг

* Размеры для справок

[illegible]

Копировал: *А. Б.*

Document A3

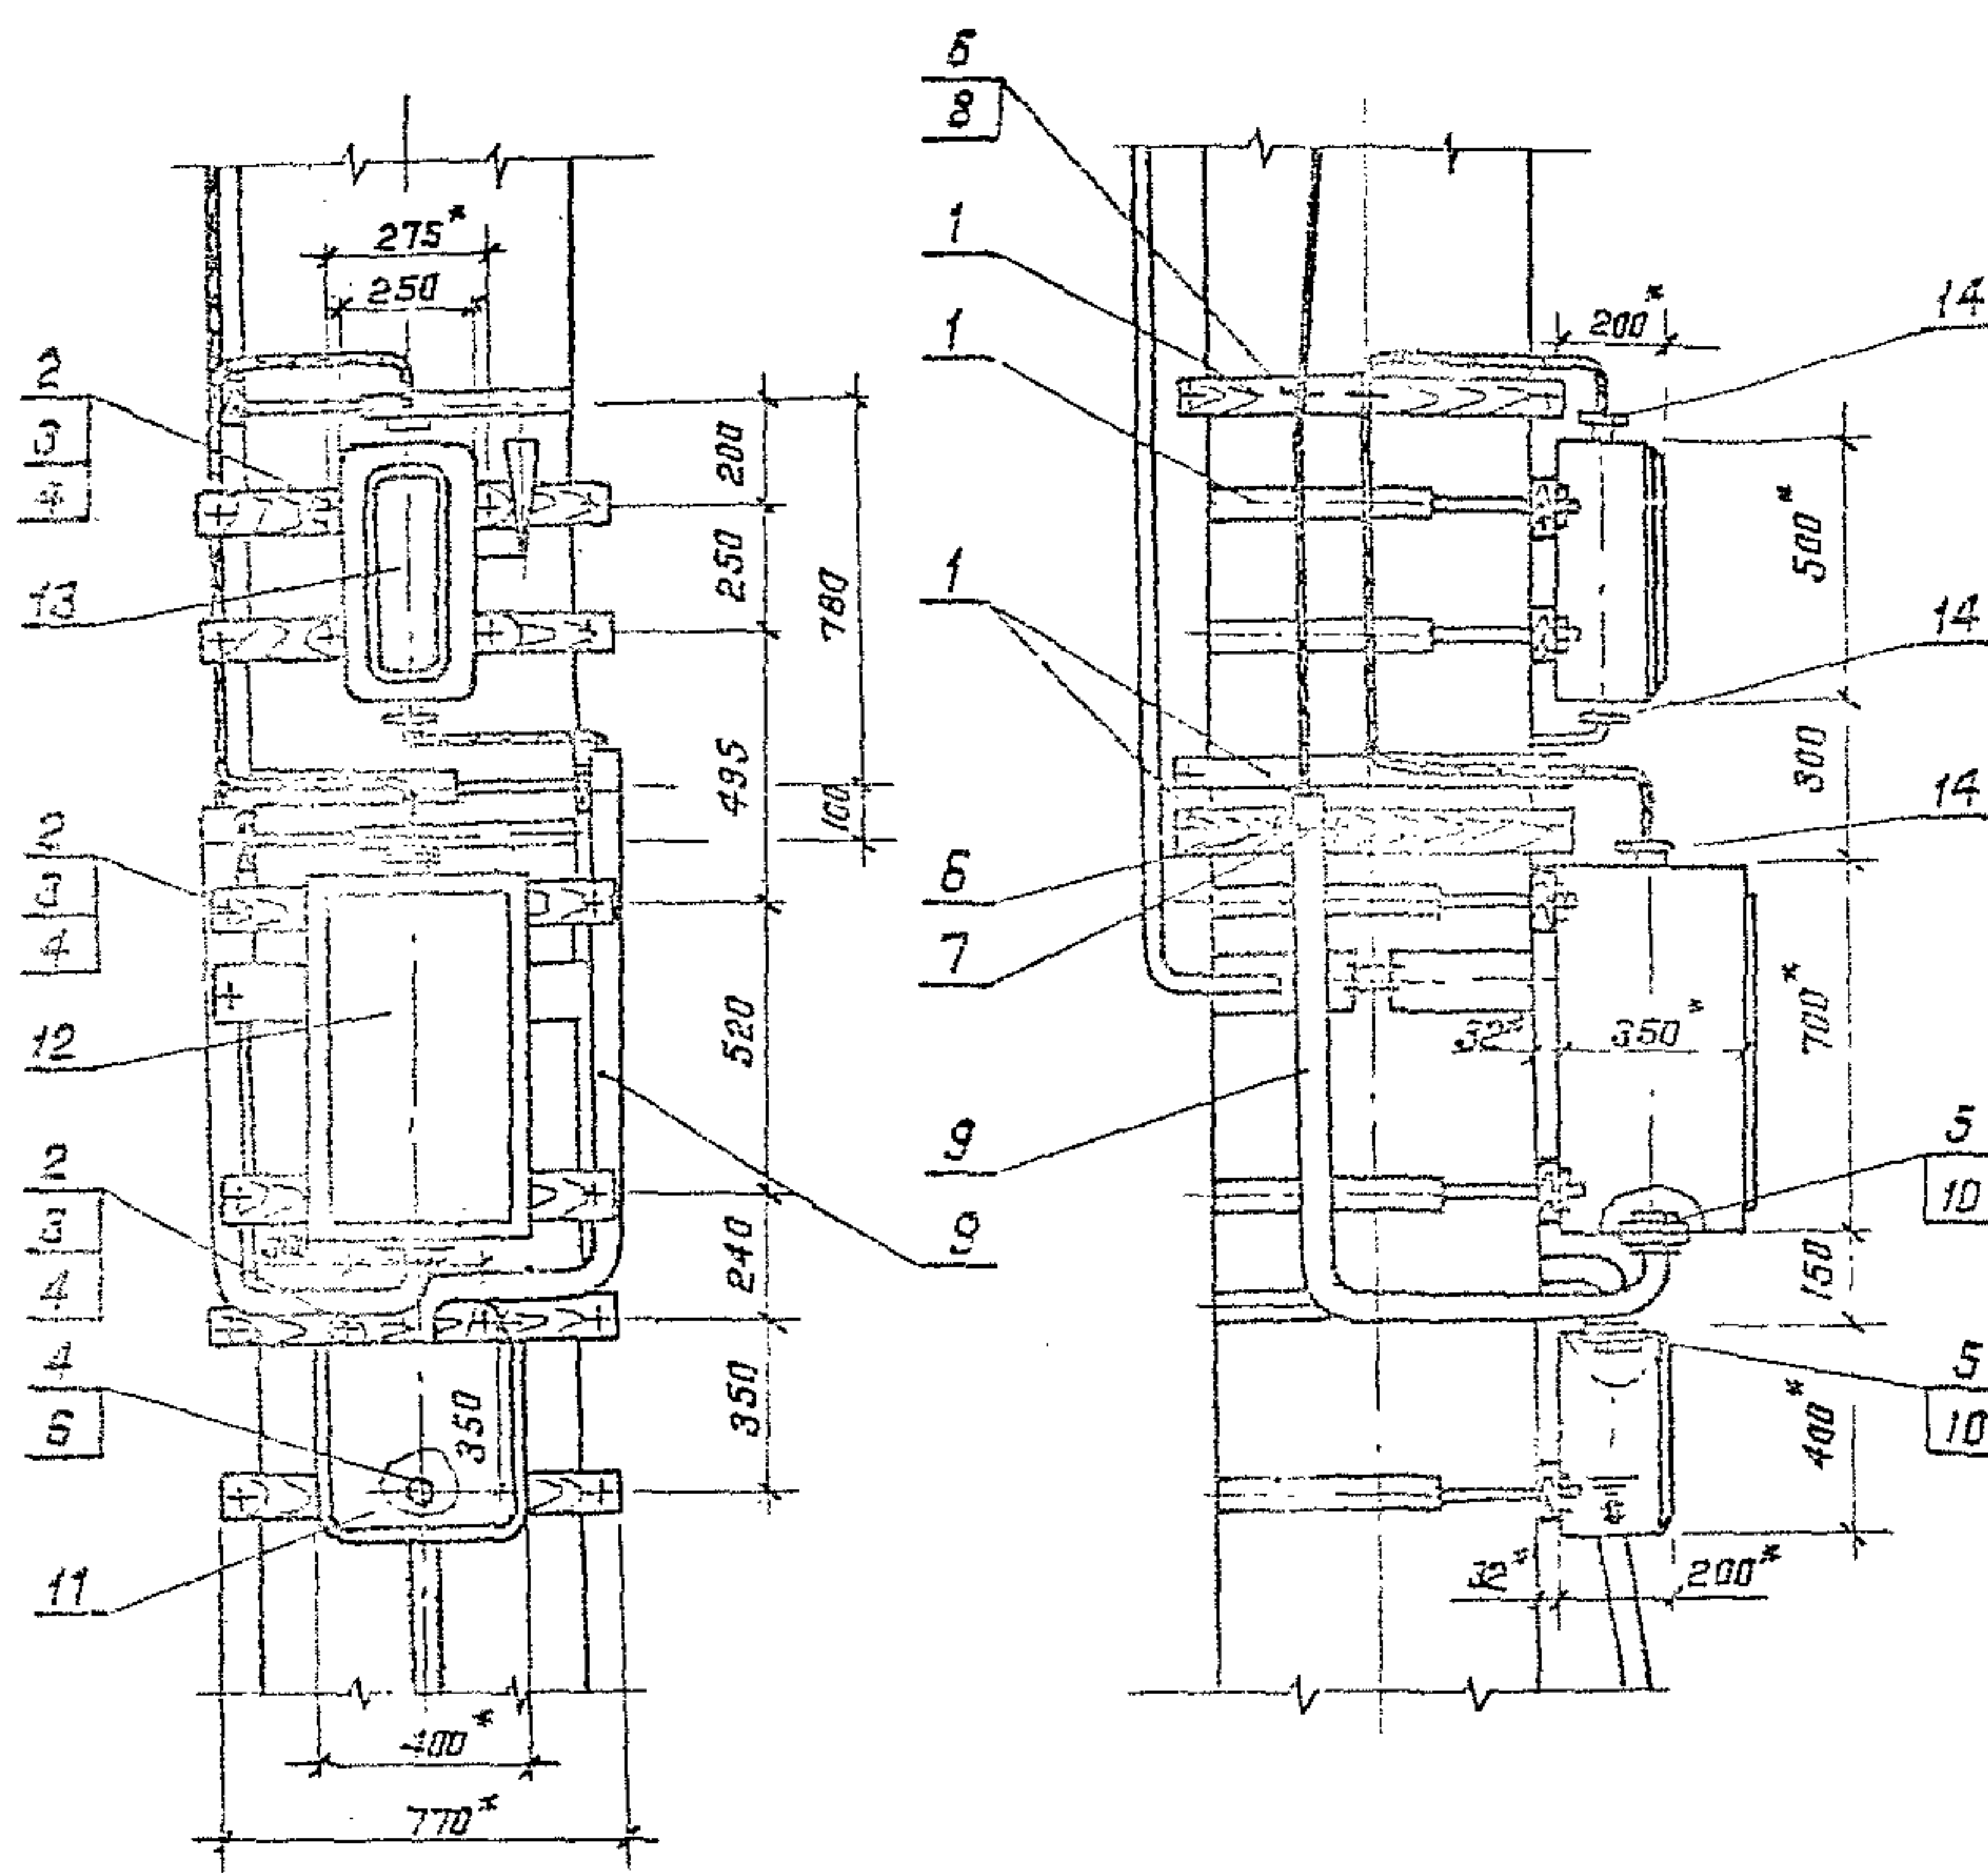

Высота прожектор- ной мачты, м	Обозначение
23	3.501.1-155.4-21 N 6
26	3.501.1-155.4-21 N 7
28	3.501.1-155.4-21 N 8

* Размеры для справок

Поз.	Обозначение	Наименование	Кол.	Приме- чание
<u>Сборочные единицы</u>				
4	1	3.501.1-155.4-20	9	
<u>Обозначение по таблице</u>				
<u>Стандартные изделия</u>				
2		Болт МВ 25 ГОСТ 7733-70	10	
3		Гайка МВ ГОСТ 5915-70*	10	
4		Шайба В ГОСТ 11371-78	11	
5		Контршайба 50 ГОСТ 5968-76	4	
6		Шуруп 1-6*252 ГОСТ 1144-80	7	
7		Сквозь СД-60	2	Изд. ГМА
8		Сквозь К 142 У2	1	Изд. ГЭМ
<u>Материалы</u>				
9		Труба Р-60-3.0 ГОСТ 3262-75*	5	м
10		Пластина 2, лист, ТМКЦ-		
		С2-5*250*250 ГОСТ 1338-77*	1	
<u>Прочие изделия</u>				
11		Протяжной ящик КС3-452	1	
12		Шкаф управления	1	Комплектная с 40 3910
13		Ящик сборной ЯВЗ-31-У2	1	
14		Сальник поворотной узла	3	Изд. ГЭМ

1. Трубу поз.9 гнуть по месту радиусом не менее 200 мм.
2. Из пластины поз.10 изготовить четыре прокладки 5*125*125 с отверстием ф62

3.501.1-155.4-19			
Нач. отд.	Иванов	С.И.Иванов	Узел V
Гл. спец.	Клигман	И.И.Клигман	0
Н. контр.	Немова	И.И.Немова	1:20
Гип.	Иванов	С.И.Иванов	Лист
Рук. эк.	Гусева	И.И.Гусева	Листов
Ст. инж.	Щеглова	И.И.Щеглова	Мосгипротранс


Копировал: Илья

Формат А3

Инж. Н. подл. Подпись и дата

Взам. инж. Н.

1330/5 26

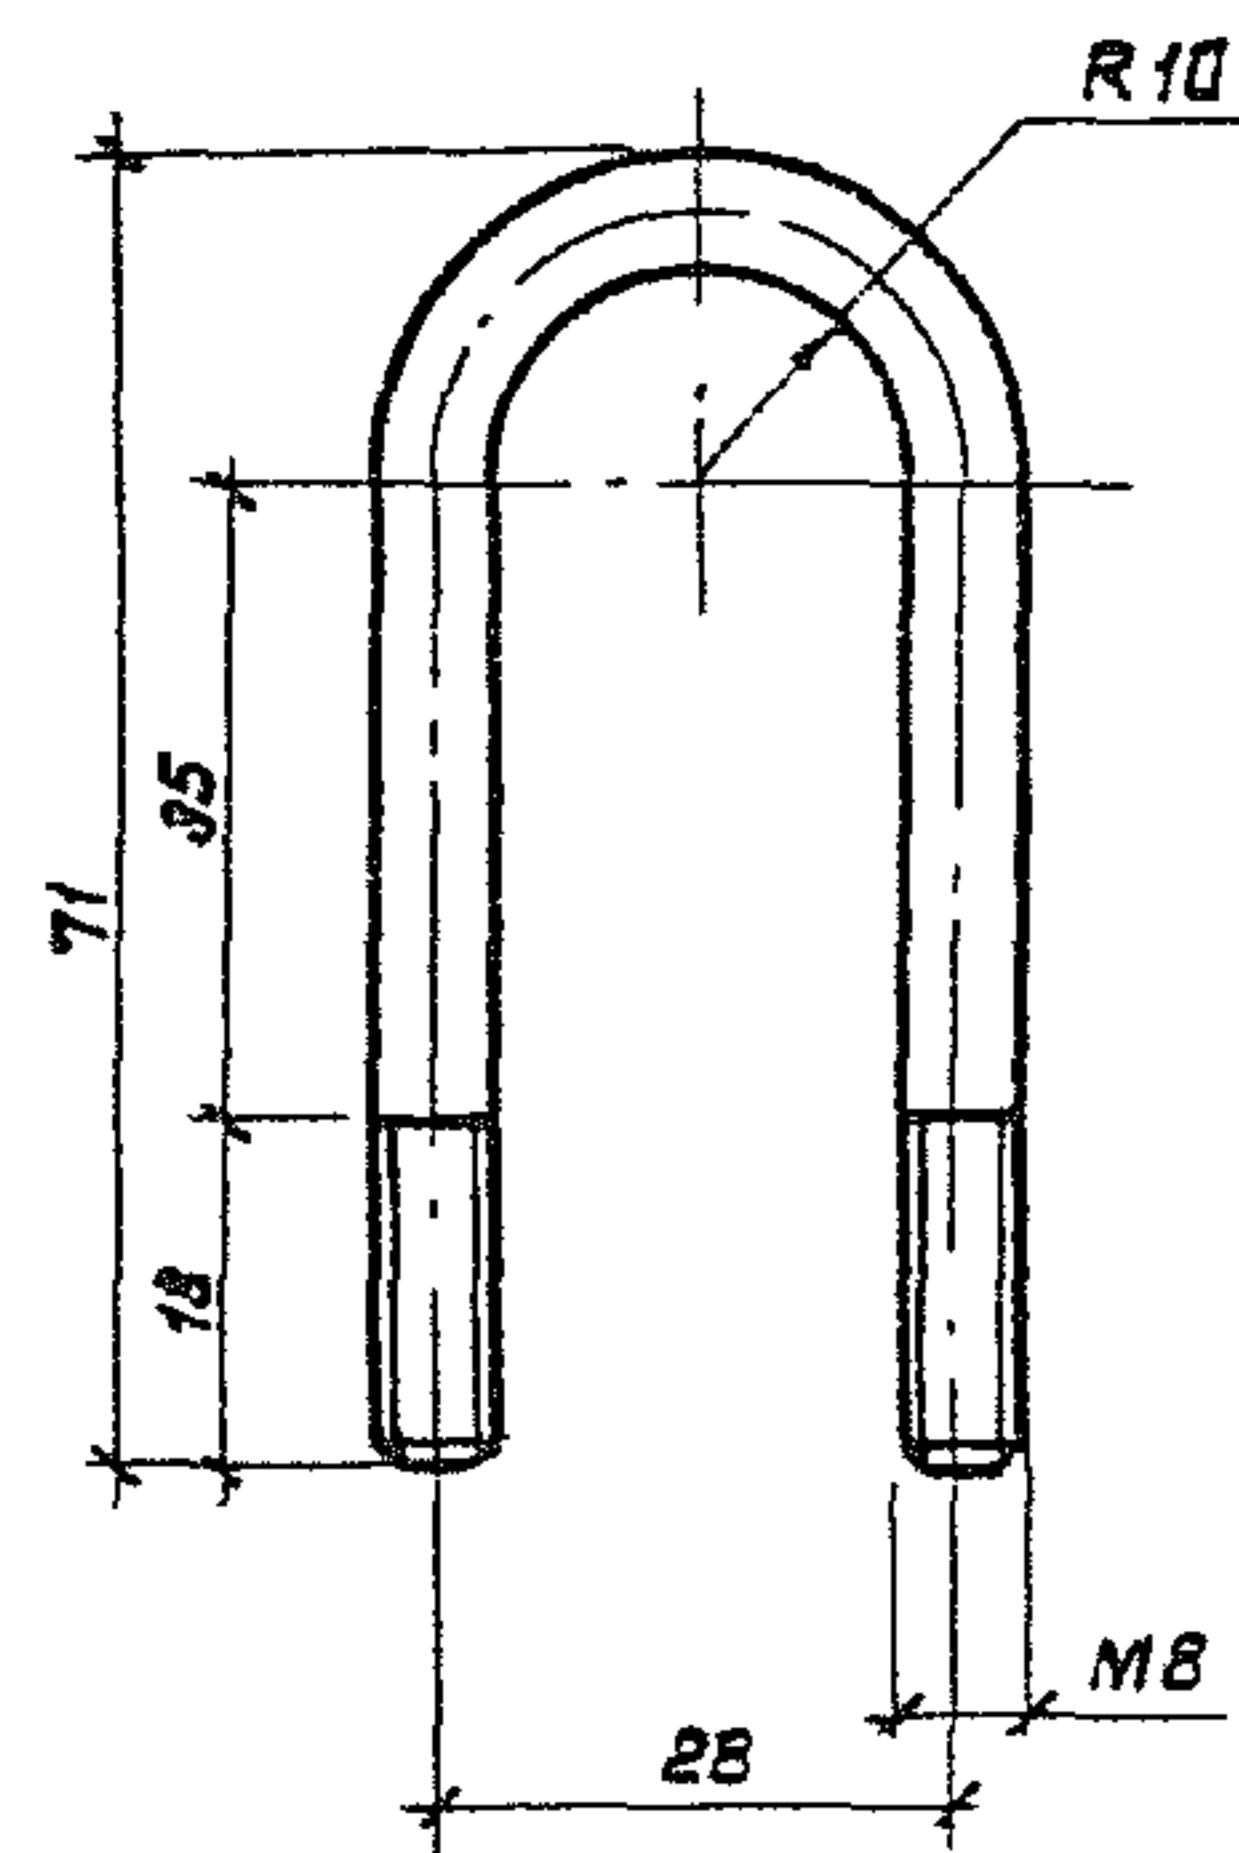


Конструкцию покрыть кузбасслаком (ГОСТ 1709-75*) за 2 раза

Шифр	Подпись	Инициалы	Взам. инж. н.	3.501.1-155. 4-22			
				Жомутик	Стр. 3. 1. Исход. Акквитанс		
					Р	0,059	1-1
					Лист		Листов 1
					Круг В 8 ГОСТ 2590-71* Вспомог. в ГОСТ 339-71*		Мосгипротранс
Нач. отд.	Иванов	И.И.	И.И.				
Зам. нач. отд.	Клигман	К.К.	К.К.				
Инж. н.	Немаба	Н.Н.	Н.Н.				
Г.И.П.	Иванов	И.И.	И.И.				
Рук. ар.	Гусева	Г.Г.	Г.Г.				
Вед. инж.	Оберг	О.О.	О.О.				

Копировал Г.С.С.

Формат А4

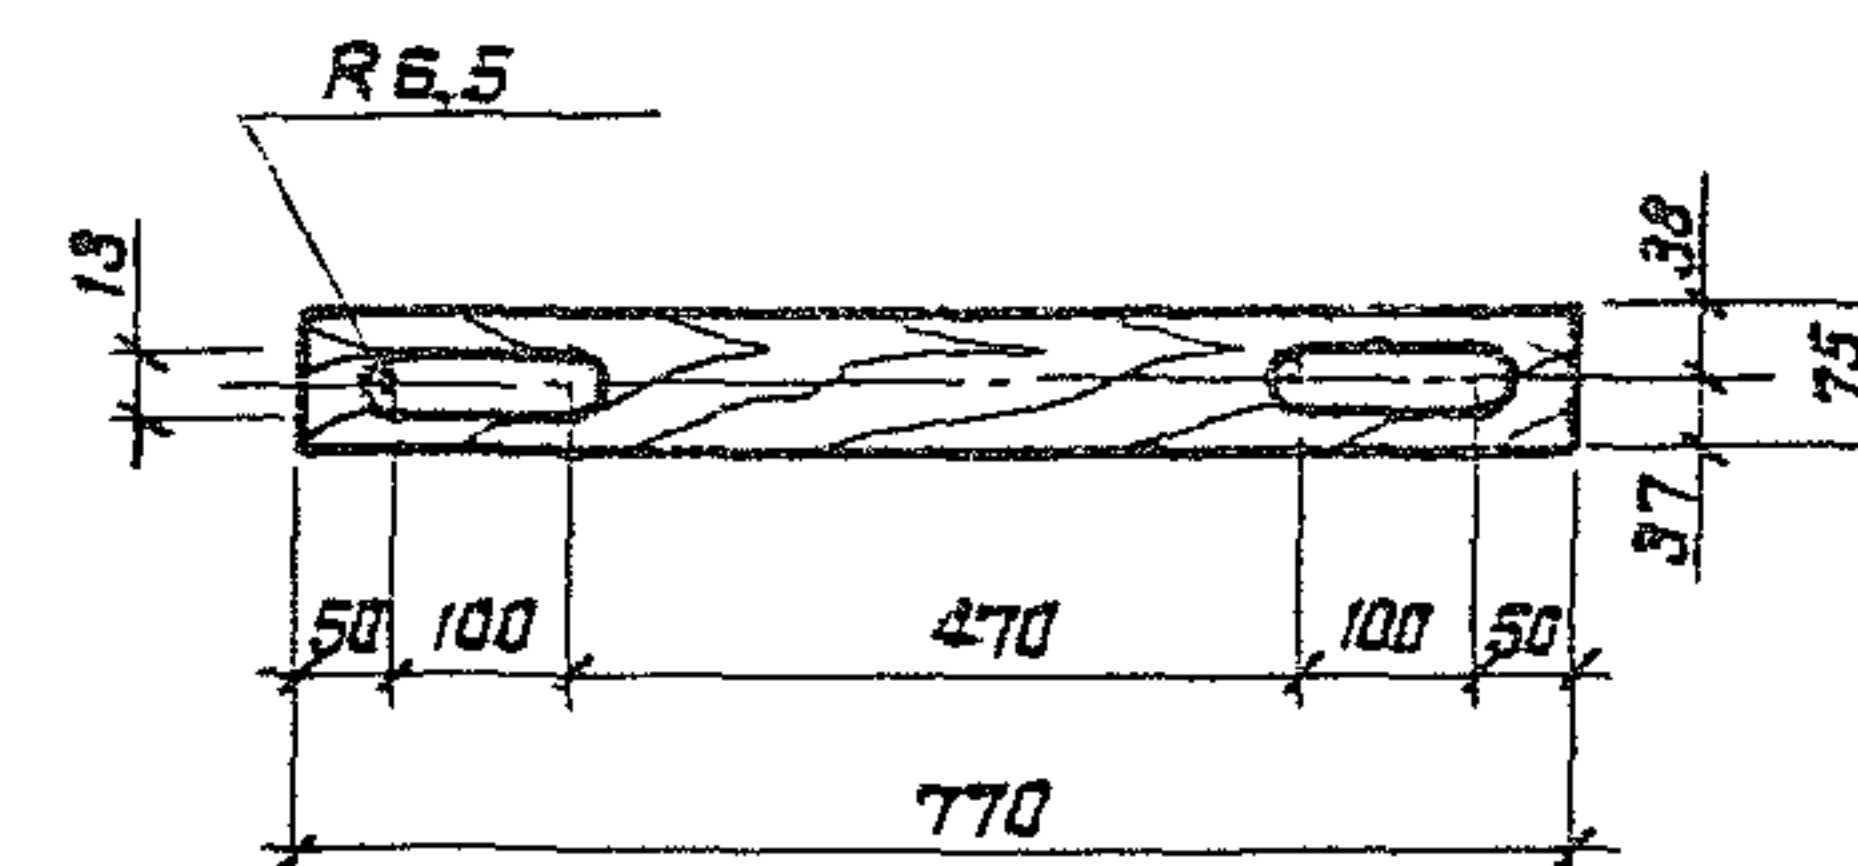

Отверстия для установки оборудования
выполнить при монтаже


				1330/5 28		
				Объем-0,0018м³		
				3.501.1-155. 4-23		
				Планка П-1		
				Таблица		
				Масса		
				Масштаб		
Нач. отд. Иванов				Р		
Гл. спец. Клигман				1,08		
Н. кантр. Немаба				1:10		
Г.И.П. Иванов				Лист		
Рук. ар. Гусева				Листов 1		
Вед. инж. Оберг				Доска-2-сосна-32х75-ГОСТ 435-85		
				Масгипротранс		

Копировал А.Т.Т.

Формат А4

1330/5 28

Объем - 0,0018 м³

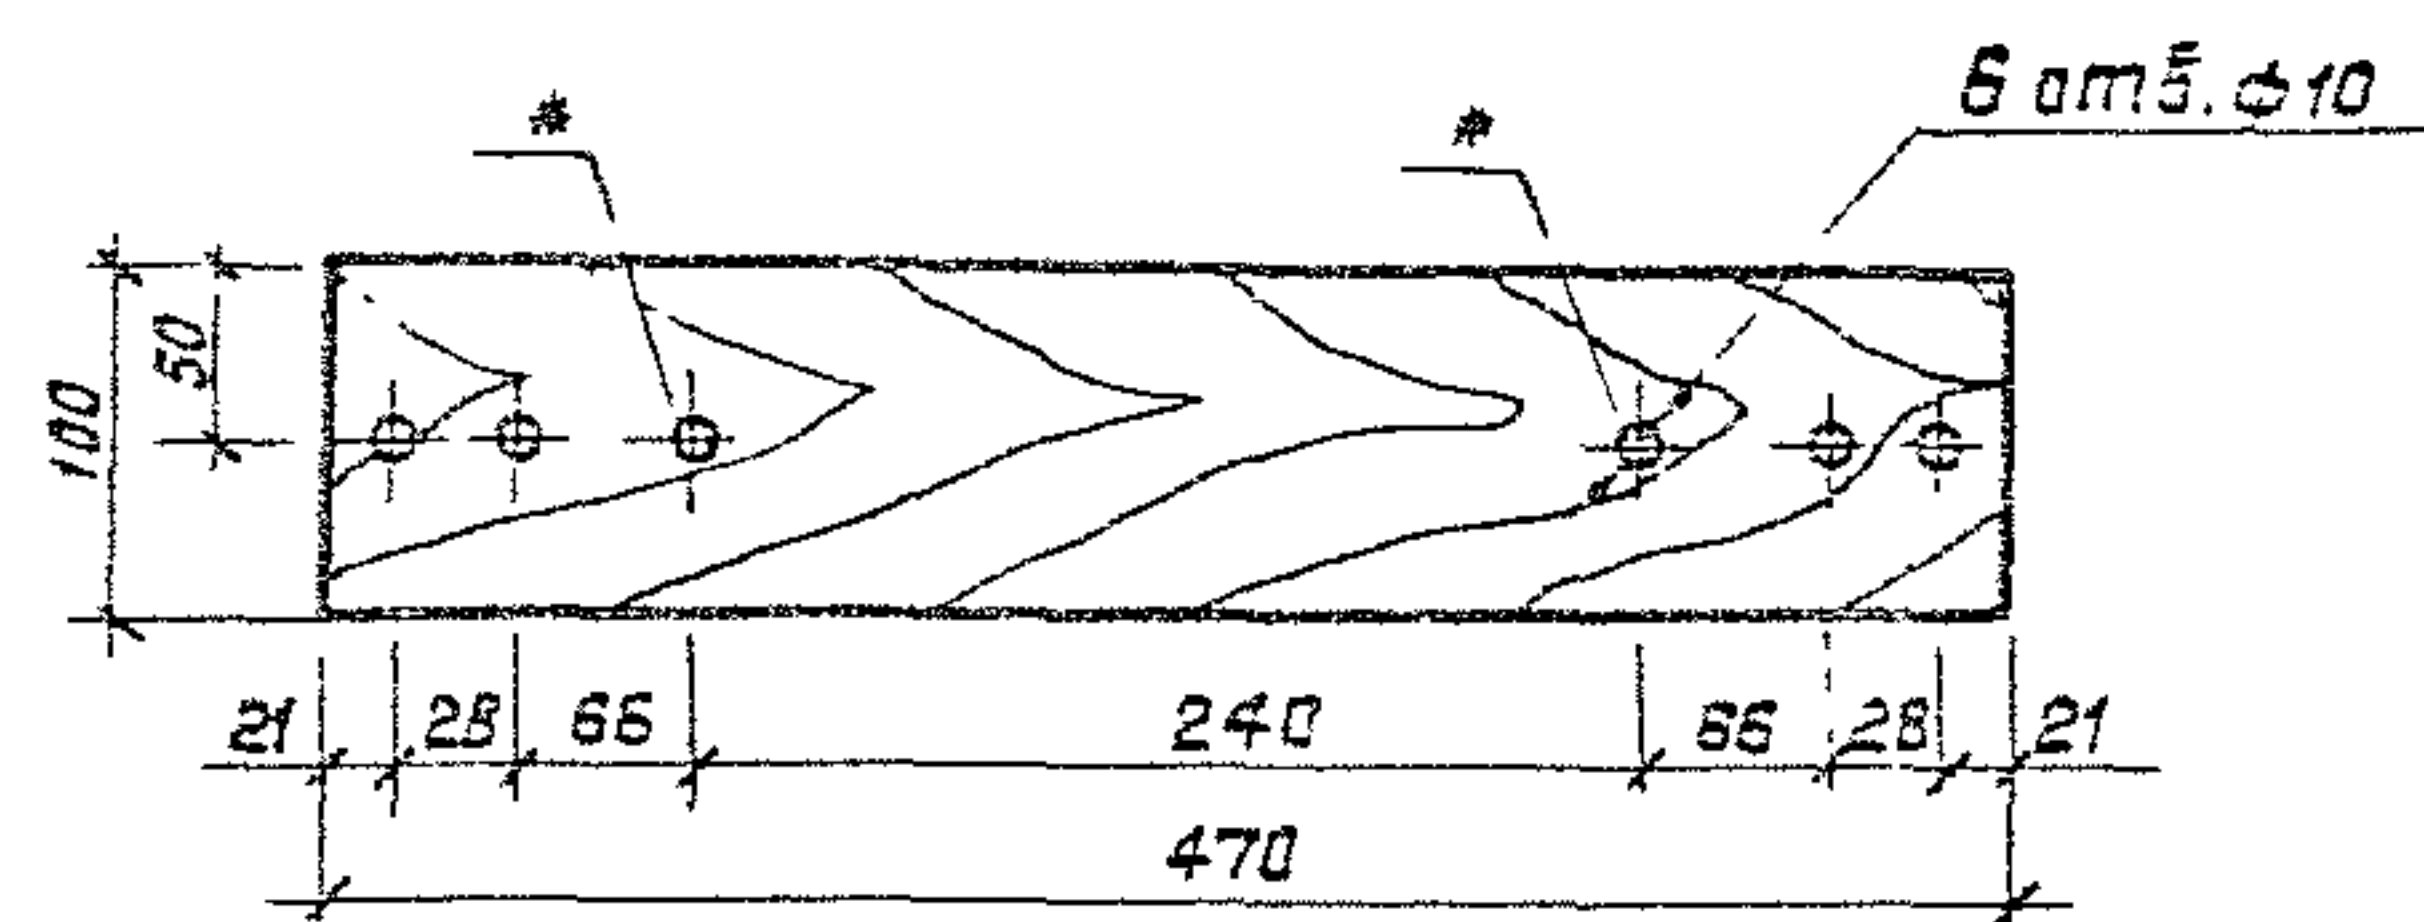


* Отверстия сверлятся по месту

Объем - 0,0015 м³

Имя и подл.	Взам. инв. №				Объем - 0,0015 м³		
					3.501.1 - 155. 4 - 24		
					Планка П-2		
					Статья	Масса	Масштаб
					Р	0,88	1:5
					Лист	Листов 1	
	И.И.О.	И.И.О.	И.И.О.	И.И.О.	Планка-2-сосна-32-х225-х2400-126-33		
	И.И.О.	И.И.О.	И.И.О.	И.И.О.			
	И.И.О.	И.И.О.	И.И.О.	И.И.О.			
И.И.О.	И.И.О.	И.И.О.	И.И.О.				
				Маскиротранс			

Копировал: А.Павлов

Формат А4

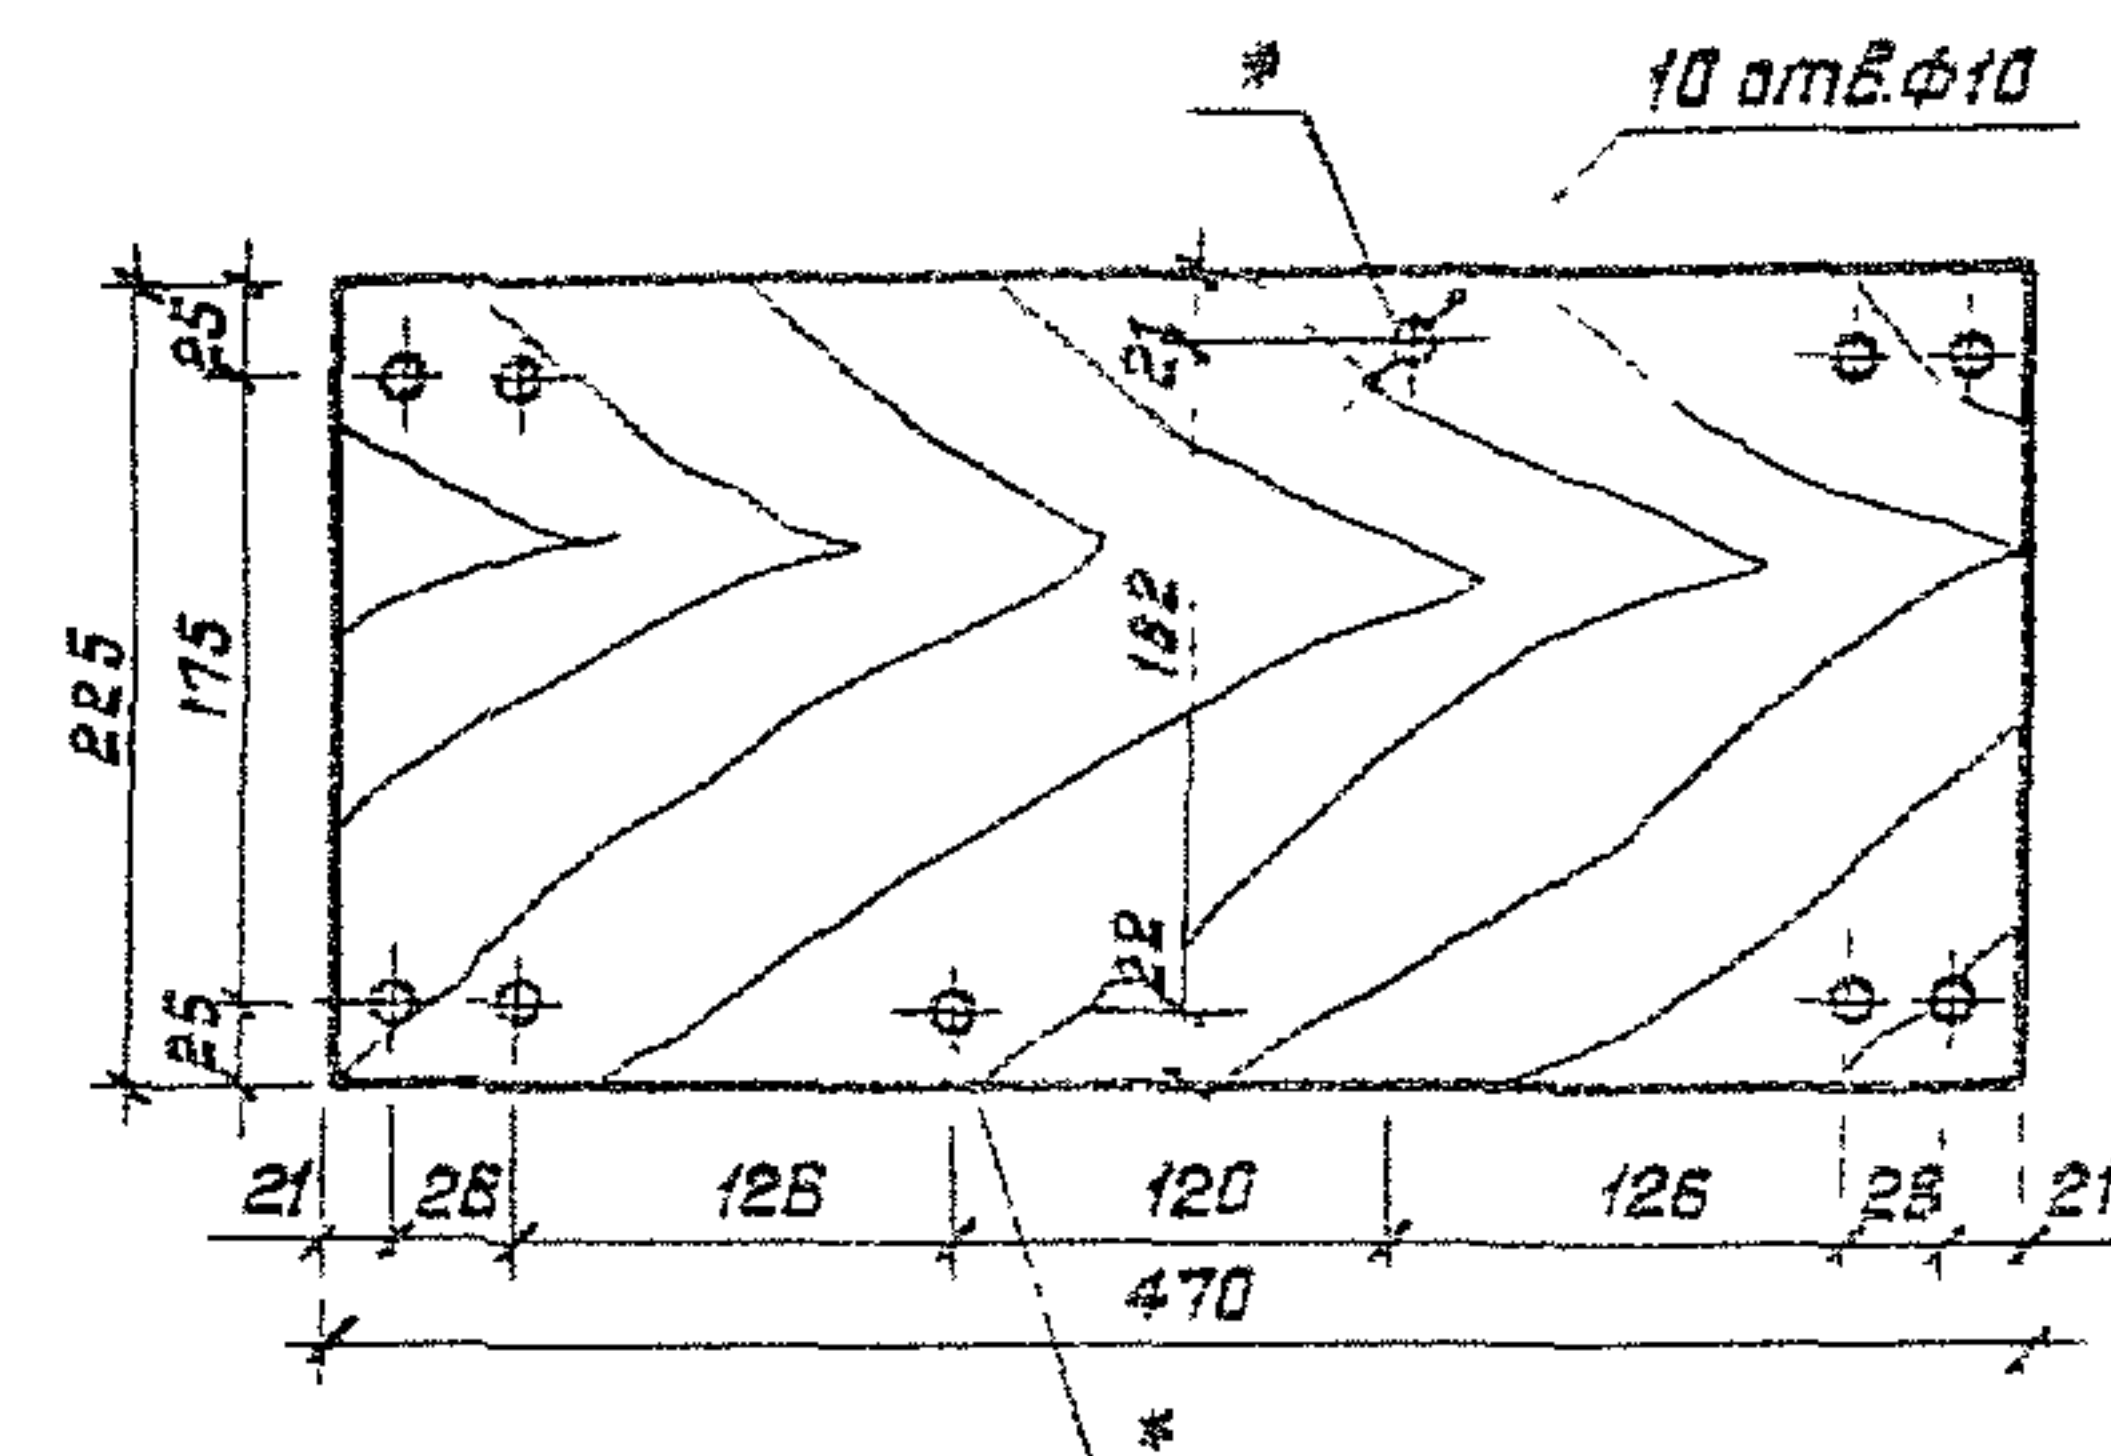


* Отверстия сверлятся по месту

1330/5 29
Объем - 0,0034 м³

Имя и подл.	Взам. инв. №				1330/5 29		
	Подпись и дата				Объем - 0,0034 м³		
					3.501.1 - 155. 4 - 25		
					Планка П-3		
И.И.О.	Иванов	И.И.О.	И.И.О.	И.И.О.	Р	1,93	1:5
Г.Л. спец.	Клименко	И.И.О.	И.И.О.	И.И.О.	Лист	Листов 1	
Н.контр.	Немцова	И.И.О.	И.И.О.	И.И.О.	Планка-2-сосна-32х225х2400-126-33		
Г.И.П.	Иванов	И.И.О.	И.И.О.	И.И.О.	Маскиротрач		
Р.уч.зо	Евсеев	И.И.О.	И.И.О.	И.И.О.			
Вед.учж	Обере	И.И.О.	И.И.О.	И.И.О.			

Копировал: А.Павлов

Формат А4

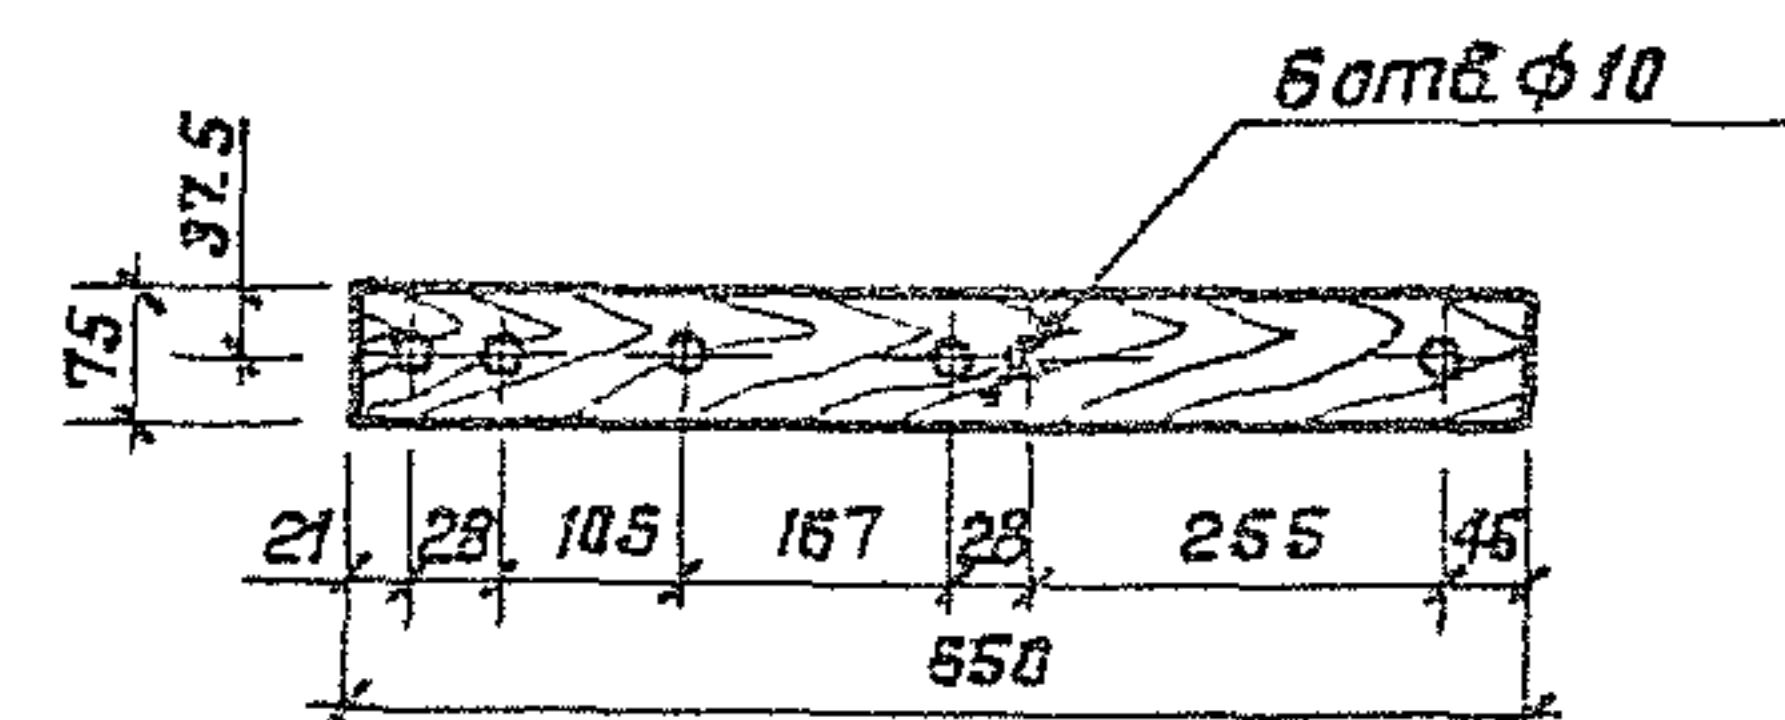

Отверстия сверлятся по месту.

1330/5 30

Объем - 0,0015 м³

3.501.1-155. 4-26

Нач. отд.	Иванов	Иванов
Гл. спец.	Клигман	Иванов
Н. кантр.	Немайс	Иванов
ГНП	Иванов	Иванов
Рук. гр.	Висава	Иванов
Ст. инж.	Швалова	Иванов

Планка П-4

Стадия Масса Масштаб


Р 0,9 1:10

Лист Листов 1

Доска-2-сосна-32-75-гост-18255 Мосгипротранс

Копировал: Жуков

Формат А4

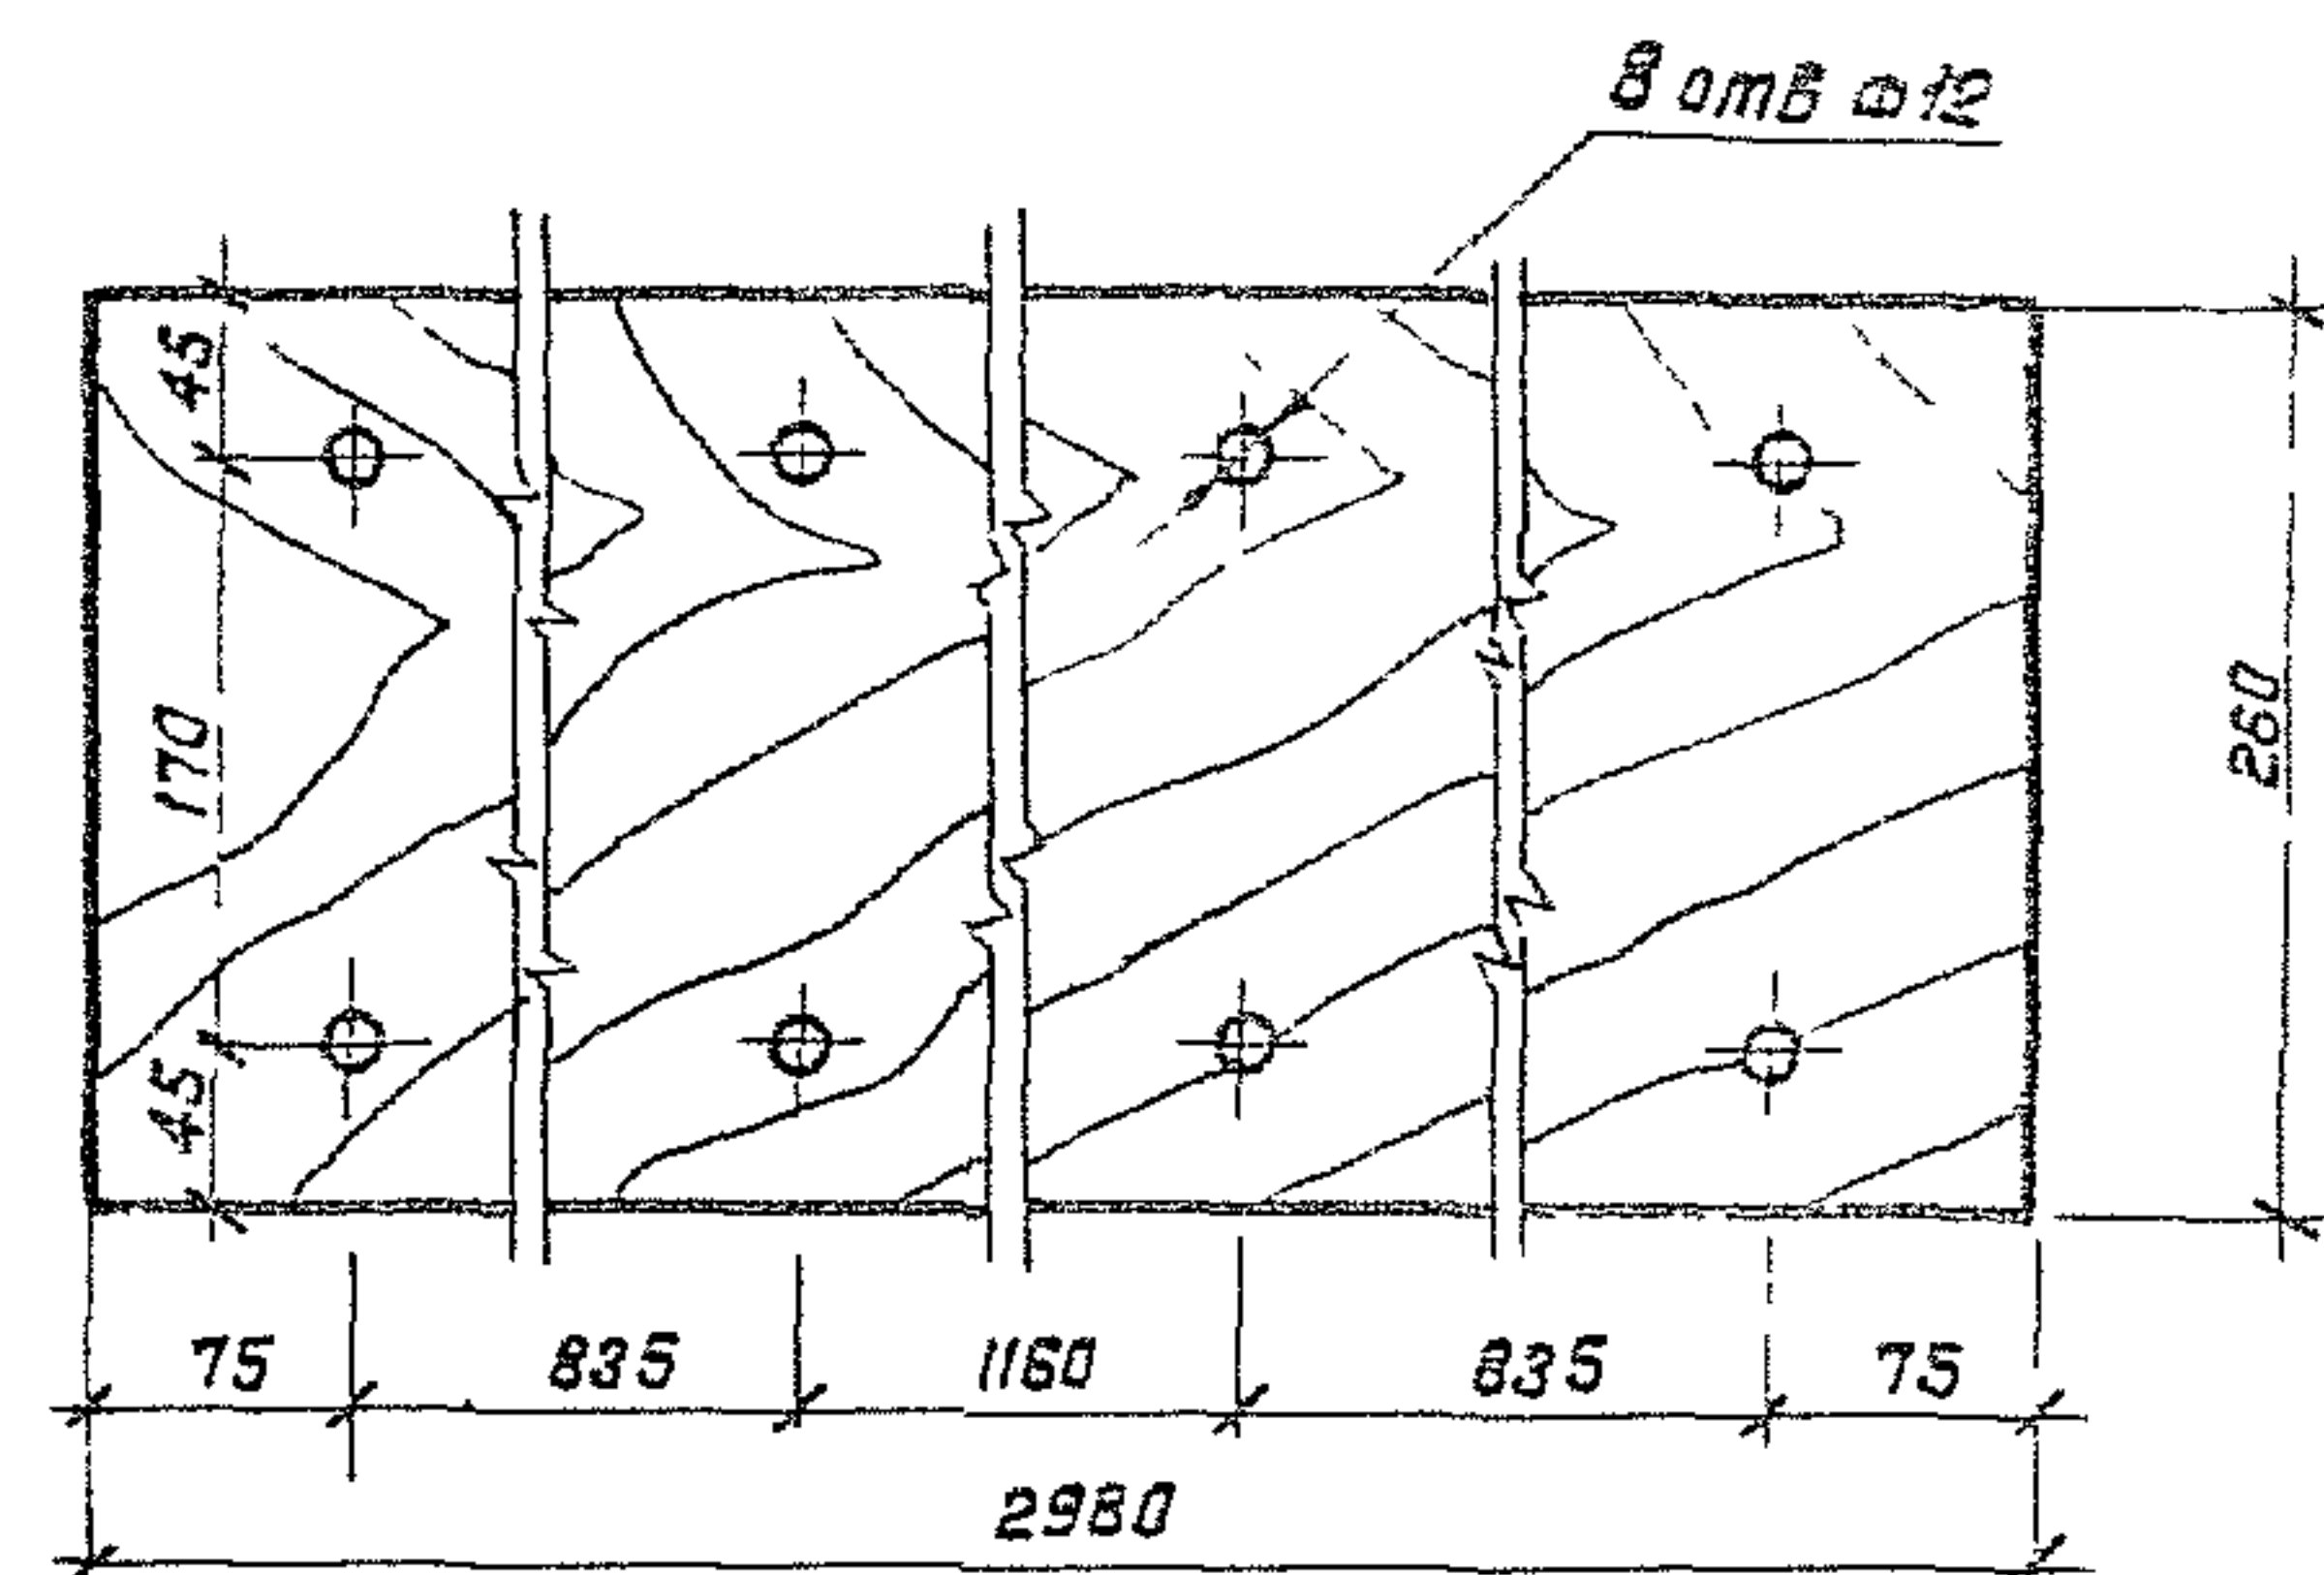

Объем - 0,025 м³

3.501.1-155. 4-27

Доска Д-1


Стандарт Масса Весов

Р 14,58 1,5

Лист Листов

Копировал А.Толкачев

Формат А4

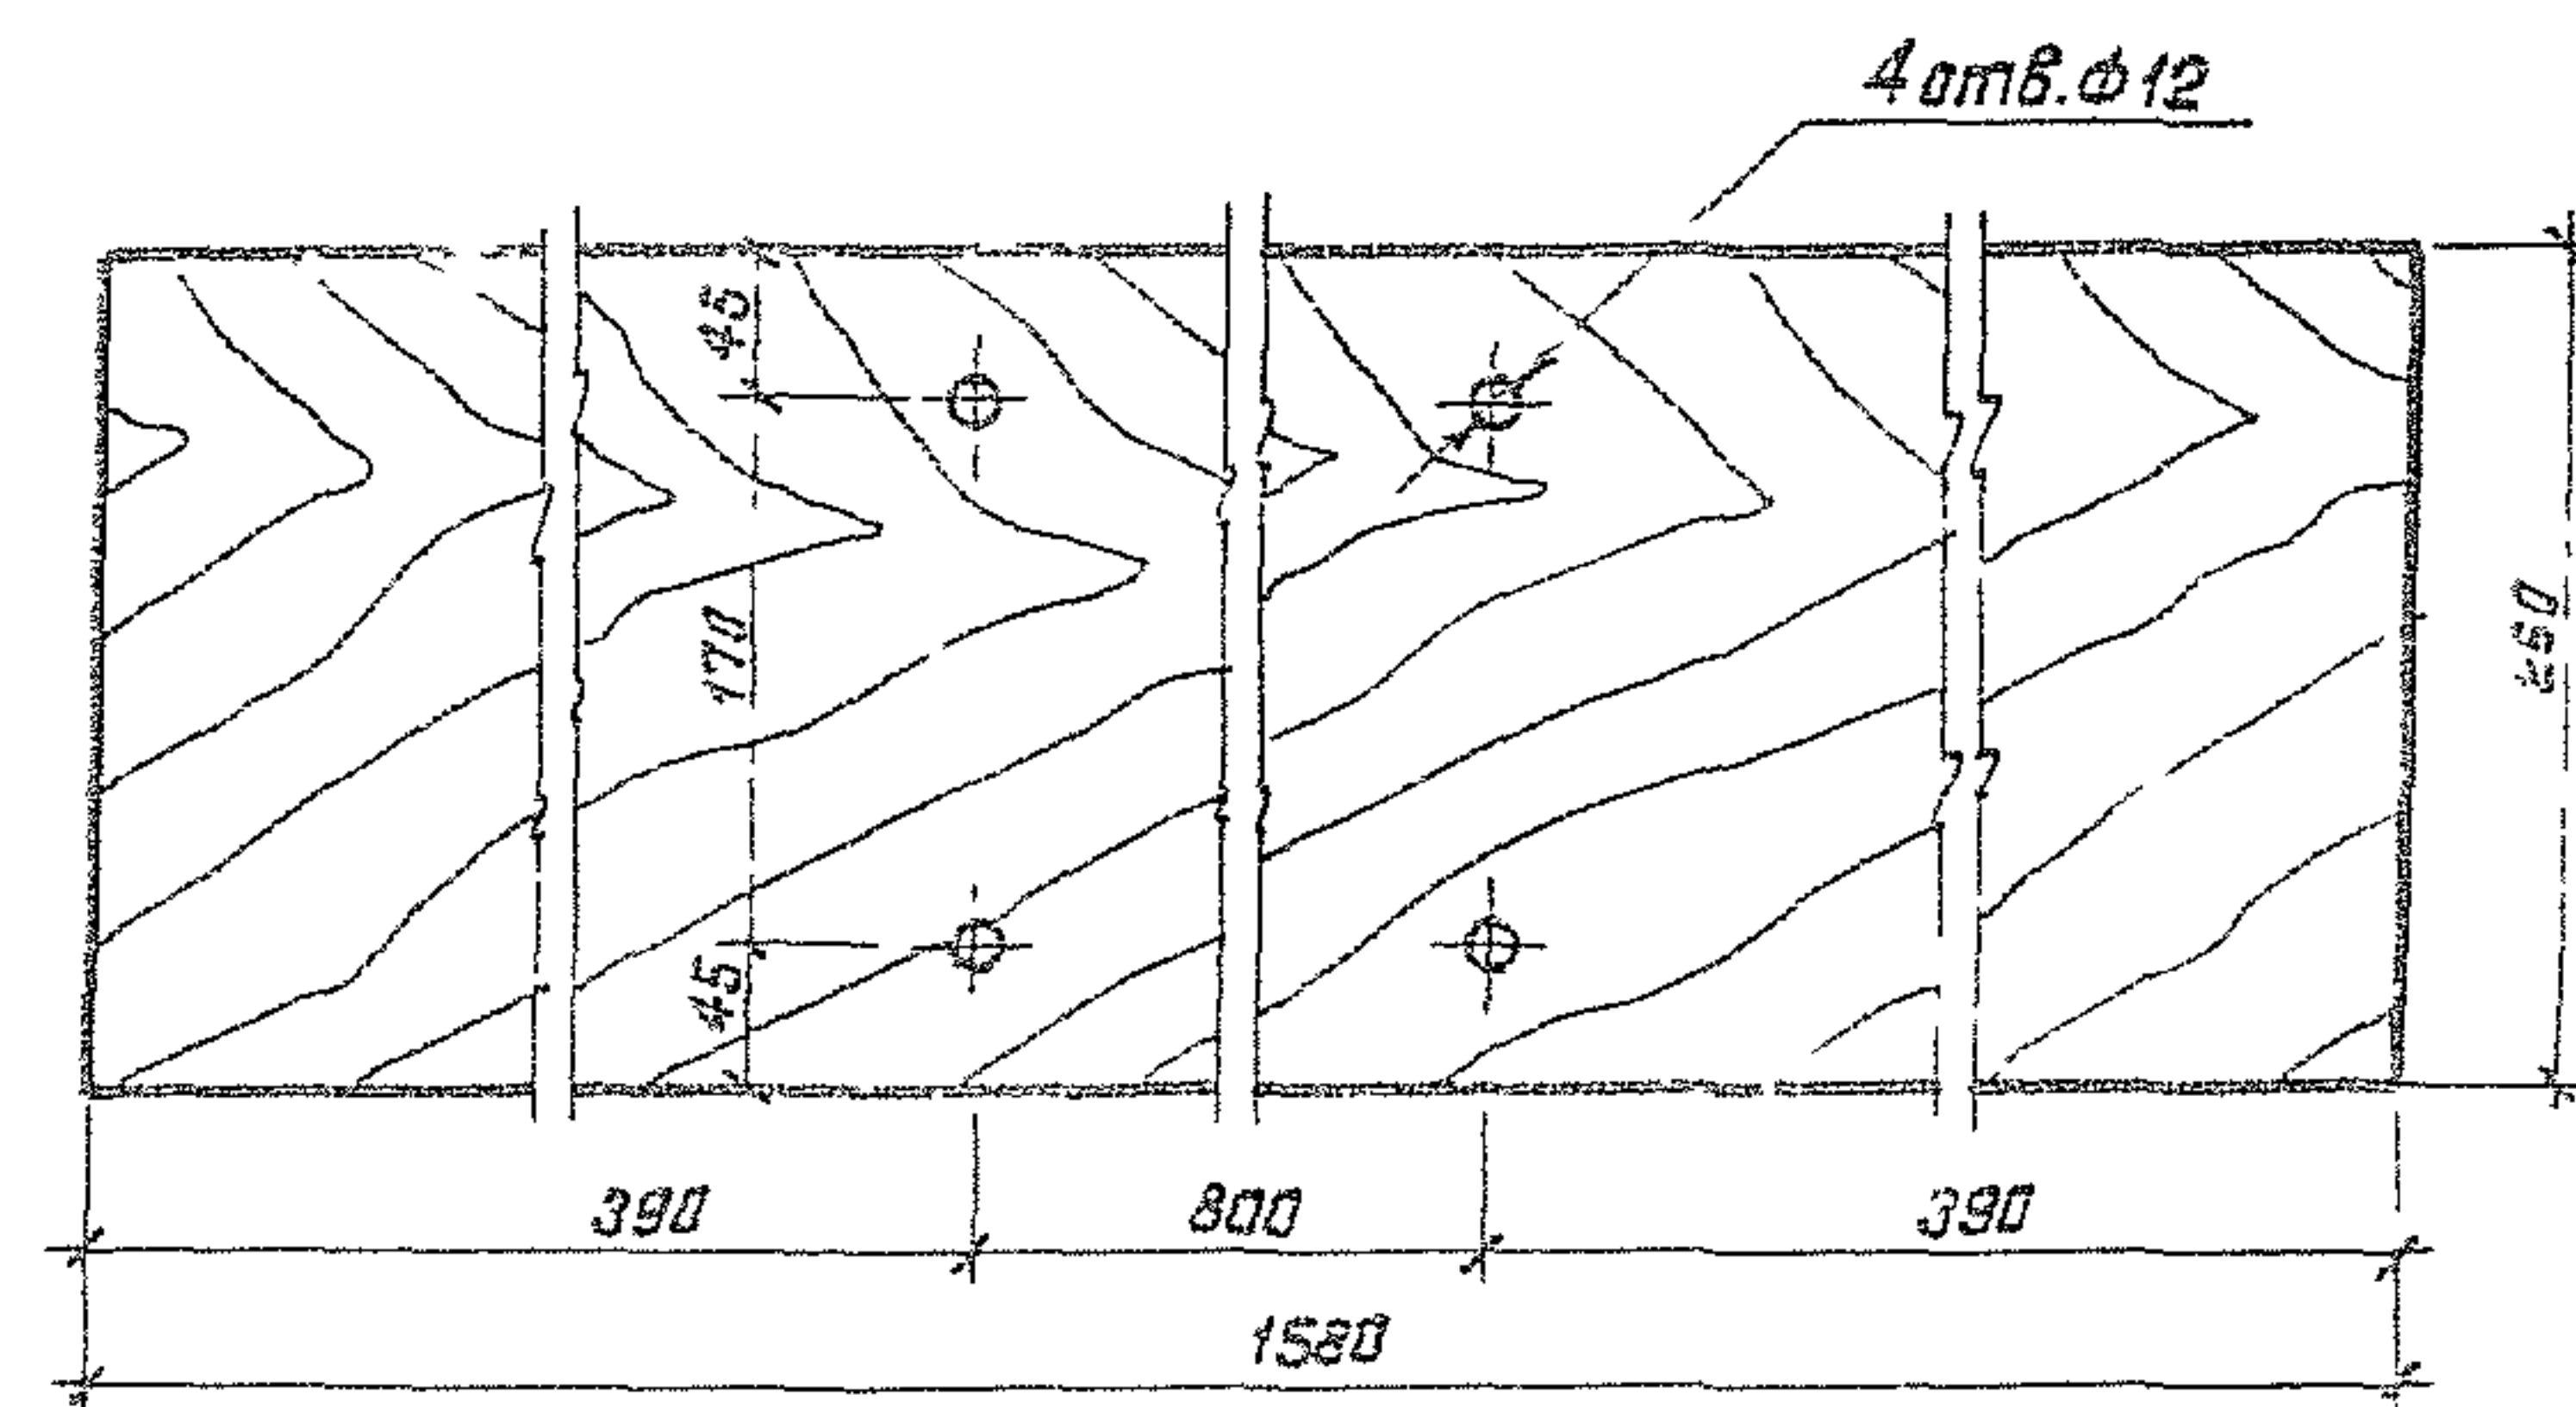

Объем - 0,013 м³

3.501.1-155. 4-28

Доска Д-2


Стандарт Масса Весов

Р 7,73 1,5

Лист Листов

Копировал А.Толкачев

Формат А4

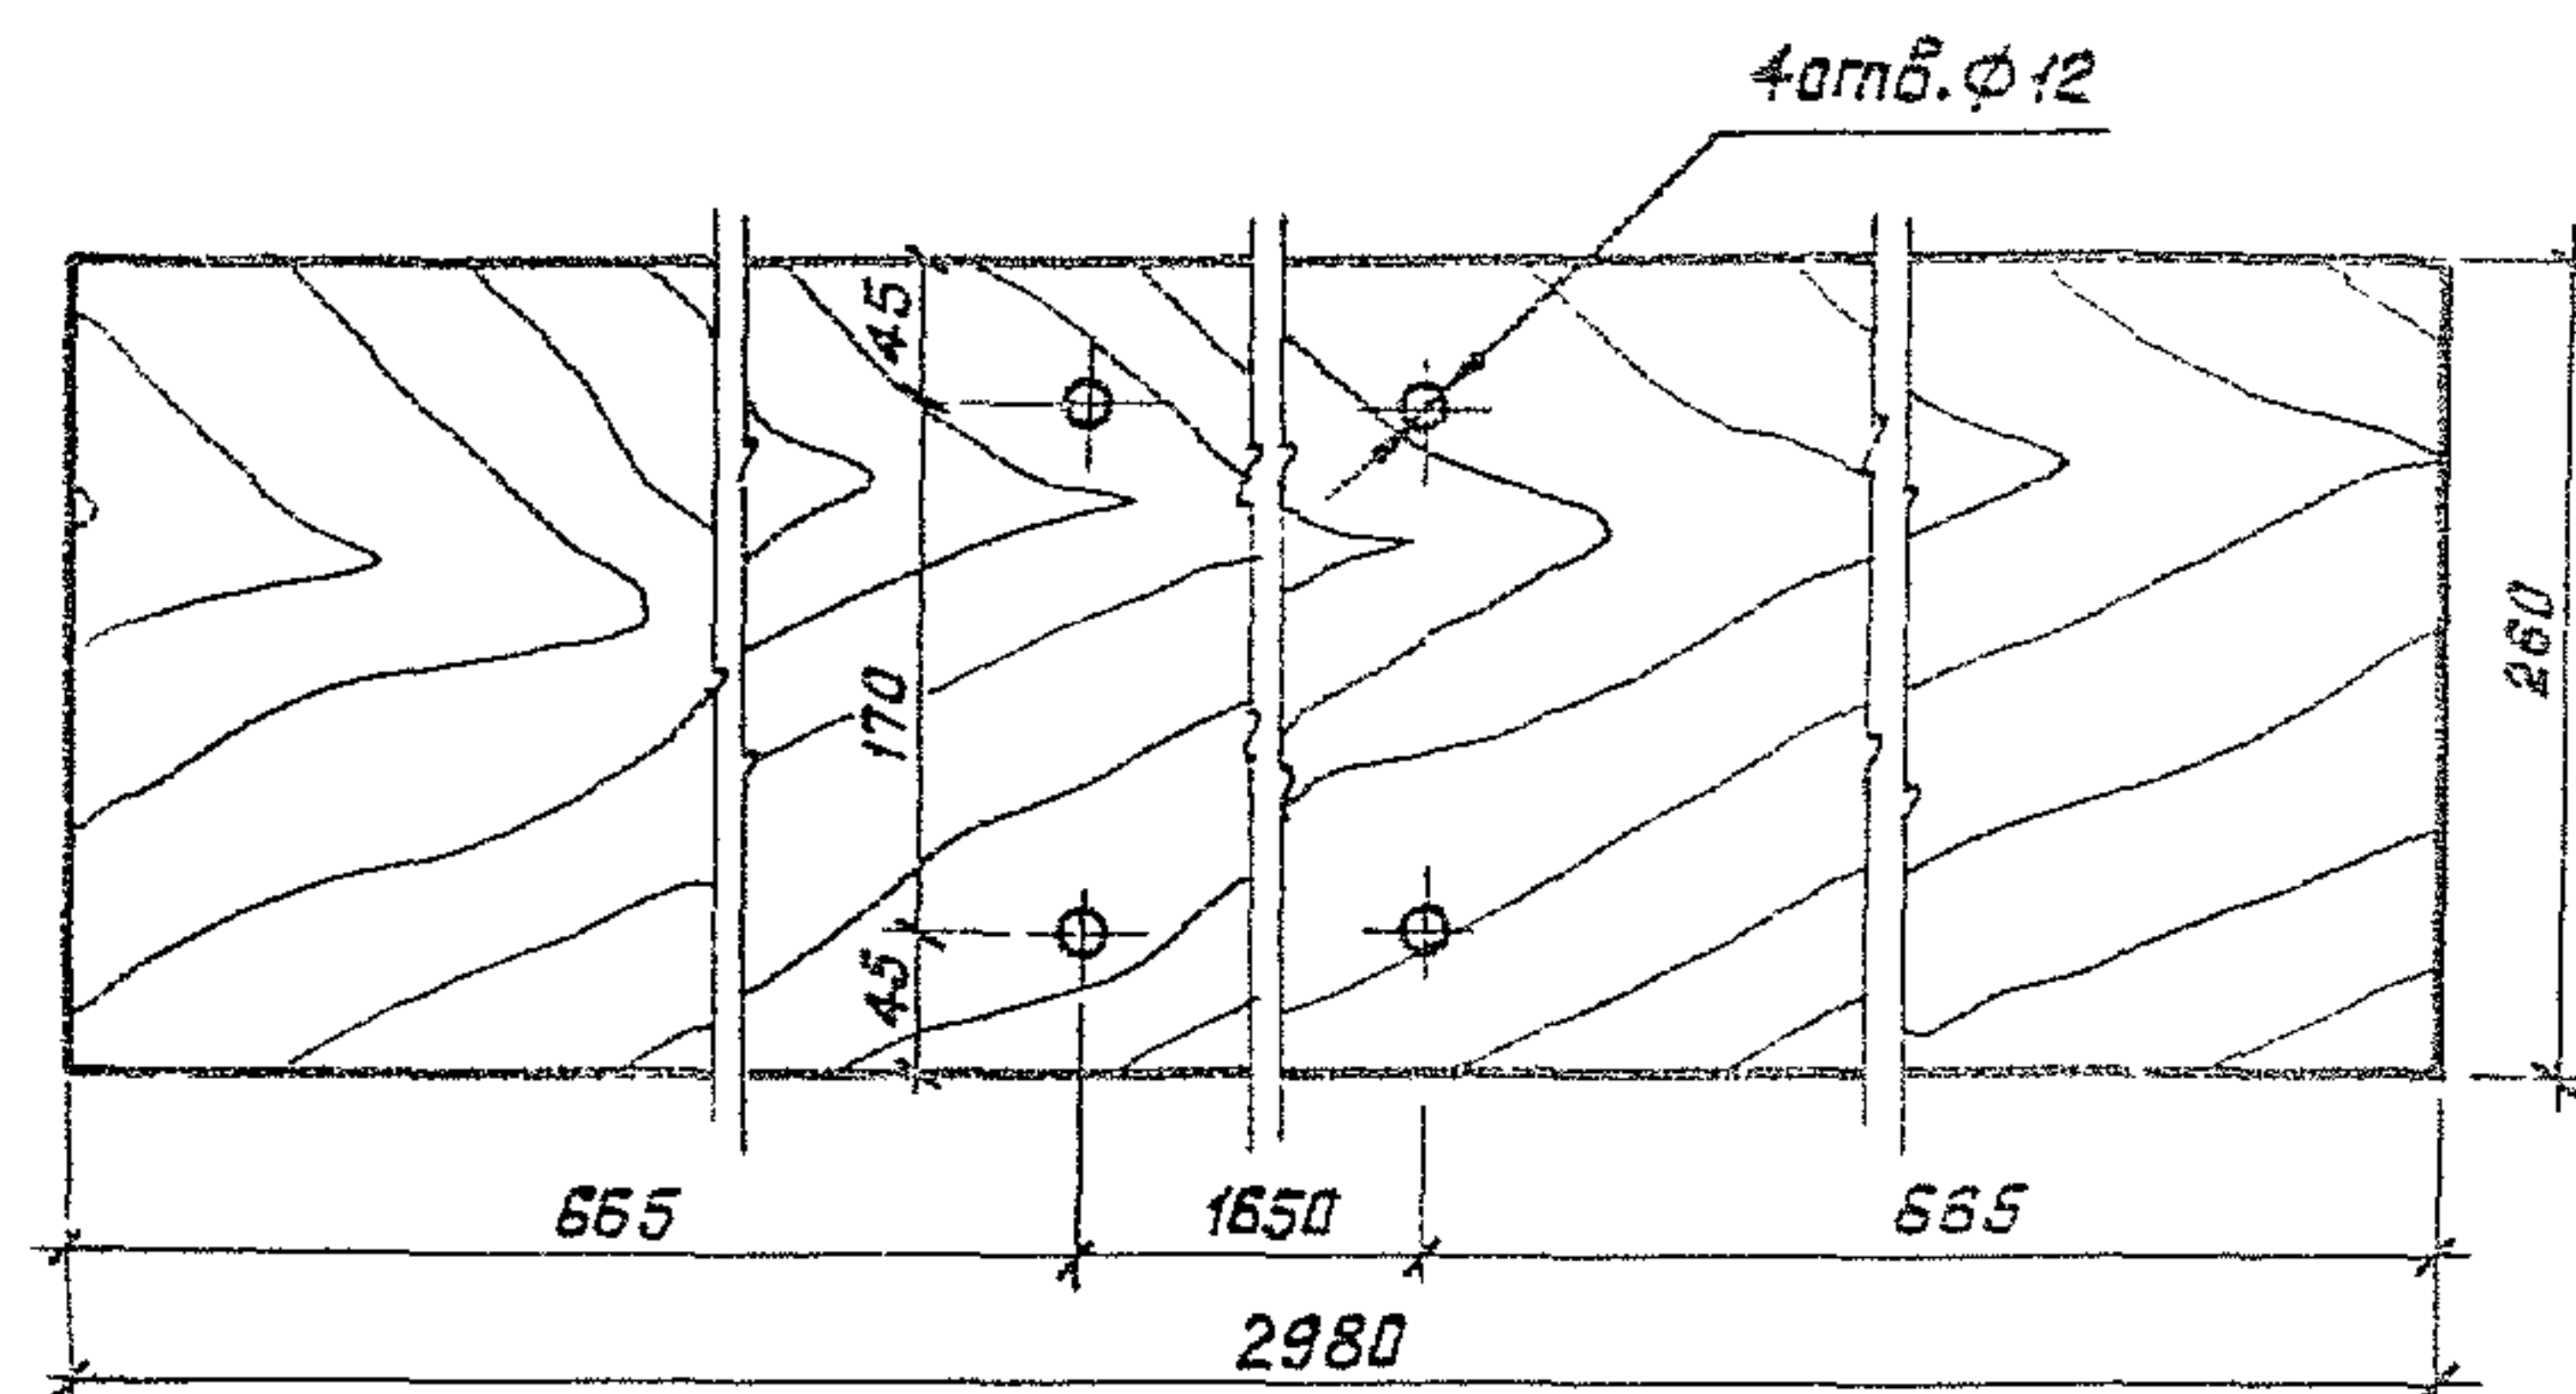

Объем - 0,025 м³

3.501.1-155. 4-29

Доска Д-3

Станд.	Масса	Масштаб
Р	14,58	1:5
Лист	Листов	1


Доска-2-сосна-32*260-гост8435-85 Мосгипротранс

Копировал: Жуков

Формат А 4

Инв. и подл. Подпись и дата. Взам. инв.

Нач.отд.	Иванов	Иванов	Иванов
Гл. спец.	Климан	Климан	Климан
Н.контр.	Немова	Немова	Немова
ГНП	Иванов	Иванов	Иванов
Рук.гр.	Гусева	Гусева	Гусева
Вед.инж.	Оберг	Оберг	Оберг

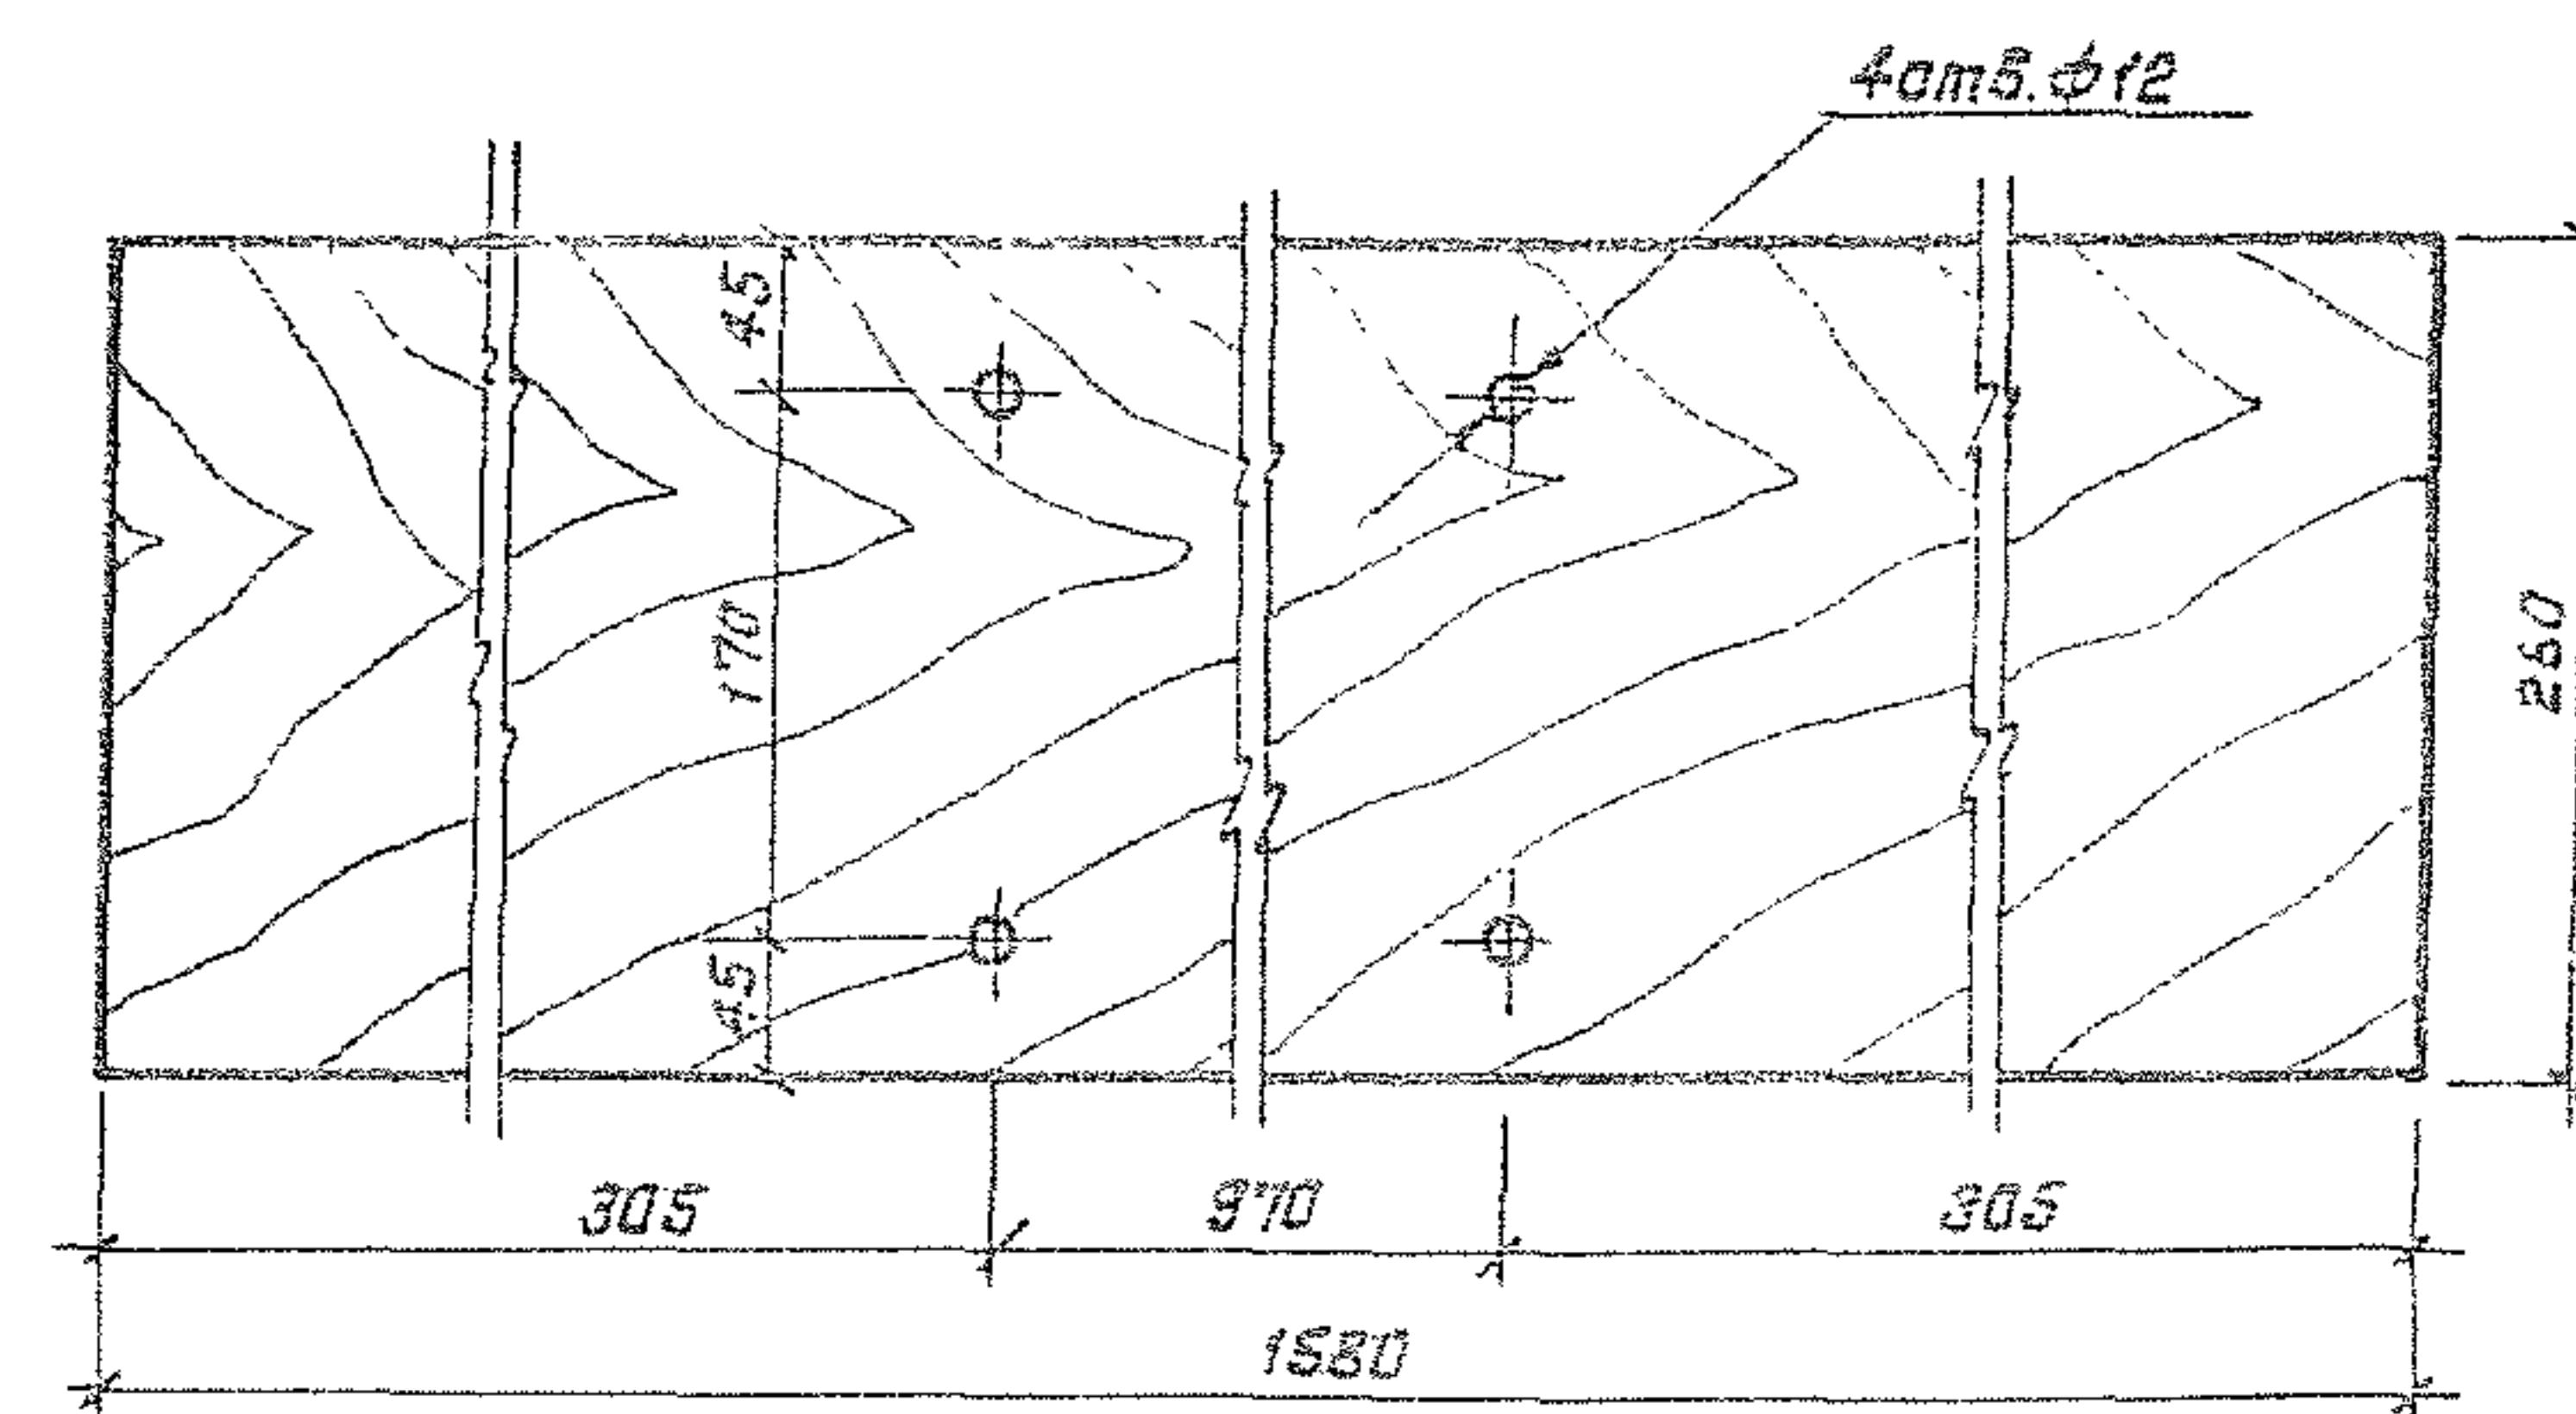

Отверстия сверлятся по месту.

Объем - 0,013 м³

3.501.1-155. 4-30

Доска Д-4

Станд.	Масса	Масштаб
Р	7,73	1:5
Лист	Листов	1

Доска-2-сосна-32*260-гост8435-85 Мосгипротранс



Копировал: Жуков

Формат А 4

Инв. и подл. Подпись и дата. Взам. инв.

Нач.отд.	Иванов	Иванов	Иванов
Гл. спец.	Климан	Климан	Климан
Н.контр.	Немова	Немова	Немова
ГНП	Иванов	Иванов	Иванов
Рук.гр.	Гусева	Гусева	Гусева
Вед.инж.	Оберг	Оберг	Оберг

Расположение закладных деталей на мачтах для присоединения элементов заземления

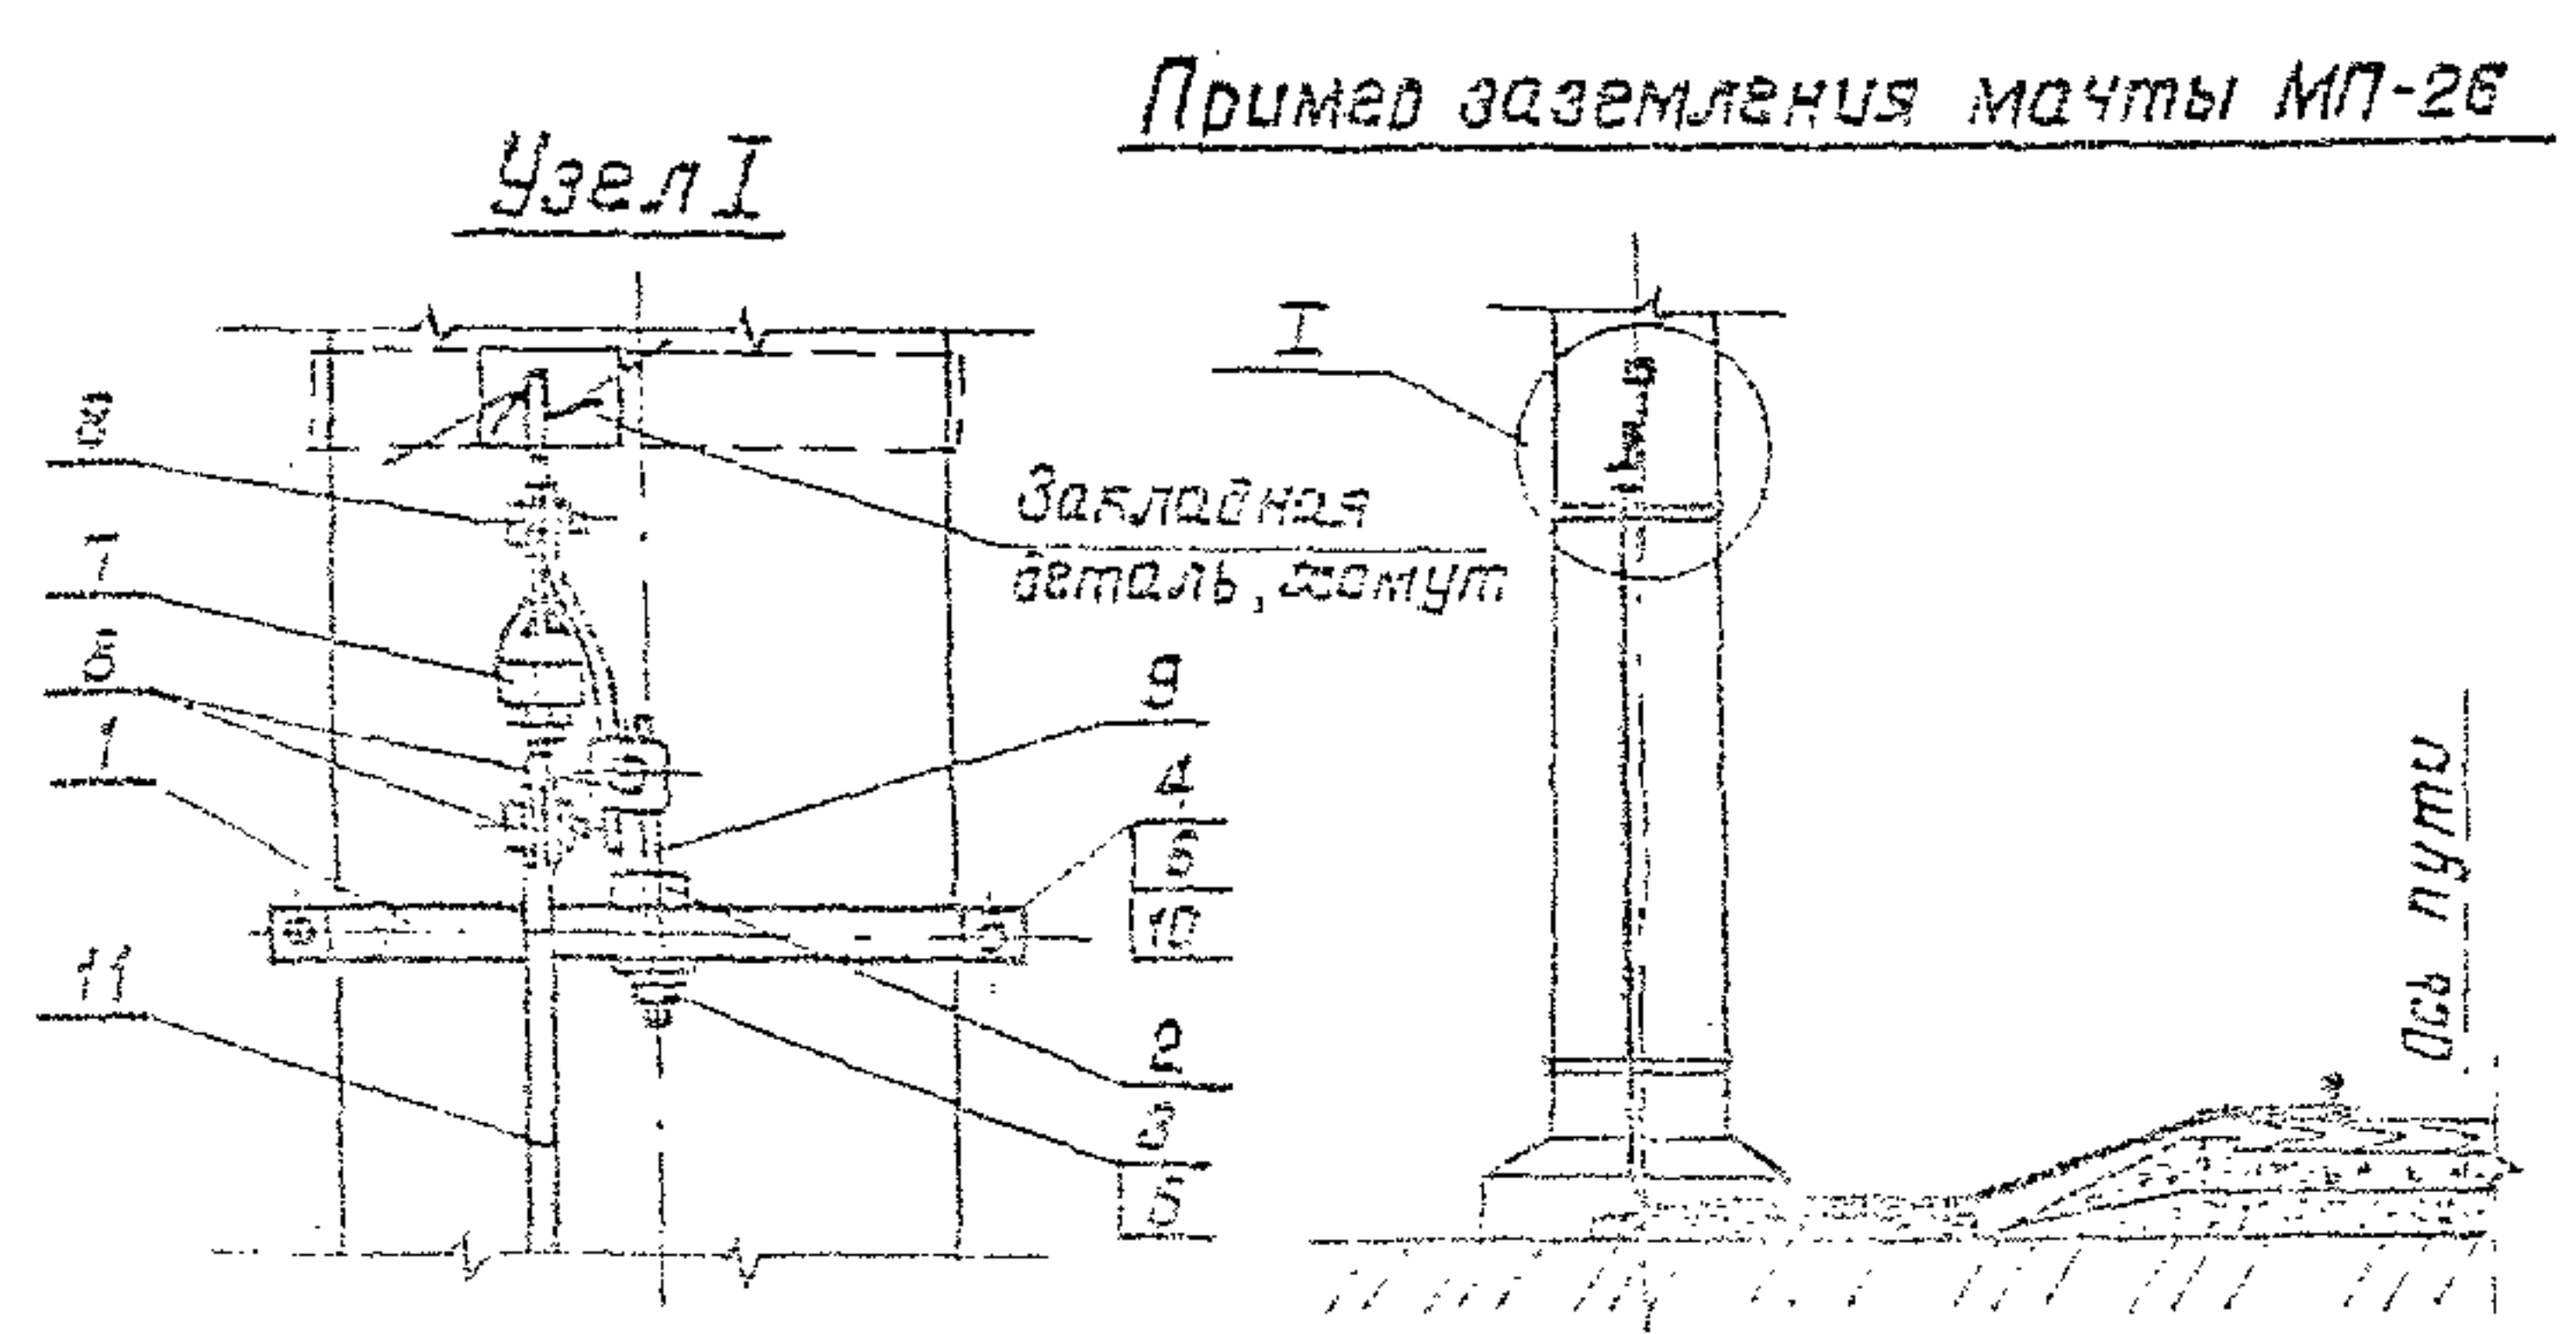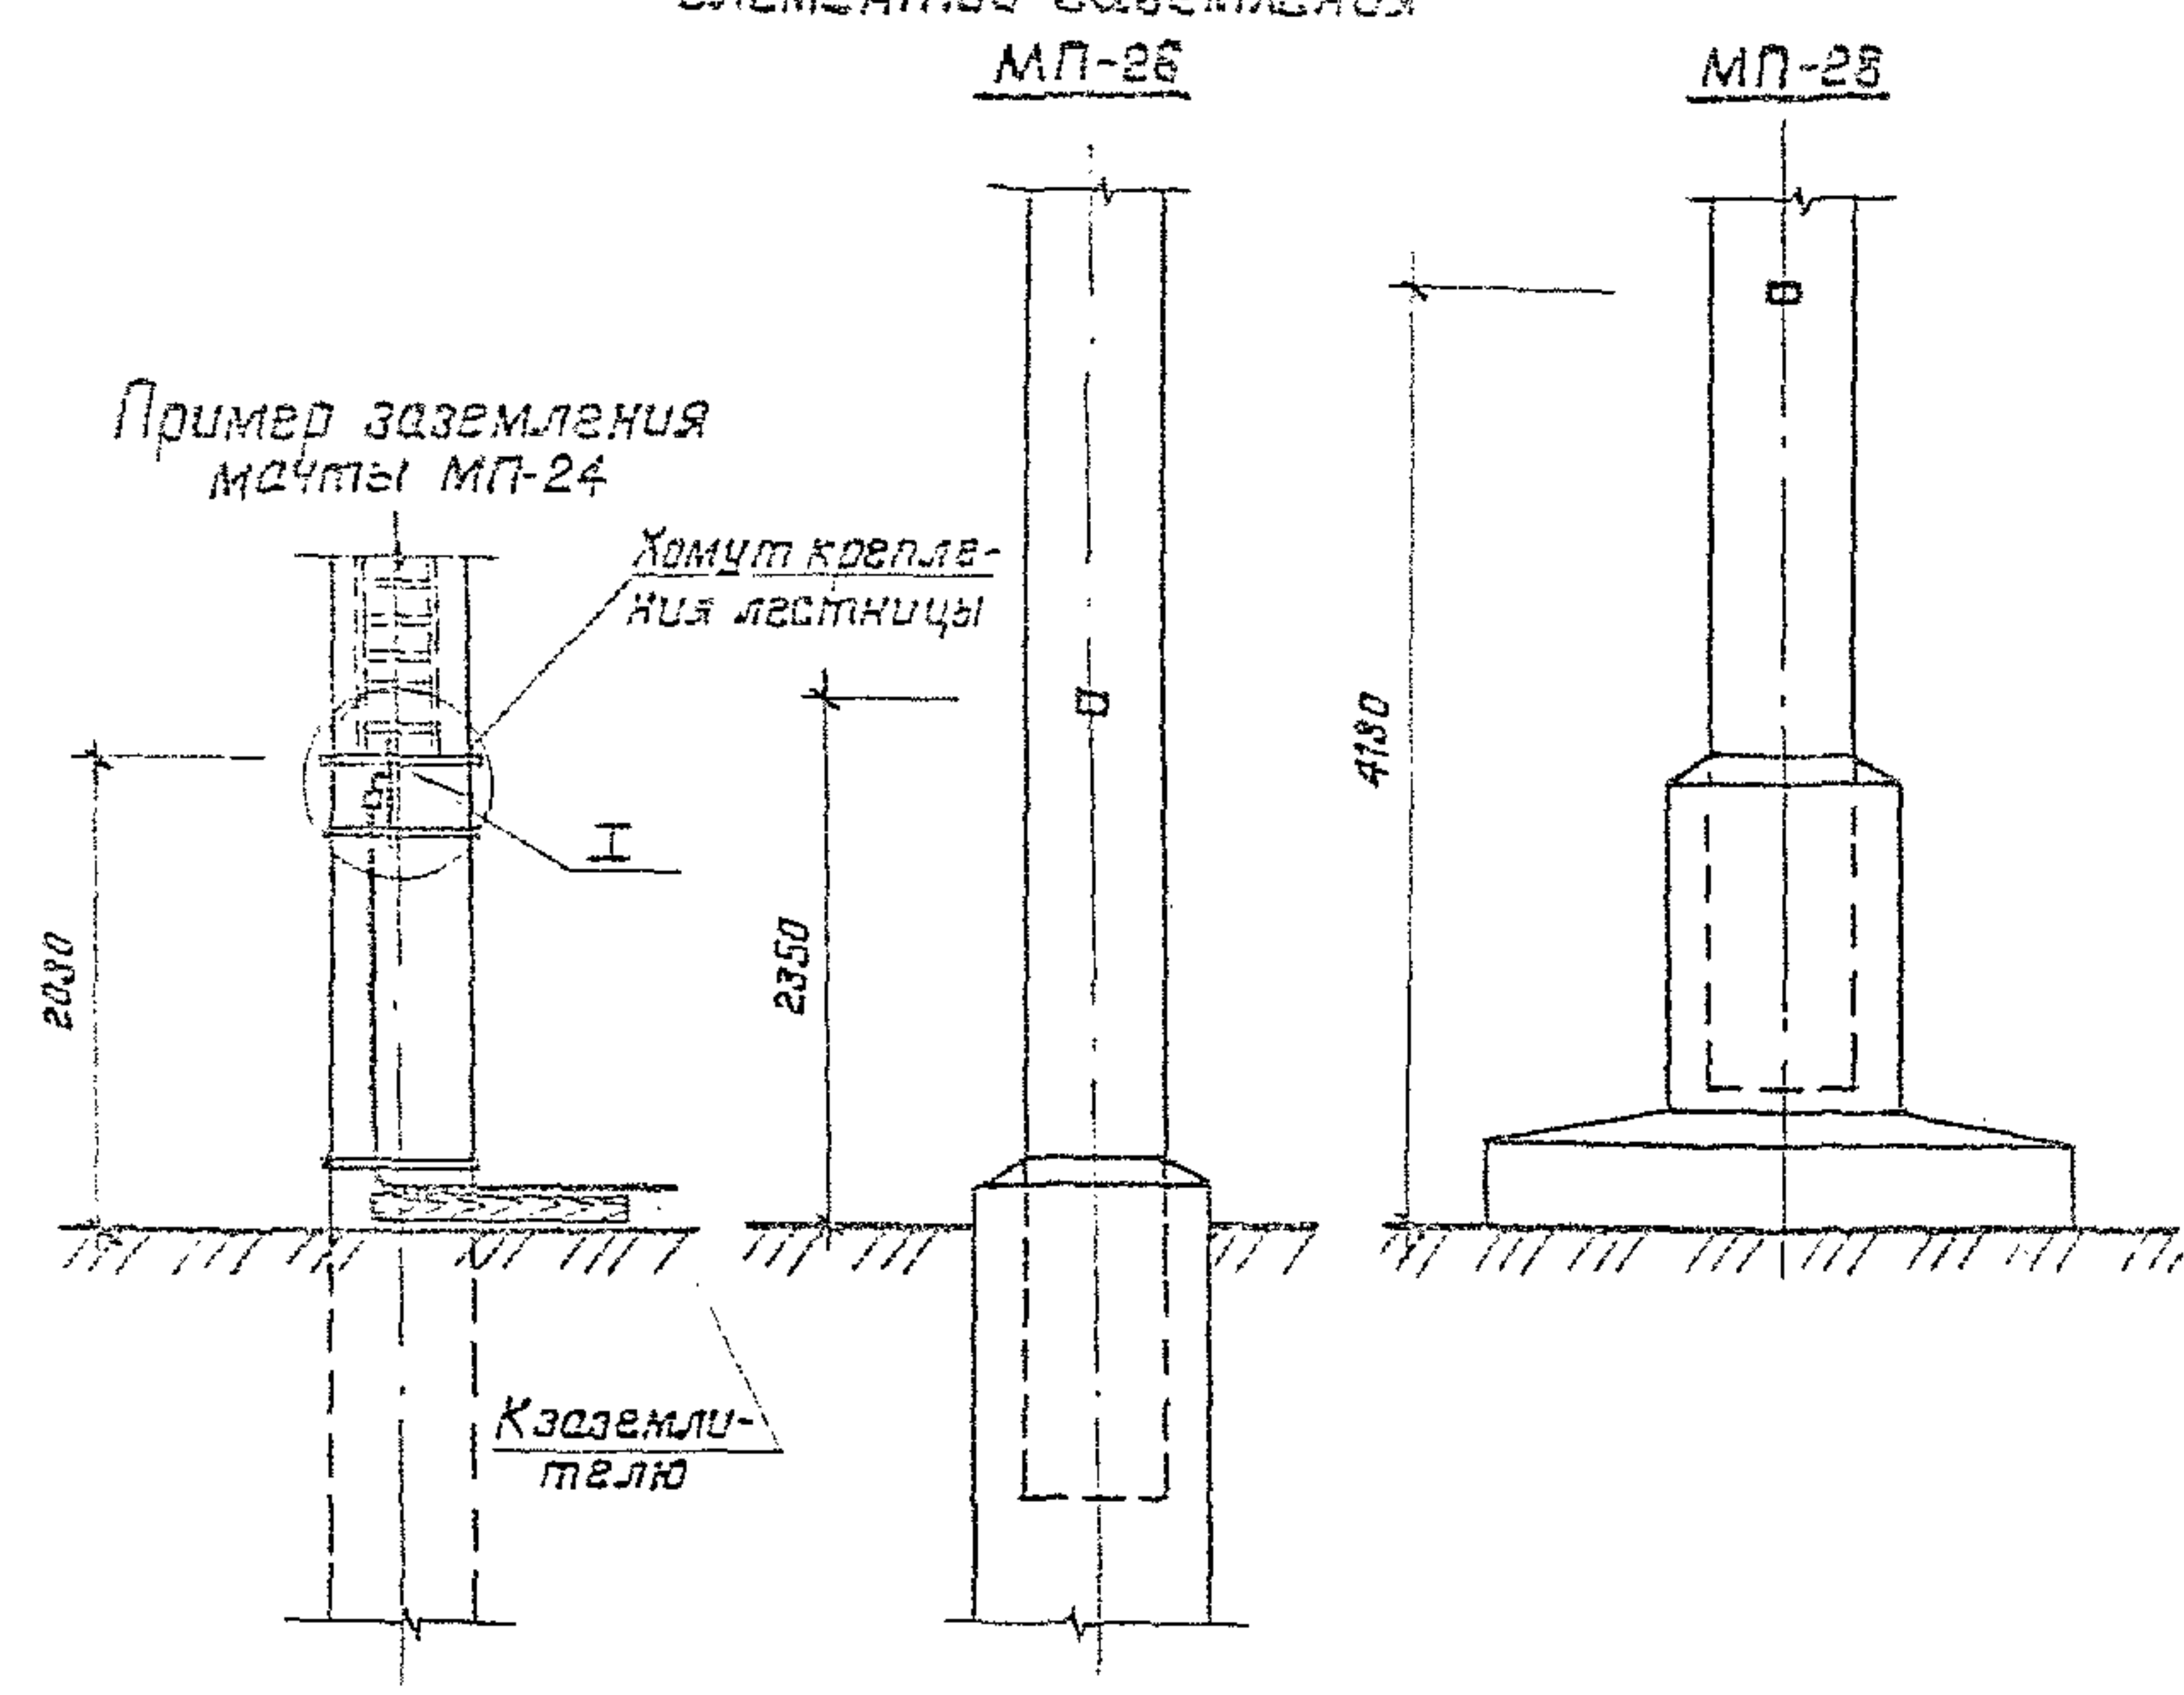

Формат	Дата	Поз	Обозначение	Наименование	Кол.	Примечание
				<u>Детали</u>		
A4	1		3 501.1 - 155. 4-32	Полухомут	4	
A4	2		3 501.1 - 155. 4-33	Кронштейн	2	
				<u>Стандартные изделия</u>		
	3			Гайка М12 ГОСТ 5915-70*	1	
	4			Гайка М10 ГОСТ 5915-70*	8	
	5			Шайба 12 ГОСТ 11371-78	1	
	6			Шайба 10 ГОСТ 11371-78	8	
				<u>Прочие изделия</u>		
	7			Искровой промежуток		
				ЦПМ-62-2У1	1	
	8			Зажим плашечный ПС-21	3	
	9			Шпилька УСАК81-2У1	1	Изд. гэм
	10			Шпилька УСАК80-1У1	4	Изд. гэм
				<u>Материалы</u>		
	11			Круг 12 ГОСТ 2590-71	10м	


Конструкция заземления мачты выполняется в соответствии с инструкцией по заземлению устройств электрооборудования на электроустановочных железных дорогах, утвержденной МПС 16.12.83, и по типовому проекту 4.501-24 "Заземление устройств контактной сети."

1330/5 33

					3.501.1-155. 4-31	
Нач. отд.	Иванов	И.И. Иванов	Молниезащита	Студия	Масса	Масштаб
Гл. спец.	Климан	К.К. Климан		р		1:50
Н.контр.	Намова	Н.Н. Намова		Лист	Листов 1	
Гип	Иванов	И.И. Иванов		Масштаб		
Рук. гр.	Гусева	Г.Г. Гусева				
Вед. инж.	Оберг	О.О. Оберг				

Копировал: А.Тамасян Формат А3

Шифр проекта: 1330/5 33

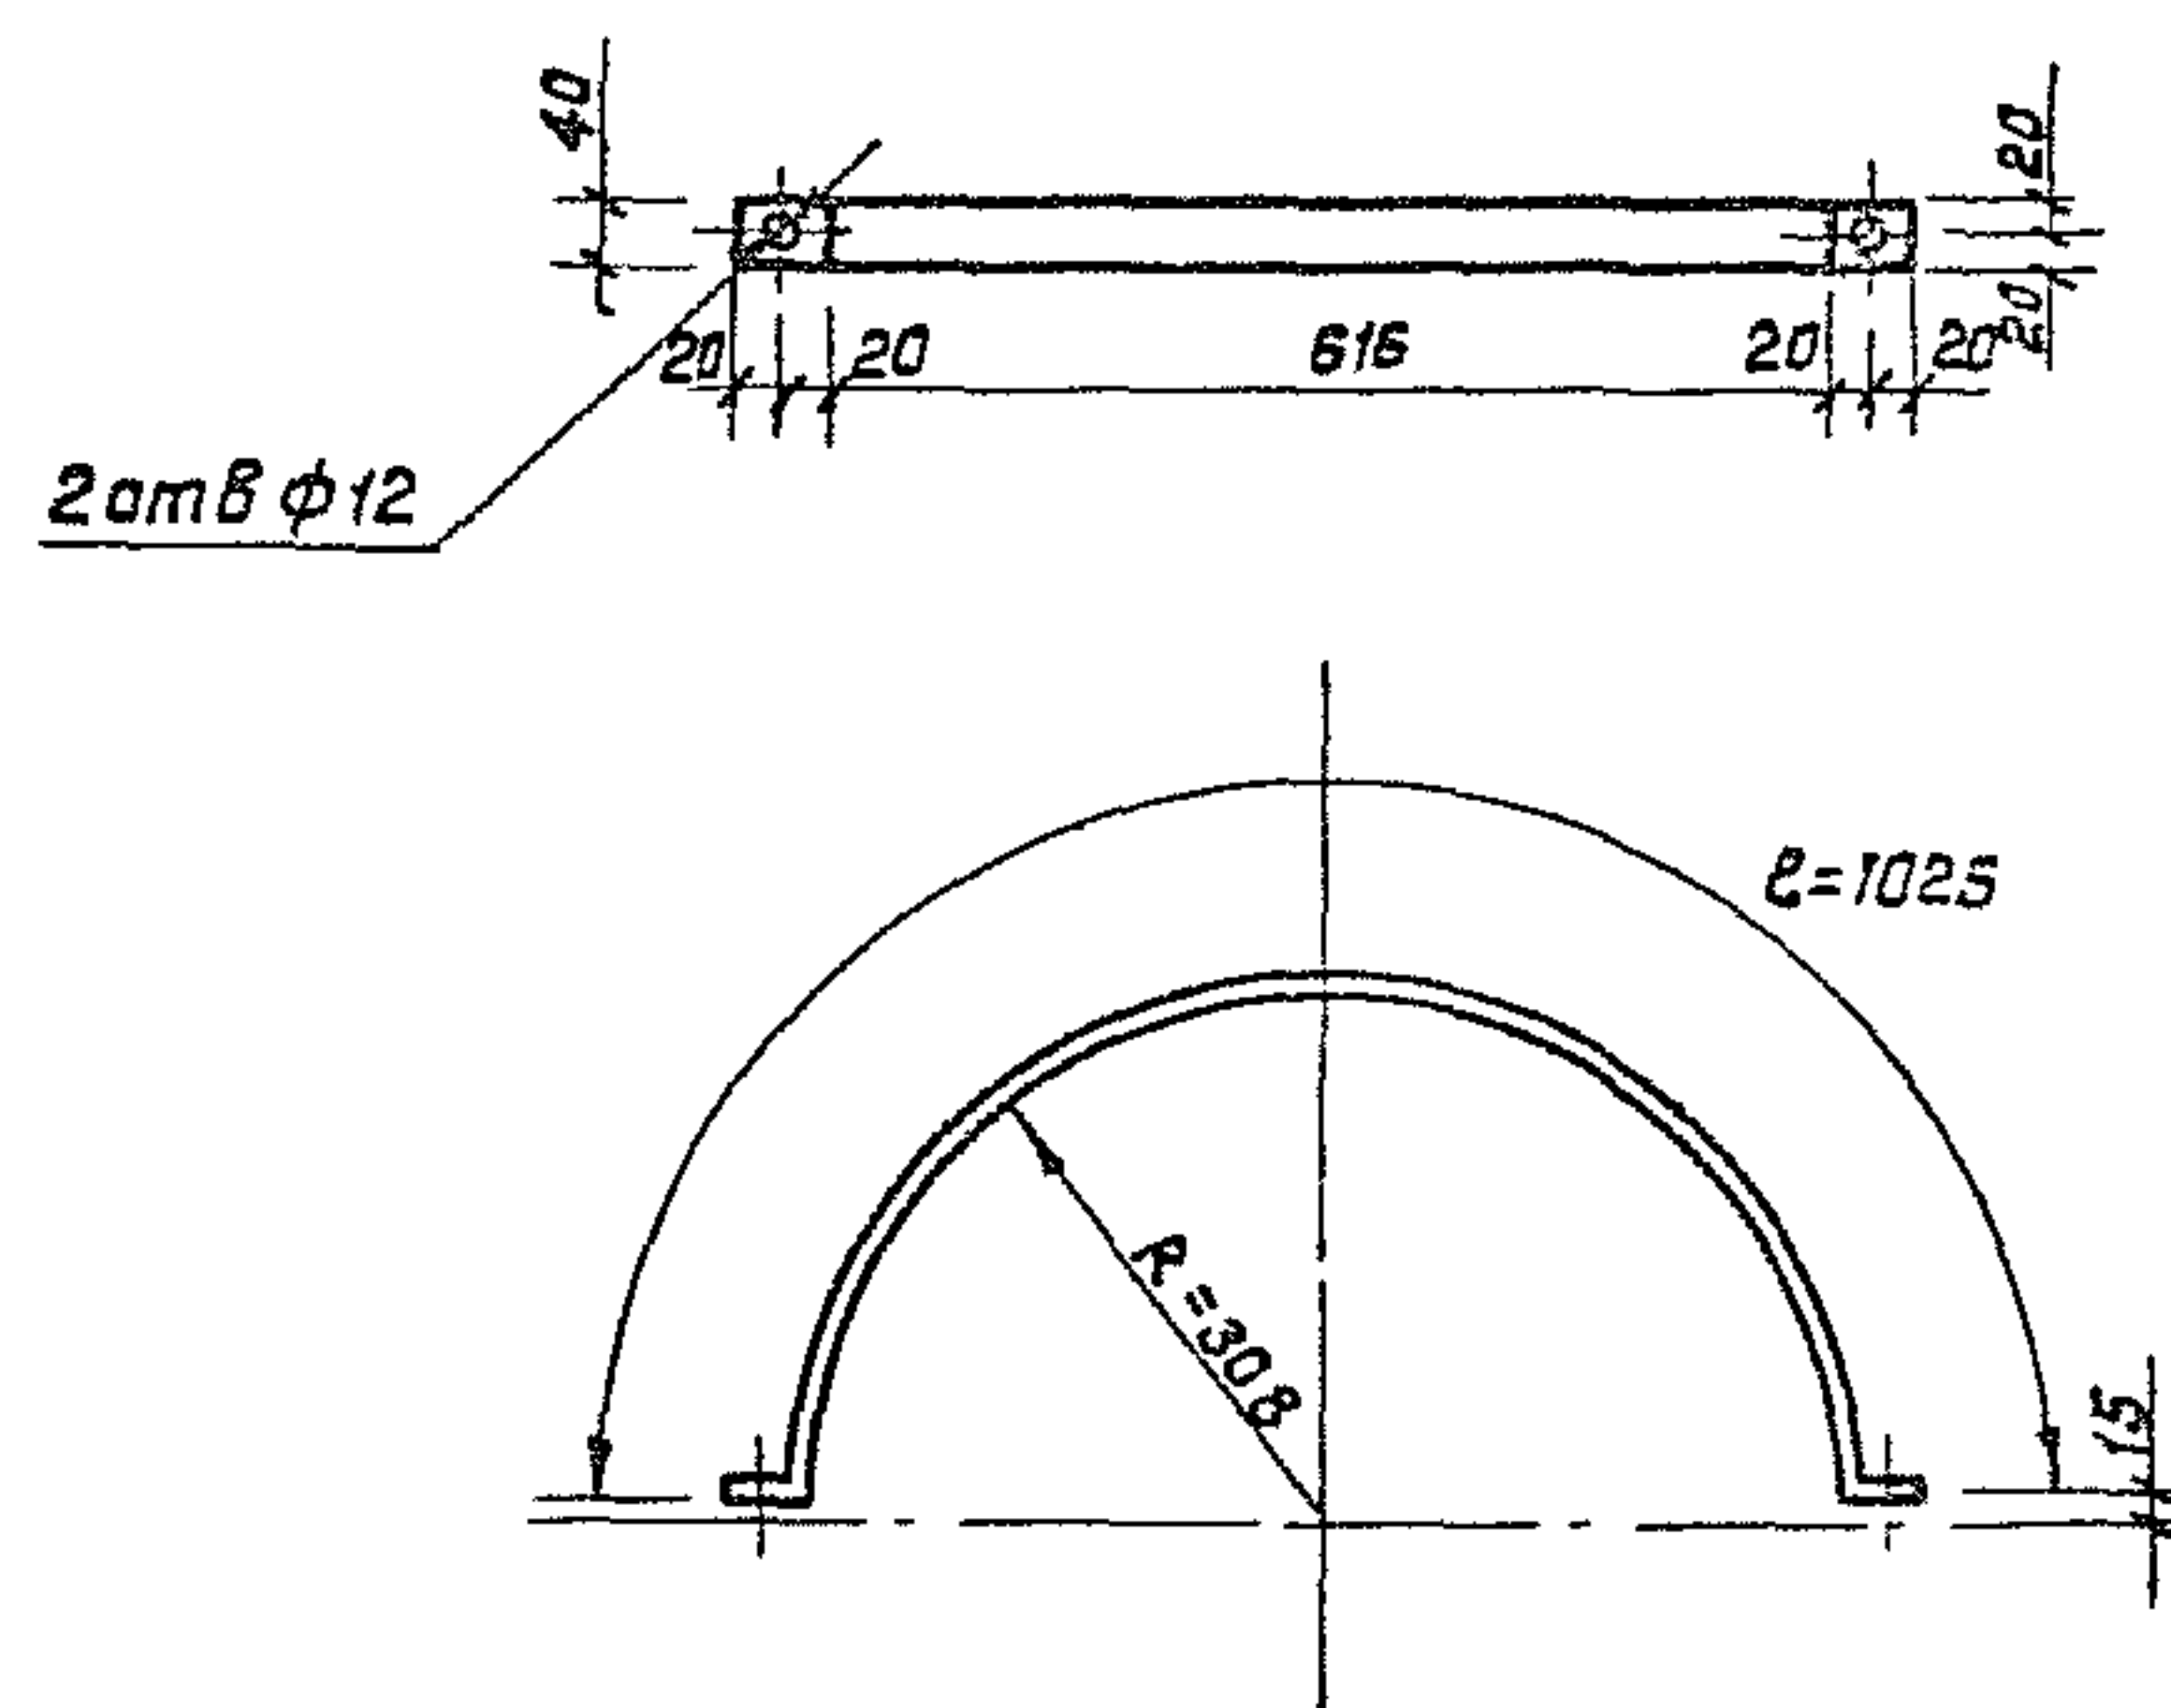


Конструкцию покрыть кузбасслаком (ГОСТ 1709-75*) за 2 раза

Имя и подл.	Взам. инв. №				3.501.1—155. 4—32			
	Подпись и дата				Полужомут	Статус	Масса	Масштаб
						Р	1,29	1 10
						Лист	Листов 1	
Имя и подл.	Нач. отд.	Иванов	21/11/77	23/3/81	Полоса 4×40 ГОСТ 103-76 Всп. 3 по ГОСТ 850-71	Мосгипротранс		
	Гл. спец.	Клигман	11/11/77	11/11/77				
	Инж. тех.	Немова	11/11/77	11/11/77				
	Г.И.П.	Иванов	11/11/77	11/11/77				
	Рук. гр.	Бусева	11/11/77	11/11/77				
	Вед. инж.	Оберг	11/11/77	11/11/77				

Копировал Жуков

Формат А4

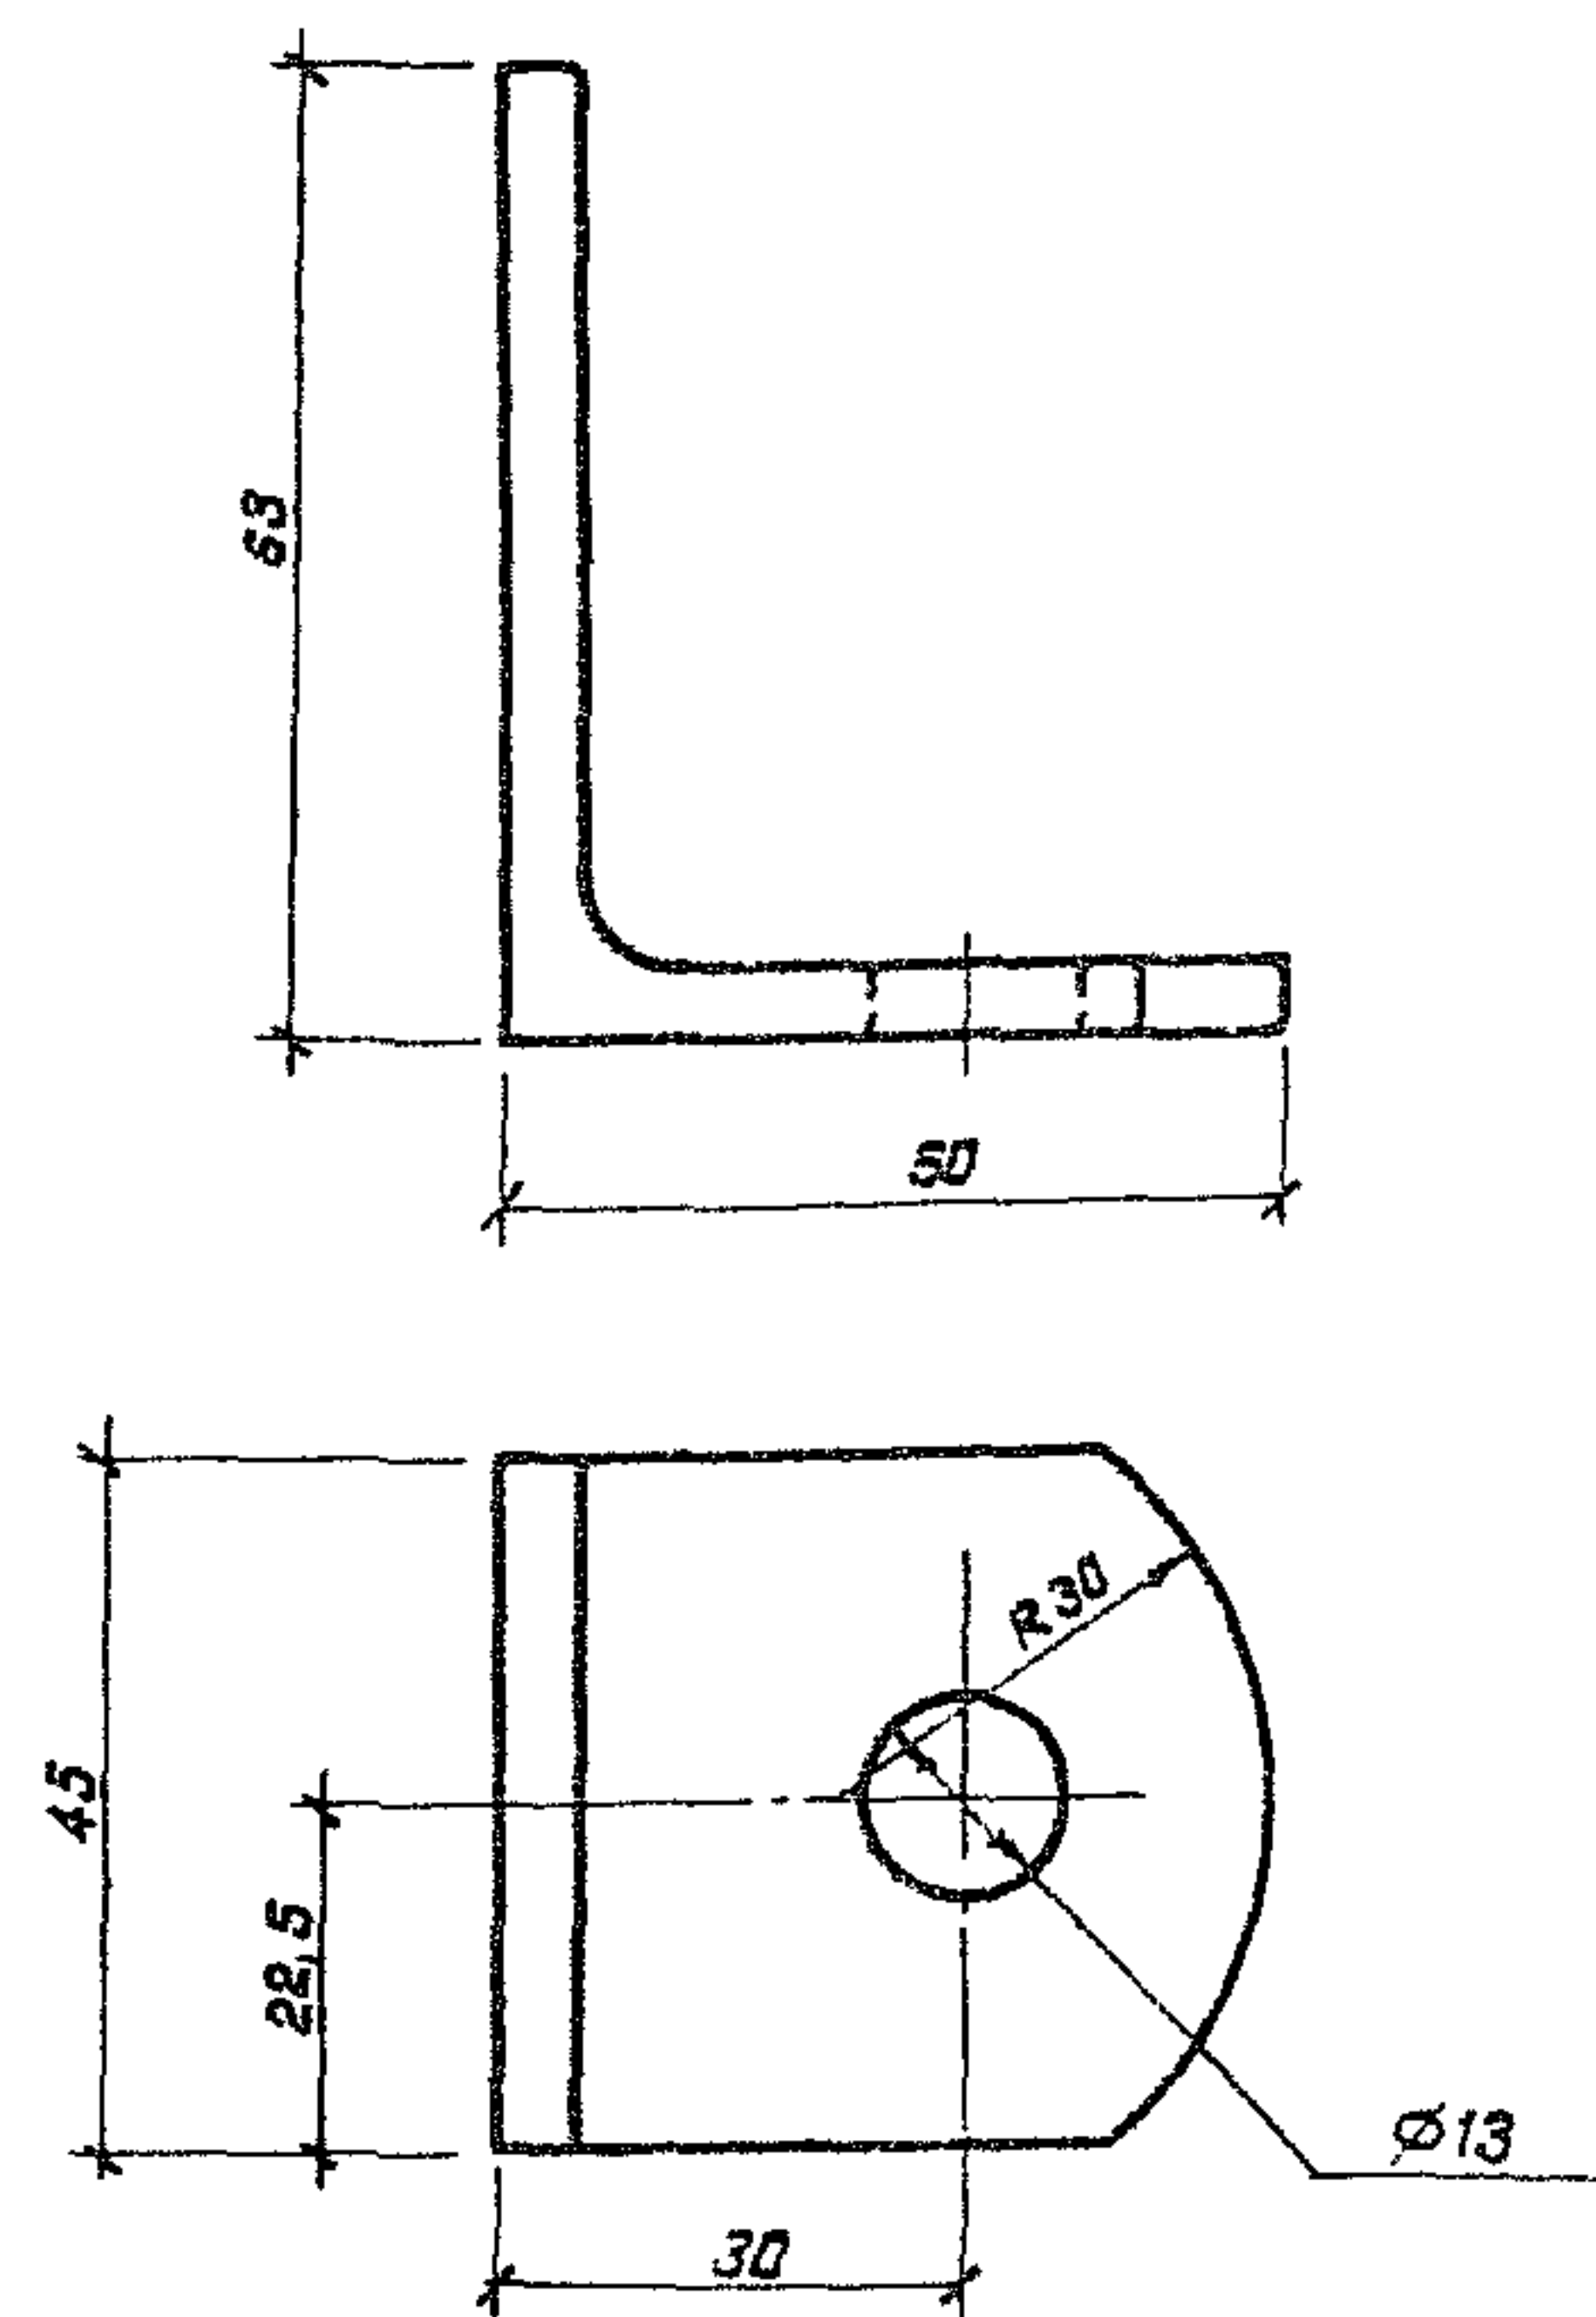

Конструкцию покрыть кузбасслаком (ГОСТ 1709-75*) за 2 раза

Имя и подл.	Подпись и дата				Взам инв. №	
					1330/5	34
					3. 501.1-155. 4-33	
					Кронштейн	
					Статус	Масса
	Нач. отд.	Иванов			Р	0,12
	Гл. спец.	Клигман				1-1
	Инж. тех.	Немова			Лист	Листов 1
	Г.И.П.	Иванов				
	Рук. гр.	Бусева			Угловой 50x50x5 ГОСТ 8503-80	
Вед. инж.	Оберг			Всп. 3 по ГОСТ 850-71		
				Мосгипротранс		

Копировал Жуков

Формат А4